

令和 8 年度

工事番号 繰 第1101号

青森空港給水管更新 工事


青森市 大字大谷 地内

実 施 設 計 縮 小 図 面

青森空港管理事務所

令和8年度 青森空港給水管更新工事	
工事番号	緑 第 1101 号
路線名 河川	青森空港
施行箇所	青森市大字大谷 地内
位置図	縮尺 S=1:10,000 (A3)
図面番号	3 案中 1
青森空港管理事務所	
青 森 県	

給水管平面図

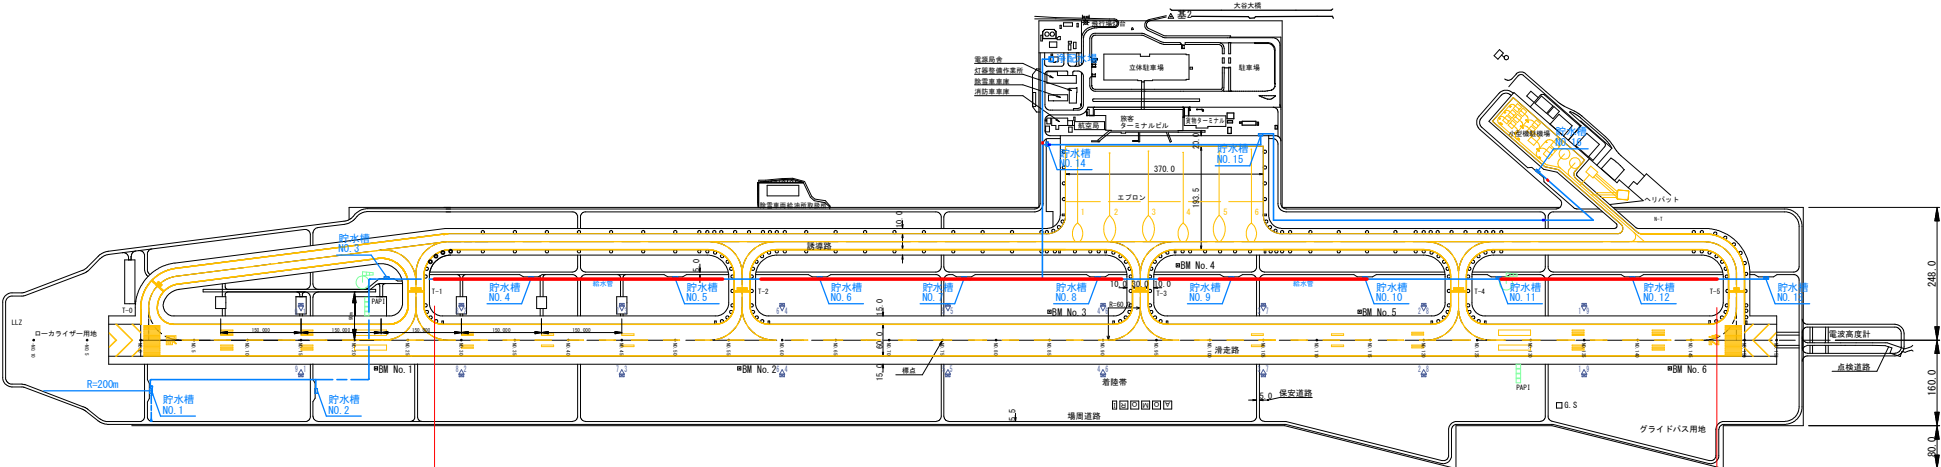


施工範囲

給水管 L=2005.00m


令和8年度	青森空港給水管更新工事
工事番号	緑 第 1101 号
路線名 河川	青森空港
施行箇所	青森市大字大谷 地内
横断面及び詳細図	縮尺 V=1:10 H=1:250
図面番号	3 案中 2
青森空港管理事務所	
青 森 県	

給水管更新横断面図及び詳細図


T/W-4 取付誘導路

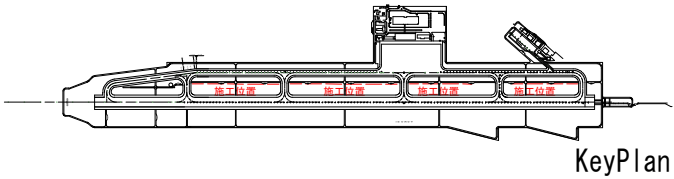

標準横断面図

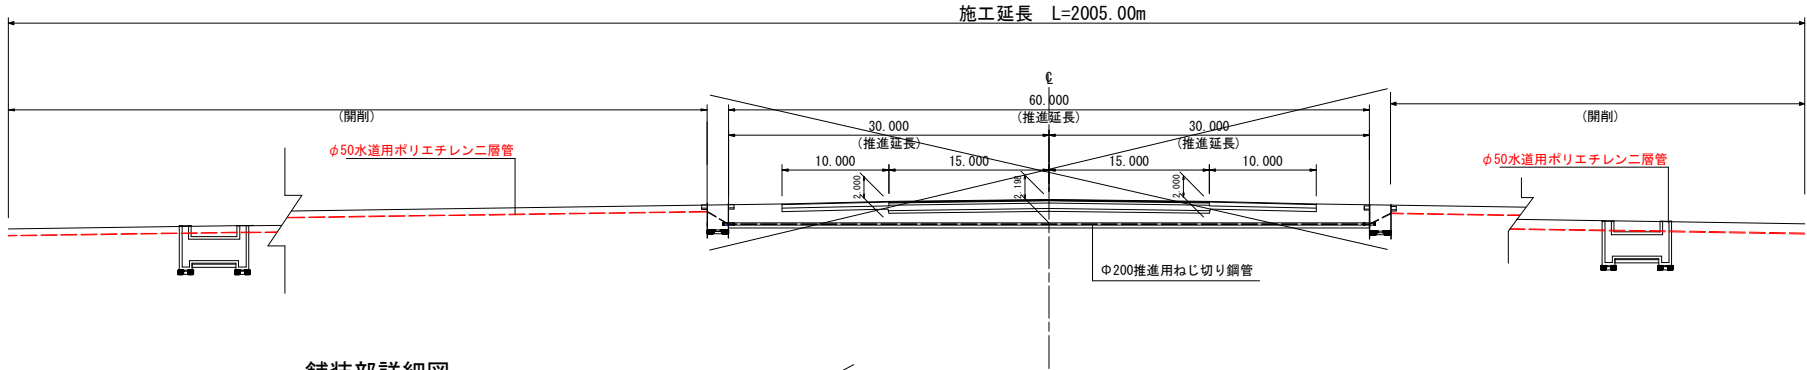


舗装部詳細図

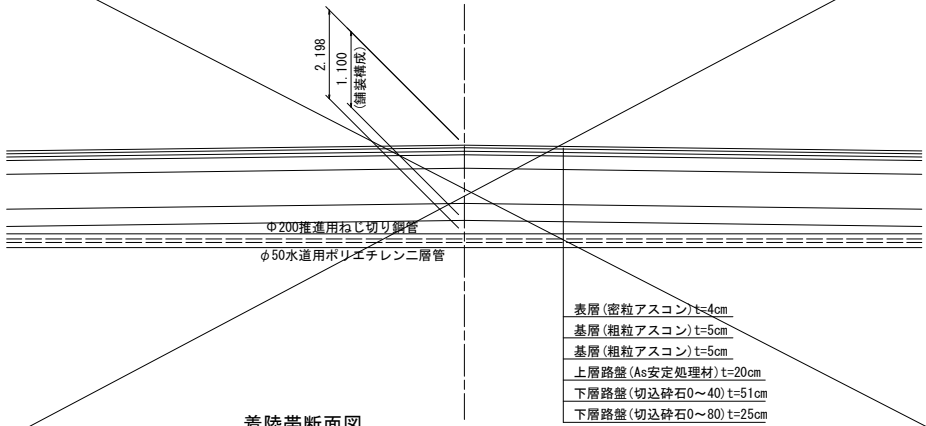

着陸帯断面図

Pe50用

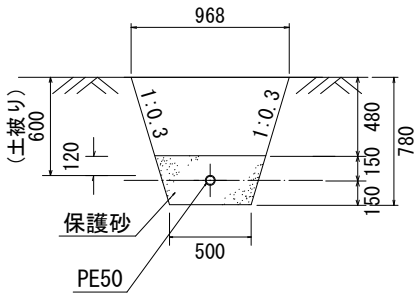

ライナープレート立坑仮設図

