


令和8年度 維持電気設備更新工事			
工 事 番 号	第7823号		
港 湾 名	川 内 港		
施 工 箇 所	むつ市川内町川内 地内		
位 置 図	縮尺	—	
図 面 番 号	2	葉中	1
下北県土整備事務所			
青 森 県			

位置図



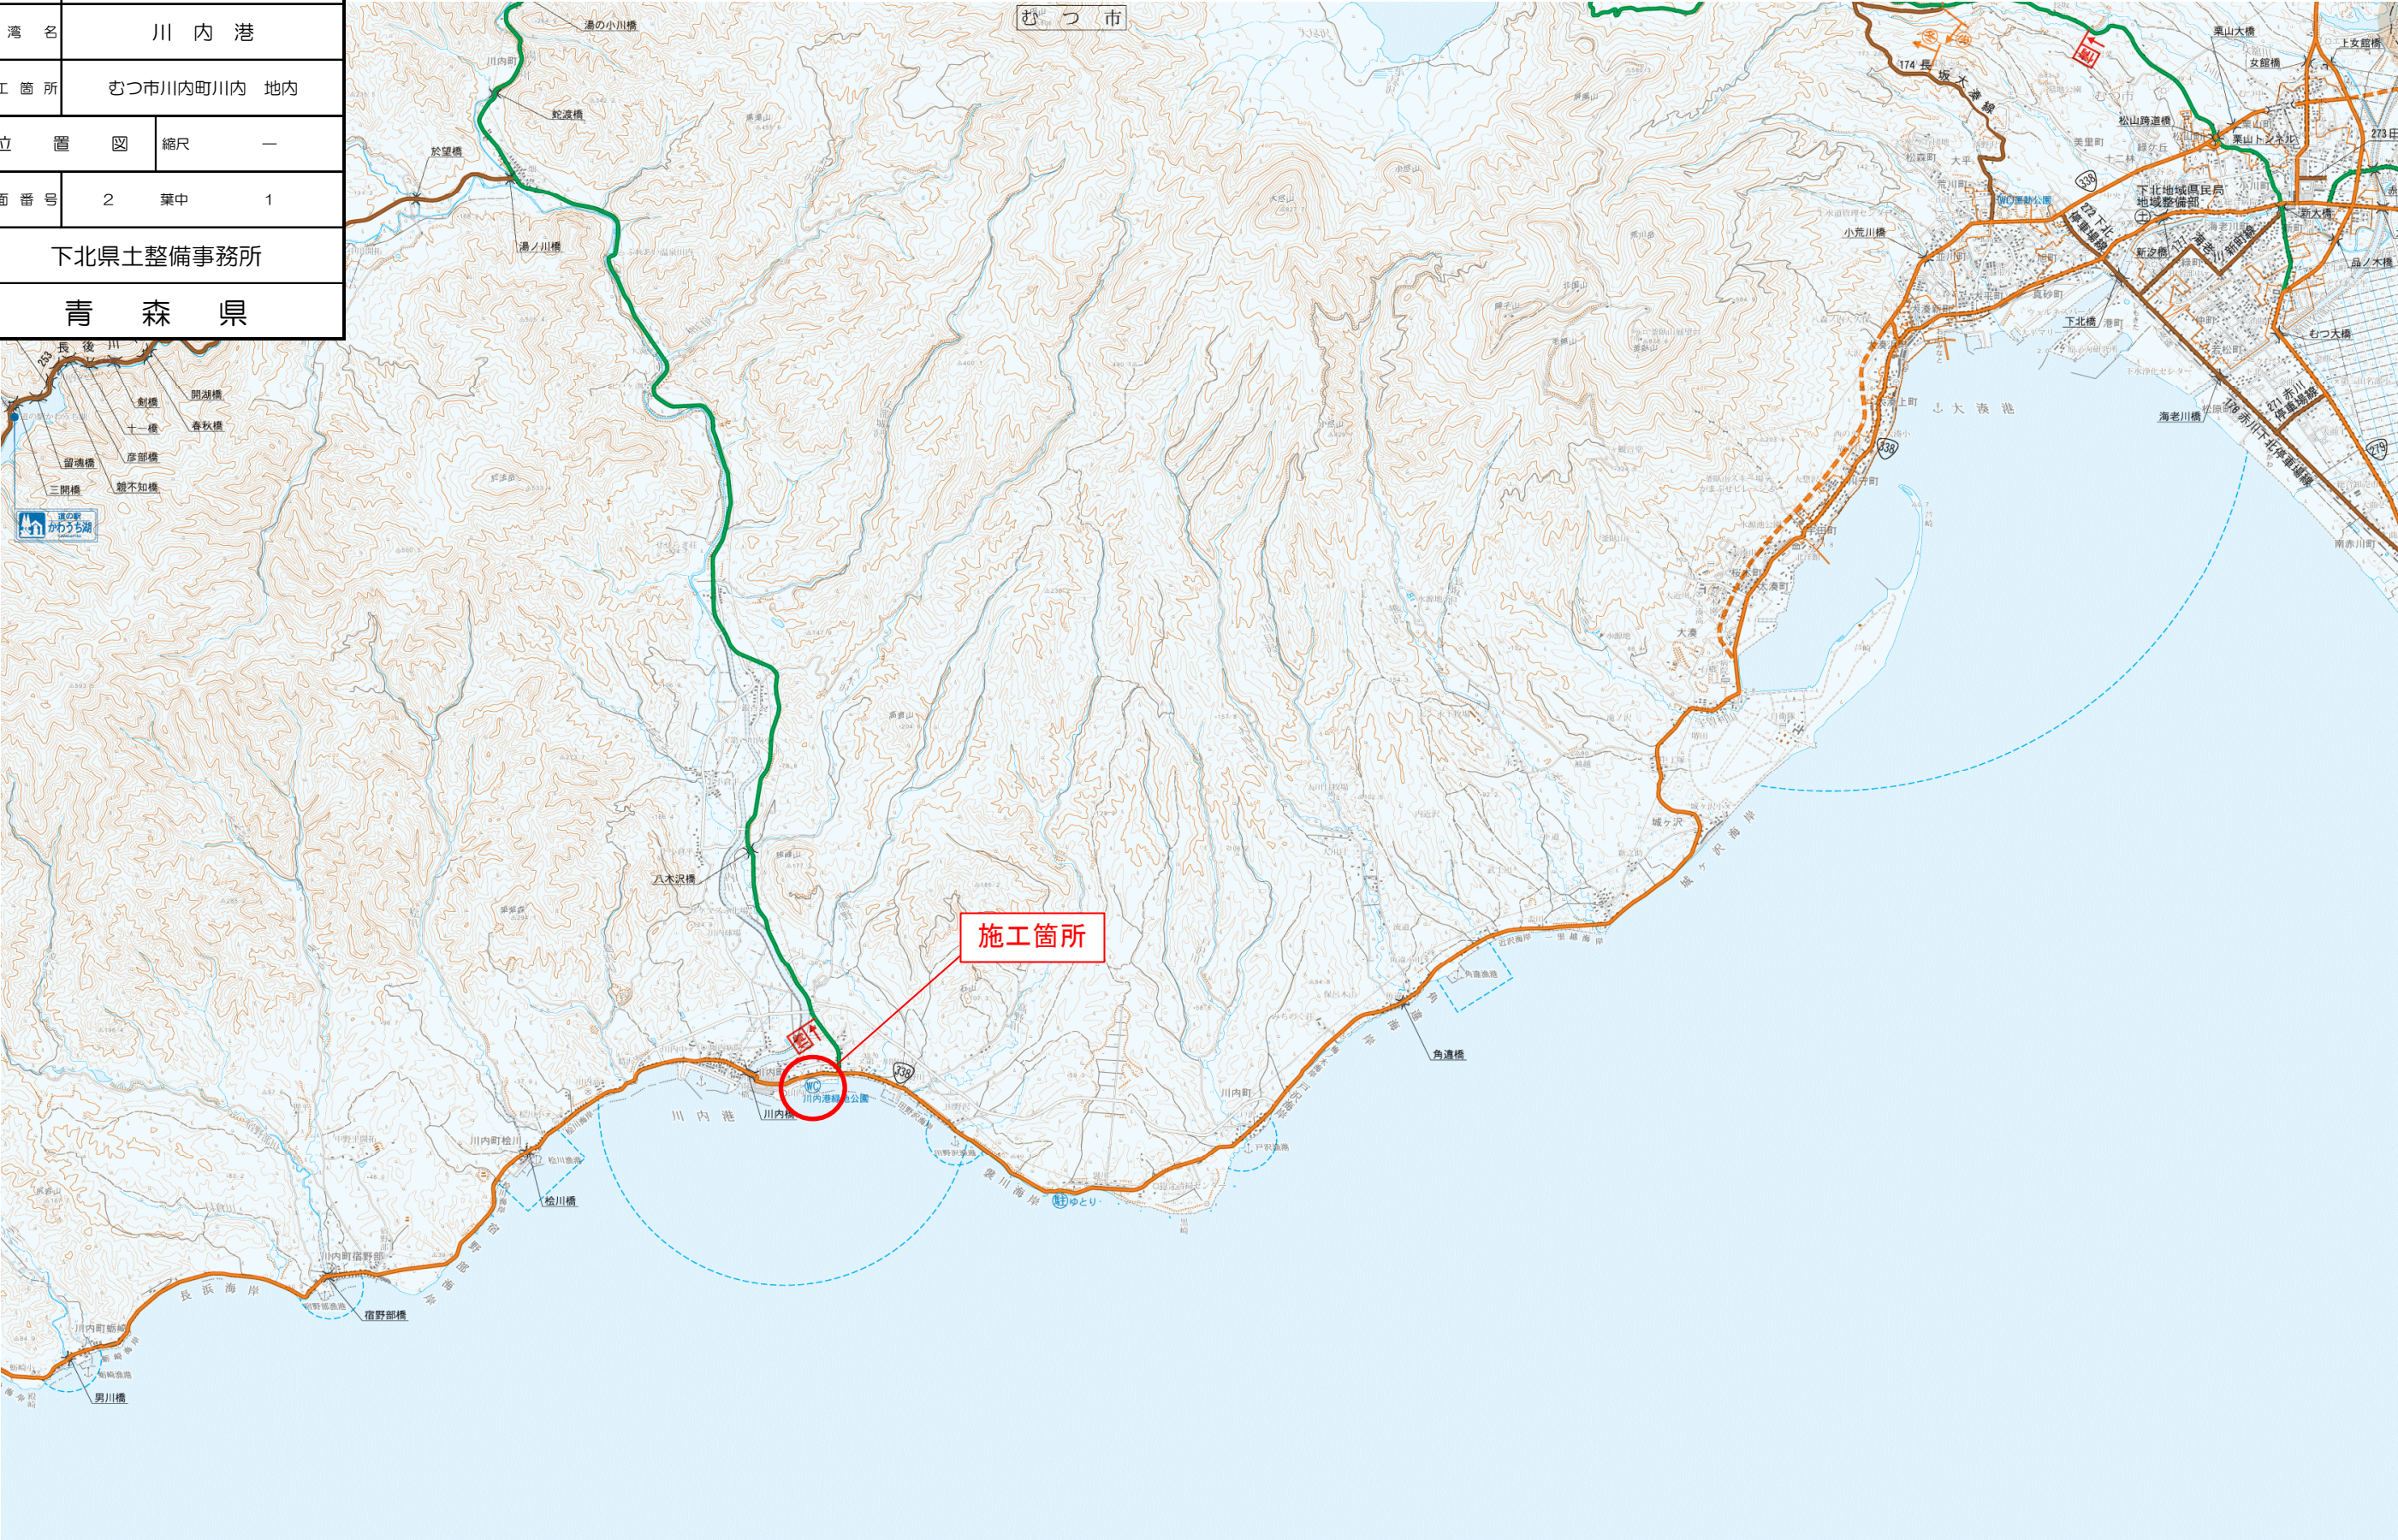

令和8年度 維持電気設備更新工事		
工事番号	第7823号	
路線 河川 名	川内港	
施工箇所	むつ市川内町川内 地内	
平面図	縮尺	S=1/2500
図面番号	2 葉中 2	
下北県土整備事務所		
青 森 県		

平面图  
S=1:2500

