



指久保ダム 取水塔 全体一般配置図

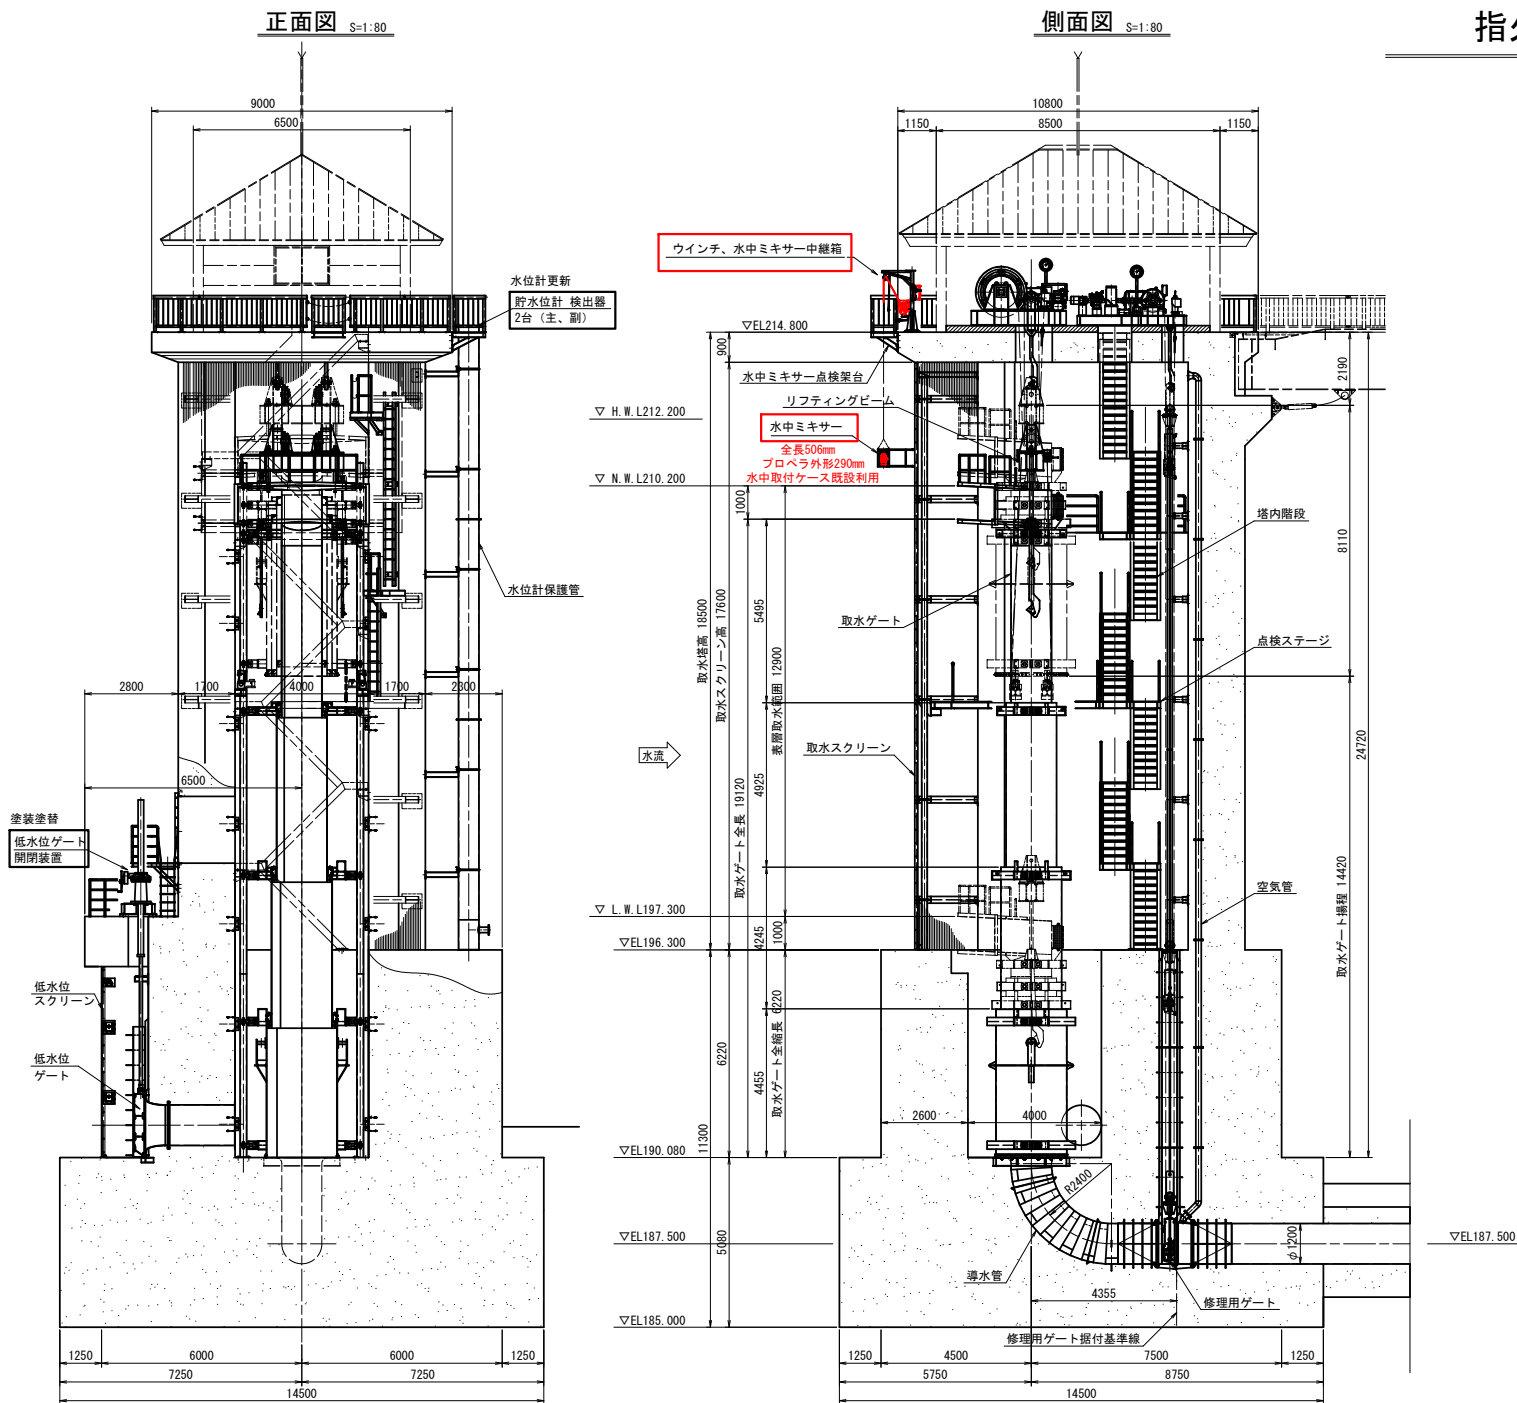


業務名	指久保ダムスタマネ第4号工事		
図面名	指久保ダム 取水塔 全体一般配置図		
作成年月日	令和	年	月 日
縮尺	1:80	図面番号	1
会社名			
事務所名	青森県上北農林水産事務所		


平面图 S=1:40

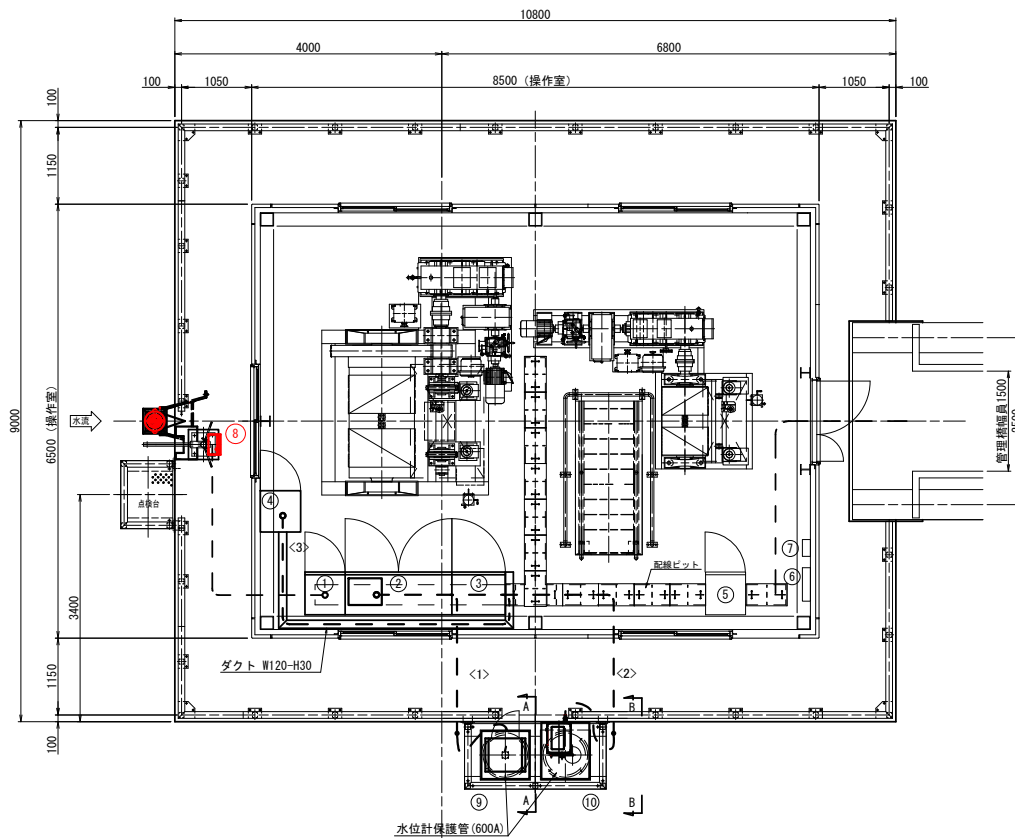


正面图 S=1:40

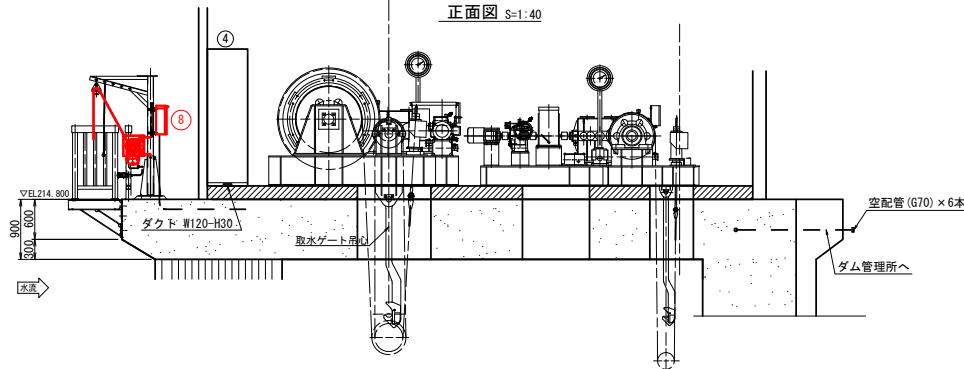


A - A S=1:40

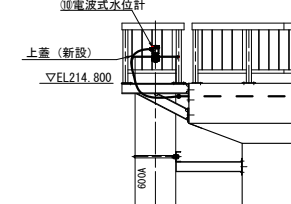


B - B S=1:40

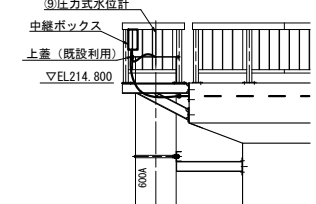

⑨電波式水位計 取付図

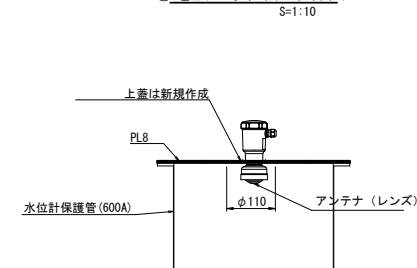

⑩圧力式水位計 取付図

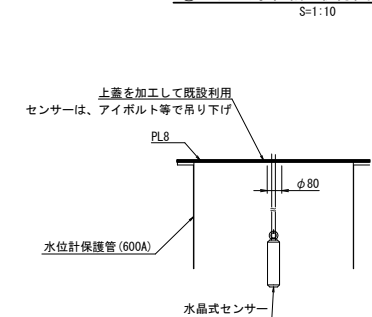

機器リスト

番号	盤名称	備考
①	凍結防止装置制御盤	
②	取水ゲート機側操作盤・自動制御盤	水位計演算器（主）、水位計演算器（副）
③	修理用ゲート機側操作盤	
④	貯水位計測装置	
⑤	開閉装置室分電盤	
⑥	照明分電盤	
⑦	自動電話機	
⑧	水中ミキサース中継箱	水中ミキサー、ウインチ
⑨	主貯水位計	フロート式（シンクロ式）→ 圧力式（水晶式）
⑩	副貯水位計	フロート式（シンクロ式）→ フロート式（デジタル）


— —: ケーブル撤去・更新

☐ : 撤去・更新

☐ : 既設

業務名	指久保ダムストマネ第4号工事		
図面名	指久保ダム 取水塔 機器配置図		
作成年月日	令和	年	月 日
縮 尺	図示	図面番号	2
会社名			
事務所名	青森県上北農林水産事務所		

指久保ダム取水塔 配線系統図

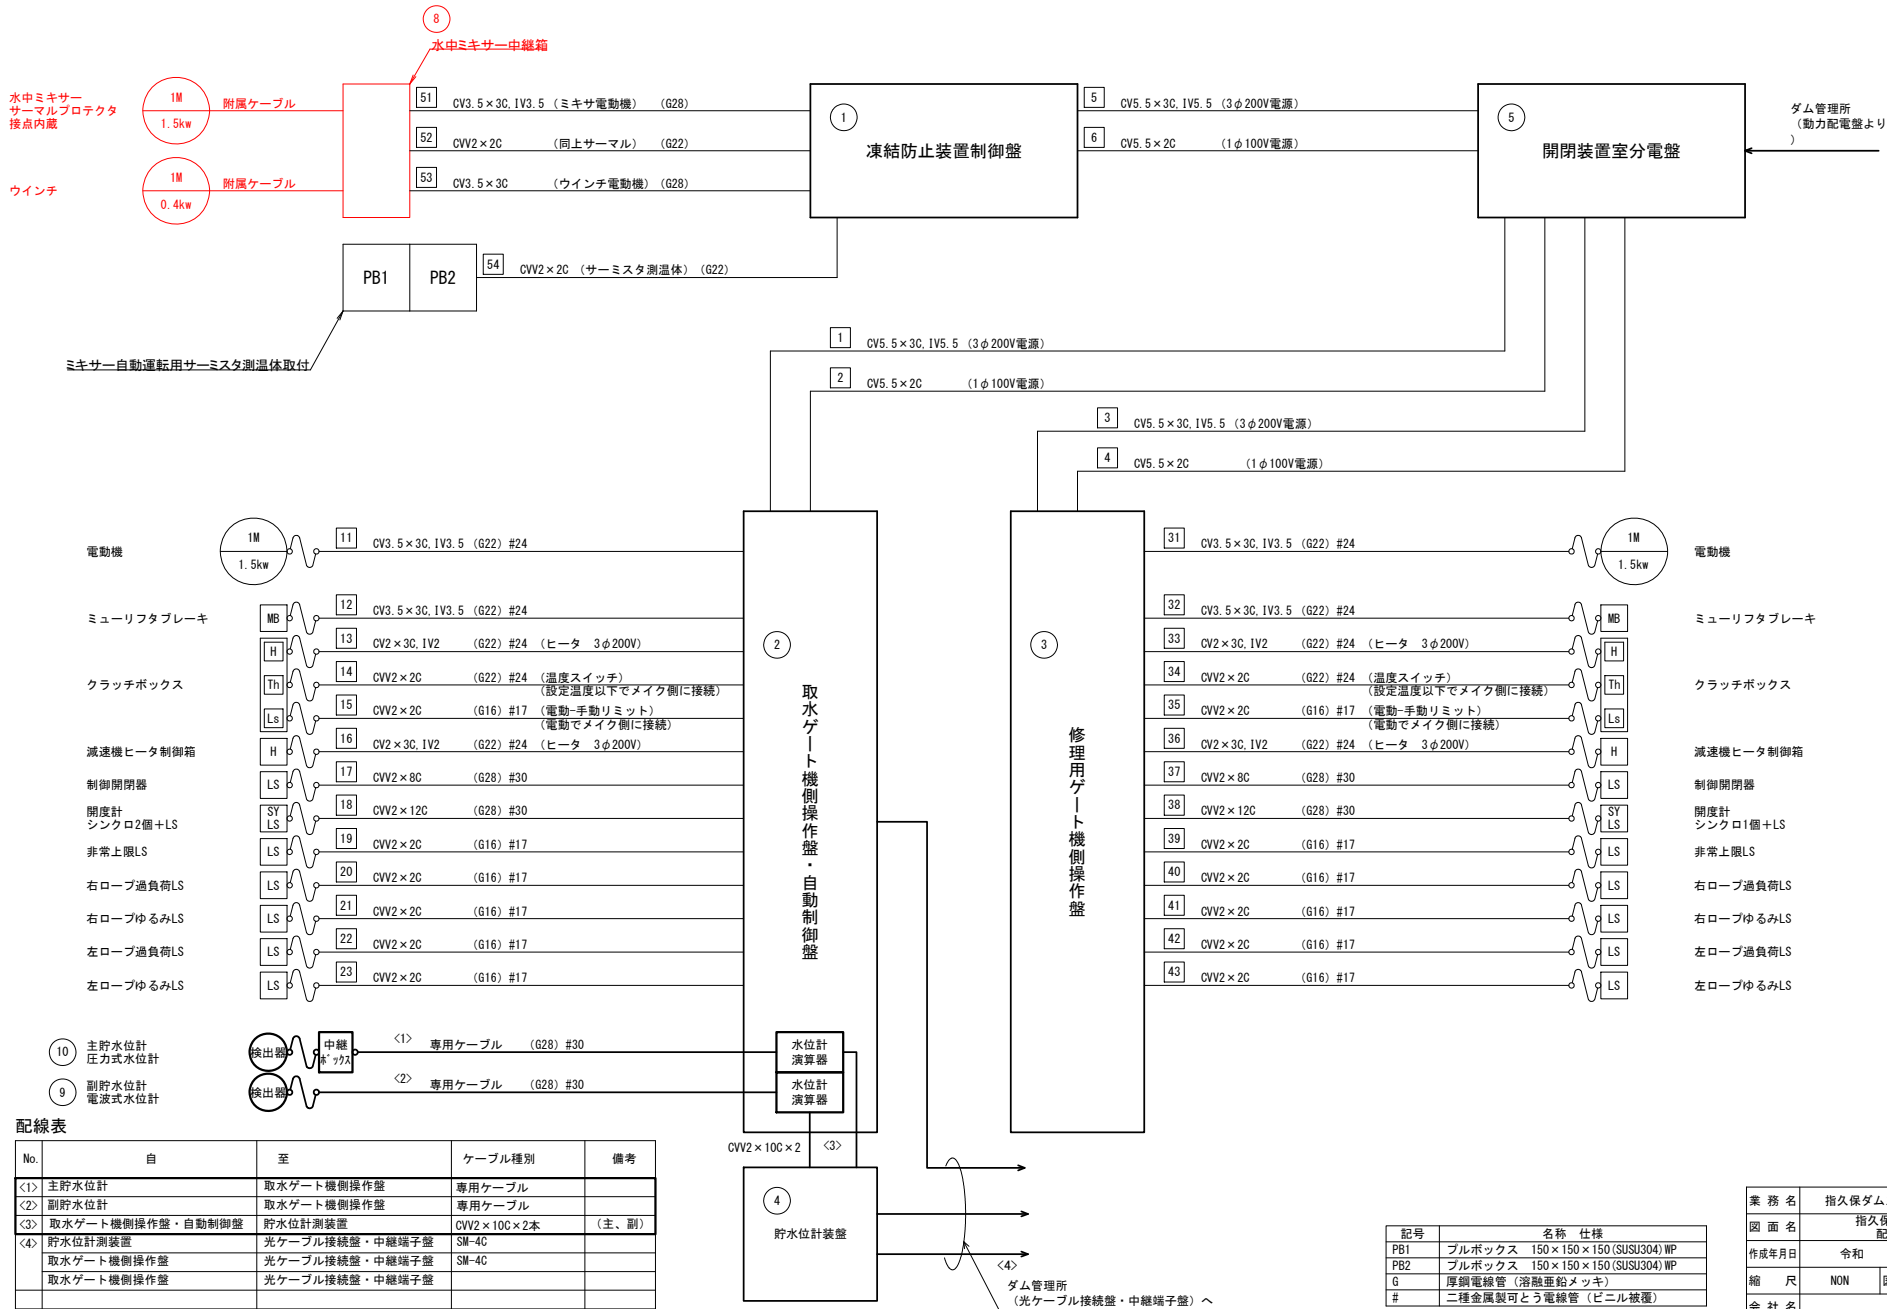

配線表

No.	自	至	ケーブル種別	備考
<1>	主貯水位計	取水ゲート機側操作盤	専用ケーブル	
<2>	副貯水位計	取水ゲート機側操作盤	専用ケーブル	
<3>	取水ゲート機側操作盤・自動制御盤	貯水位計測装置	CVV2×10C×2本	(主、副)
<4>	貯水位計測装置	光ケーブル接続盤・中継端子盤	SM-4C	
	取水ゲート機側操作盤	光ケーブル接続盤・中継端子盤	SM-4C	
	取水ゲート機側操作盤	光ケーブル接続盤・中継端子盤	SM-4C	

記号	名称	仕様
PB1	プルボックス	150×150×150(SUSU304) WP
PB2	プルボックス	150×150×150(SUSU304) WP
G	厚銅電線管	(溶融亜鉛メッキ)
#	二種金属製可とう電線管	(ビニル被覆)

業務名	指久保ダムトマネ第4号工事		
図面名	指久保ダム 取水塔 配線系統図		
作成年月日	令和	年	月 日
縮尺	NON	図面番号	3
会社名			
事業者名	青森県上北農林水産事務所		