


令和 8 年度	多目的遊水地 管理設備改良	工事
工事番号	繰総河情第47-1号	
河川 名	横内川	
施 工 所	青森市 大字 幸畑	地内
位置	図 縮尺	1:50,000
図面番号	2	葉中 1
東 青 県 土 整 備 事 務 所		
青 森 県		

位置図

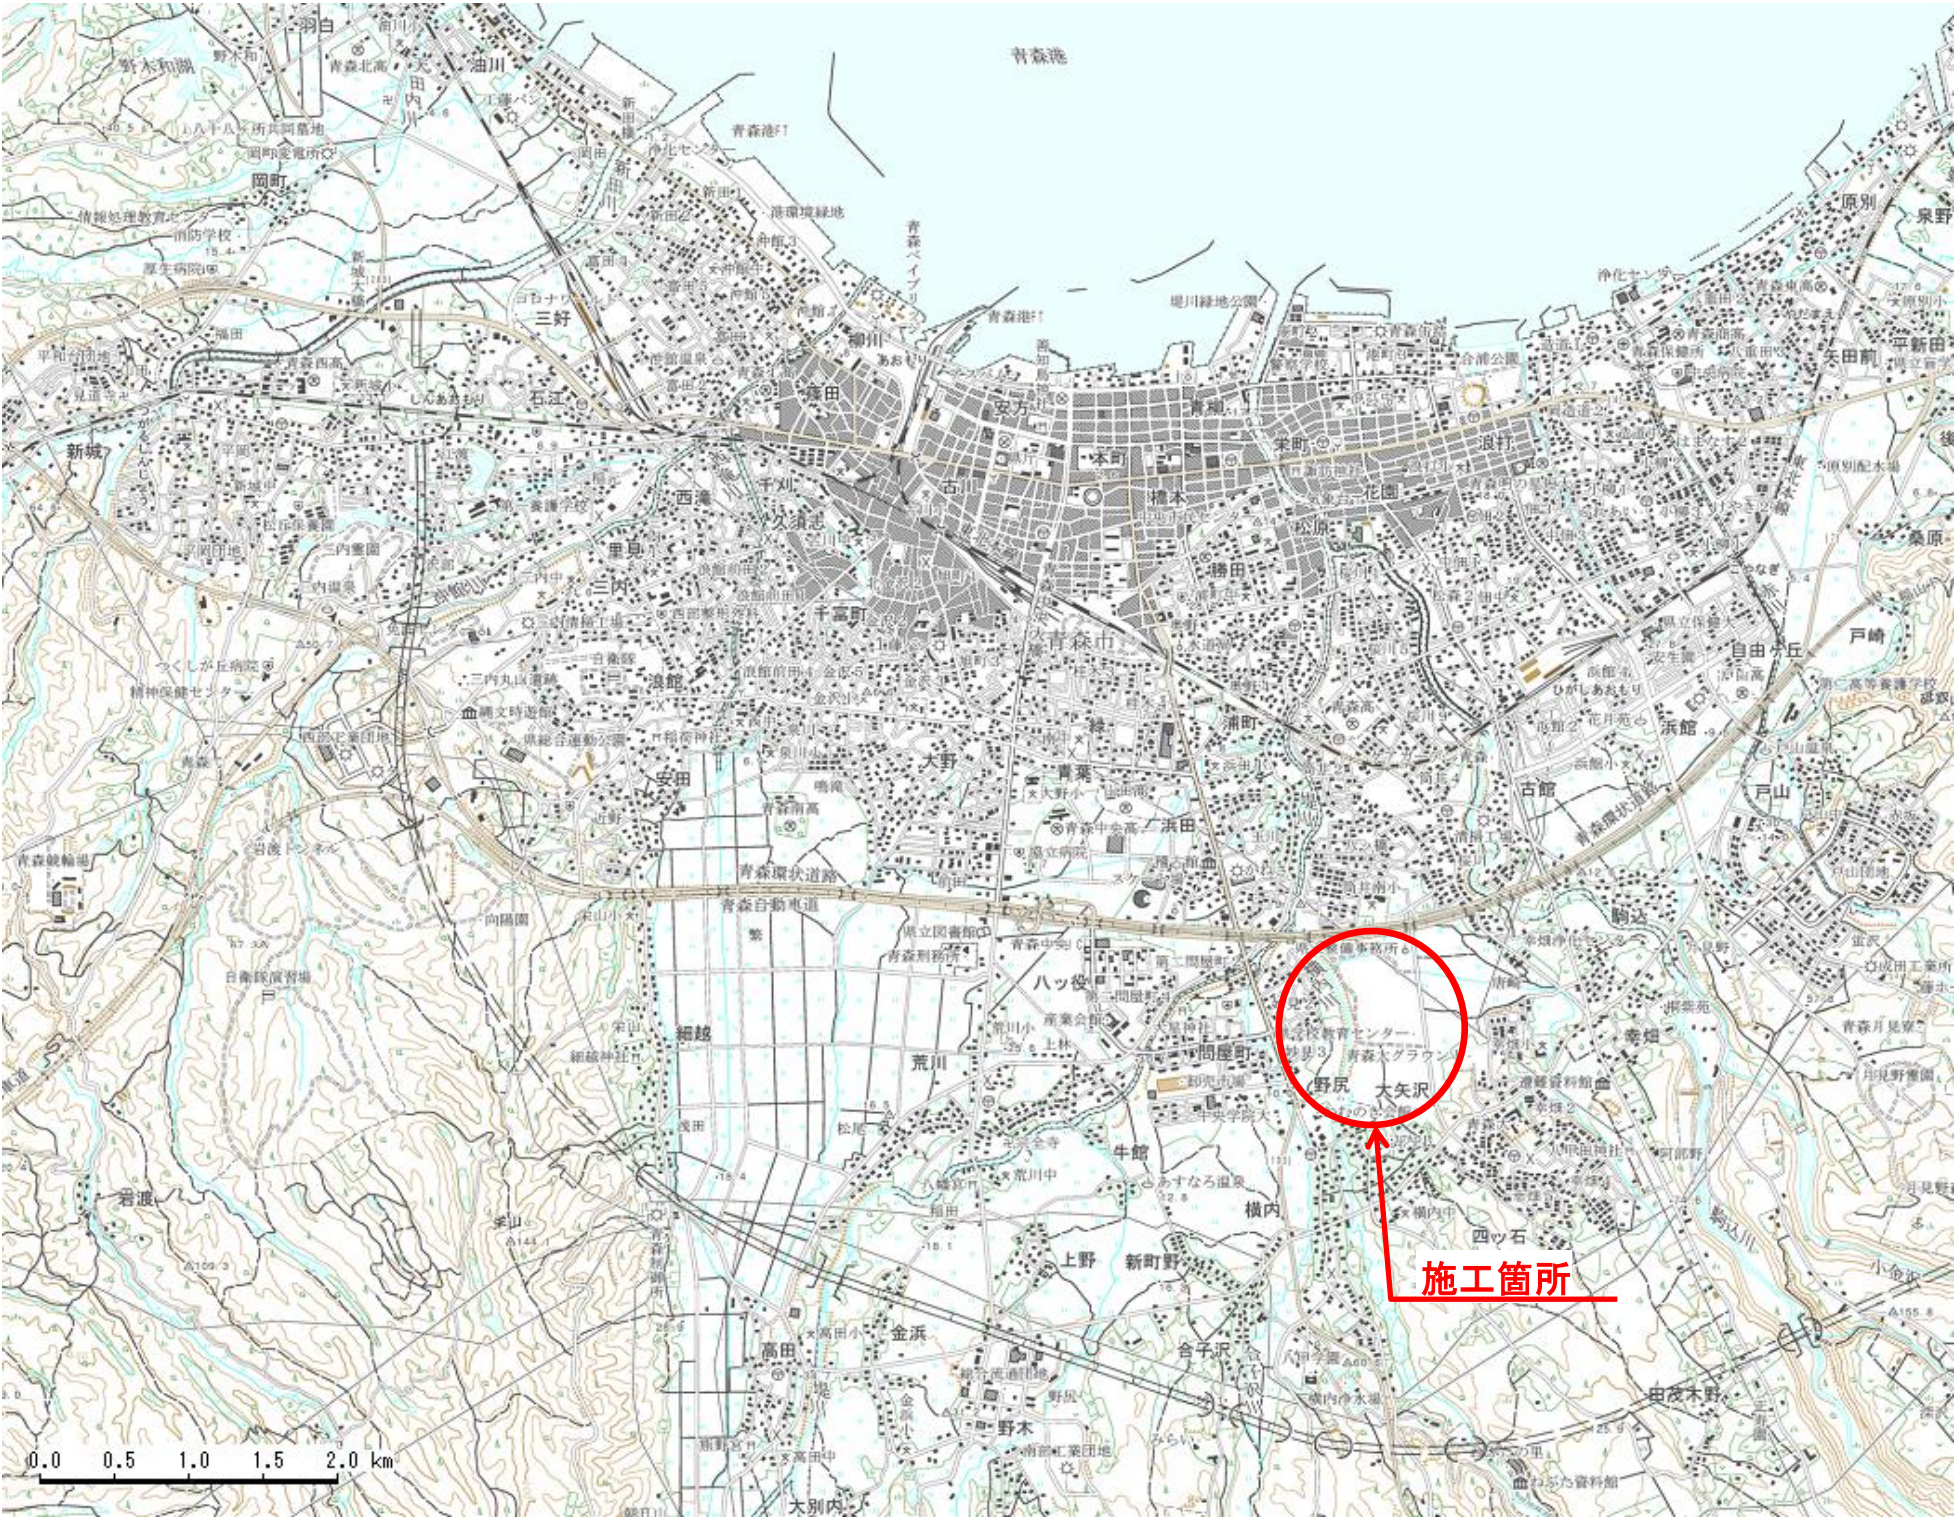

令和 8 年度	多目的遊水地 管理設備改良	工事
工事番号	繰総河情第47-1号	
河川 名	横内川	
施 工 所	青森市 大字 幸畑	地内
平面	図縮尺	—
図面番号	2	葉中 2
東 青 県 土 整 備 事 務 所		
青 森 県		

- 横内川遊水地管理所
CCTV監視制御装置設置 N=1式
- 上池樋門局
CCTV一体型カメラ撤去・設置 N=1台
機側制御装置撤去・設置 N=1式
- 中央越流堤局
CCTV一体型カメラ撤去・設置 N=1台
機側制御装置撤去・設置 N=1式
- 正面越流堤局
CCTV一体型カメラ撤去・設置 N=1台
機側制御装置撤去・設置 N=1式
- 機器の仕様は機器仕様書のとおり

平面図

