


案 内 図

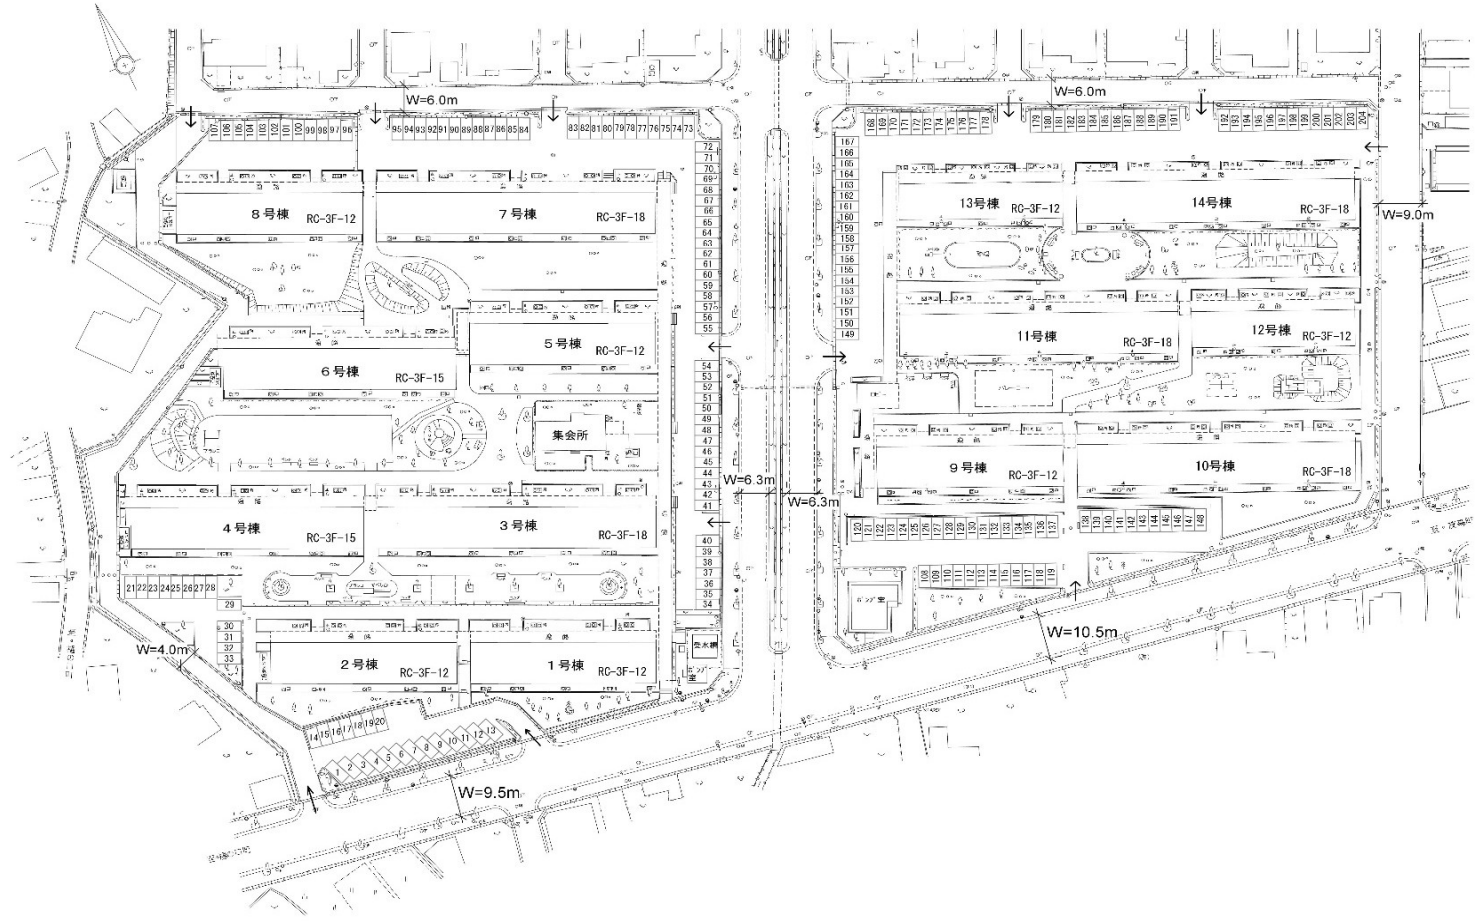

配 置 図（城 西 団 地）

【住宅用火災警報器 更新個数一覧】

【城西団地】

棟名	更新住戸数 撤去住戸数	間取り	1戸当たり 更新個数	更新個数	撤去個数	備考 (撤去のみ)	ストロボライト付 補助警報 装置
1	10 12	3DK	3	30	36	3-1, 3-2	
2	10 12	3DK	3	30	36	3-1, 3-2	
3	14 17	3DK	3	42	51	3-2, 3-3, 3-5	
4	13 15	3DK	3	39	45	3-1, 3-3	
5	11 12	3DK	3	33	36	3-4	1-3
6	14 15	3DK	3	42	45	3-1	
7	17 18	3DK	3	51	54	3-6	
8	9 11	3DK	3	27	33	3-2, 3-4	
9	12 12	3DK	3	36	36		
10	15 18	3DK	3	45	54	3-1, 3-4, 3-5	2-2
11	17 18	3DK	3	51	54	3-6	
12	12 12	2DK	2	24	24		
13	12 12	2DK	2	24	24		
14	18 18	3DK	3	54	54		
小計	—	—	—	528	582		

【機器仕様】

名 称	住宅用火災警報器
標準要求仕様	・リチウム電池で寿命は約１０年とする
	・警報停止ボタン又は引き紐付きとする
	・電池切れ・故障等の異常警報付きとする
	・単独式（非連動式）とする
	・感知方式は煙式（光電式２種）とする
	・日本消防検定協会の住宅用防災警報器の検定合格表示があるものとする
	・取付場所は寝室天井面とする

名 称	ストロボライト付補助警報装置
定格電圧	AC100V
定格電流	最大150mA以下
入力定格	DC25V以下
ストロボ光度	15cd～30cd ２段階切替有り
点滅周期	約1H z
ブザー容量	約90dB/m 連続音
付 属 品	ACアダプタ（AC100V→DC24V）

工事内容


- ・既存住宅用火災警報器を撤去後、新設する。
- ・取付後、入居者に対し取扱説明書を配布し、説明を行う。
- ・城西団地3-2-5, 8-3-1は工事対象外とする。

住宅用火災警報器	528 個を更新とする。
ストロボライト付補助警報装置	6 個を更新とする。
既存機器	582 個を撤去とする。

	青森県中南県土整備事務所 建築指導課	担当	縮尺  NON	工事名	図面番号
				県営住宅（城西団地）1～14号棟住宅用火災警報器更新工事	
				住宅用火災警報器取替箇所リスト・機器仕様	E-03



【ストロボライト付補助警報装置系統図（参考）】

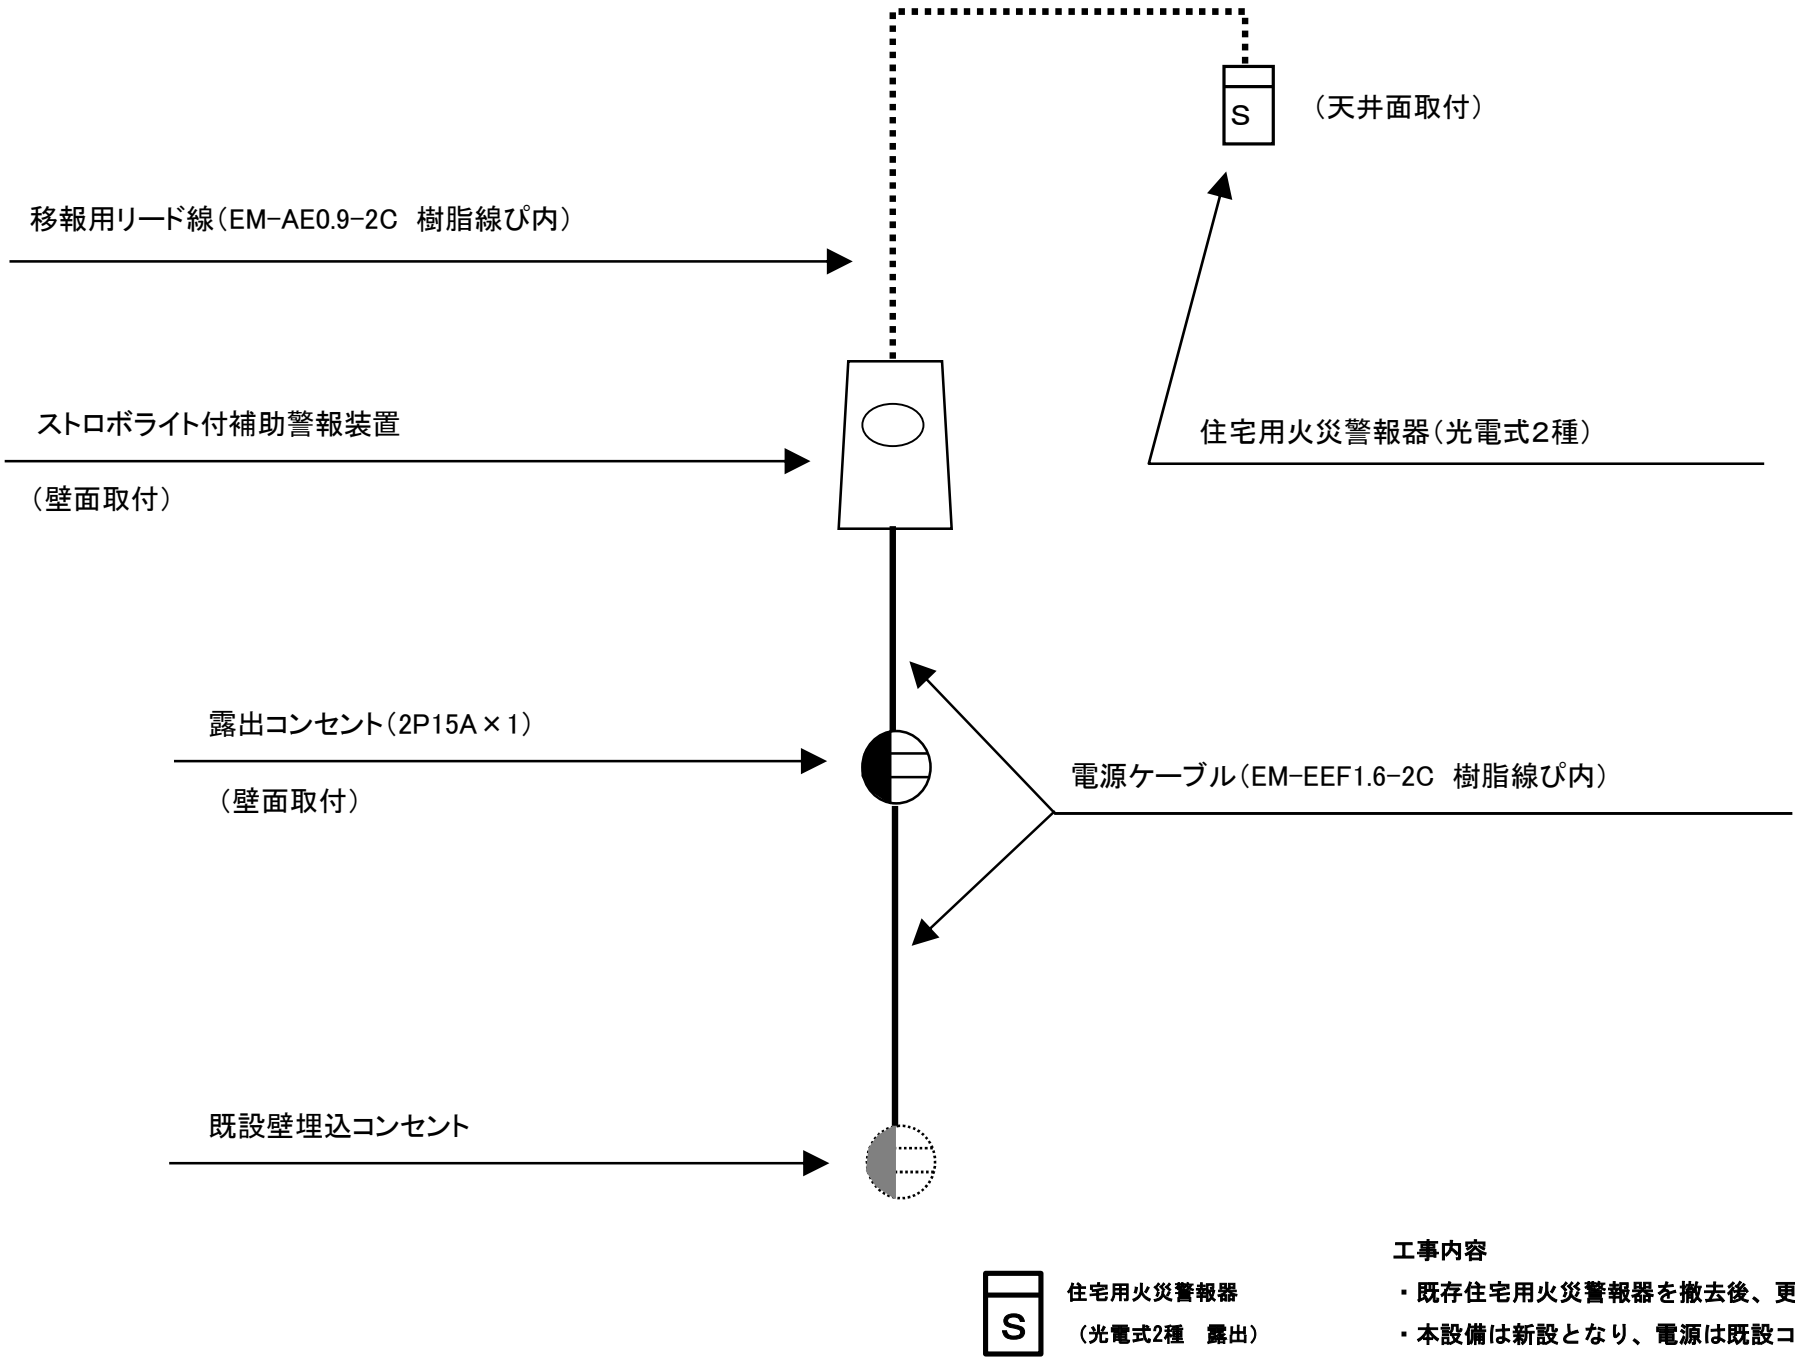

- 工事内容
- ・既存住宅用火災警報器を撤去後、更新する。
  - ・本設備は新設となり、電源は既設コンセント回路から分岐するものとする。
  - ・取付後、入居者に対し取扱説明書を配布し、説明を行う。