


図 面 目 録

第5486号 岩木川浄化センター電気設備修繕工事

図面番号	図面名称	縮尺	備考
1	岩木川流域下水道 全体平面図	NONE	
2	岩木川浄化センター全体配置図	NONE	
3	第1系列最初沈殿池 下部平面図	NONE	
4	第1系列反応タンク 上部平面図	NONE	
5	第2系列反応タンク 上部平面図	NONE	
6	B系反応タンク 上部（下流部）平面図	NONE	
7	第1系列最終沈殿池 下部平面図	NONE	
8	管理本館 2階平面図	NONE	

図面名


岩木川流域下水道 全体平面図

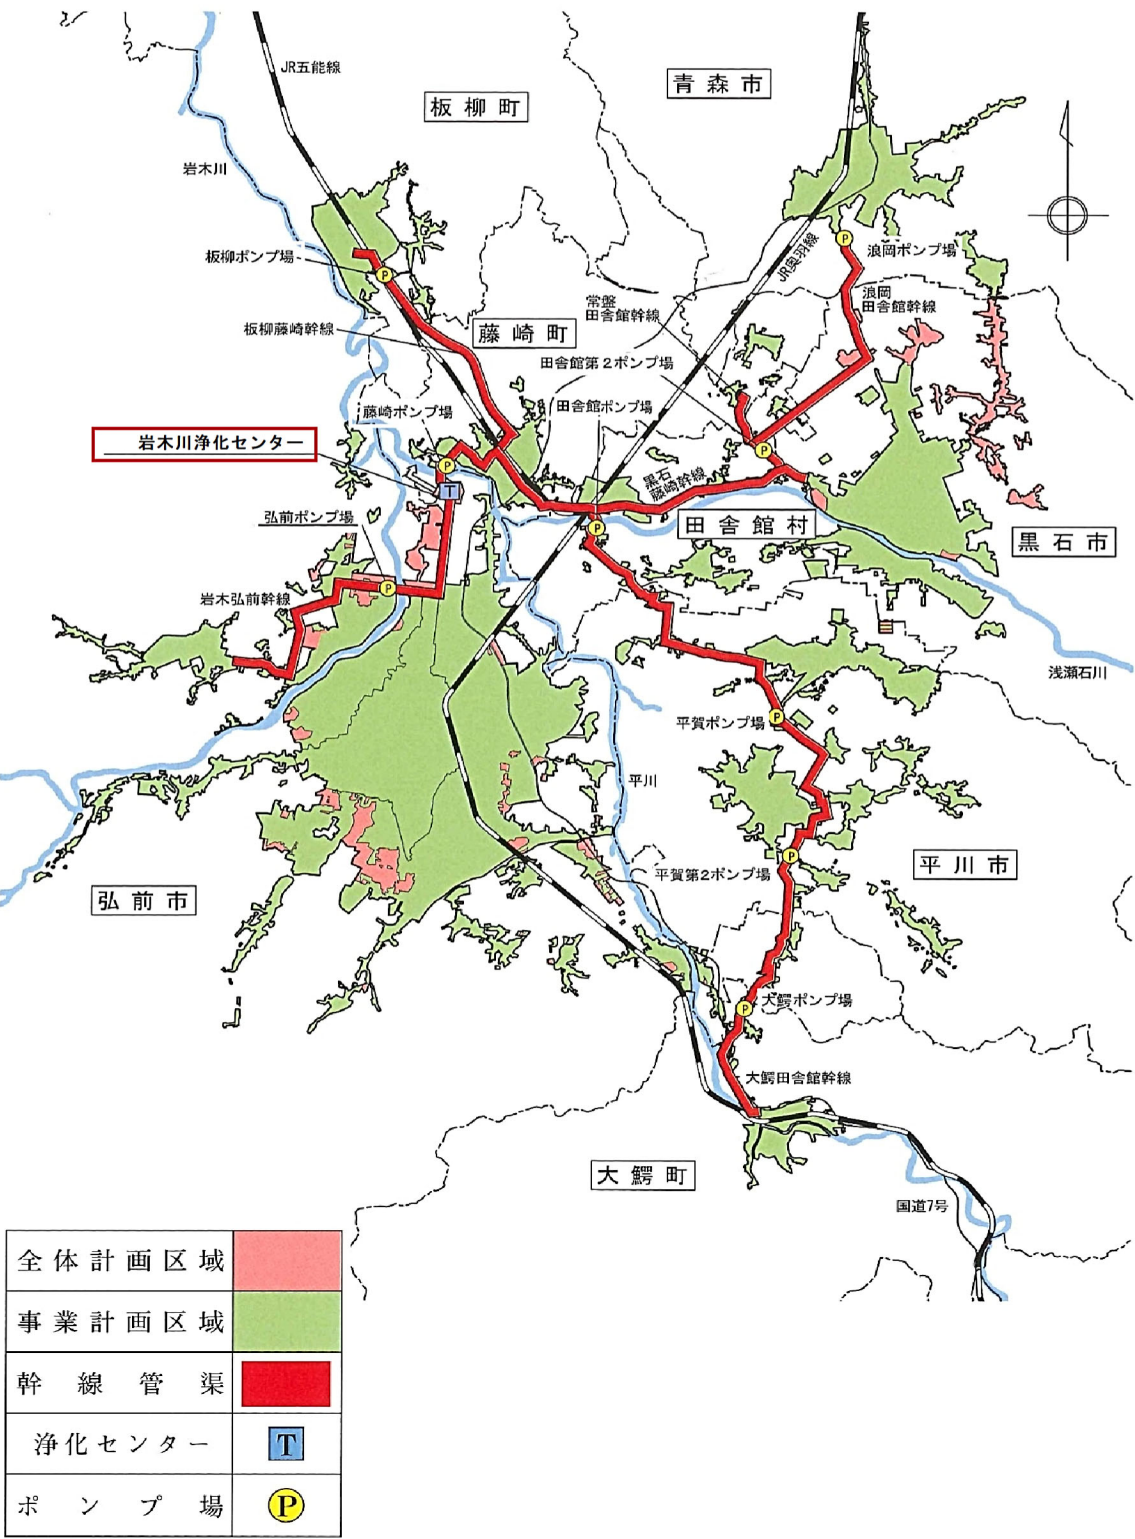

図面名


岩木川浄化センター 全体配置図



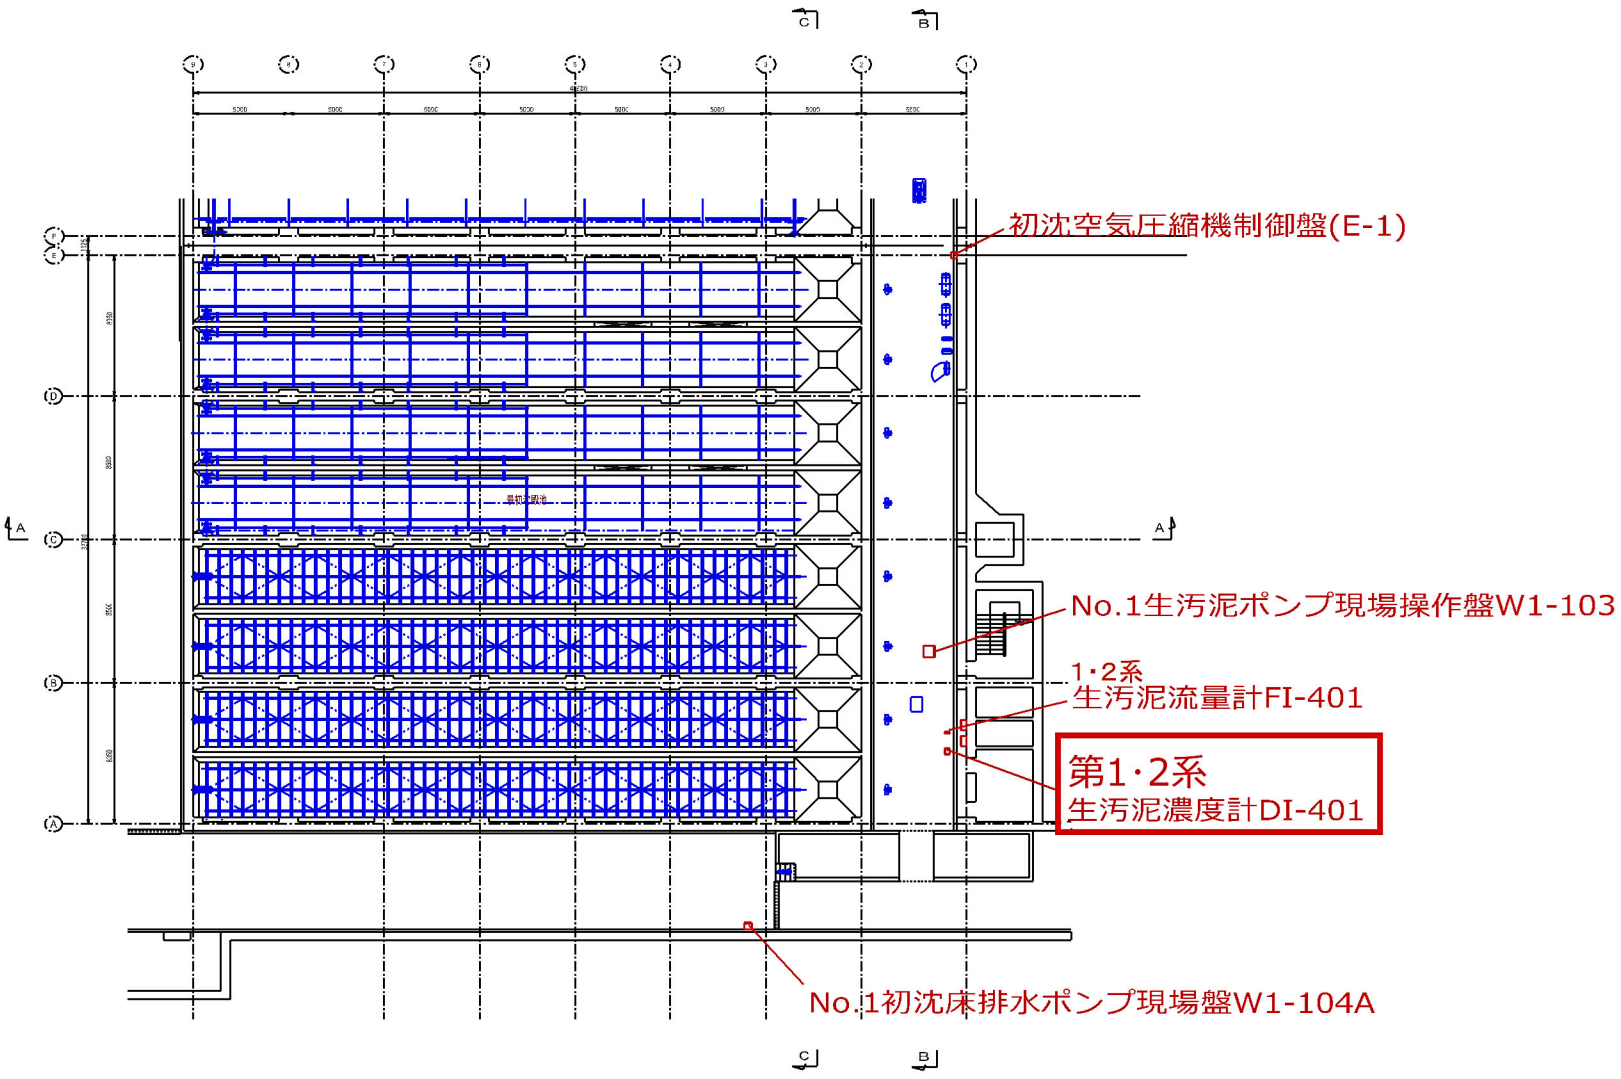


図面名

岩木川浄化センター 第1系列反応タンク 上部平面図

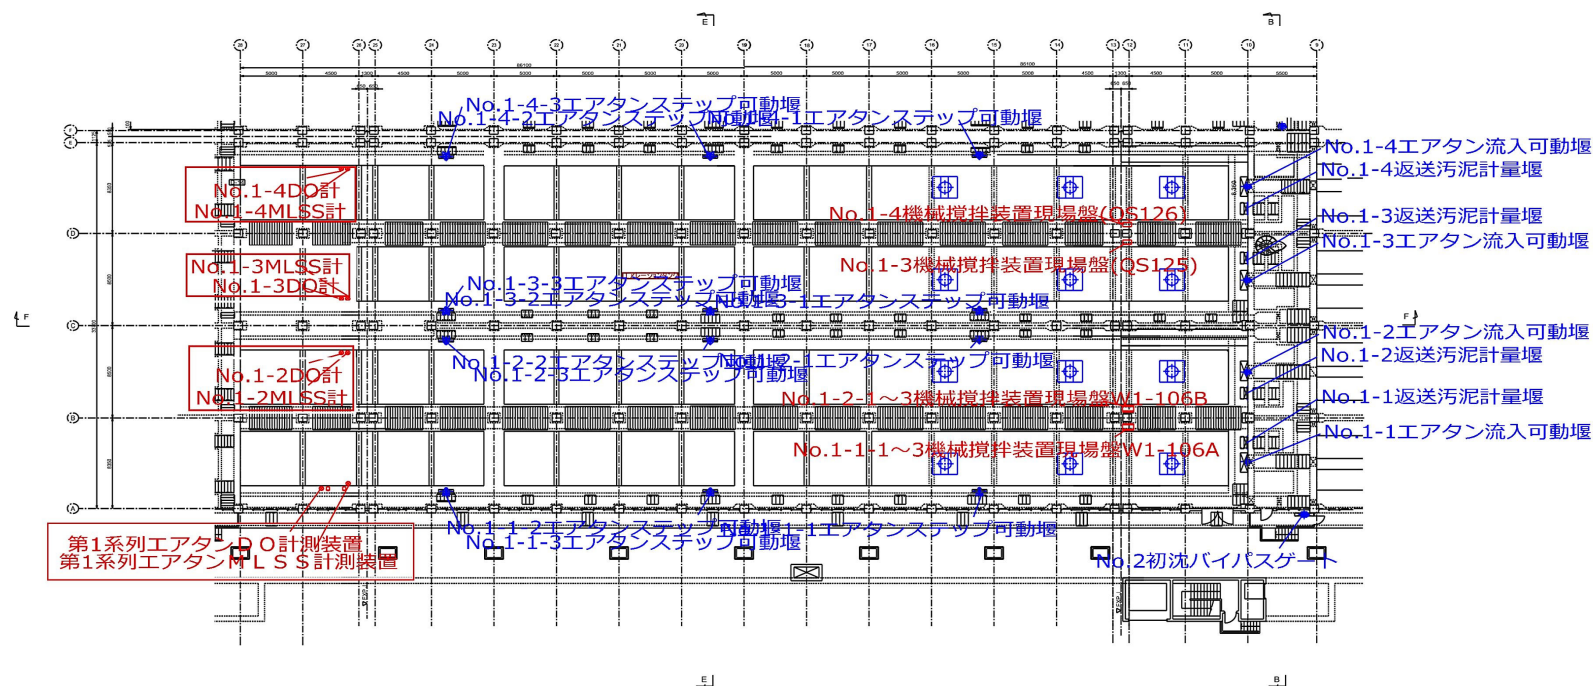


図面名

岩木川浄化センター 第2系列反応タンク 上部平面図

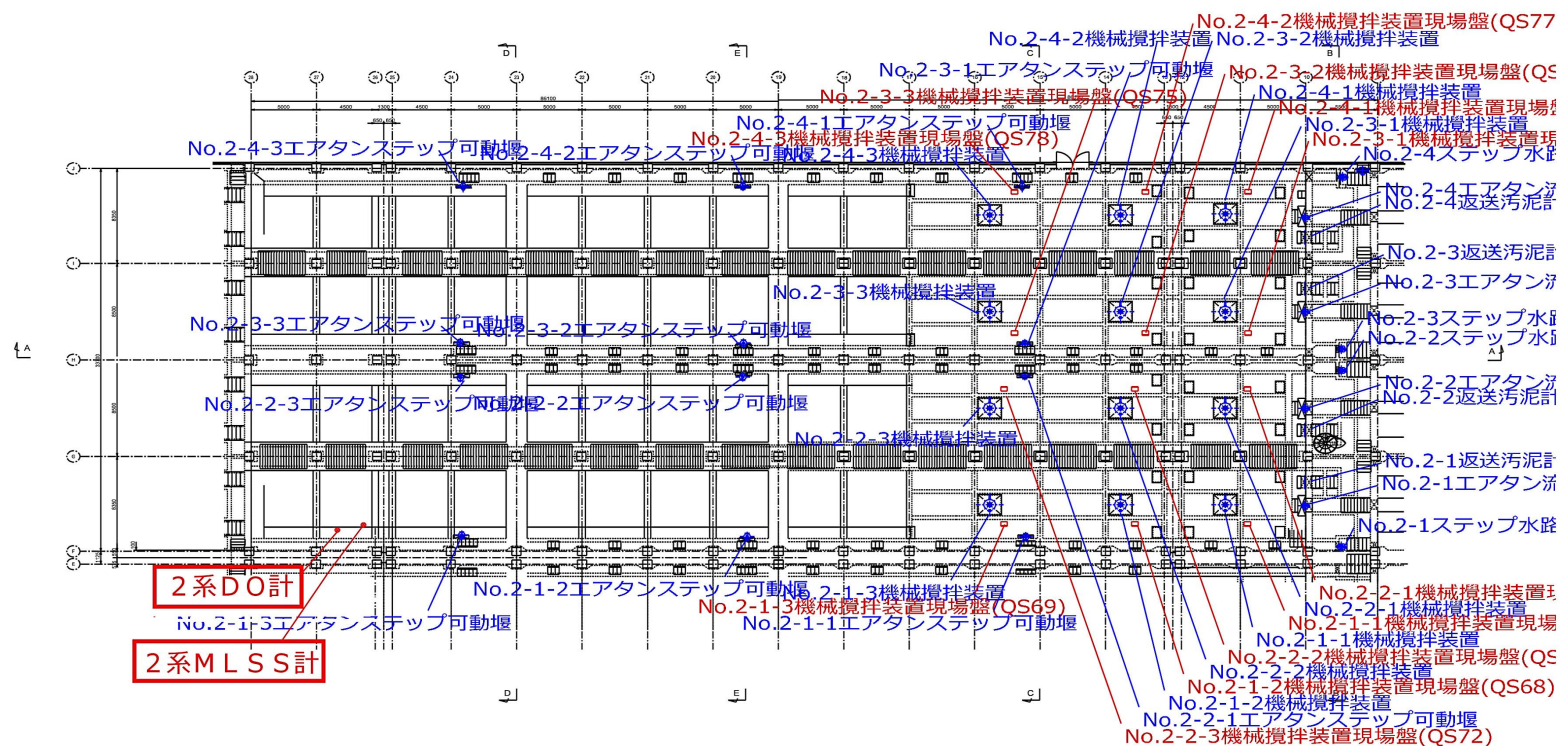


図面名

岩木川浄化センター B系反応タンク 上部(下流部)平面図

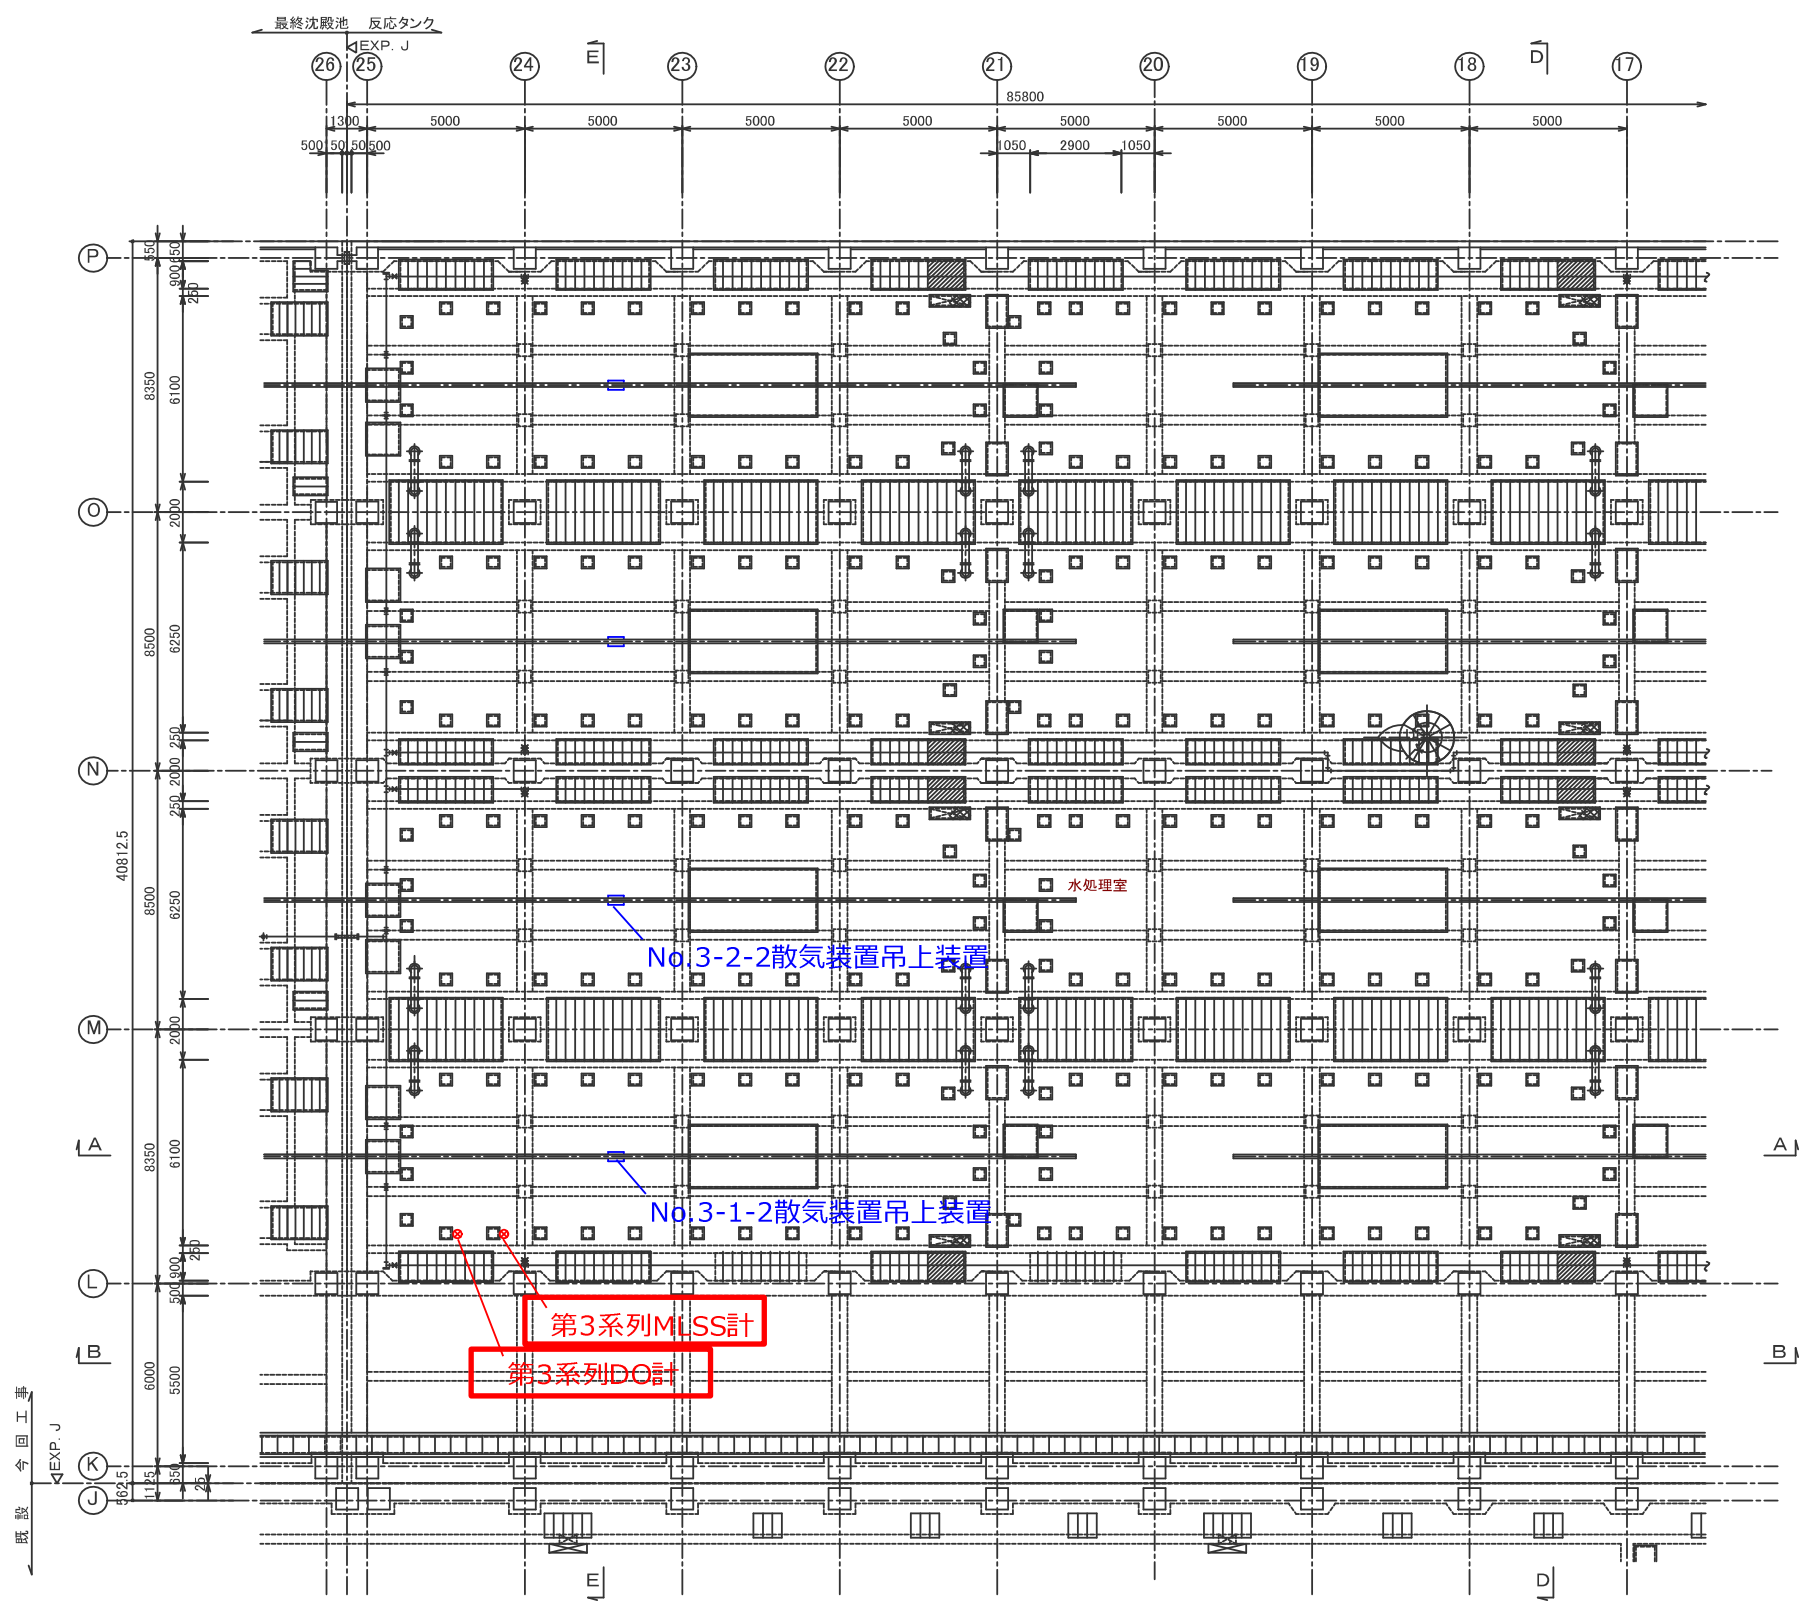

図面名

岩木川浄化センター 第1系列最終沈殿池 下部平面図

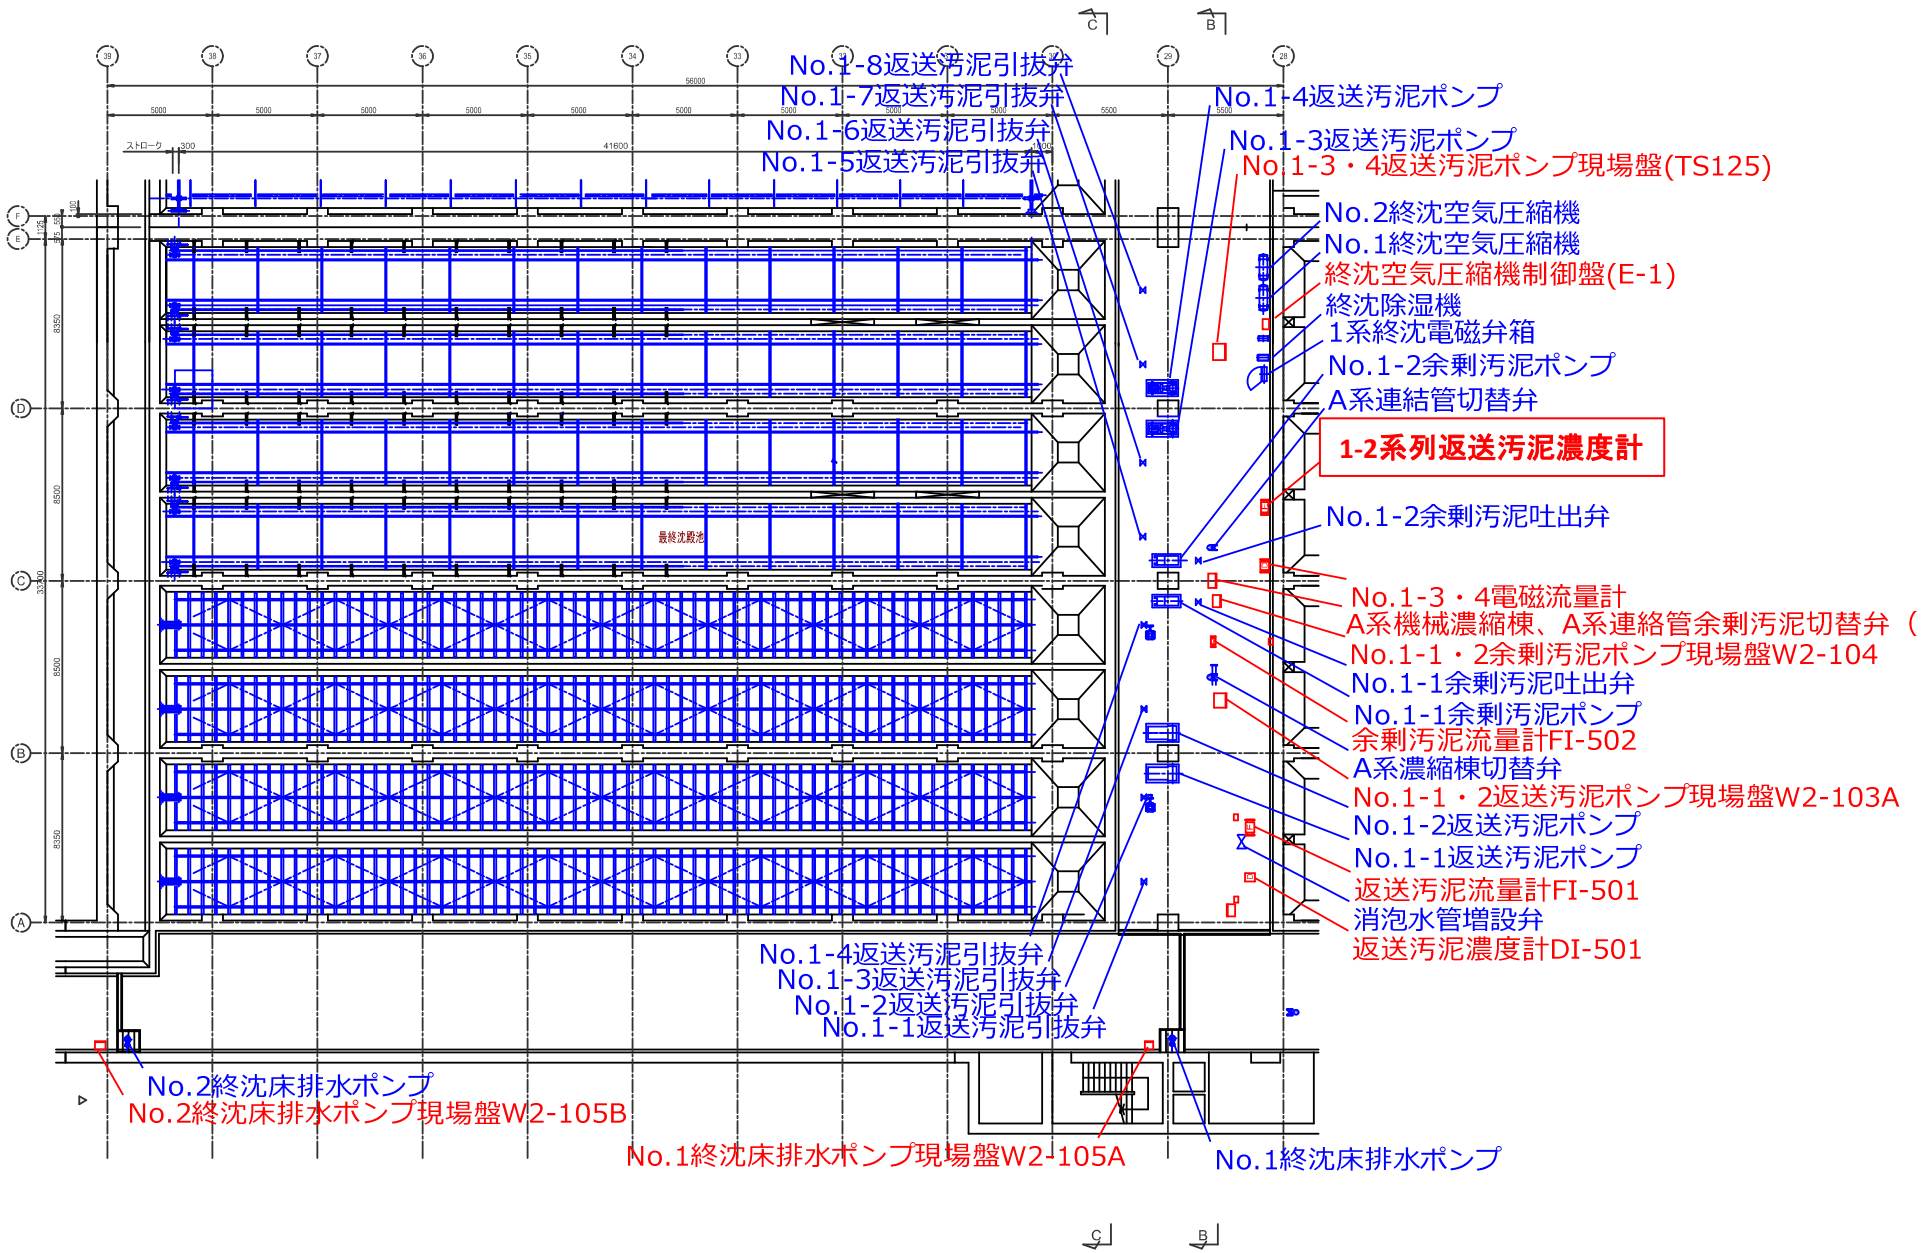

図面名 岩木川浄化センター 管理本館 2階平面図

