


馬淵川流域下水道一般図

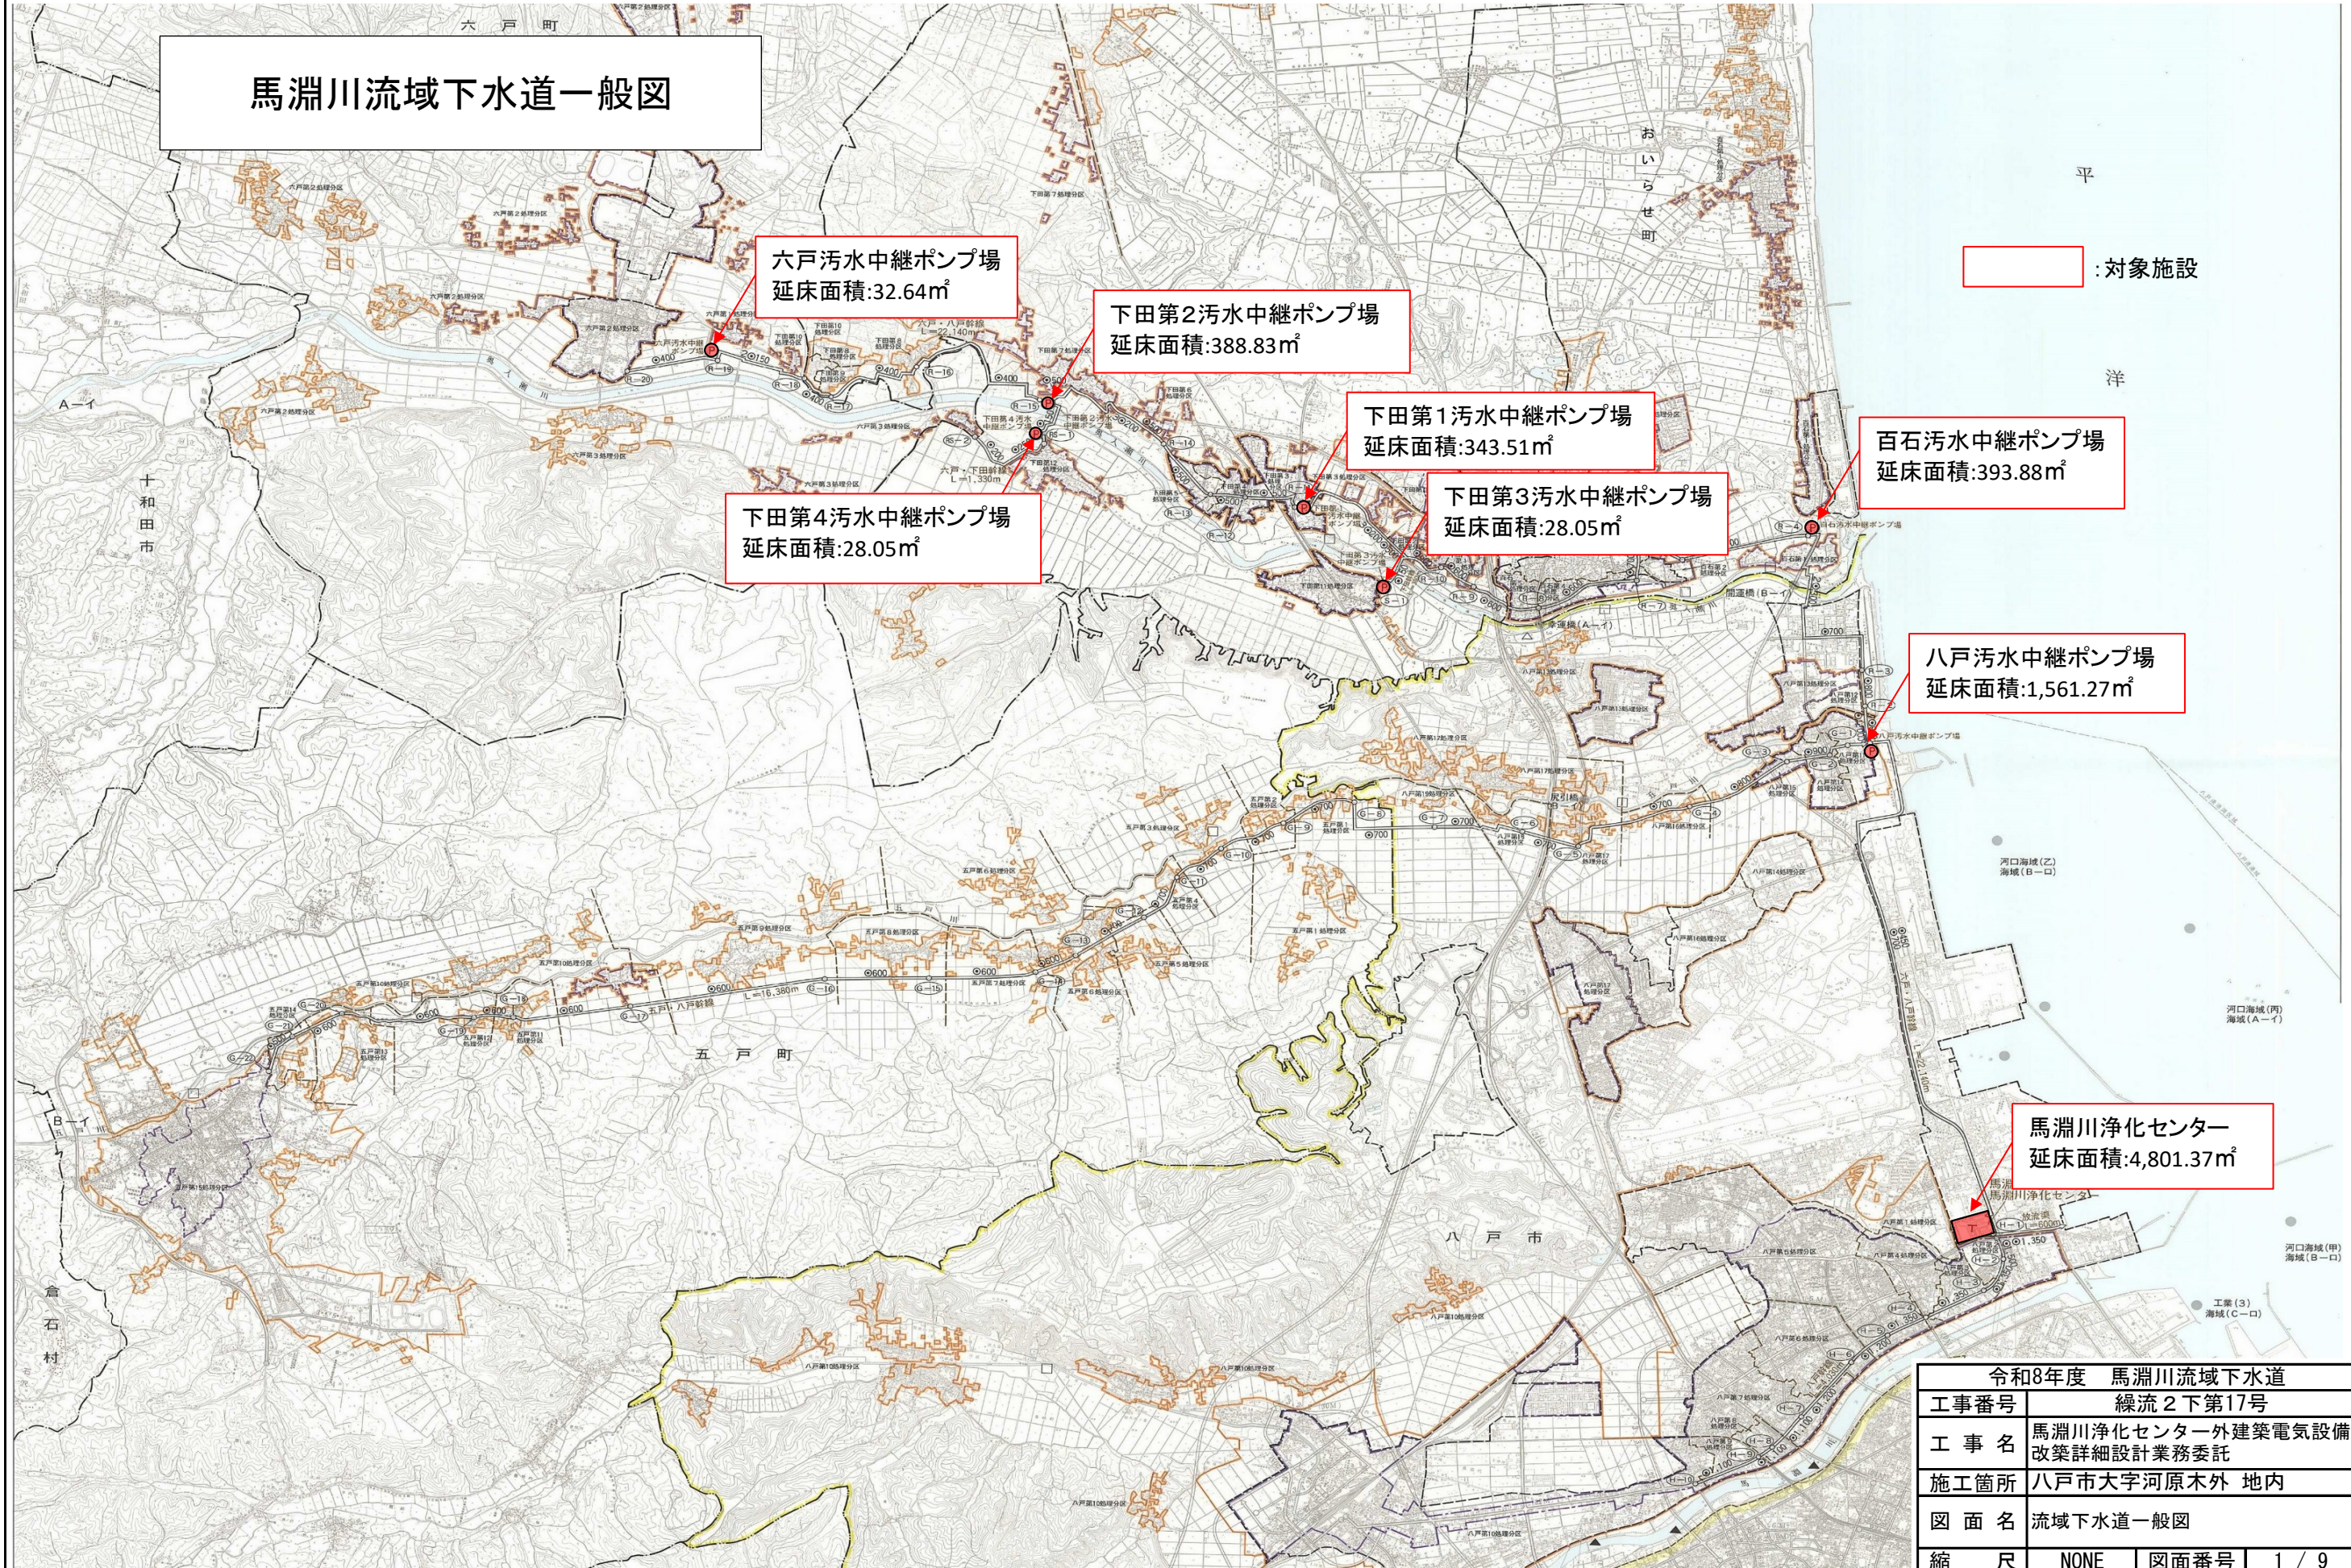

対象施設

六戸污水中継ポンプ場
延床面積:32.64㎡

下田第2污水中継ポンプ場
延床面積:388.83㎡

下田第1污水中継ポンプ場
延床面積:343.51㎡

下田第3污水中継ポンプ場
延床面積:28.05㎡

下田第4污水中継ポンプ場
延床面積:28.05㎡


百石污水中継ポンプ場
延床面積:393.88㎡

八戸污水中継ポンプ場
延床面積:1,561.27㎡

馬淵川浄化センター
延床面積:4,801.37㎡

令和8年度 馬淵川流域下水道			
工事番号	繰流 2 下第17号		
工 事 名	馬淵川浄化センター外建築電気設備 改築詳細設計業務委託		
施工箇所	八戸市大字河原木外 地内		
図 面 名	流域下水道一般図		
縮 尺	NONE	図面番号	1 / 9
三八県土整備事務所			
青 森 県			


馬淵川浄化センター一般平面図 (S=1:1000)

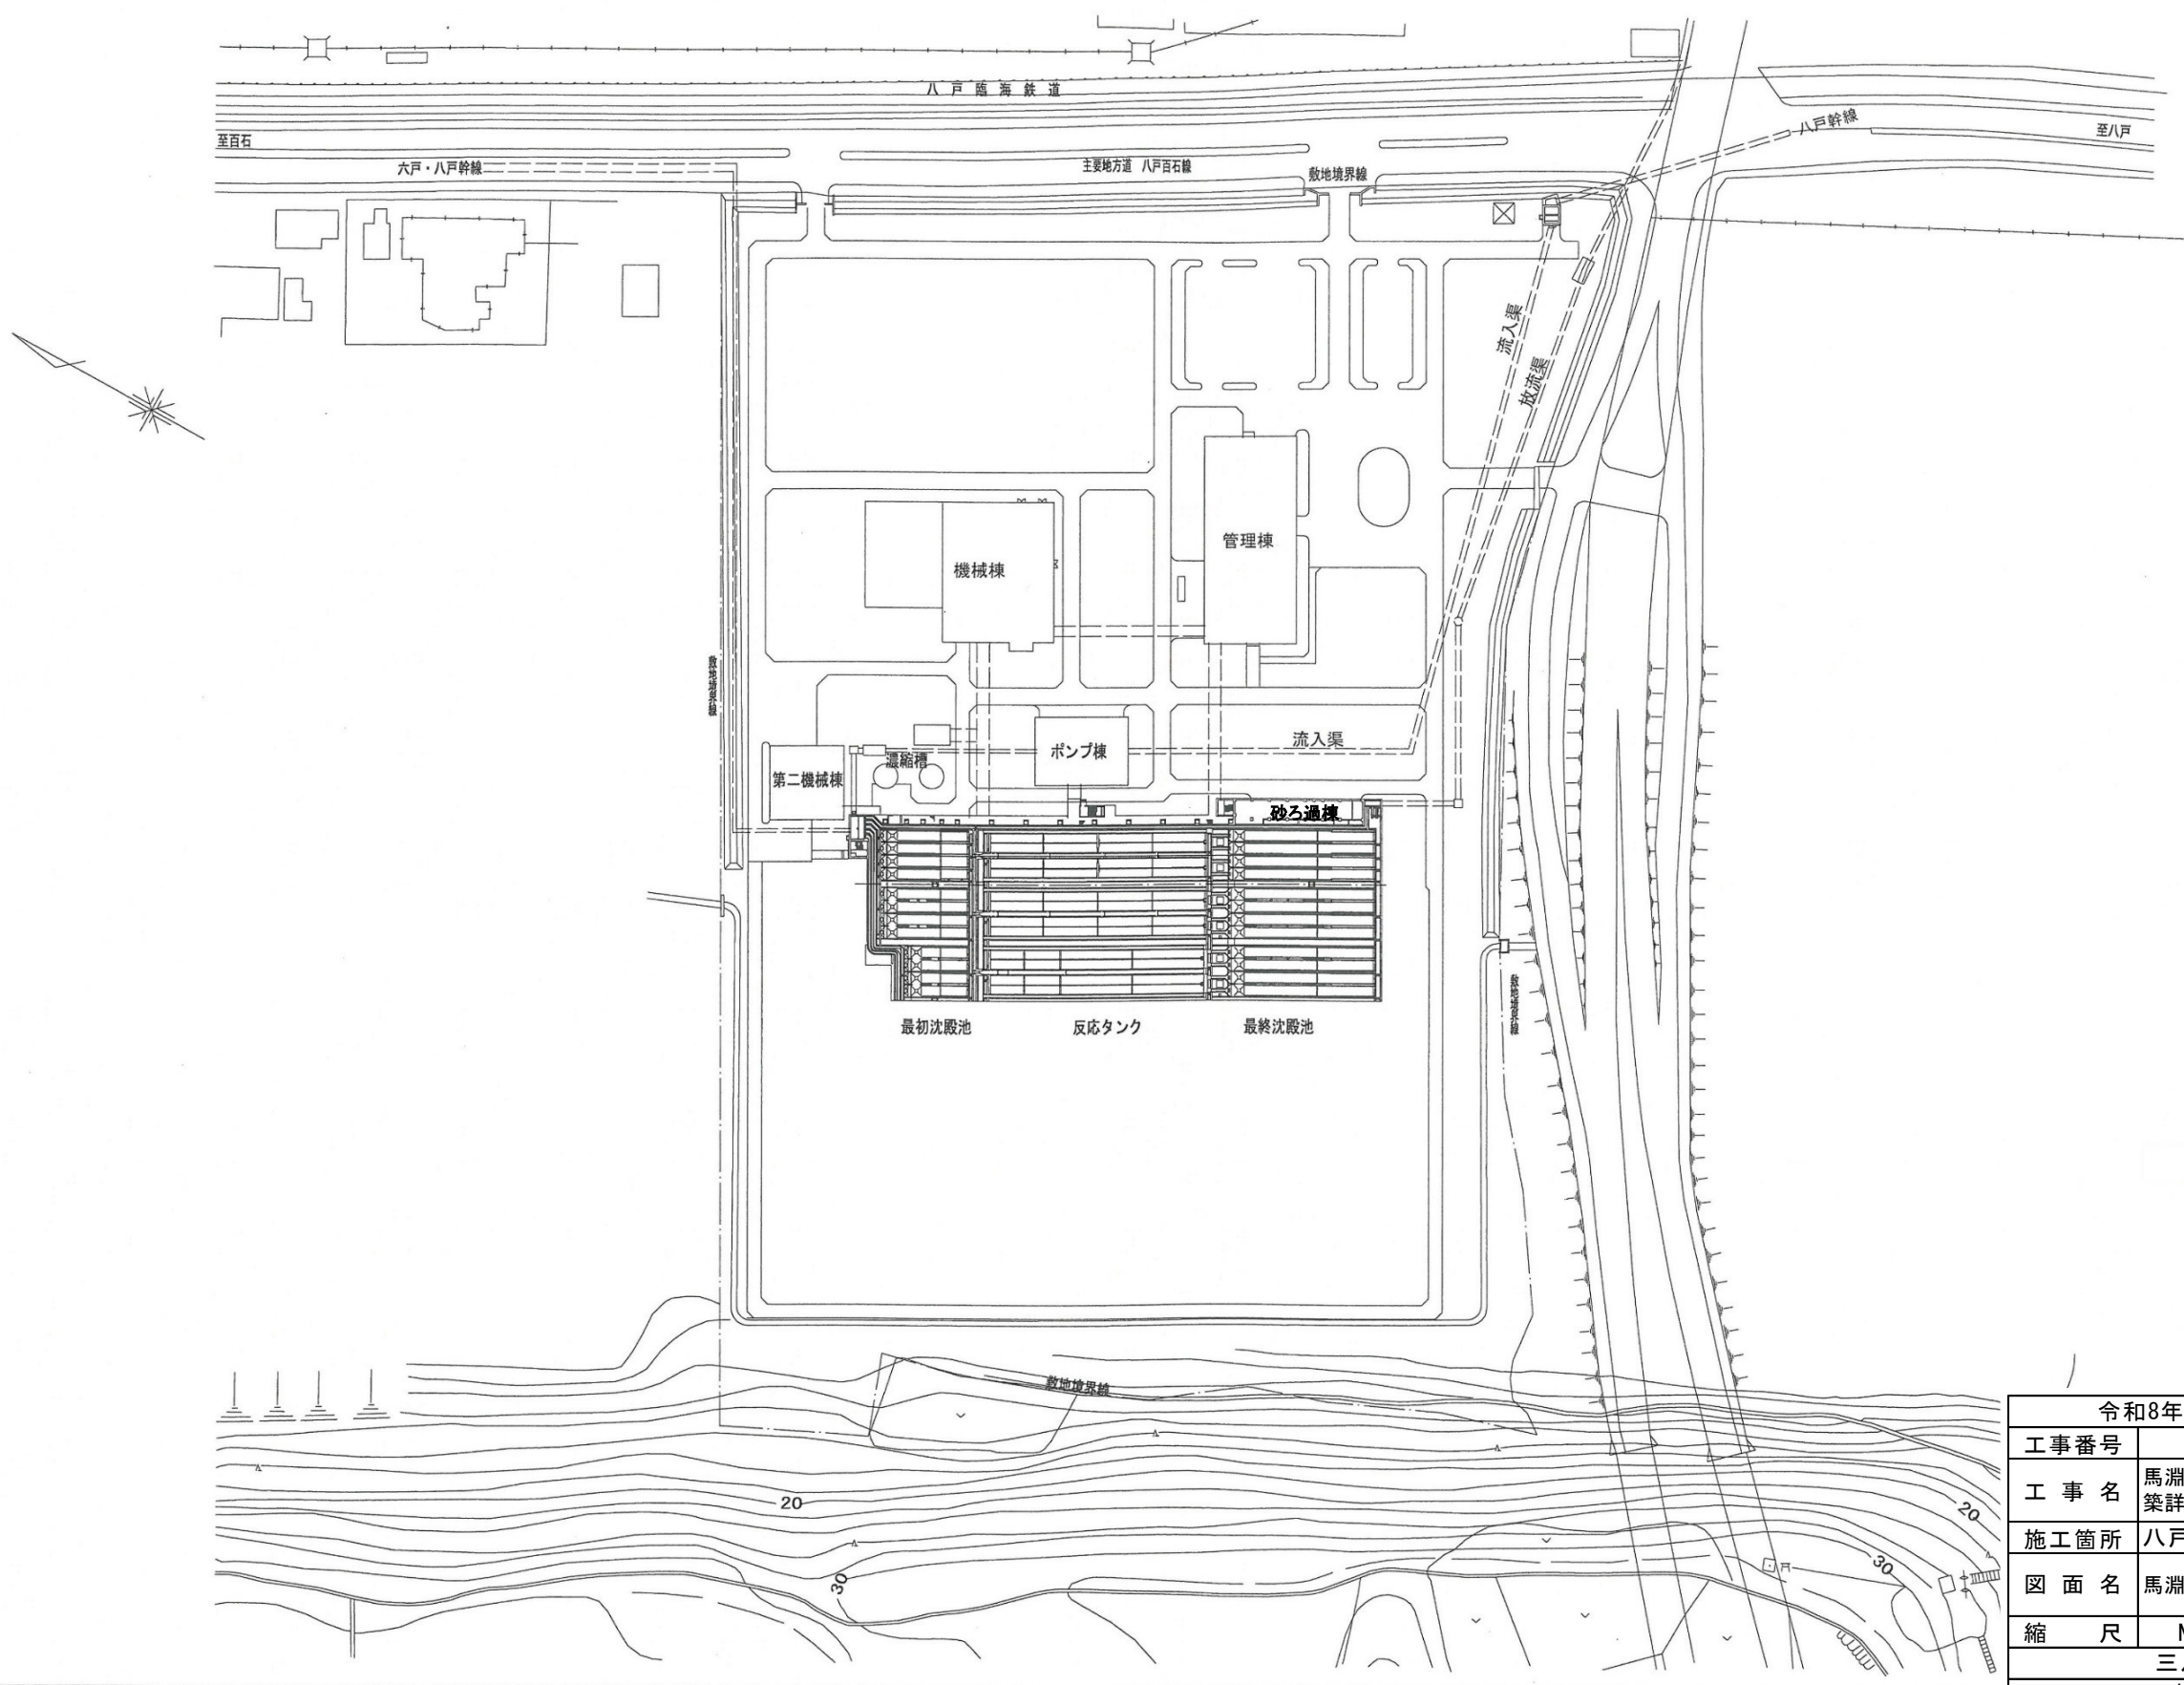

令和8年度 馬淵川流域下水道			
工事番号	線流2下第17号		
工事名	馬淵川浄化センター外建築電気設備改築詳細設計業務委託		
施工箇所	八戸市大字河原木外 地内		
図面名	馬淵川浄化センター平面図		
縮尺	NONE	図面番号	2 / 9
三八県土整備事務所			
青森県			


八戸污水中継ポンプ場 一般平面図

符号	改訂理由	年月日	担当	審査	承認

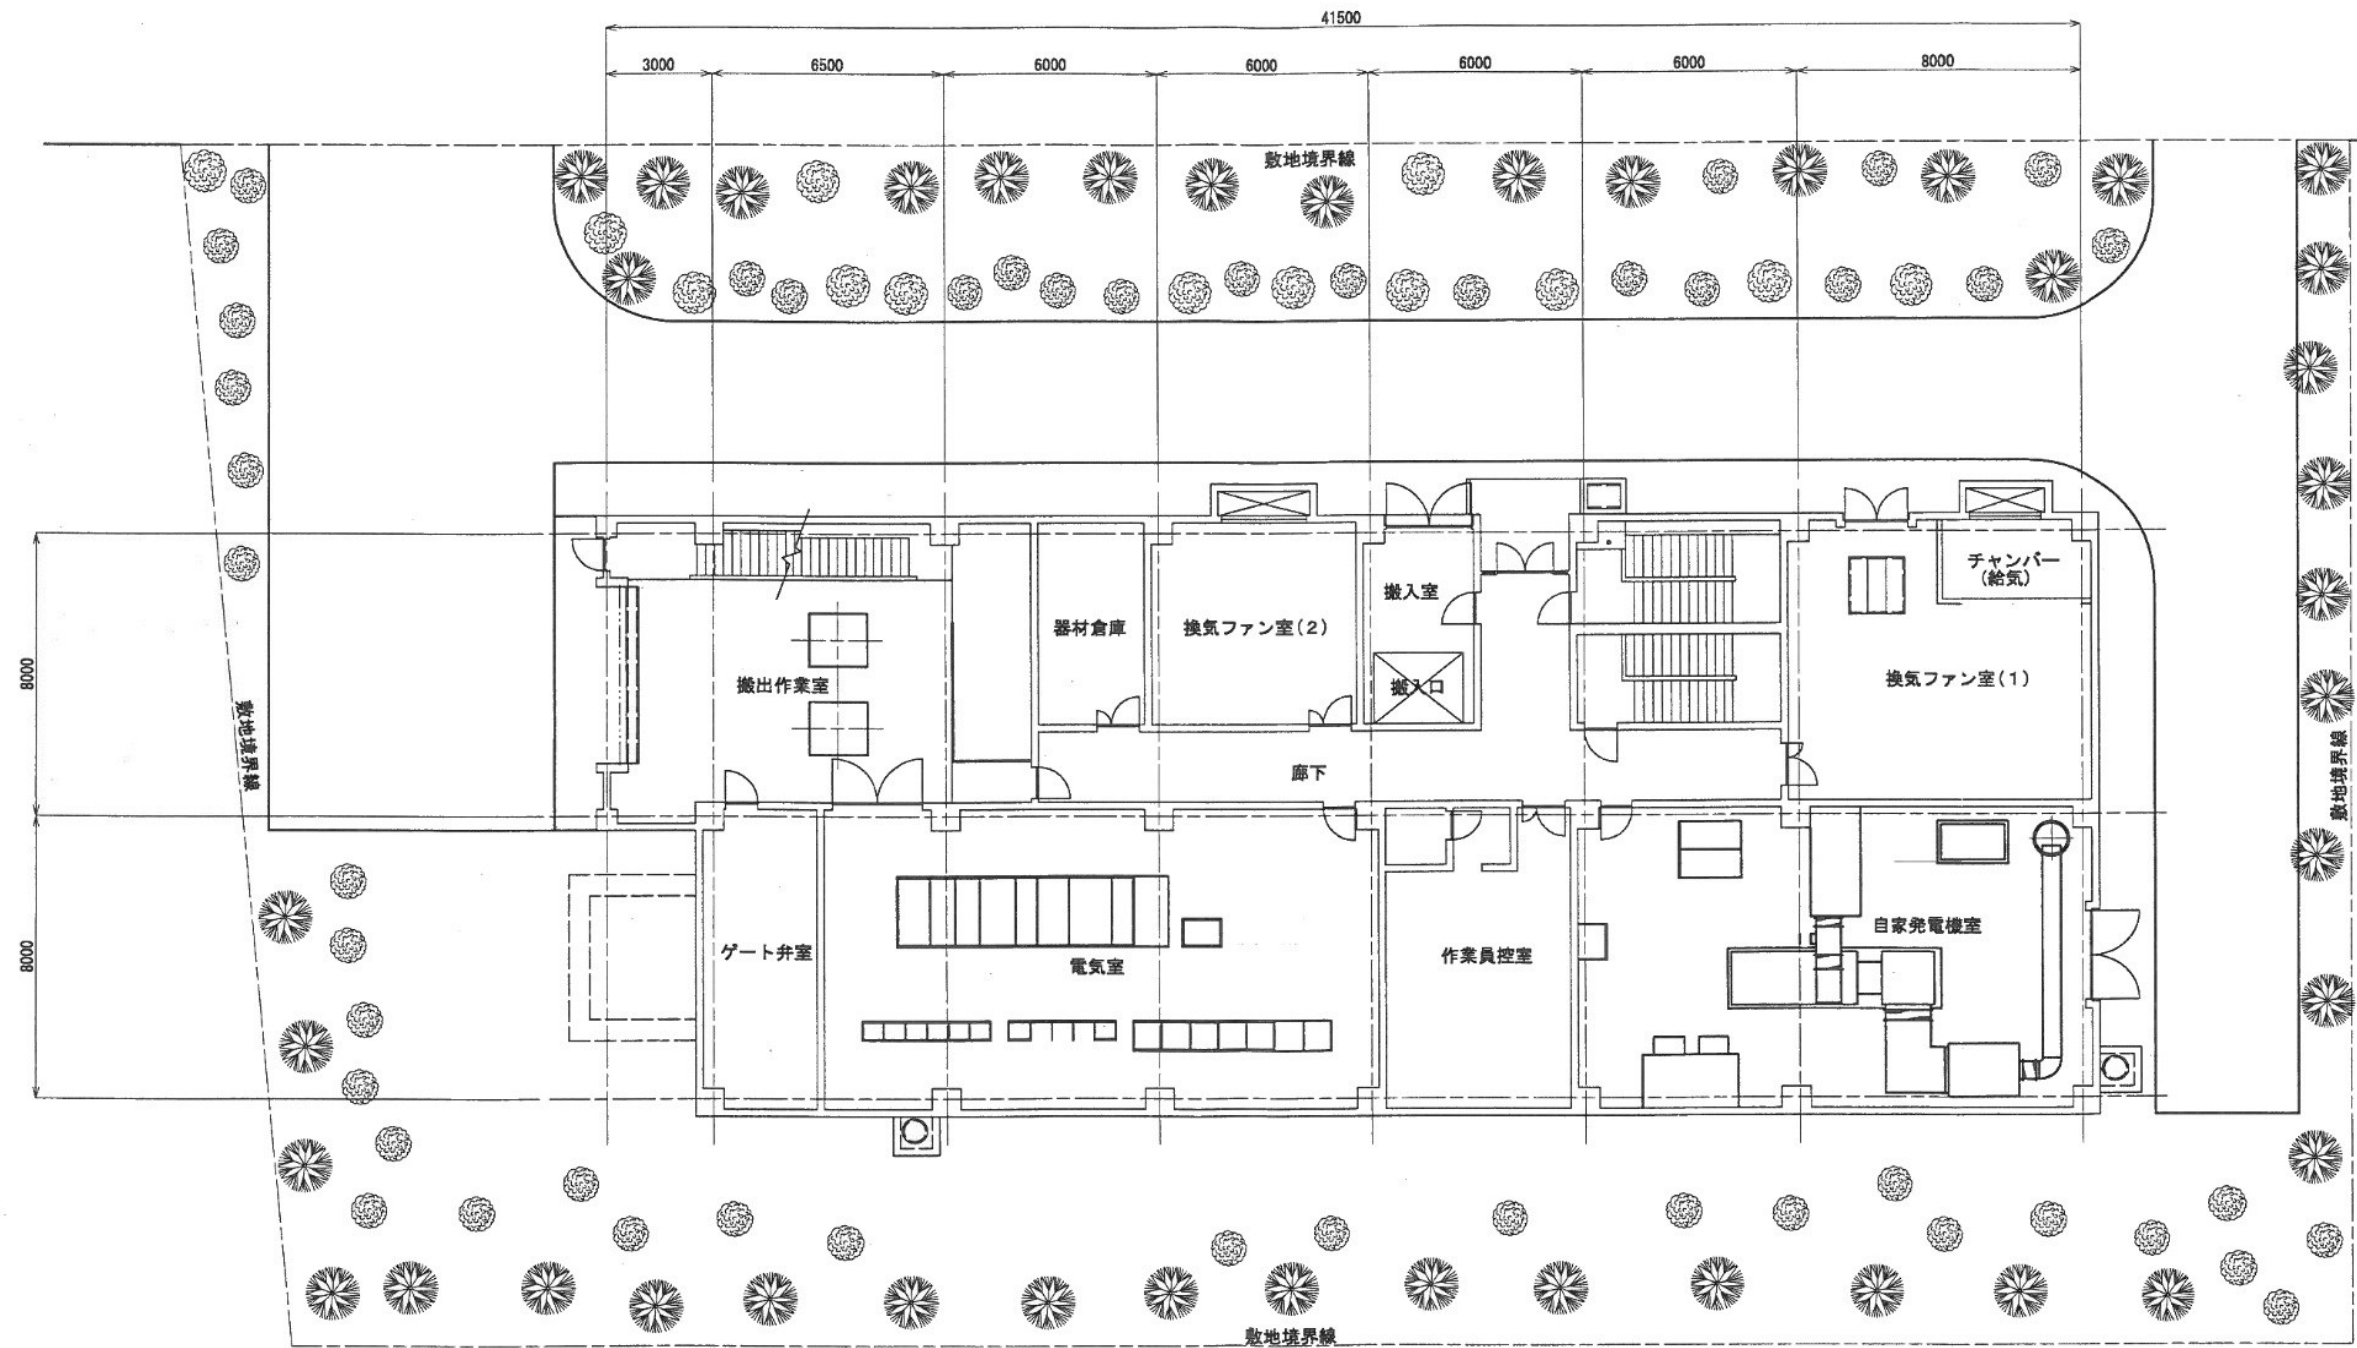


令和8年度 馬淵川流域下水道			
工事番号	繰流 2 下第17号		
工 事 名	馬淵川浄化センター外建築電気設備改築詳細設計業務委託		
施工箇所	八戸市大字河原木外 地内		
図 面 名	八戸汚水中継ポンプ場配置図		
縮 尺	NONE	図面番号	3 / 9
三八県土整備事務所			
青 森 県			

百石污水中継ポンプ場 一般平面図

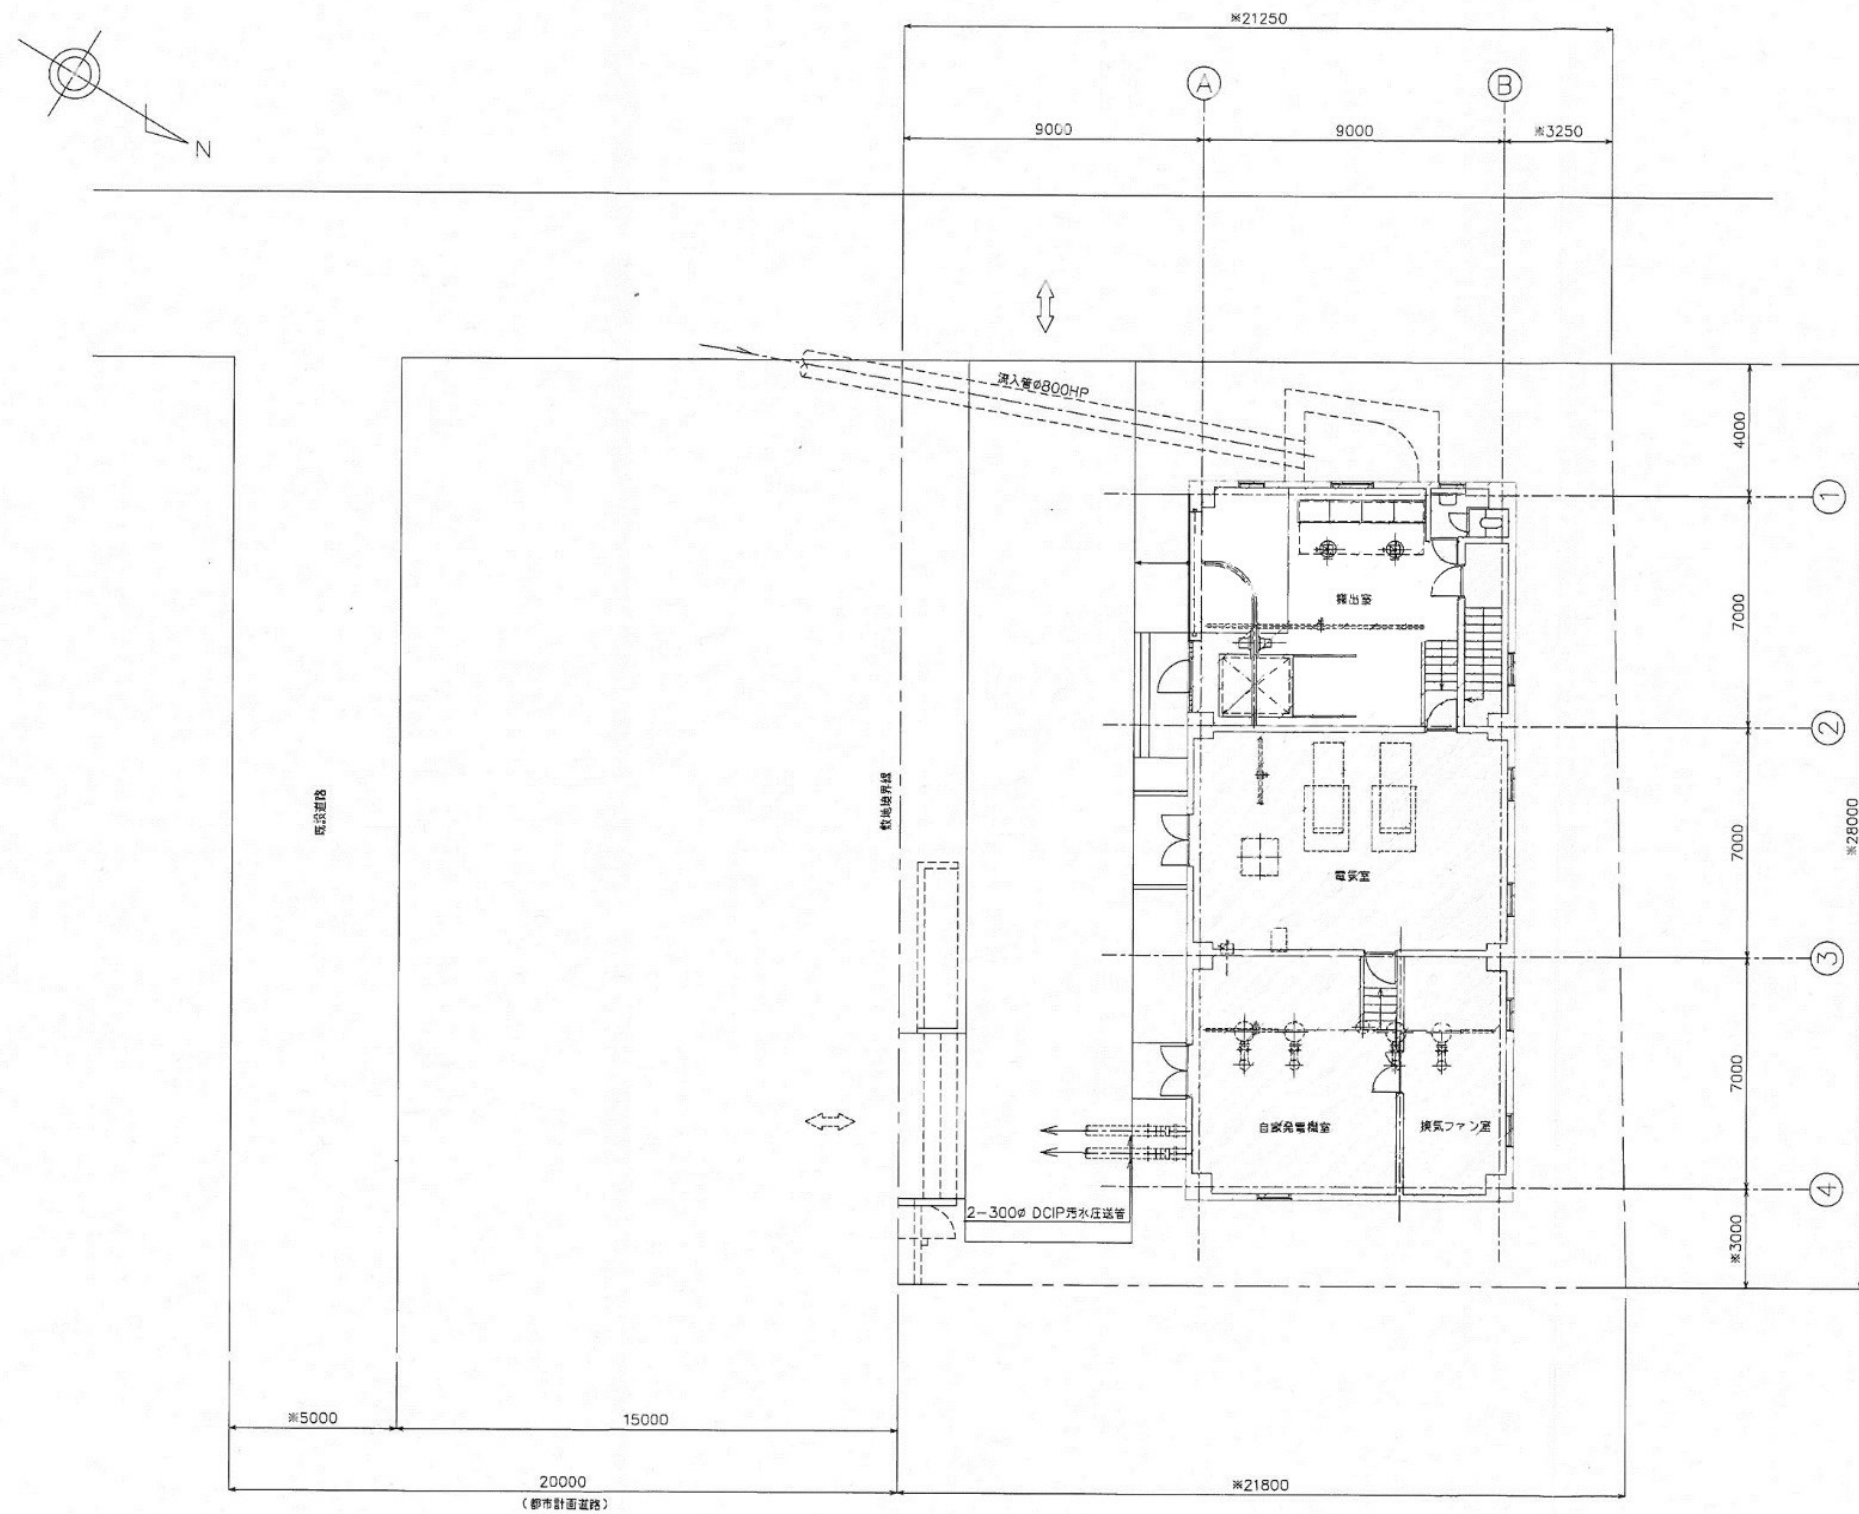


令和8年度 馬淵川流域下水道			
工事番号	繰流2下第17号		
工 事 名	馬淵川浄化センター外建築電気設備改築詳細設計業務委託		
施工箇所	八戸市大字河原木外 地内		
図 面 名	百石污水中継ポンプ場配置図		
縮 尺	NONE	図面番号	4 / 9
三八県土整備事務所			
青 森 県			

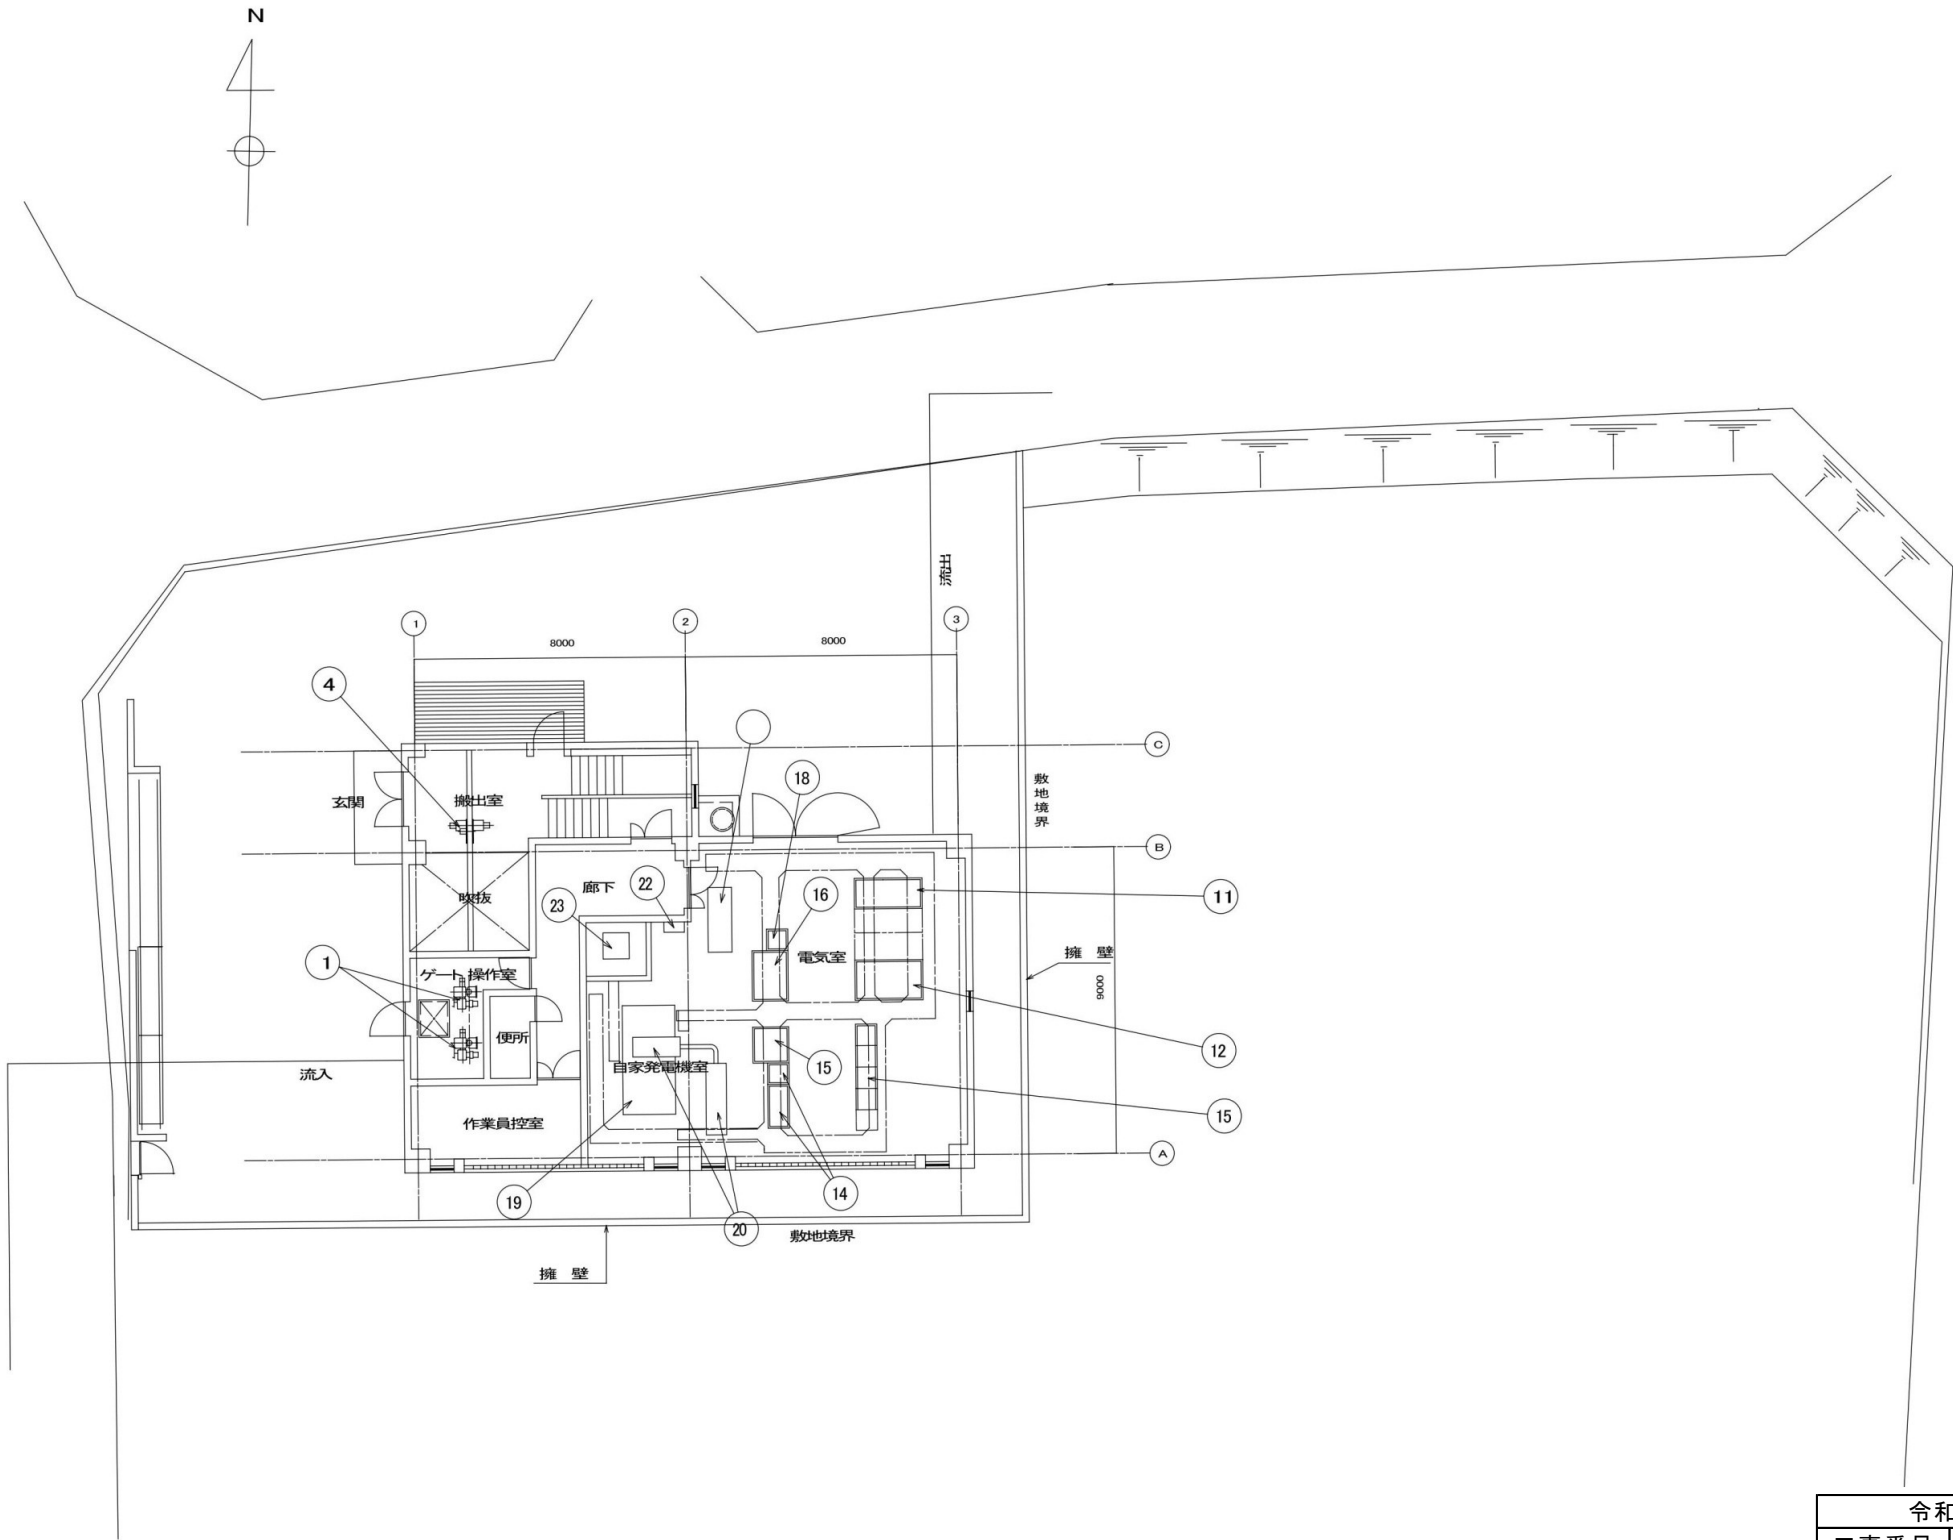

機器番号	①	②	③	④	⑤	⑥	⑦	⑧	⑨	⑩	⑪	⑫	⑬	⑭	⑮	⑯	⑰	⑱	⑲	⑳	㉑
機器名称	流入ゲート	自動除塵機	スクリーン付電動コンテナ	搬出用ホイスト	ポンプ井連絡ゲート	汚水ポンプ	吐出電動弁	排水用電動弁	汚水ポンプ用チェーンブロック	強カゴ用チェーンブロック	可及扉閉鎖装置	動力主幹盤	直交流電源装置	送排設備コントロールパネル	送排設備コントロールパネル	計装盤	電圧電流計	遠方監視用監視盤	非常用発電機装置	排気消音器	換気
数量	2	2	1	2	2	4	1	1	1	1	1	1	1	1	1	1	1	1	1	1	1
台帳NO.	M2-1, 2	M2-3	M2-4	M2-5	M2-6	M2-7, 8	M2-9, 10	M2-11	M2-12	M2-13	E-3-2	E-3-3	E-3-4	E-3-7	E-3-9	E-3-11	E-3-14	E-3-16	E-3-22, 23	E-3-24	E-3-
機器番号	㉒																				
機器名称	燃料タンク																				
数量	1	1																			
台帳NO.	E-3-27																				

令和8年度 馬淵川流域下水道			
工事番号	繰流2下第17号		
工 事 名	馬淵川浄化センター外建築電気設備改築詳細設計業務委託		
施工箇所	八戸市大字河原木外 地内		
図 面 名	下田第1汚水中継ポンプ場配置図		
縮 尺	NONE	図面番号	5 / 9
三八県土整備事務所			
青 森 県			

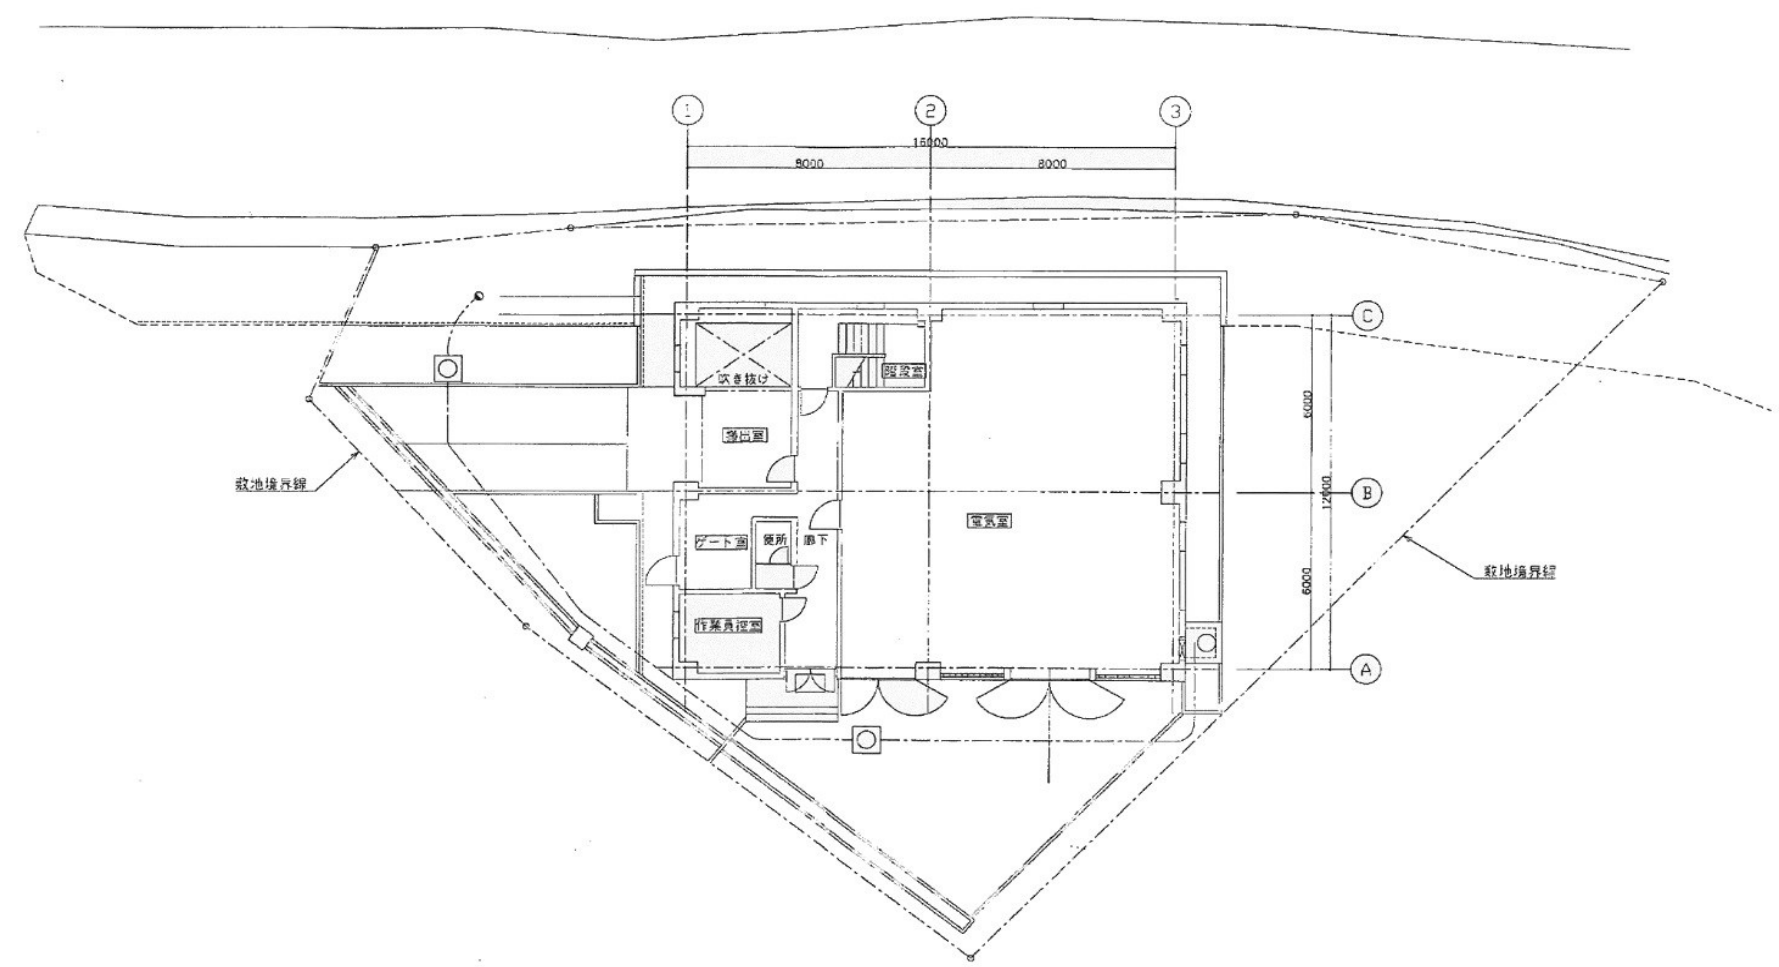

一般平面図 S=1/100


令和8年度 馬淵川流域下水道			
工事番号	繰流2下第17号		
工事名	馬淵川浄化センター外建築電気設備改築詳細設計業務委託		
施工箇所	八戸市大字河原木外 地内		
図面名	下田第2汚水中継ポンプ場配置図		
縮尺	NONE	図面番号	6 / 9
三八県土整備事務所			
青森県			

位置図 S=1/25,000




下田第3ポンプ場全体平面図


S=1/50

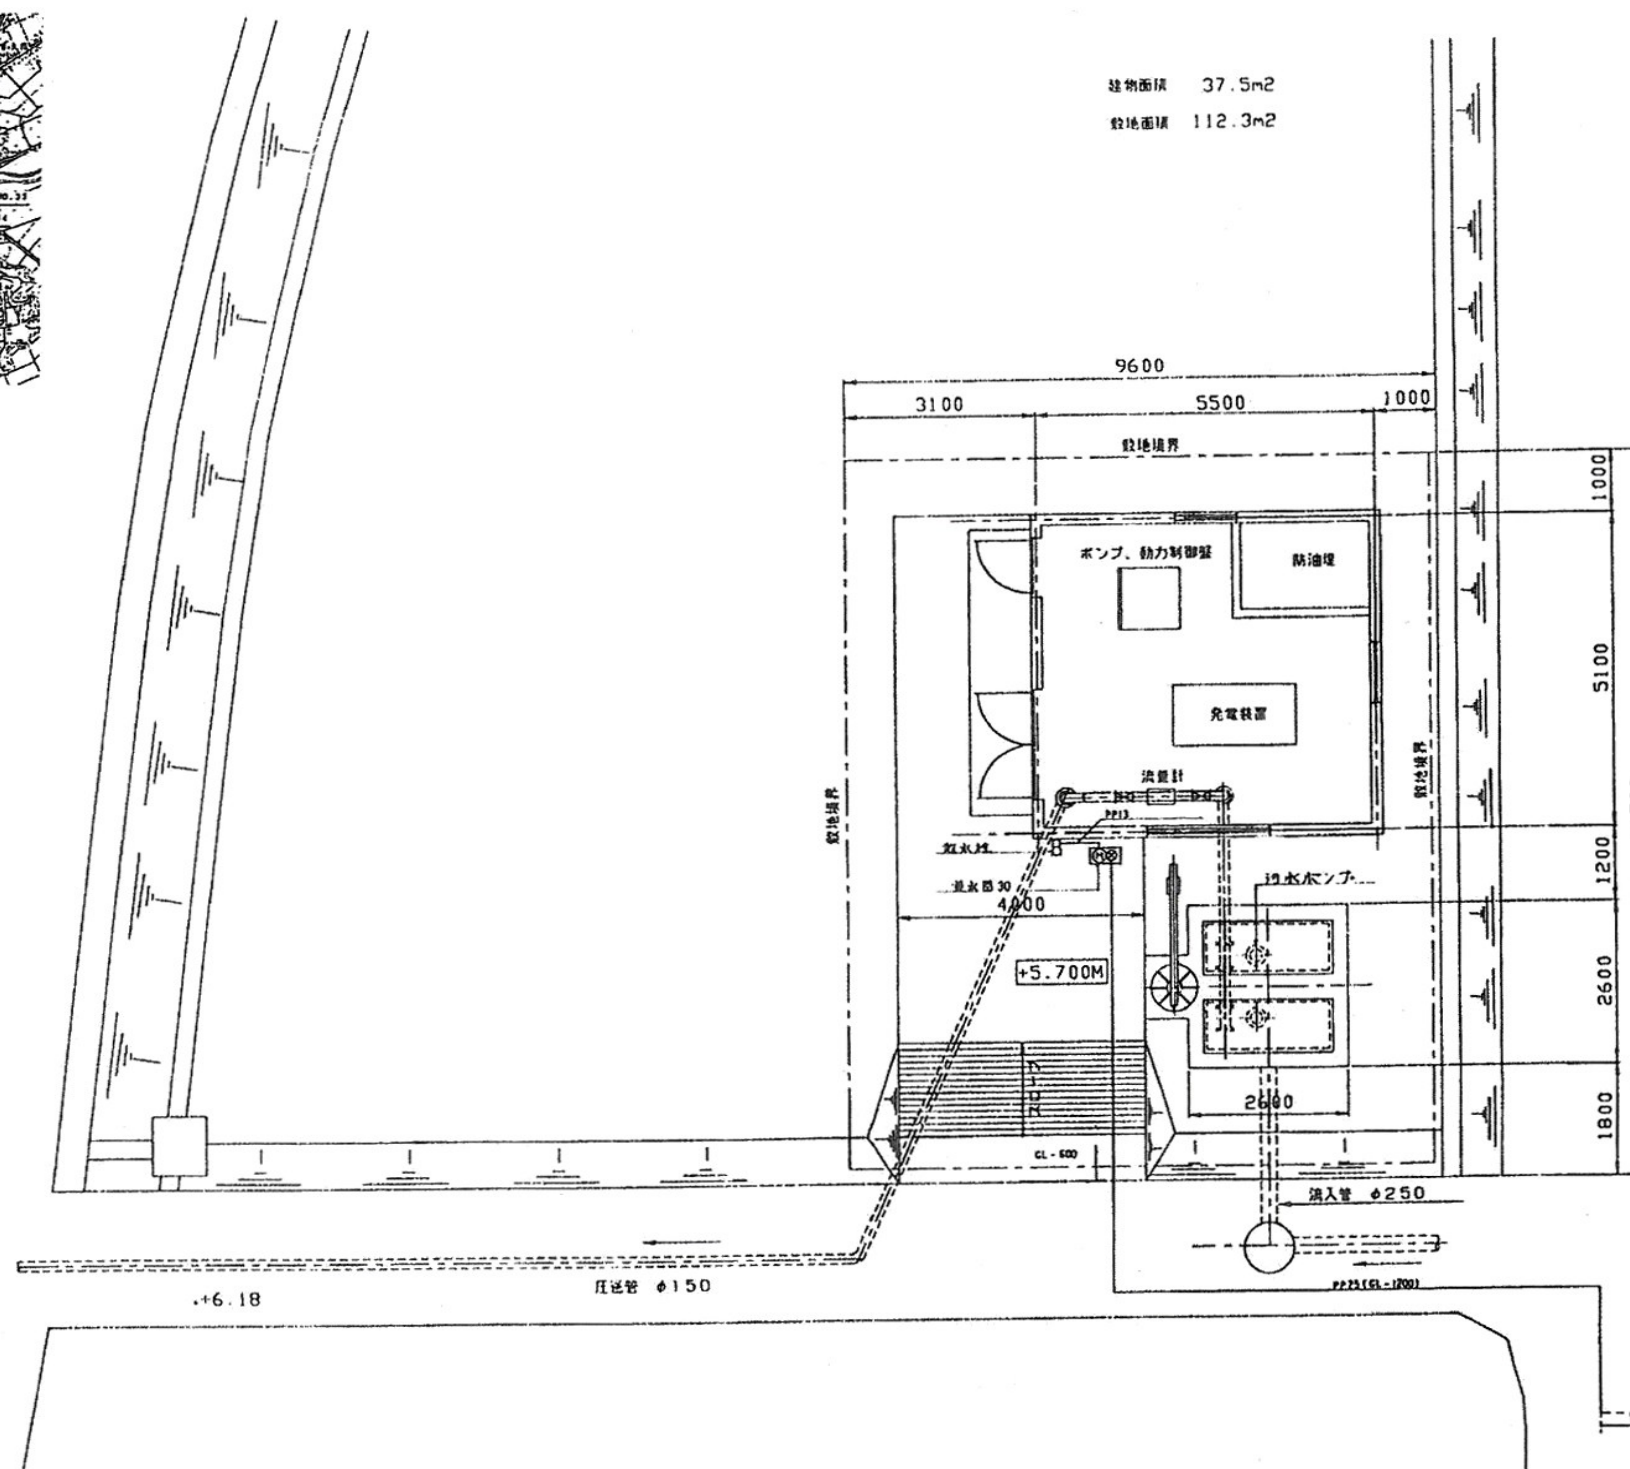

令和8年度 馬淵川流域下水道			
工事番号	繰流2下第17号		
工 事 名	馬淵川浄化センター外建築電気設備改築詳細設計業務委託		
施工箇所	八戸市大字河原木外 地内		
図 面 名	下田第3汚水中継ポンプ場配置図		
縮 尺	NONE	図面番号	7 / 9
三八県土整備事務所			
青 森 県			

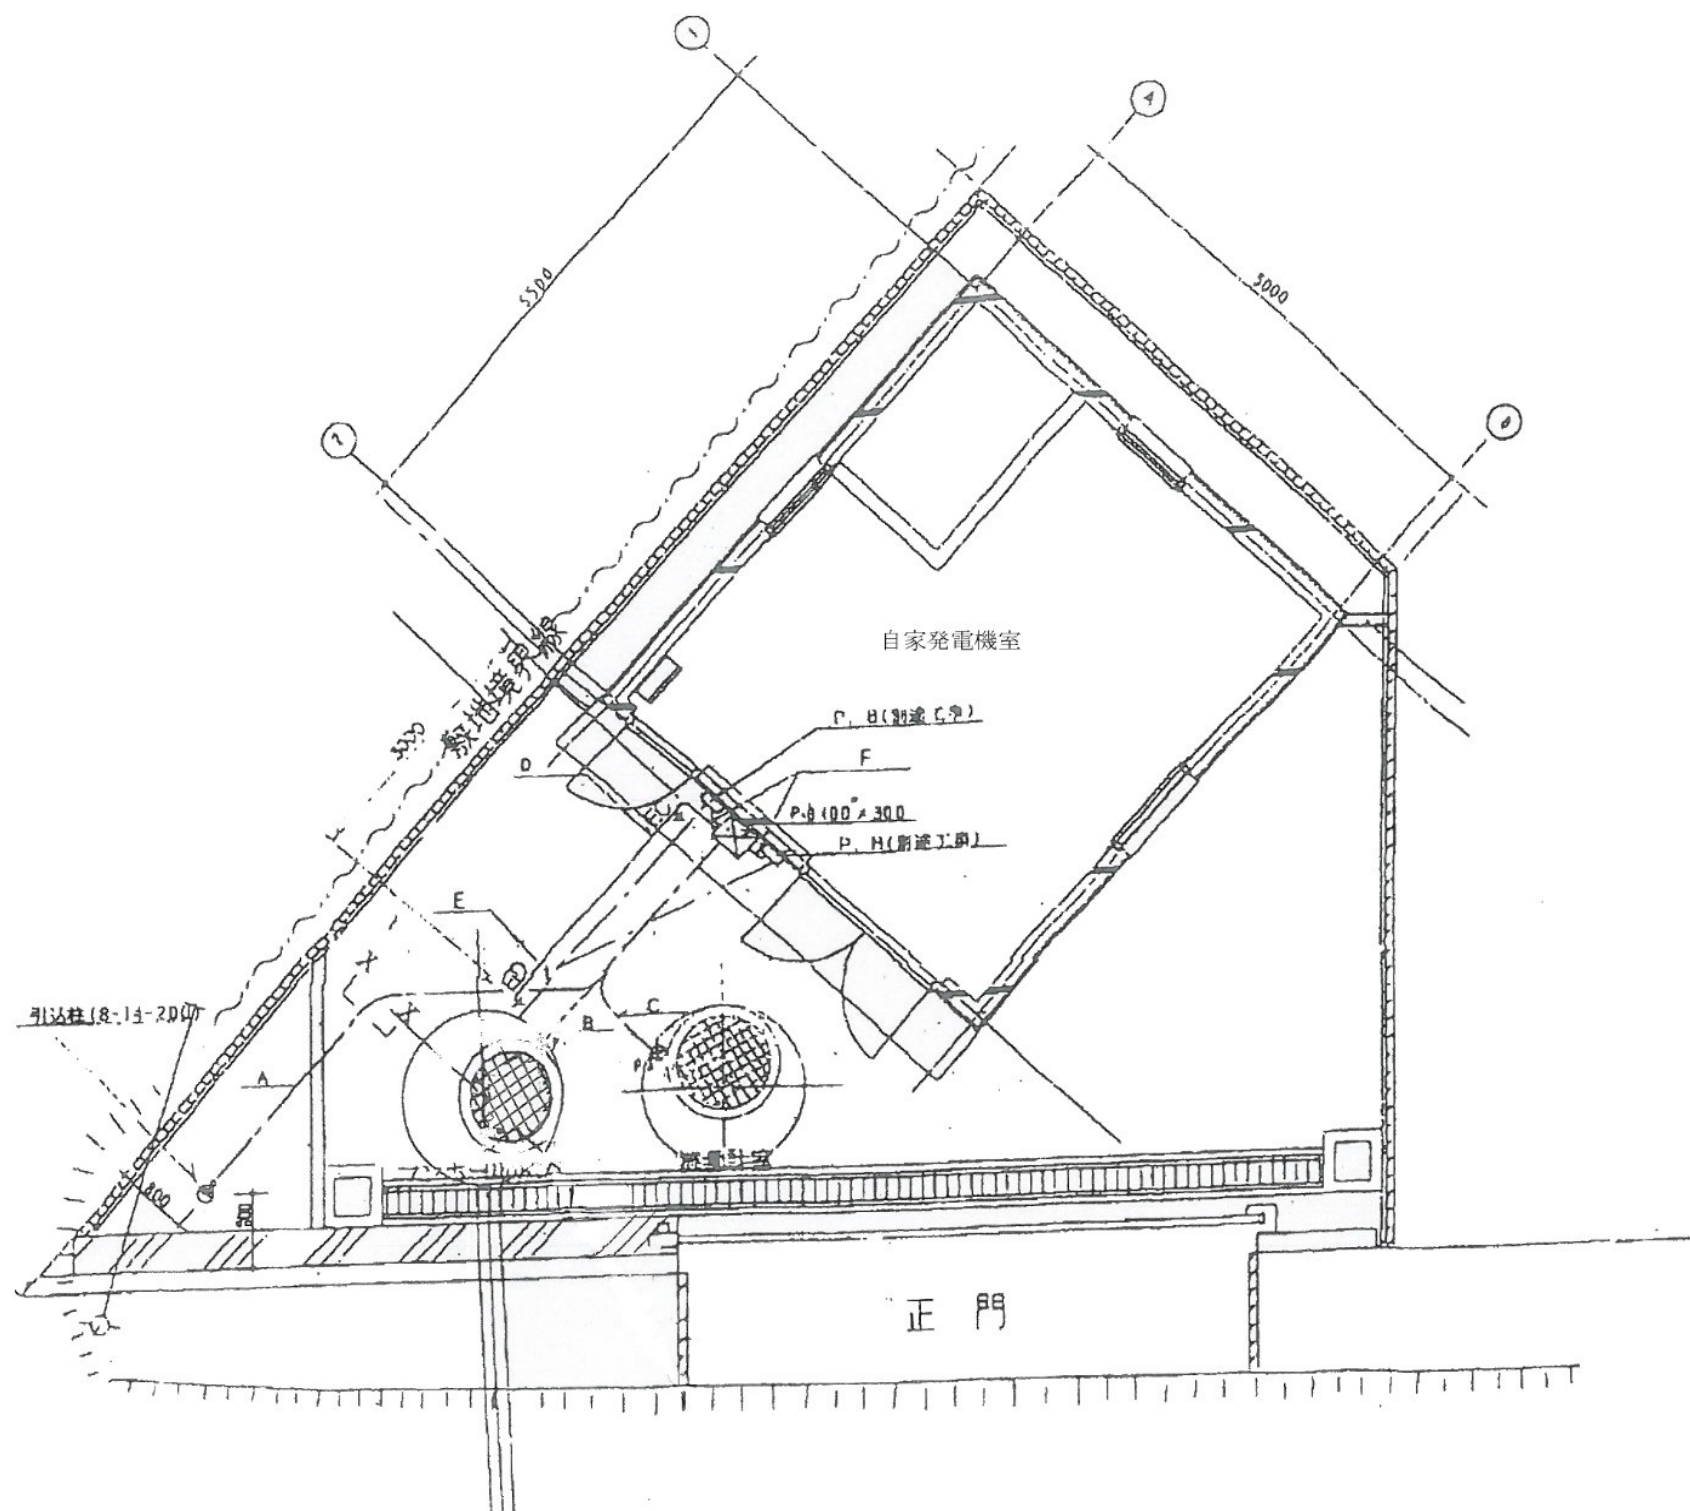

令和8年度 馬淵川流域下水道			
工事番号	繰流2下第17号		
工事名	馬淵川浄化センター外建築電気設備改築詳細設計業務委託		
施工箇所	八戸市大字河原木外 地内		
図面名	下田第4汚水中継ポンプ場配置図		
縮尺	NONE	図面番号	8 / 9
三八県土整備事務所			
青森県			

 

令和8年度 馬淵川流域下水道			
工事番号	繰流 2 下第17号		
工 事 名	馬淵川浄化センター外建築電気設備改築詳細設計業務委託		
施工箇所	八戸市大字河原木外 地内		
図 面 名	六戸汚水中継ポンプ場配置図		
縮 尺	NONE	図面番号	9 / 9
三八県土整備事務所			
青 森 県			