


馬淵川流域下水道一般図

六戸污水中継ポンプ場

馬淵川浄化センター


令和8年度 馬淵川流域下水道			
工事番号	第5941号		
工 事 名	六戸污水中継ポンプ場 No. 2污水ポンプ修繕工事		
施工箇所	上北郡六戸町大字犬落瀬 地内		
図 面 名	流域下水道一般図		
縮 尺	NONE	図面番号	1 / 6
三八県土整備事務所			
青 森 県			

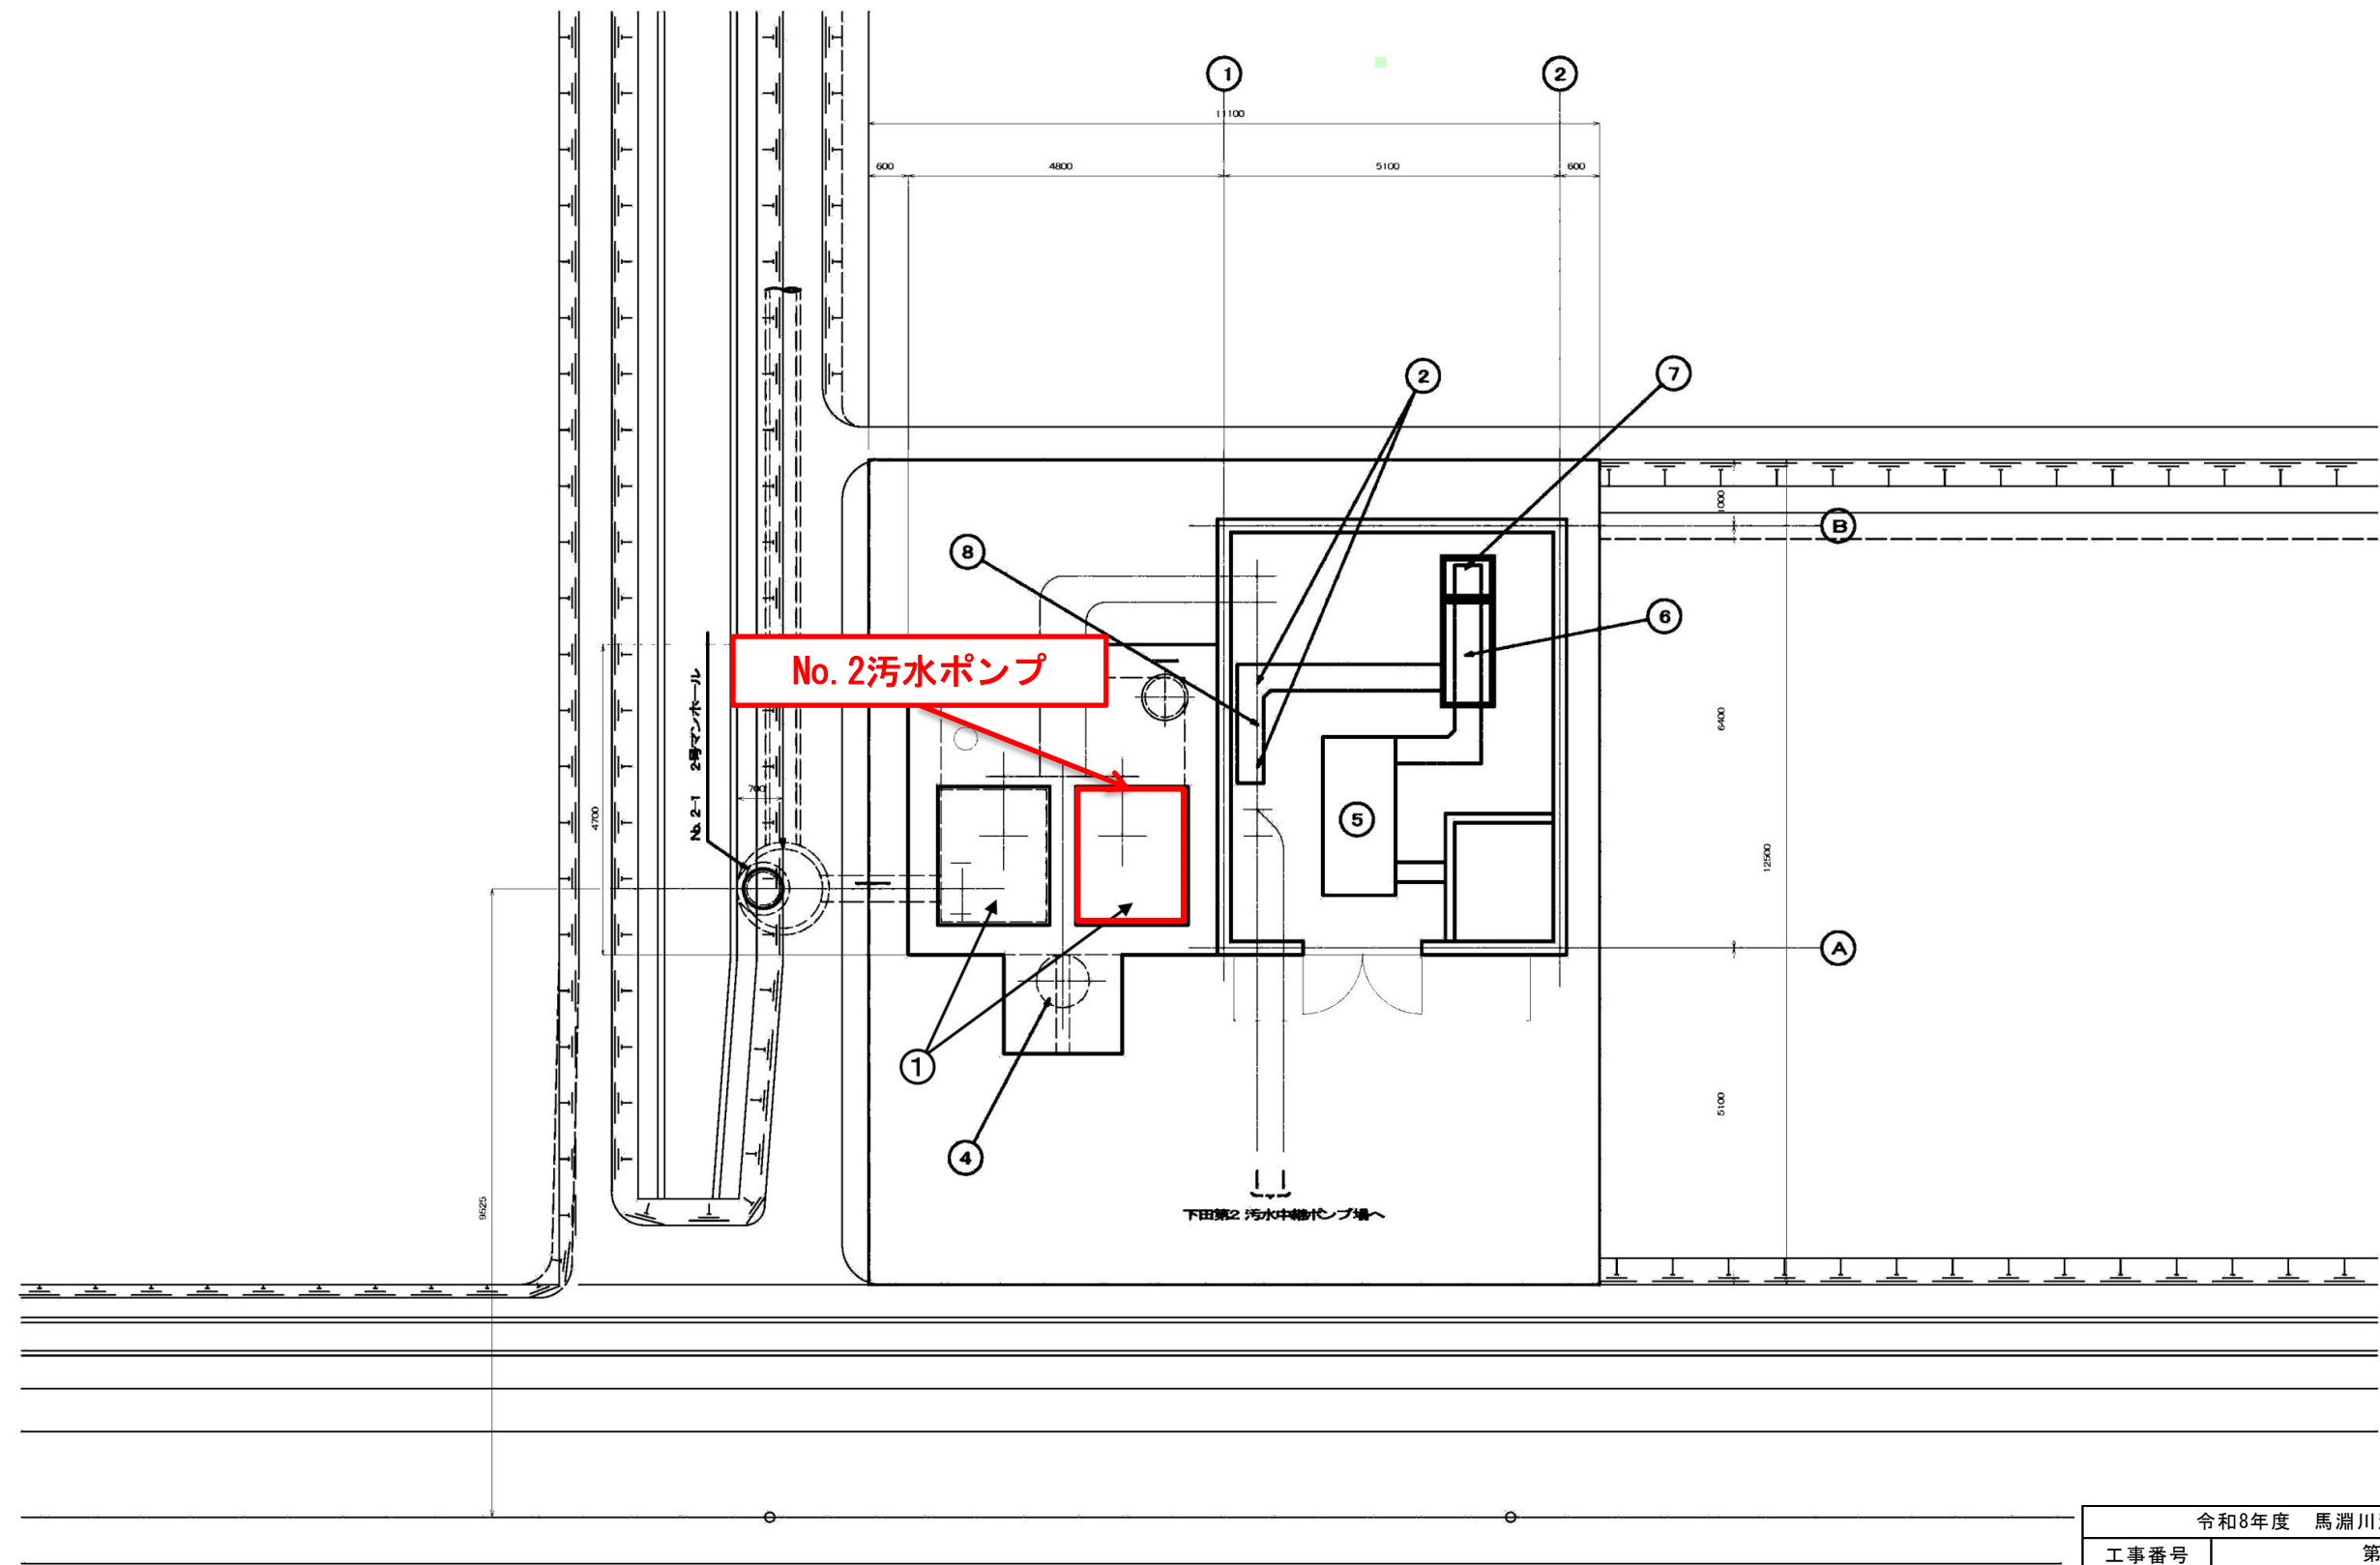





機器番号	①	②	③	④	⑤	⑥	⑦	⑧												
機器名称	汚水ポンプ	汚水ポンプ仕切弁	汚水ポンプ逆止弁	スクリーンカゴ吊上装置	自家発電装置	ポンプ駆力制御装置	計表盤	電磁式流量計												
数量 今回 余剰	2 2	2 2	2 2	1 1	1 1	1 1	1 1	1 1												
台帳NO.	M5-1.2	M5-3.4	M5-3.6	M5-7	M5-8 E8-10	E8-2	E8-3	E8-7												

令和8年度 馬淵川流域下水道			
工事番号	第5941号		
工事名	六戸汚水中継ポンプ場 No. 2汚水ポンプ修繕工事		
施工箇所	上北郡六戸町大字犬落瀬 地内		
図面名	六戸汚水中継ポンプ場平面図		
縮尺	NONE	図面番号	2 / 6
三八県土整備事務所			
青 森 県			

馬淵川浄化センター一般平面図 (S=1:1000)

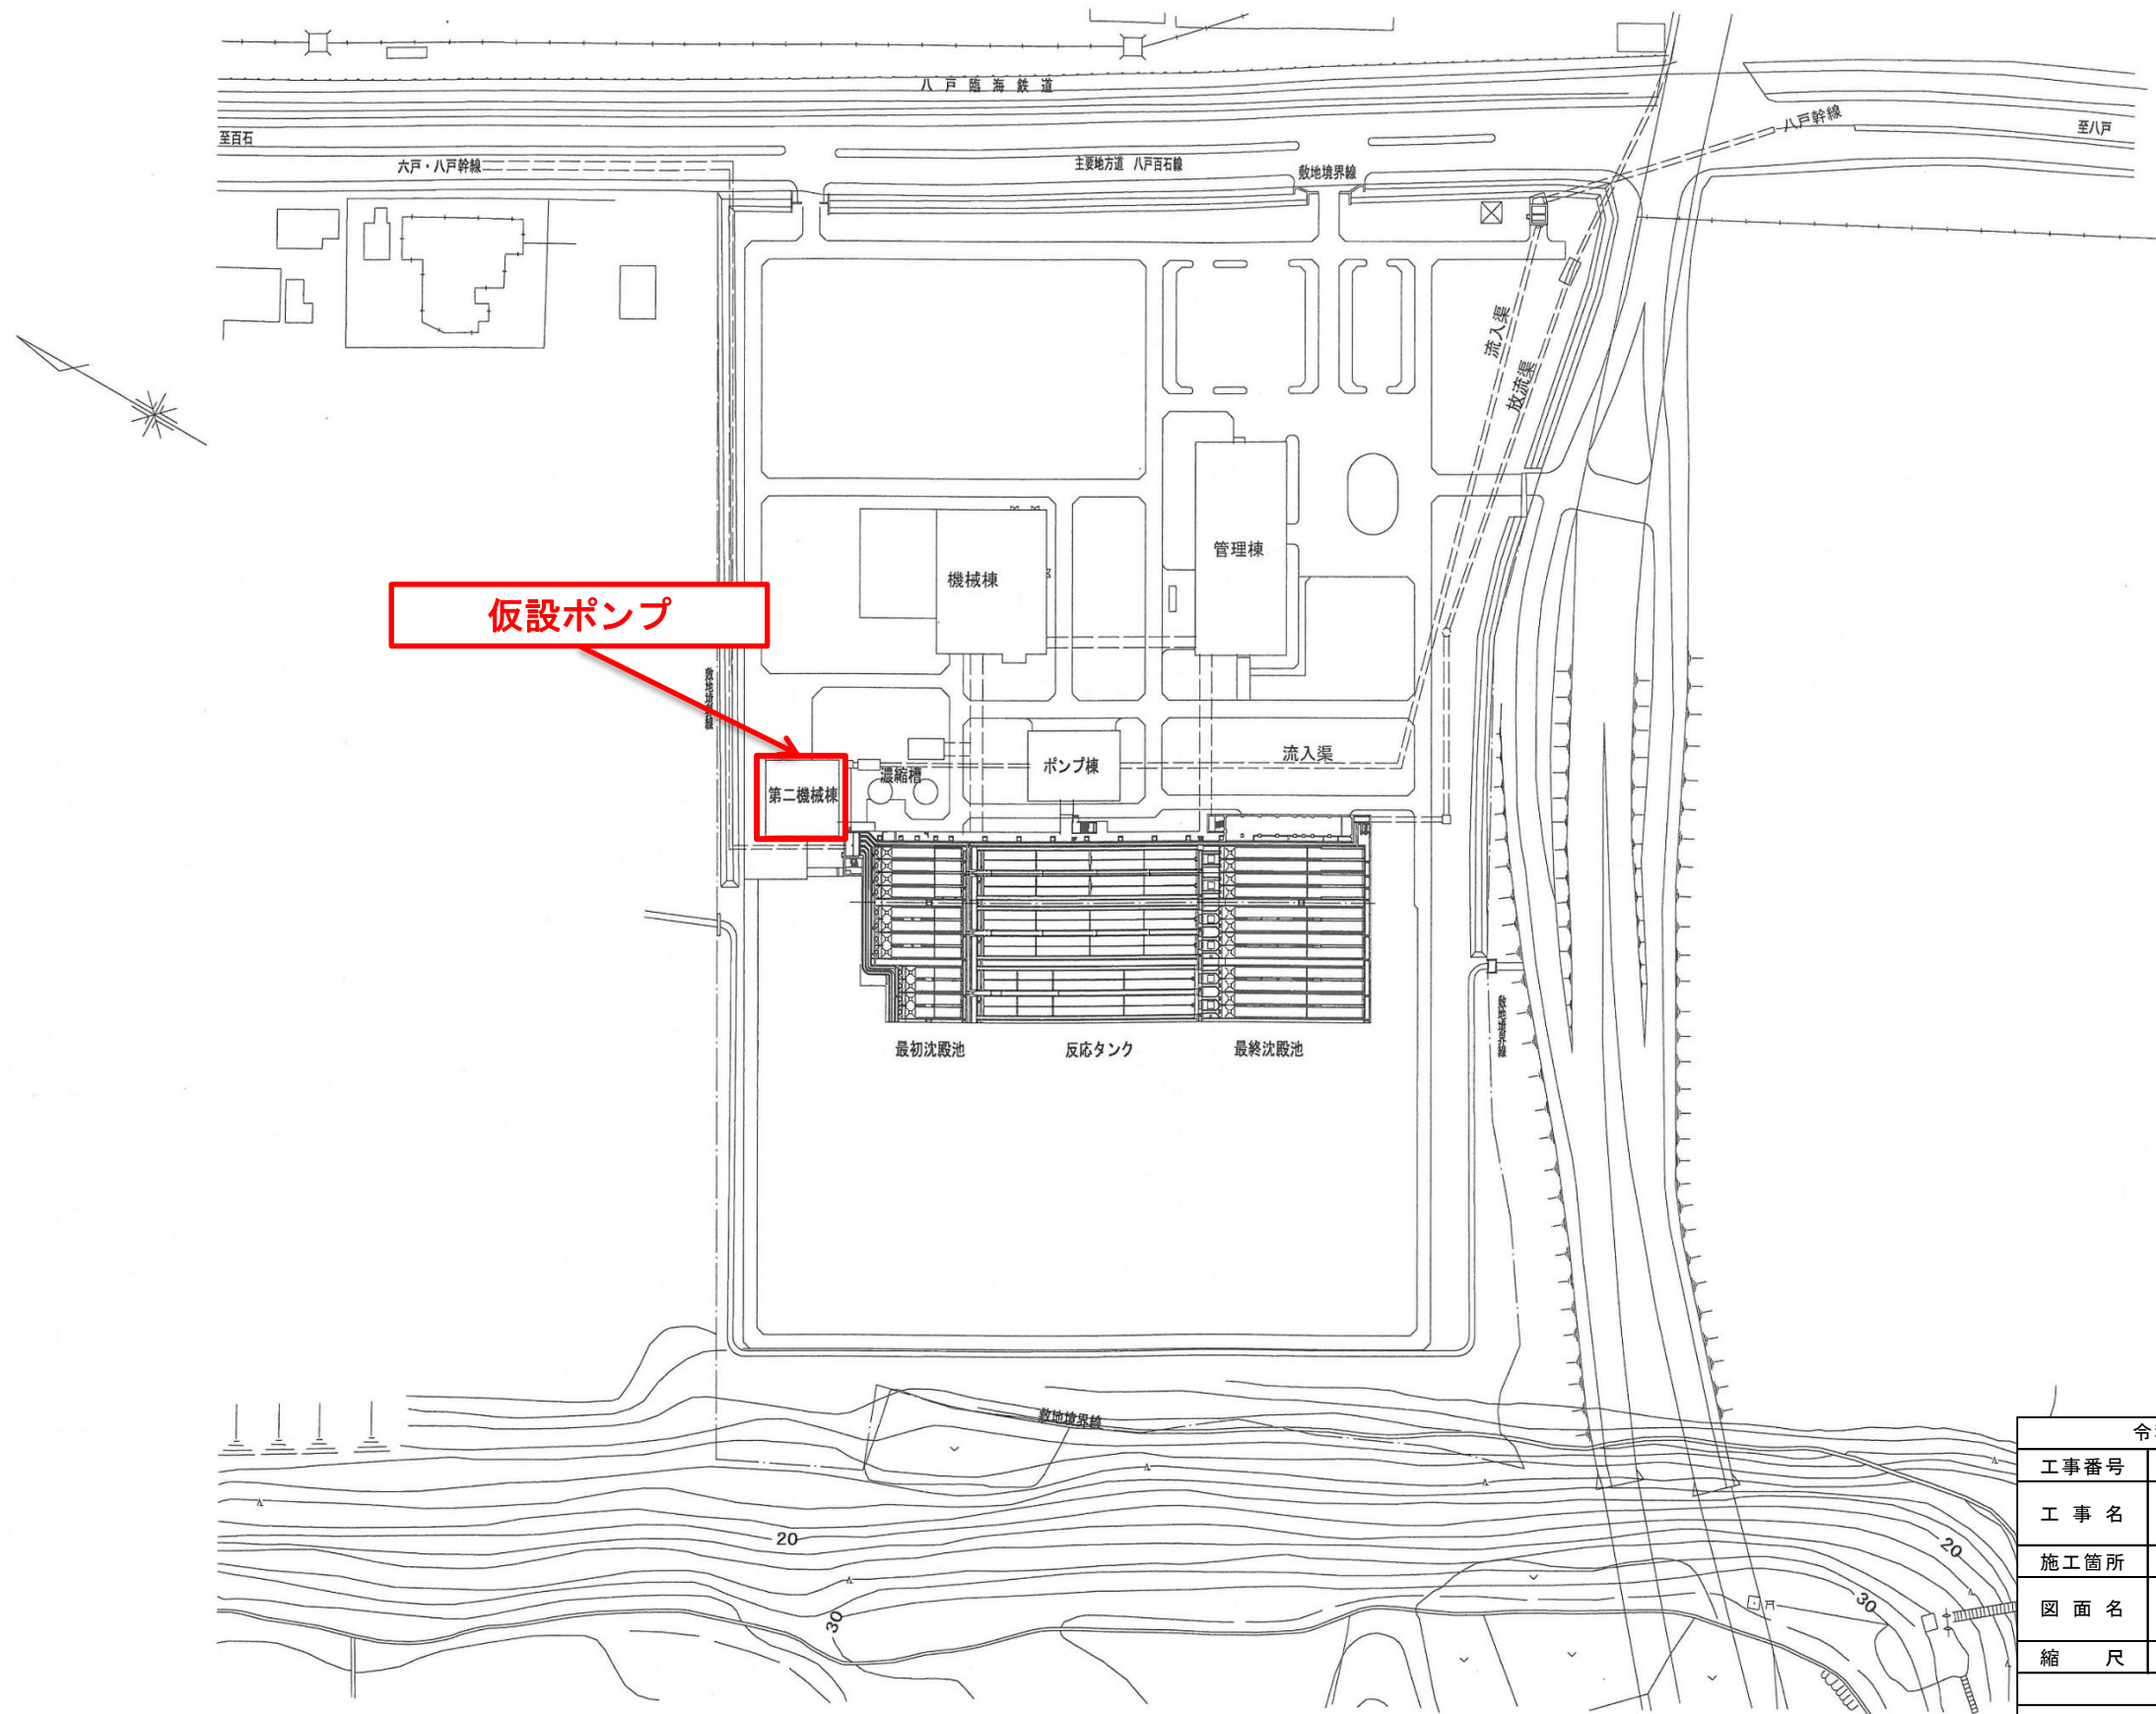

令和8年度 馬淵川流域下水道			
工事番号	第5941号		
工事名	六戸汚水中継ポンプ場 No. 2汚水ポンプ修繕工事		
施工箇所	上北郡六戸町大字犬落瀬 地内		
図面名	馬淵川浄化センター平面図		
縮尺	NONE	図面番号	3 / 6
三八県土整備事務所			
青 森 県			

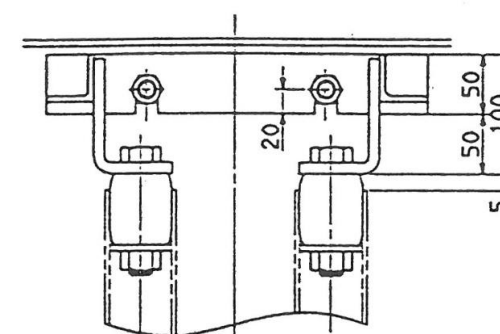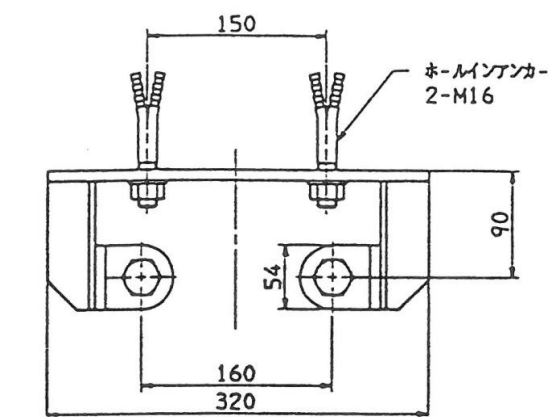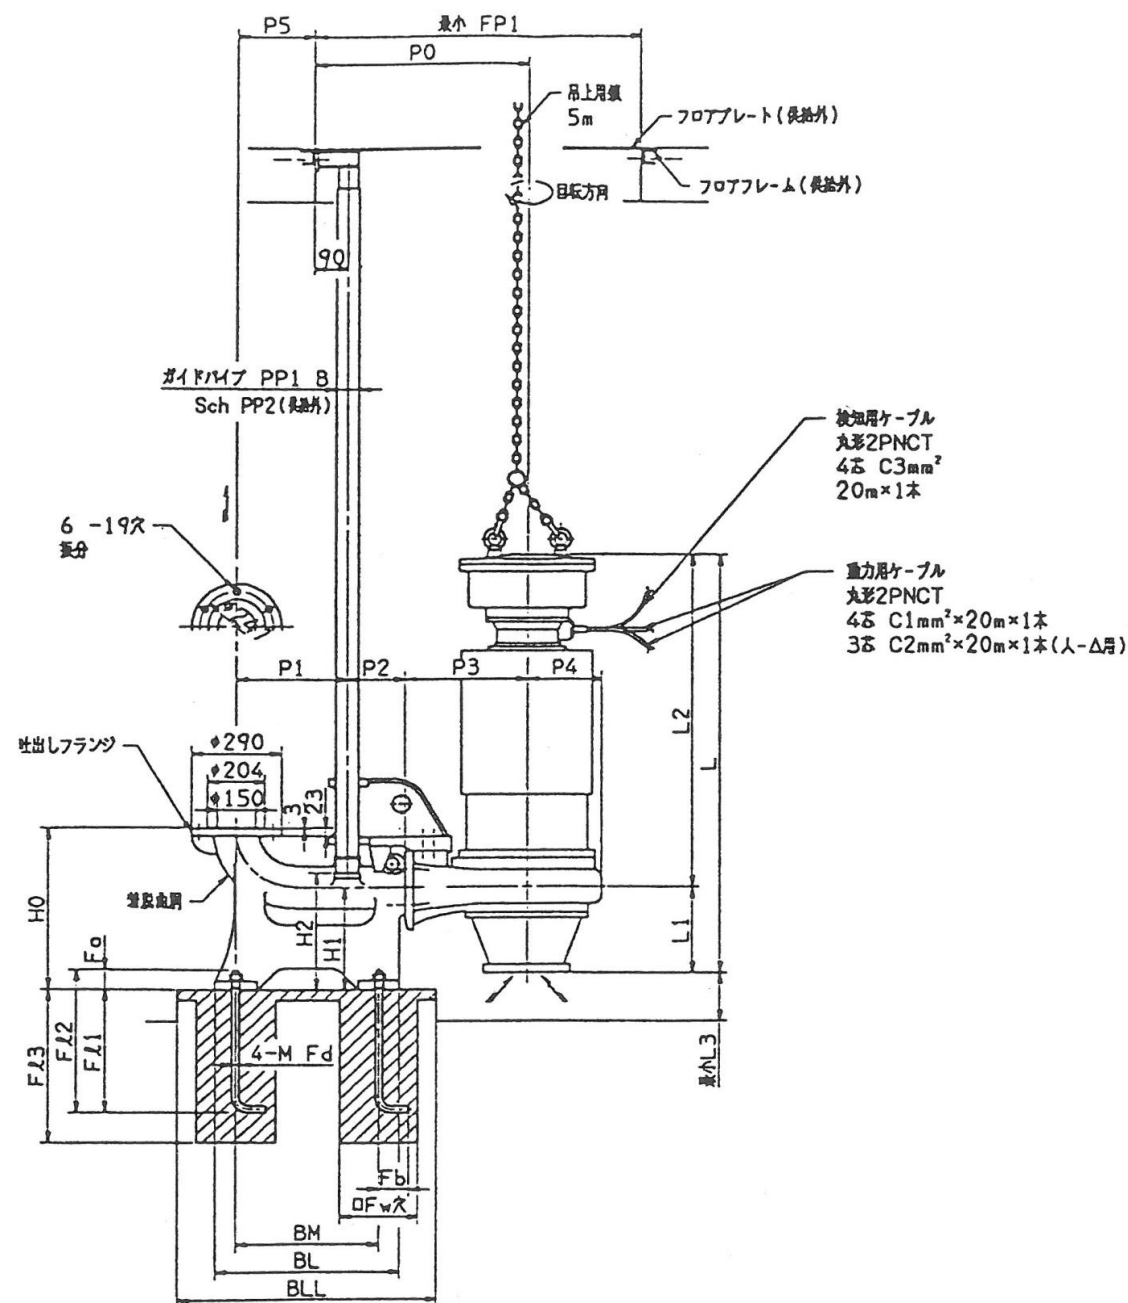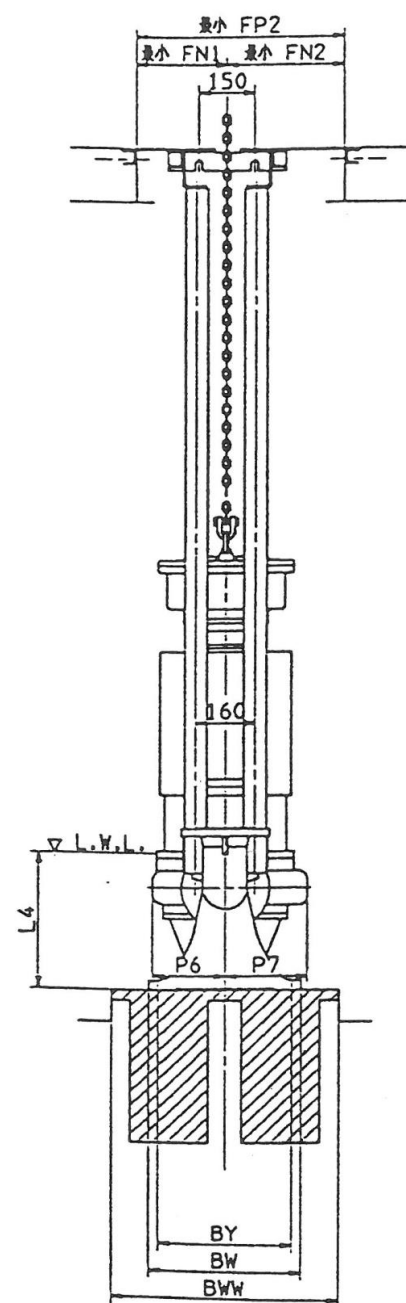


ガイドパイプ固定金具詳図

管径色別寸法

管径色別	P1	P2	H0	H1	H2	PP1	PP2	BM	BL	BLL	BY	BW	BWW	Fd	Fa	Fb	Ff1	Ff2	Ff3	Fw
DS-B150I	325	155	500	310	385	28	40	410	520	640	360	410	590	M24	60	100	255	315	315	190
DS-B150SI	325	155	500	310	350	28	40	410	520	640	360	410	590	M24	60	100	255	315	315	190

機名	型番	口径	配管方式	P0	P3	P4	P5	P6	P7	L	L1	L2	L3	L4	C1	C2	C3	FP1	FP2	FN1	FN2	検知用ケーブル (kg)	管径色別 (kg)	管径色別 (kg)	管径色別 (kg)	フランジ仕様	材質
150DSMZFI	50	4P3.7	直入	575	330	210	235	205	235					245			2	950	665	310	355		DS-B150I	81		水道標準	150G
150DSMZFI	50	4P5.5	直入	595	350	225	235	225	255					255			2	1000	725	340	385		DS-B150I	81		水道標準	150H
150DSMZFI	50	4P7.5	直入	595	350	225	235	225	255					280			2	1000	725	340	385		DS-B150SI	81		水道標準	150X100J
150DSMZFI	50	4P11	リフト用	595	350	225	235	225	255					280			2	1000	725	340	385		DS-B150SI	81		水道標準	150X100J
150DSMZFI	50	4P15	リフト用	645	400	275	235	275	285					320			2	1100	845	415	430		DS-B150SI	81		水道標準	150X100K
150DSMZFI	50	4P18.5	リフト用	645	400	275	235	275	285					320			2	1100	845	415	430		DS-B150SI	81		水道標準	150X100K
150DSMZFI	50	4P22	リフト用	645	400	275	235	275	285	319	320	1334	120	465	14	14	2	1100	845	415	430	678	DS-B150SI	81		水道標準	150X100K

令和8年度 馬淵川流域下水道			
工事番号	第5941号		
工事名	六戸汚水中継ポンプ場 No.2汚水ポンプ修繕工事		
施工箇所	上北郡六戸町大字犬落瀬 地内		
図面名	No.2汚水ポンプ外形図		
縮尺	NONE	図面番号	4 / 6
三八県土整備事務所			
青 森 県			

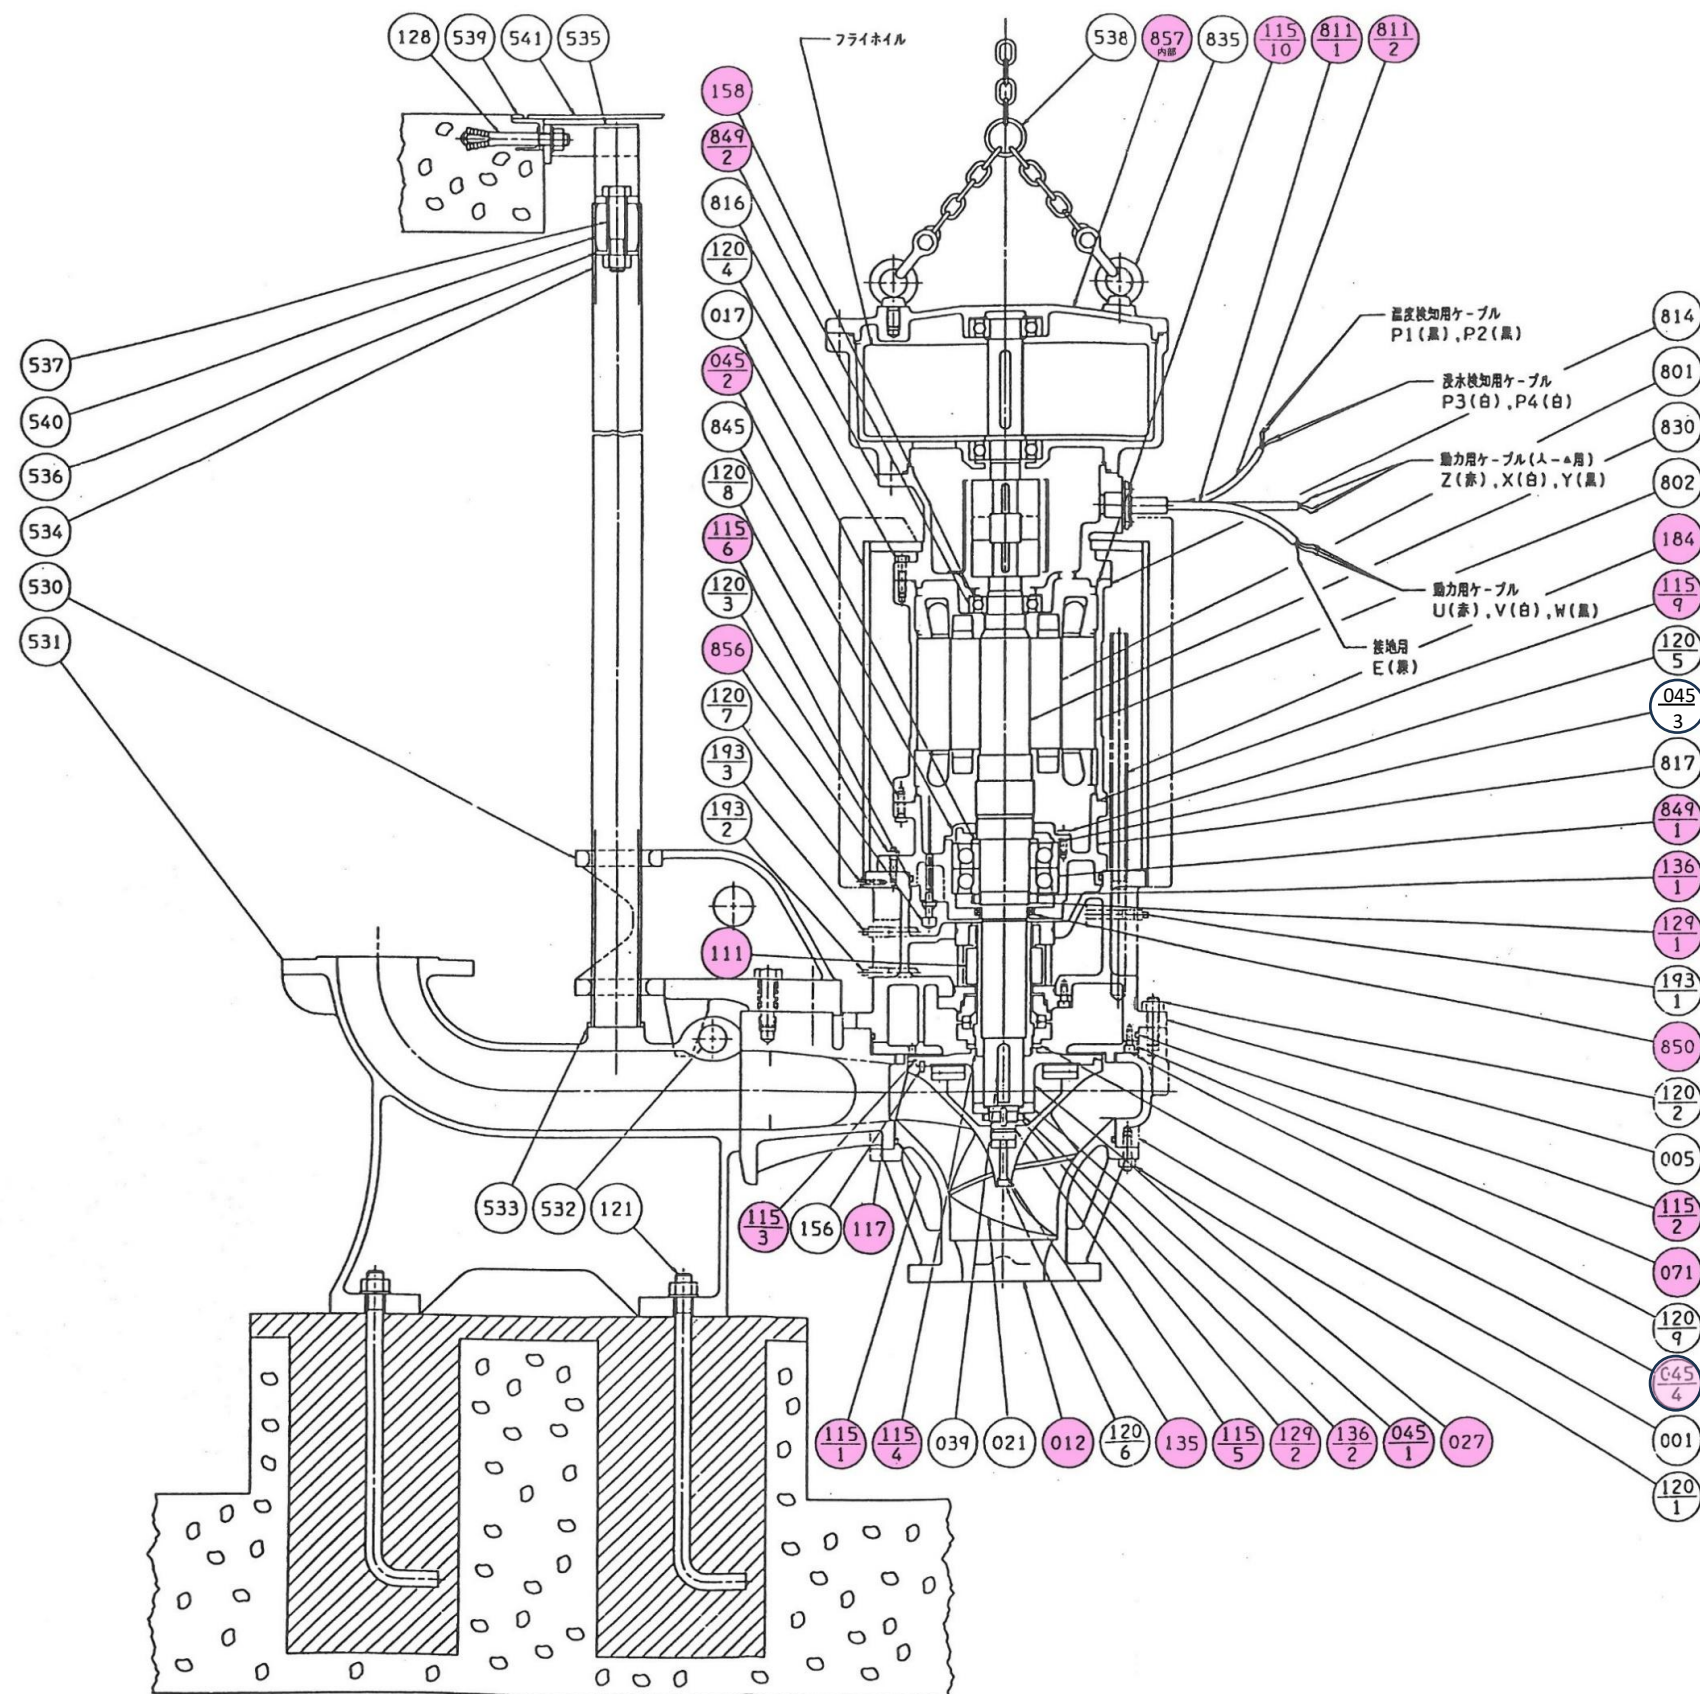


※着色部は交換部品を表す

番号	部品名	仕様・材質	数量
012	吸込みカバー	HGrFC	1個
027	羽根車ハブ	FC250	1個
045-1,2,4	ディスタンスピース	SS400・SUS304	1組
071	サイドプレート	FC250	1個
111	メカニカルシール	SIC+SUS	1組
115-1～6, 9,10	リング	NBR	1組
117	ガスケット	V#8500	1組
129-1	軸受ナット	SS400	1個
129-2	軸ナット	SS400	1組
135	座金類	SS400・SUS304	1組
158	冷却パイプ	SUS316TP	2個
811-1	動力ケーブル(20m)	2PNCT 14mm2-4C	1本
811-1	動力ケーブル(20m)	2PNCT 14mm2-3C	1本
811-2	検知ケーブル(20m)	2PNCT 2mm2-4C	1本
849-1,2	本体用軸受	SUJ2	1組
136-1	軸受用座金	SS400	1個
-	リング	NBR	1個
850	オイルシール	NBR	1個
856	浸水検知器		1個
857内部	フライホイール用軸受	SUJ2	1組
857内部	フライホイール用カップリングゴム体	NBR	1個
-	リング	NBR	1個

令和8年度 馬淵川流域下水道			
工事番号	第5941号		
工 事 名	六戸汚水中継ポンプ場 No. 2汚水ポンプ修繕工事		
施工箇所	上北郡六戸町大字犬落瀬 地内		
図 面 名	No. 2汚水ポンプ構造図		
縮 尺	NONE	図面番号	5 / 6
三八県土整備事務所			
青 森 県			

六戸汚水中継ポンプ場仮設汚水ポンプ設置計画図

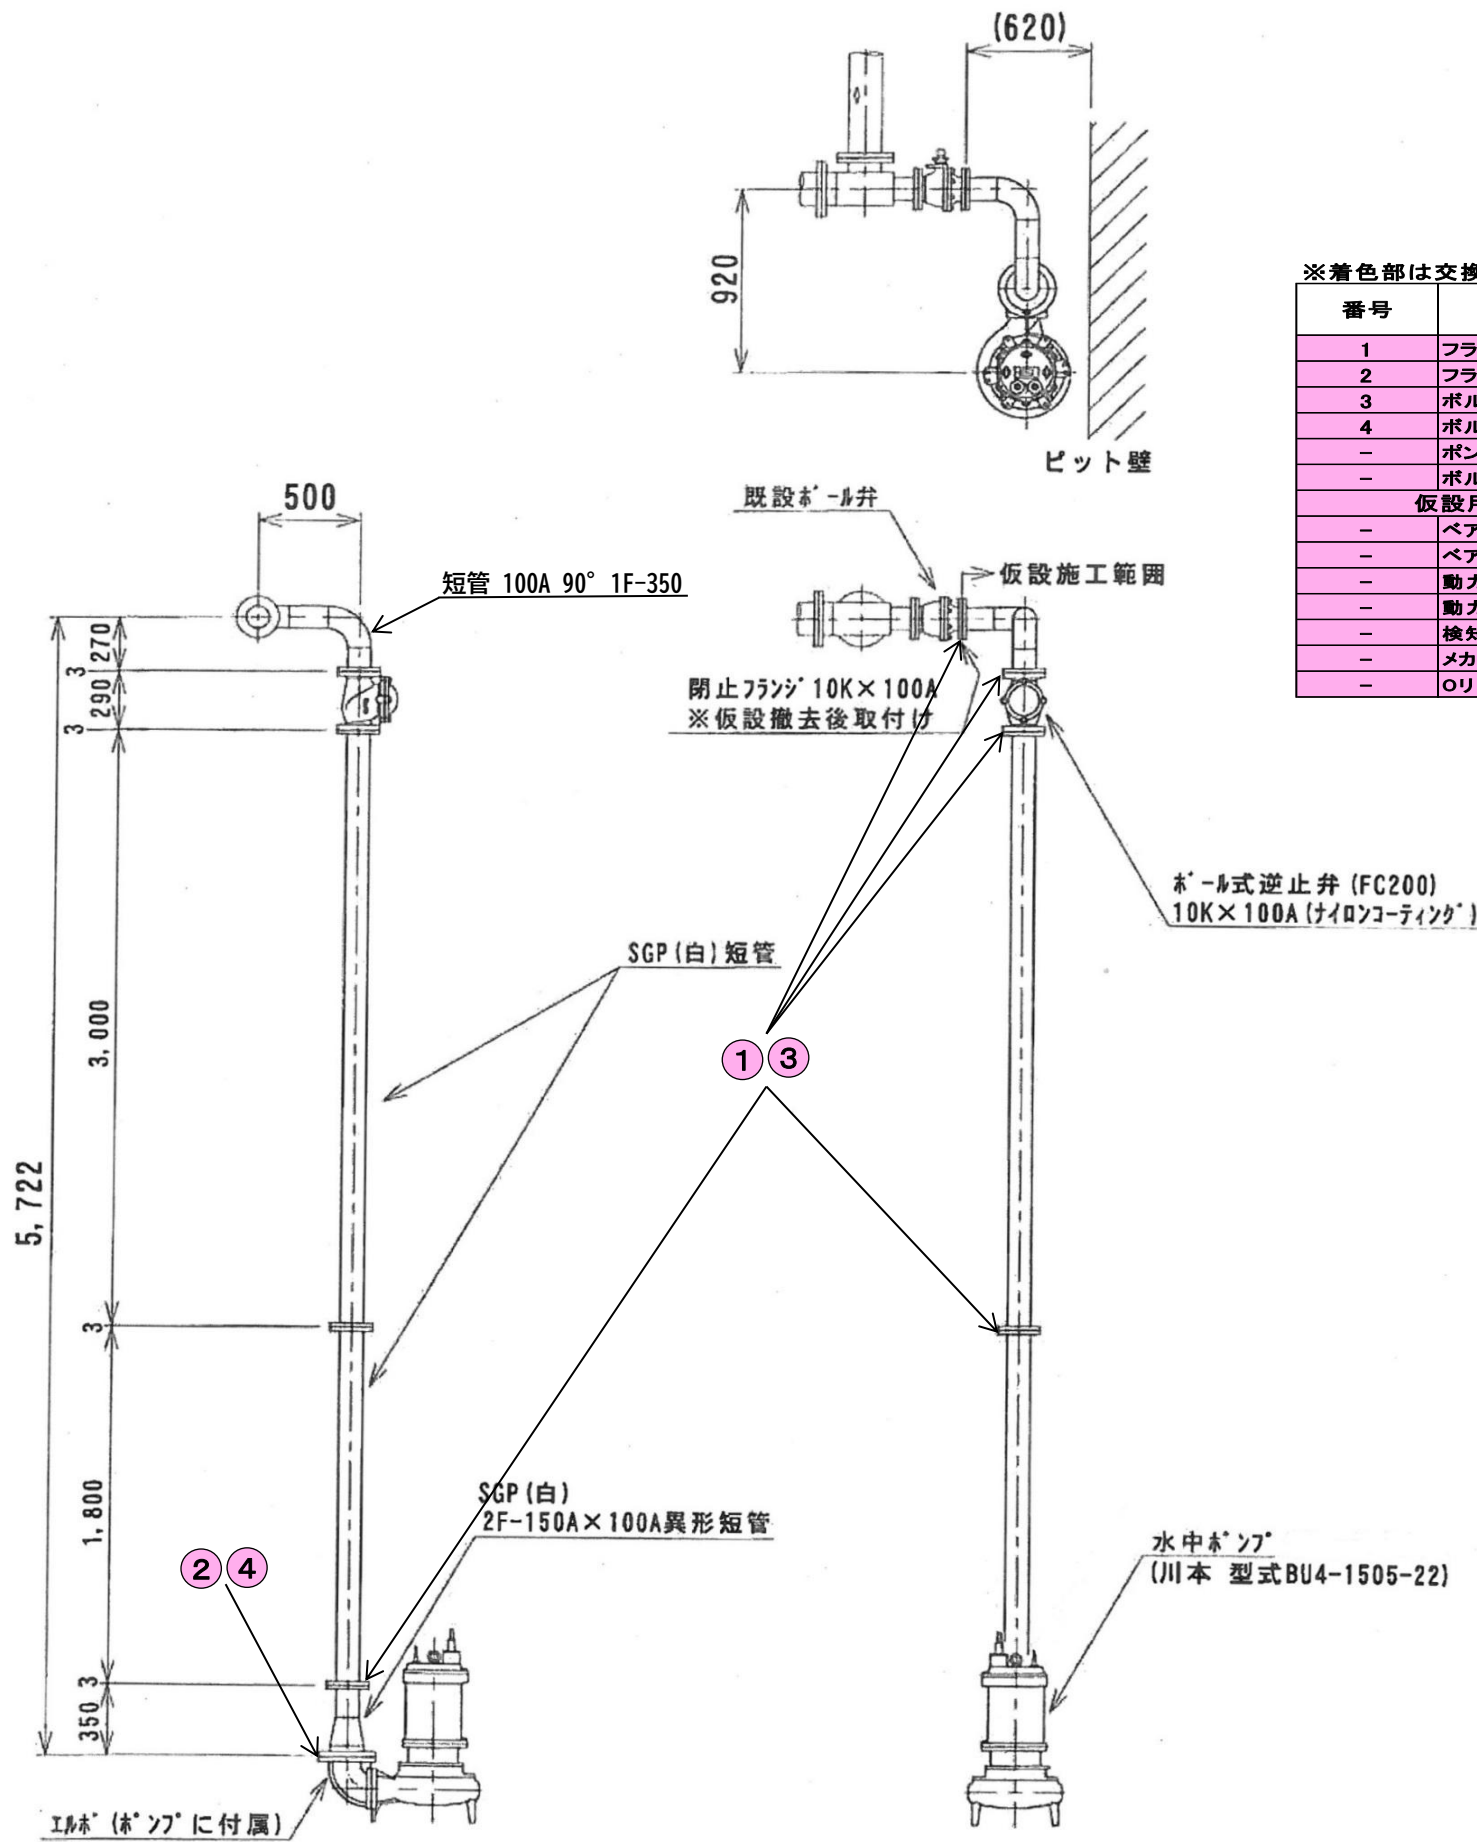

※着色部は交換部品を表す

番号	部品名	仕様・材質	数量
1	フランジパッキン	100A JIS10K NBR	6枚
2	フランジパッキン	150A JIS10K NBR	1枚
3	ボルト・ナット	M16 x 60L SUS304	40組
4	ボルト・ナット	M20 x 80L SUS304	8組
-	ポンプ吐出用電磁弁	100A JIS10K	1式
-	ボルト・ナット(電磁弁接続用)	M16 x 60L	16組
仮設用ポンプ(川本製 BU4-1505-22)交換部品			
-	ベアリング(上部)	6308ZZC3	1個
-	ベアリング(下部)	6315ZZC3	1個
-	動力ケーブル(10m)	2PNCT 14sq-4C	1本
-	動力ケーブル(10m)	2PNCT 14sq-3C	1本
-	検知用ケーブル(10m)	2PNCT 0.75sq-2C	1本
-	メカニカルシール	D-45	1個
-	Oリング	K206*1 G270*2 G80*1	1式

令和8年度 馬淵川流域下水道			
工事番号	第5941号		
工 事 名	六戸汚水中継ポンプ場 No. 2汚水ポンプ修繕工事		
施工箇所	上北郡六戸町大字犬落瀬 地内		
図 面 名	仮設汚水ポンプ設置計画図		
縮 尺	NONE	図面番号	6 / 6
三八県土整備事務所			
青 森 県			