


図 面 目 録

第 5489 号 田舎館中継ポンプ場機械設備修繕工事

図面番号	図面名称	縮尺	備考
1	田舎館中継ポンプ場 全体配置図	NONE	
2	田舎館中継ポンプ場 ポンプ棟 1階平面図	NONE	
3	田舎館中継ポンプ場 ポンプ棟 地下1階平面図	NONE	
		NONE	


田舎館中継ポンプ場 全体配置図 S=1/200

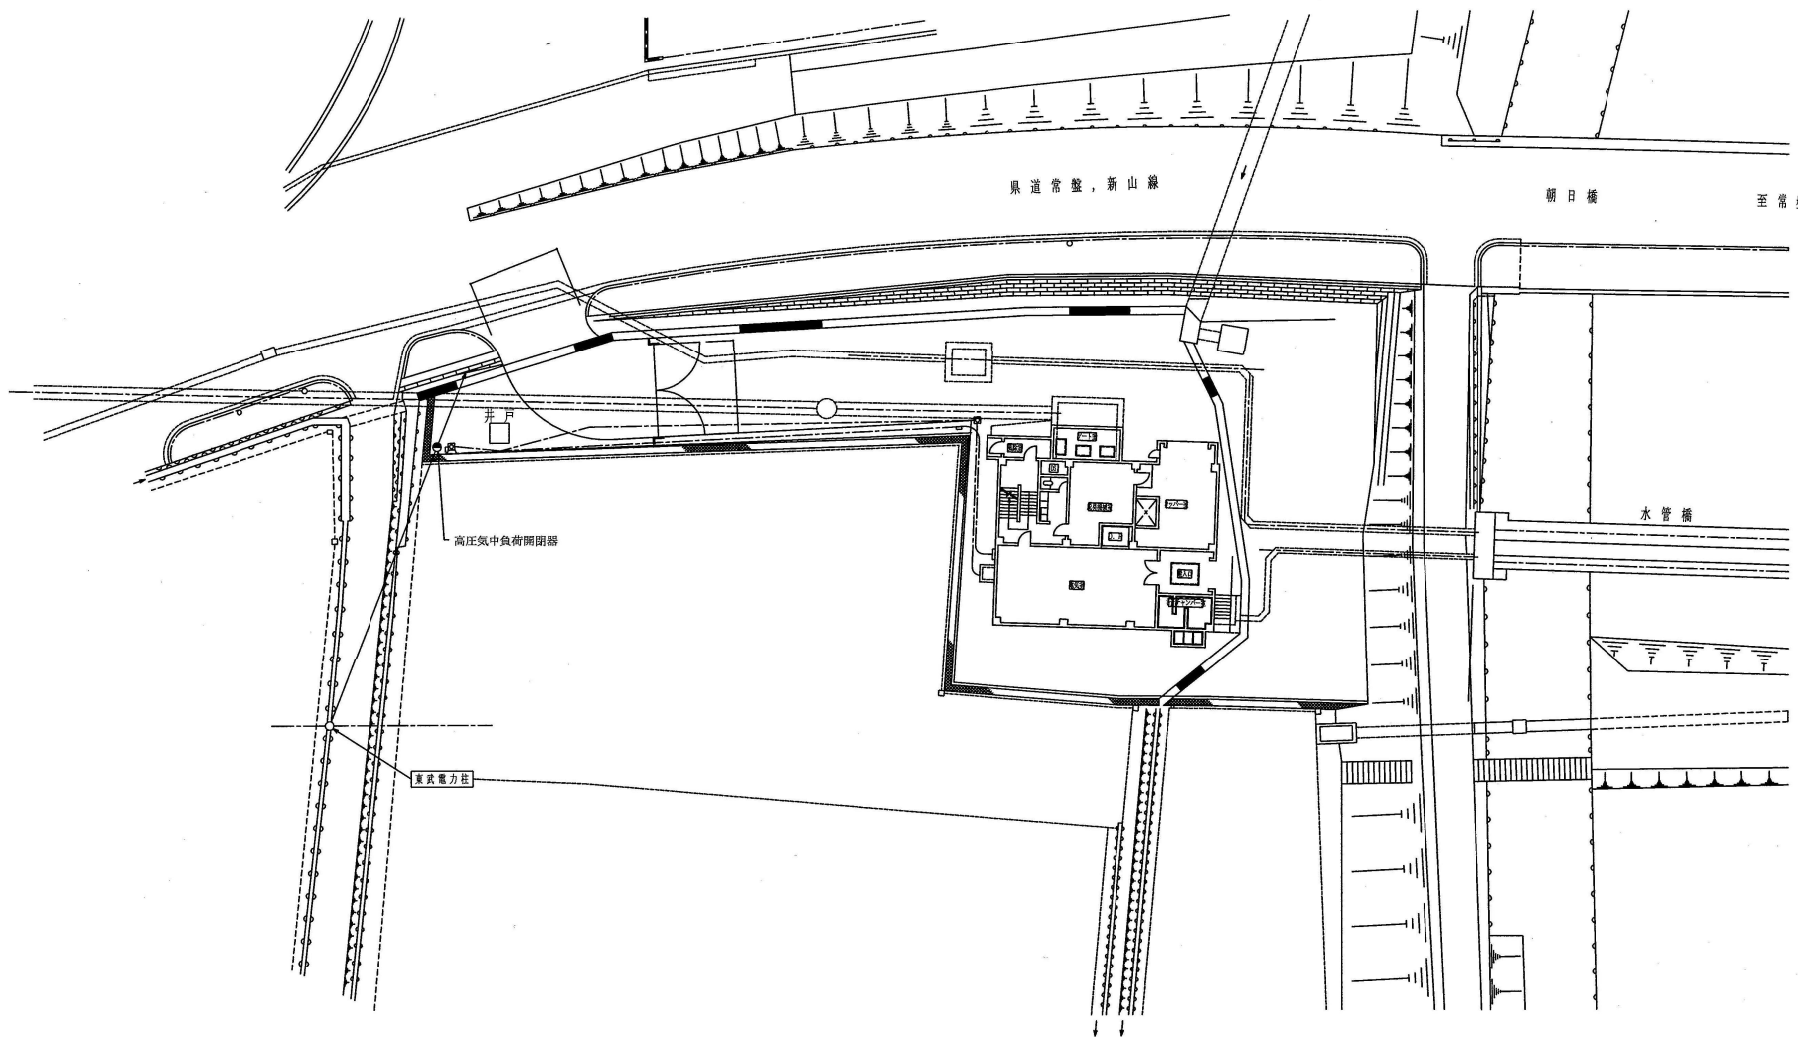

事業名	岩木川流域下水道	図面番号
	事業計画変更認可	3 18
田舎館中継ポンプ場 全体配置図		縮尺
		1/200
事業業主	青森県	設計

図面名

田舎館中継ポンプ場 ポンプ棟 1階平面図

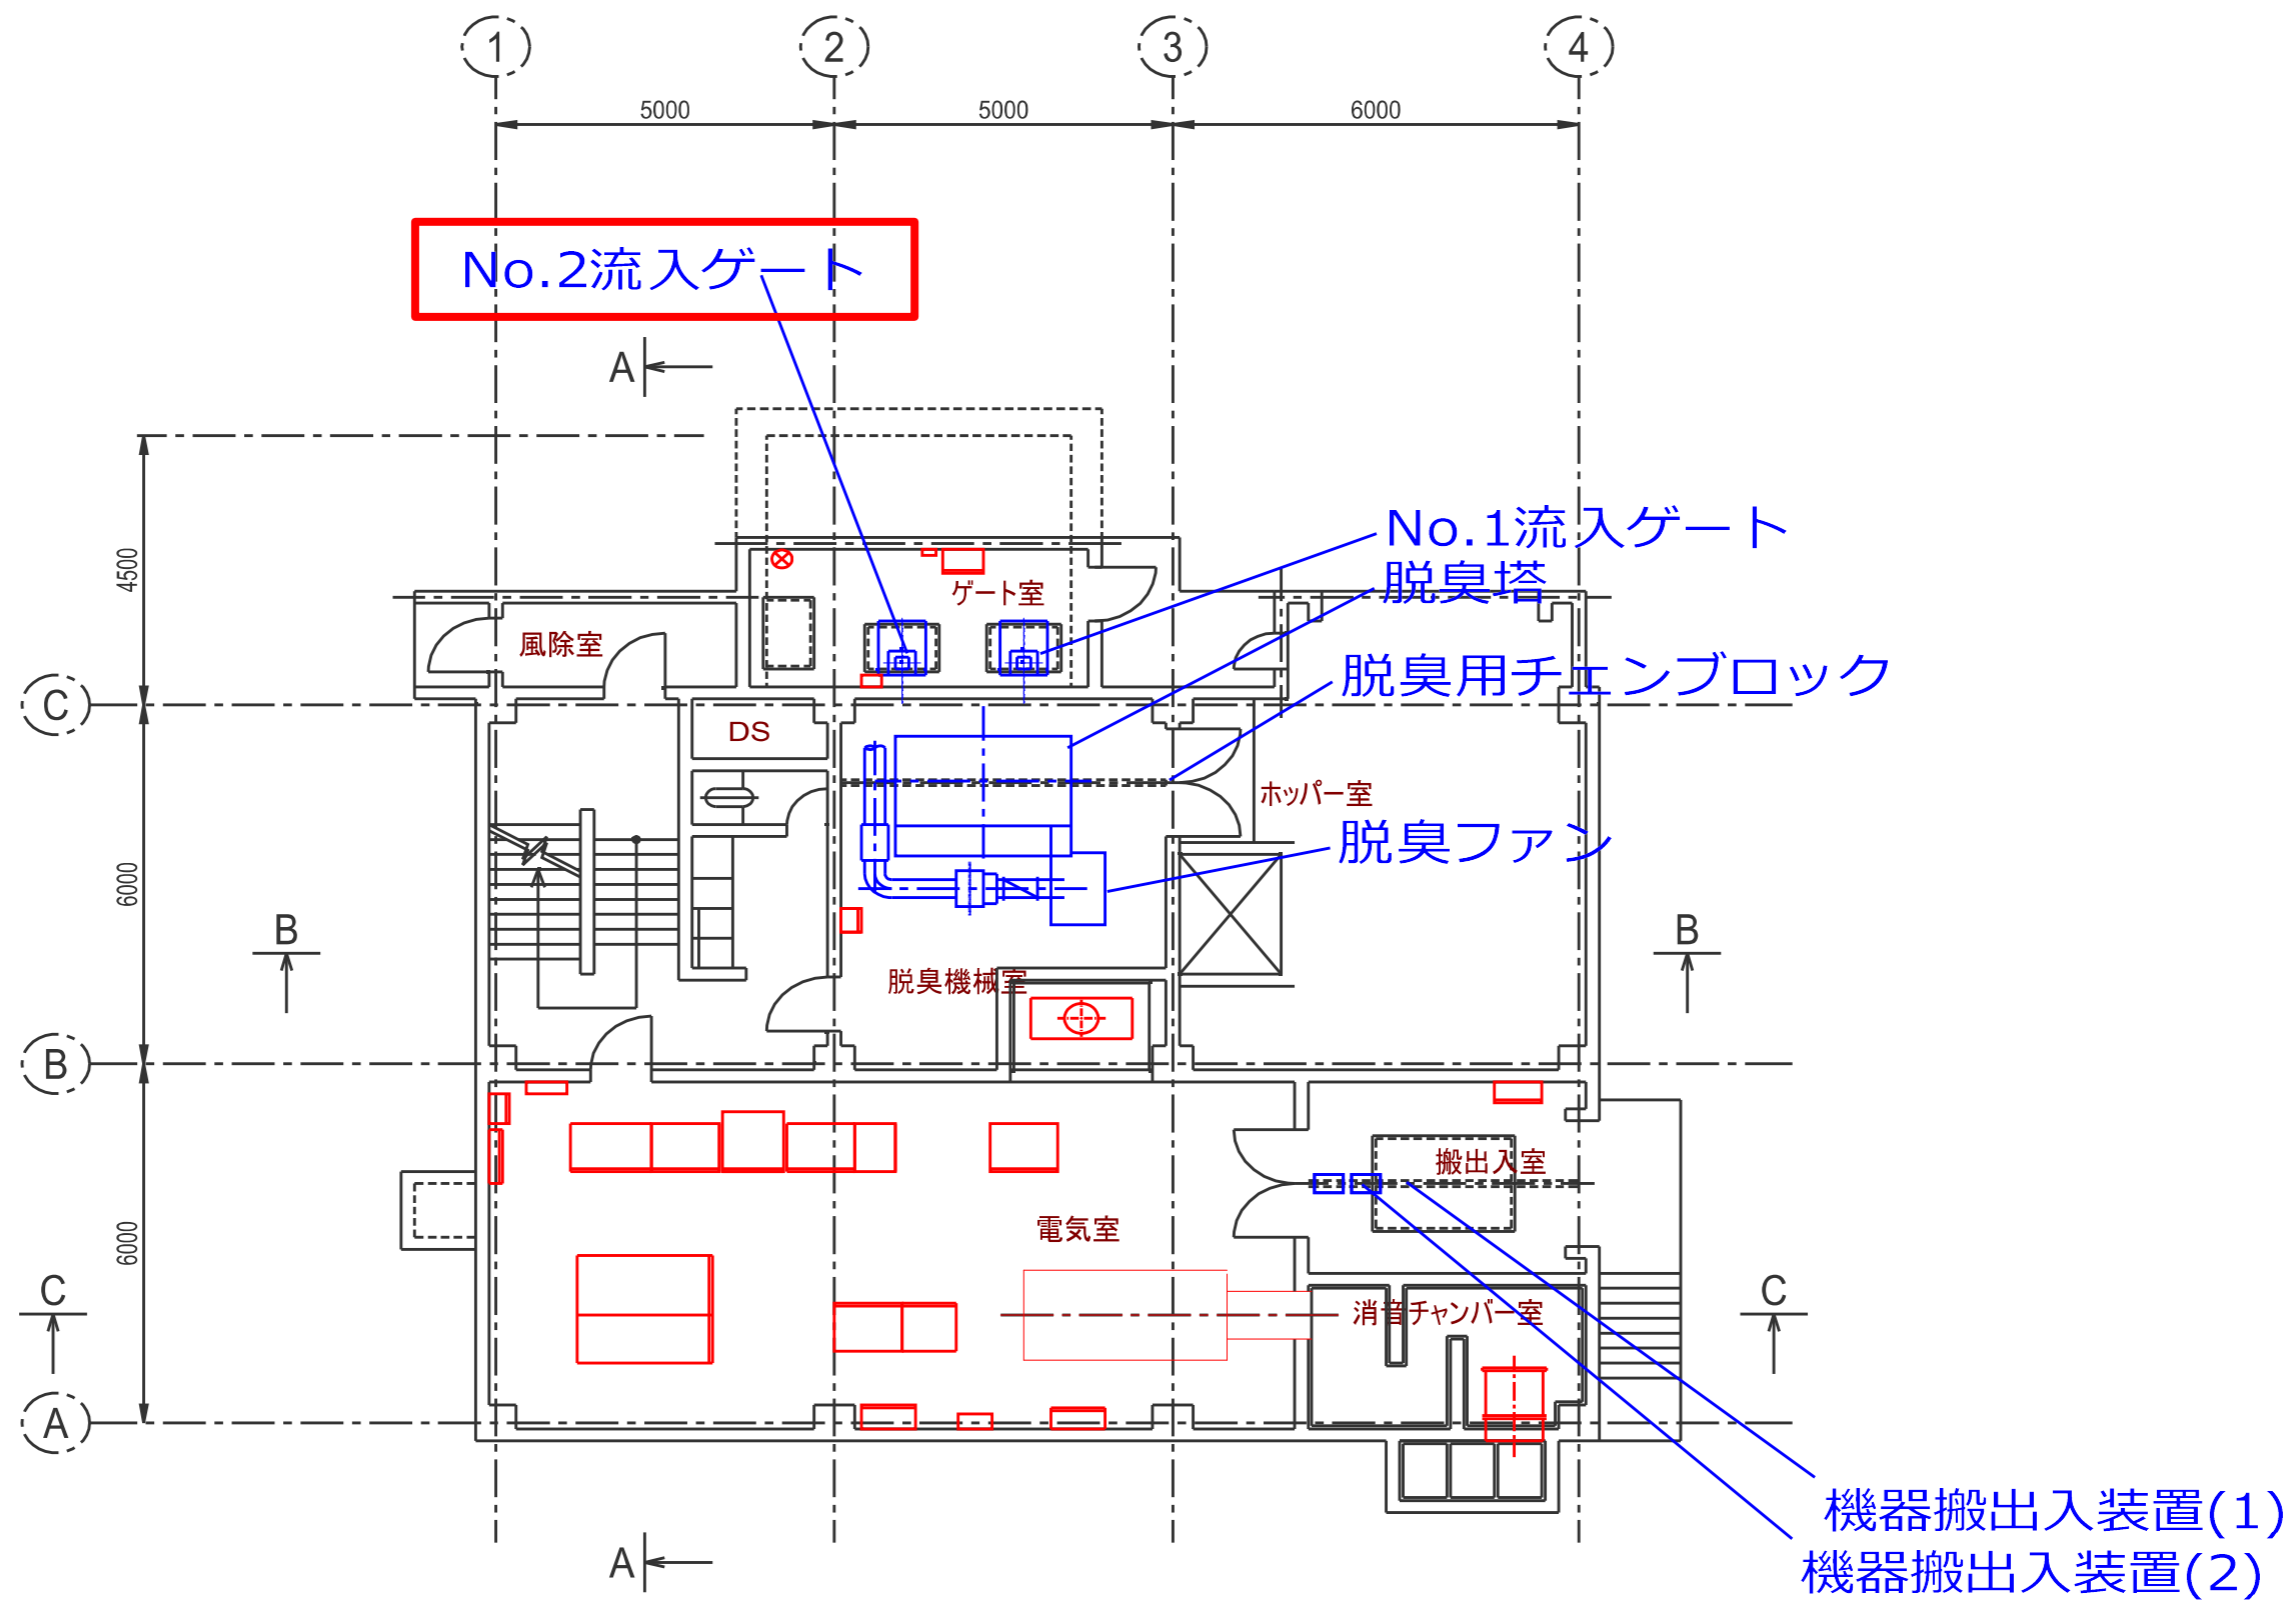

図面名

田舎館中継ポンプ場 ポンプ棟 地下1階平面図

