


馬淵川流域下水道一般図



● は今回工事箇所を示す。

令和8年度 馬淵川流域下水道	
工事番号	流2下第1号
工事名	八戸污水中継ポンプ場外 遠方監視制御設備更新工事
施工所	八戸市大字市川町外地内
流域下水道一般図	縮尺 NONE
図面番号	43葉中 E-01
三八県土整備事務所	
青	森 県

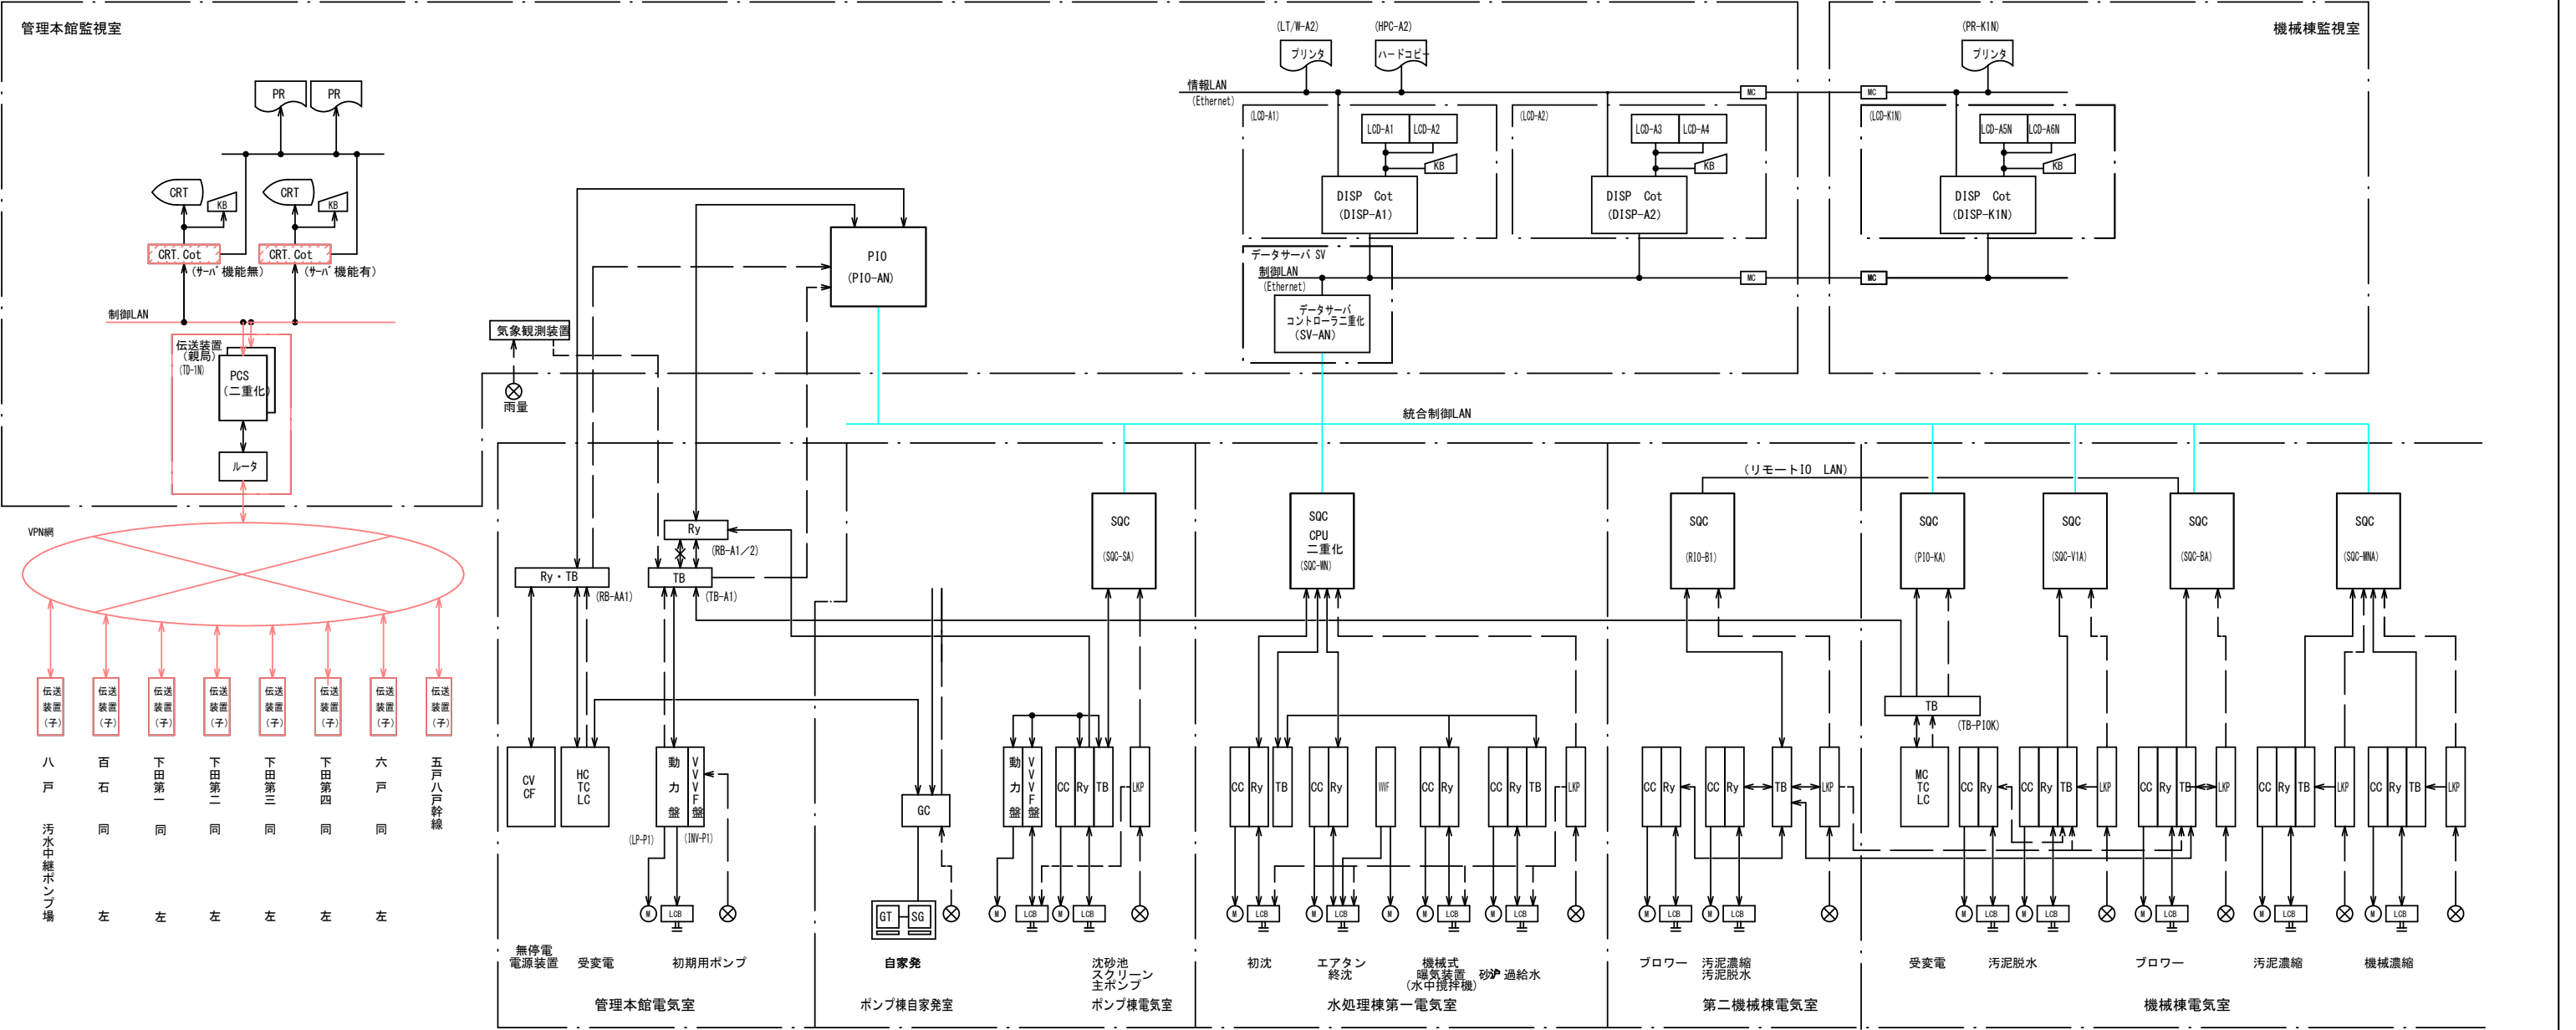

凡例

記号	名称	備考	記号	名称	備考
OPC	オペレータコンソールディスク		LKP	現場用計装盤	
LCD	LCD監視制御装置		HC	高圧盤	
LCD Cot	CTR用コントローラ		TC	変圧器盤	
DISP	ディスプレイ		LC	低圧器盤	
DISP Cot	ディスプレイ用コントローラ		CC	コントロールセンター	
SV	データサーバ		LCB	現場操作盤	
KB	キーボード		M	モータ	
LT/W	日報月報用タイプライター		GT	ガスタービンエンジン	
AT/W	アナウンスメントタイプライタ		SG	同期発電機	
KP	工業計器盤		GC	発電機盤	
I/O	入出力装置		TMTC(親)	遠方監視制御盤(親機)	
RY	補助継電器盤		TMTC(子)	遠方監視制御盤(子機)	
TB	中継端子盤		MDF	電話用本配線	
SQC	シーケンスコントローラ		⊗	計装発信器	
R10-B	送風機リモート入出力装置		MC	メディアコンバータ	
PCS	プロセスコントローラ		MDF	電話用分配器	


(注記)

- 1) は今回新設を示す。
- 2) は機能増設を示す。
- 3) 特記なきは既設を示す。

(凡例)

————— 統合制御LAN 光ケーブル

令和8年度 馬淵川流域下水道	
工事番号	債流2下第1号
工事名	八戸汚水中継ポンプ場外 遠方監視制御設備更新工事
施工所	八戸市大字市川町外地内
システム構成図(更新) 縮尺 S:NONE	
図面番号	43葉中 E-02
三八県土整備事務所	
青森県	

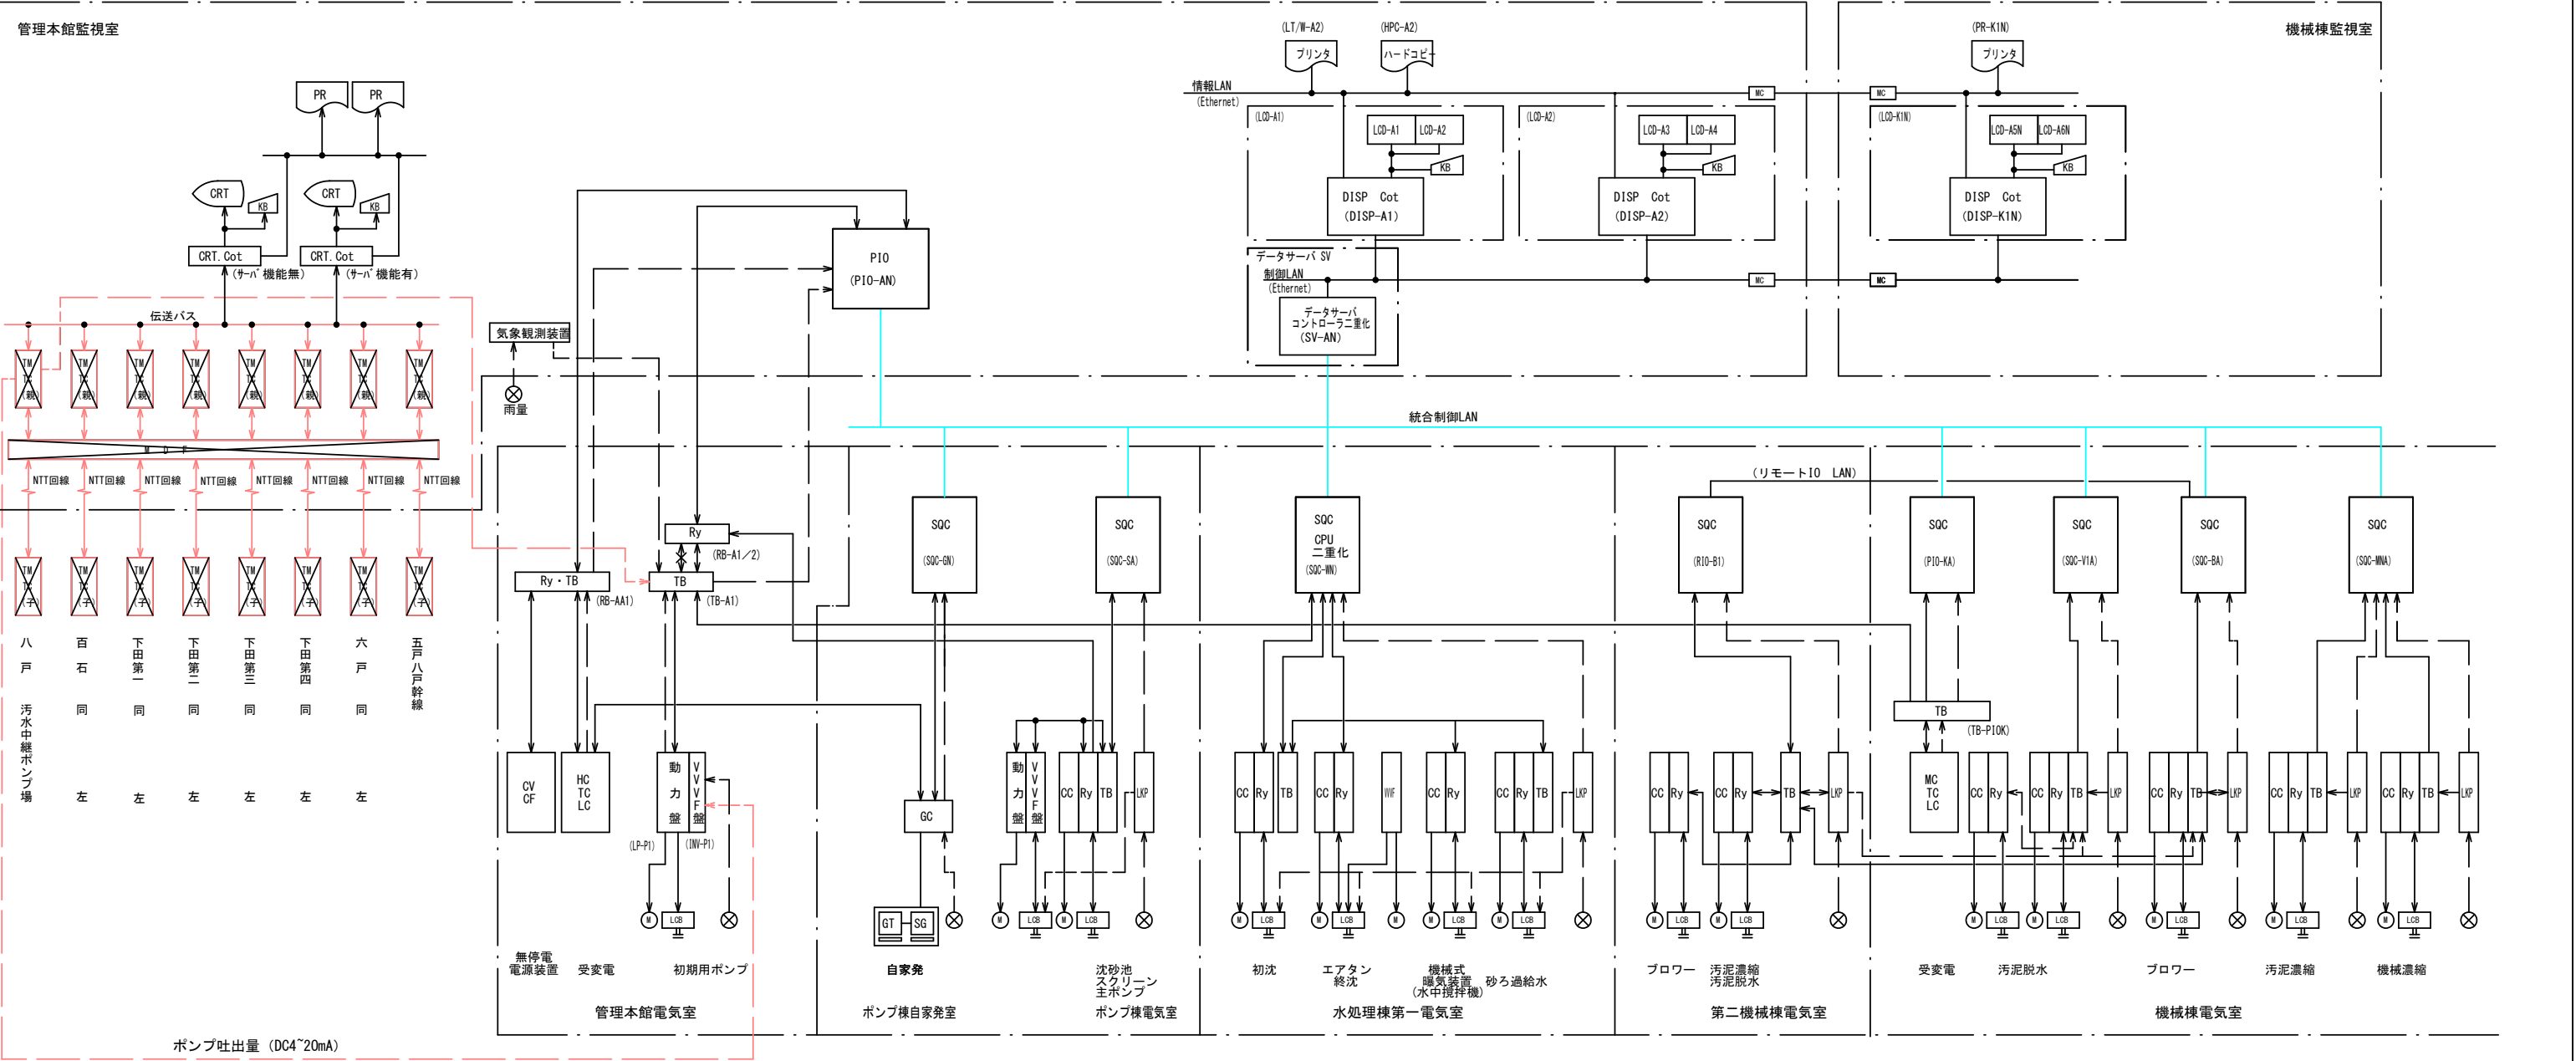

凡 例

記 号	名 称	備 考	記 号	名 称	備 考
OPC	オペレータコンソールディスク		LKP	現場用計装盤	
CRT	CRTディスプレイ		HC	高圧盤	
CRT Cot	CTR用コントローラ		TC	変圧器盤	
DISP	ディスプレイ		LC	低圧器盤	
DISP Cot	ディスプレイ用コントローラ		CC	コントロールセンター	
SV	データサーバ		LCB	現場操作盤	
KB	キーボード		M	モータ	
LT/W	日報月報用タイプライター		GT	ガスタービンエンジン	
AT/W	アナウンスメントタイプライタ		SG	同期発電機	
KP	工業計器盤		GC	発電機盤	
I/O	入出力装置		TMTC(親)	遠方監視制御盤(親機)	
RY	補助継電器盤		TMTC(子)	遠方監視制御盤(子機)	
TB	中継端子盤		MDF	電話用本配線	
SQC	シーケンスコントローラ		⊗	計装発信器	
RIO-B	送風機リモート入出力装置		MC	メディアコンバータ	
			MDF	電話用分配器	


(注記)

- 1) は今回撤去を示す。
2) 特記なきは既設を示す。

(凡例)


統合制御LAN 光ケーブル

令和8年度 馬淵川流域下水道	
工事番号	債流2下第1号
工事名	八戸汚水中継ポンプ場外 遠方監視制御設備更新工事
施 工 箇 所	八戸市大字市川町外地内
システム構成図 (撤去)	縮尺 S:NONE
図面番号	43葉中 E-03
三八県土整備事務所	
青 森 県	

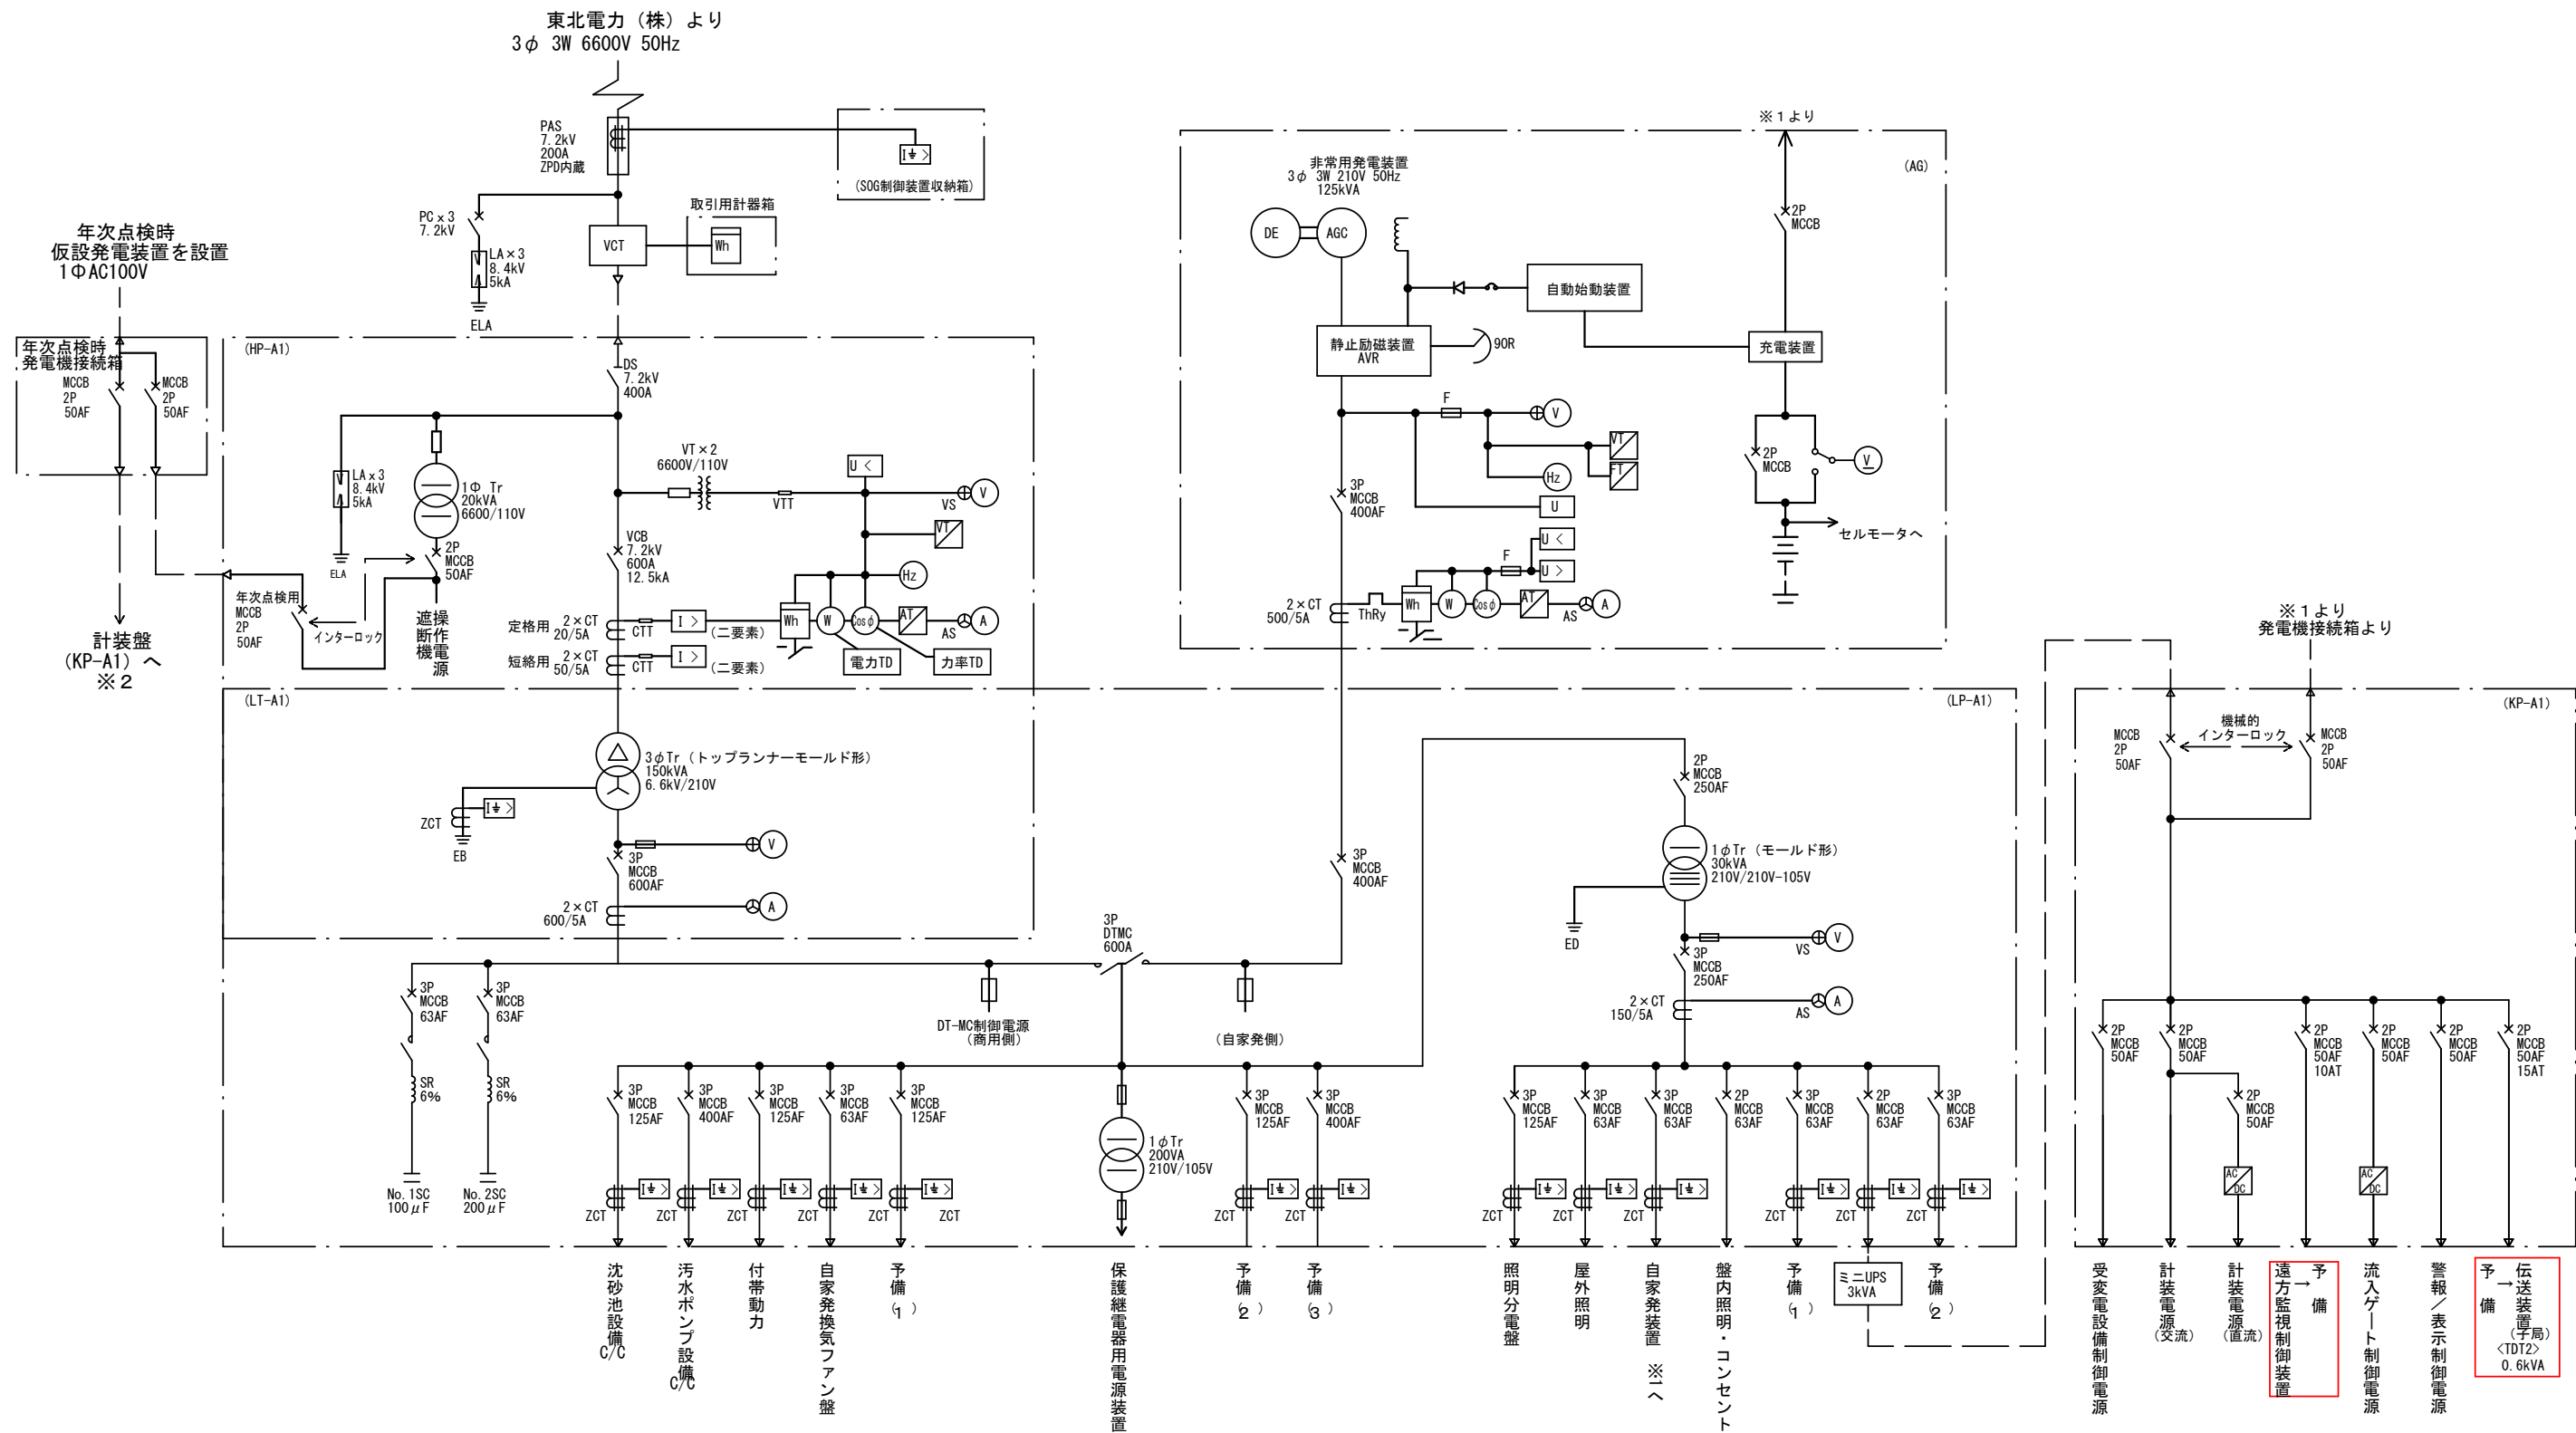


(注記)
1) は今回工事を示す。
2) 特記なきは既設を示す。

令和8年度 馬淵川流域下水道	
工事番号	債流2下第1号
工事名	八戸汚水中継ポンプ場外 遠方監視制御設備更新工事
施工箇所	八戸市大字市川町外地内
百石中継ポンプ場 単線結線図 (更新)	縮尺 S: NONE
図面番号	43葉中 E-06
三八県土整備事務所	
青	森 県

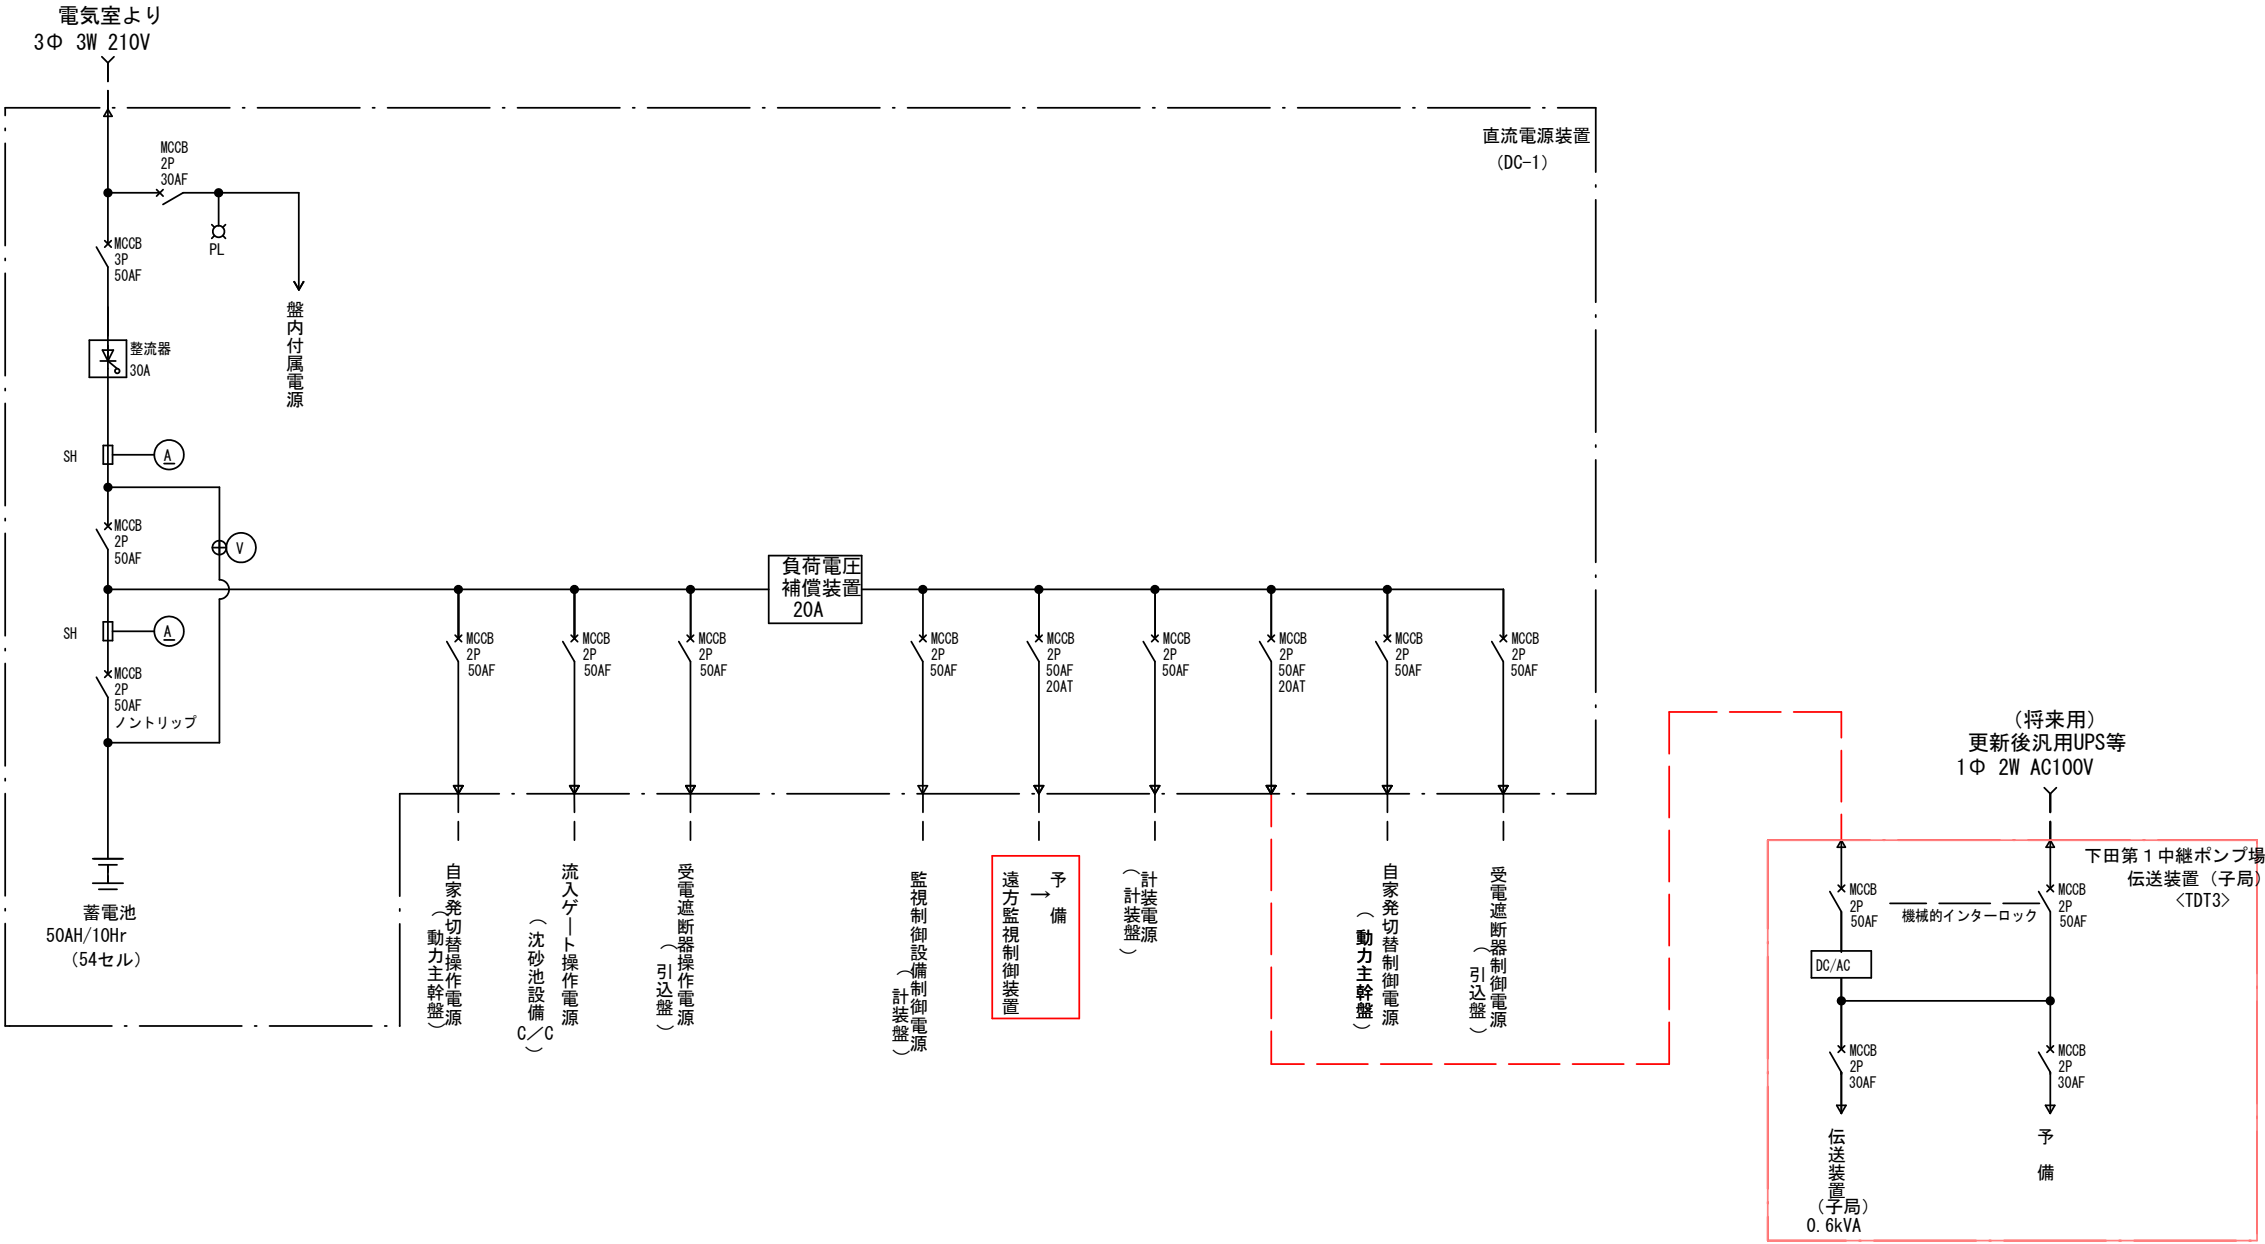


(注記)
1) は今回工事を示す。
2) 特記なきは既設を示す。

令和8年度 馬淵川流域下水道			
工事番号	償流2下第1号		
工事名	八戸汚水中継ポンプ場外 遠方監視制御設備更新工事		
施工所	八戸市大字市川町外地内		
下田第1中継ポンプ場直流 電源装置単線結線図(更新)		縮尺	S:NONE
図面番号	43葉中		E-07
三八県土整備事務所			
青	森	県	

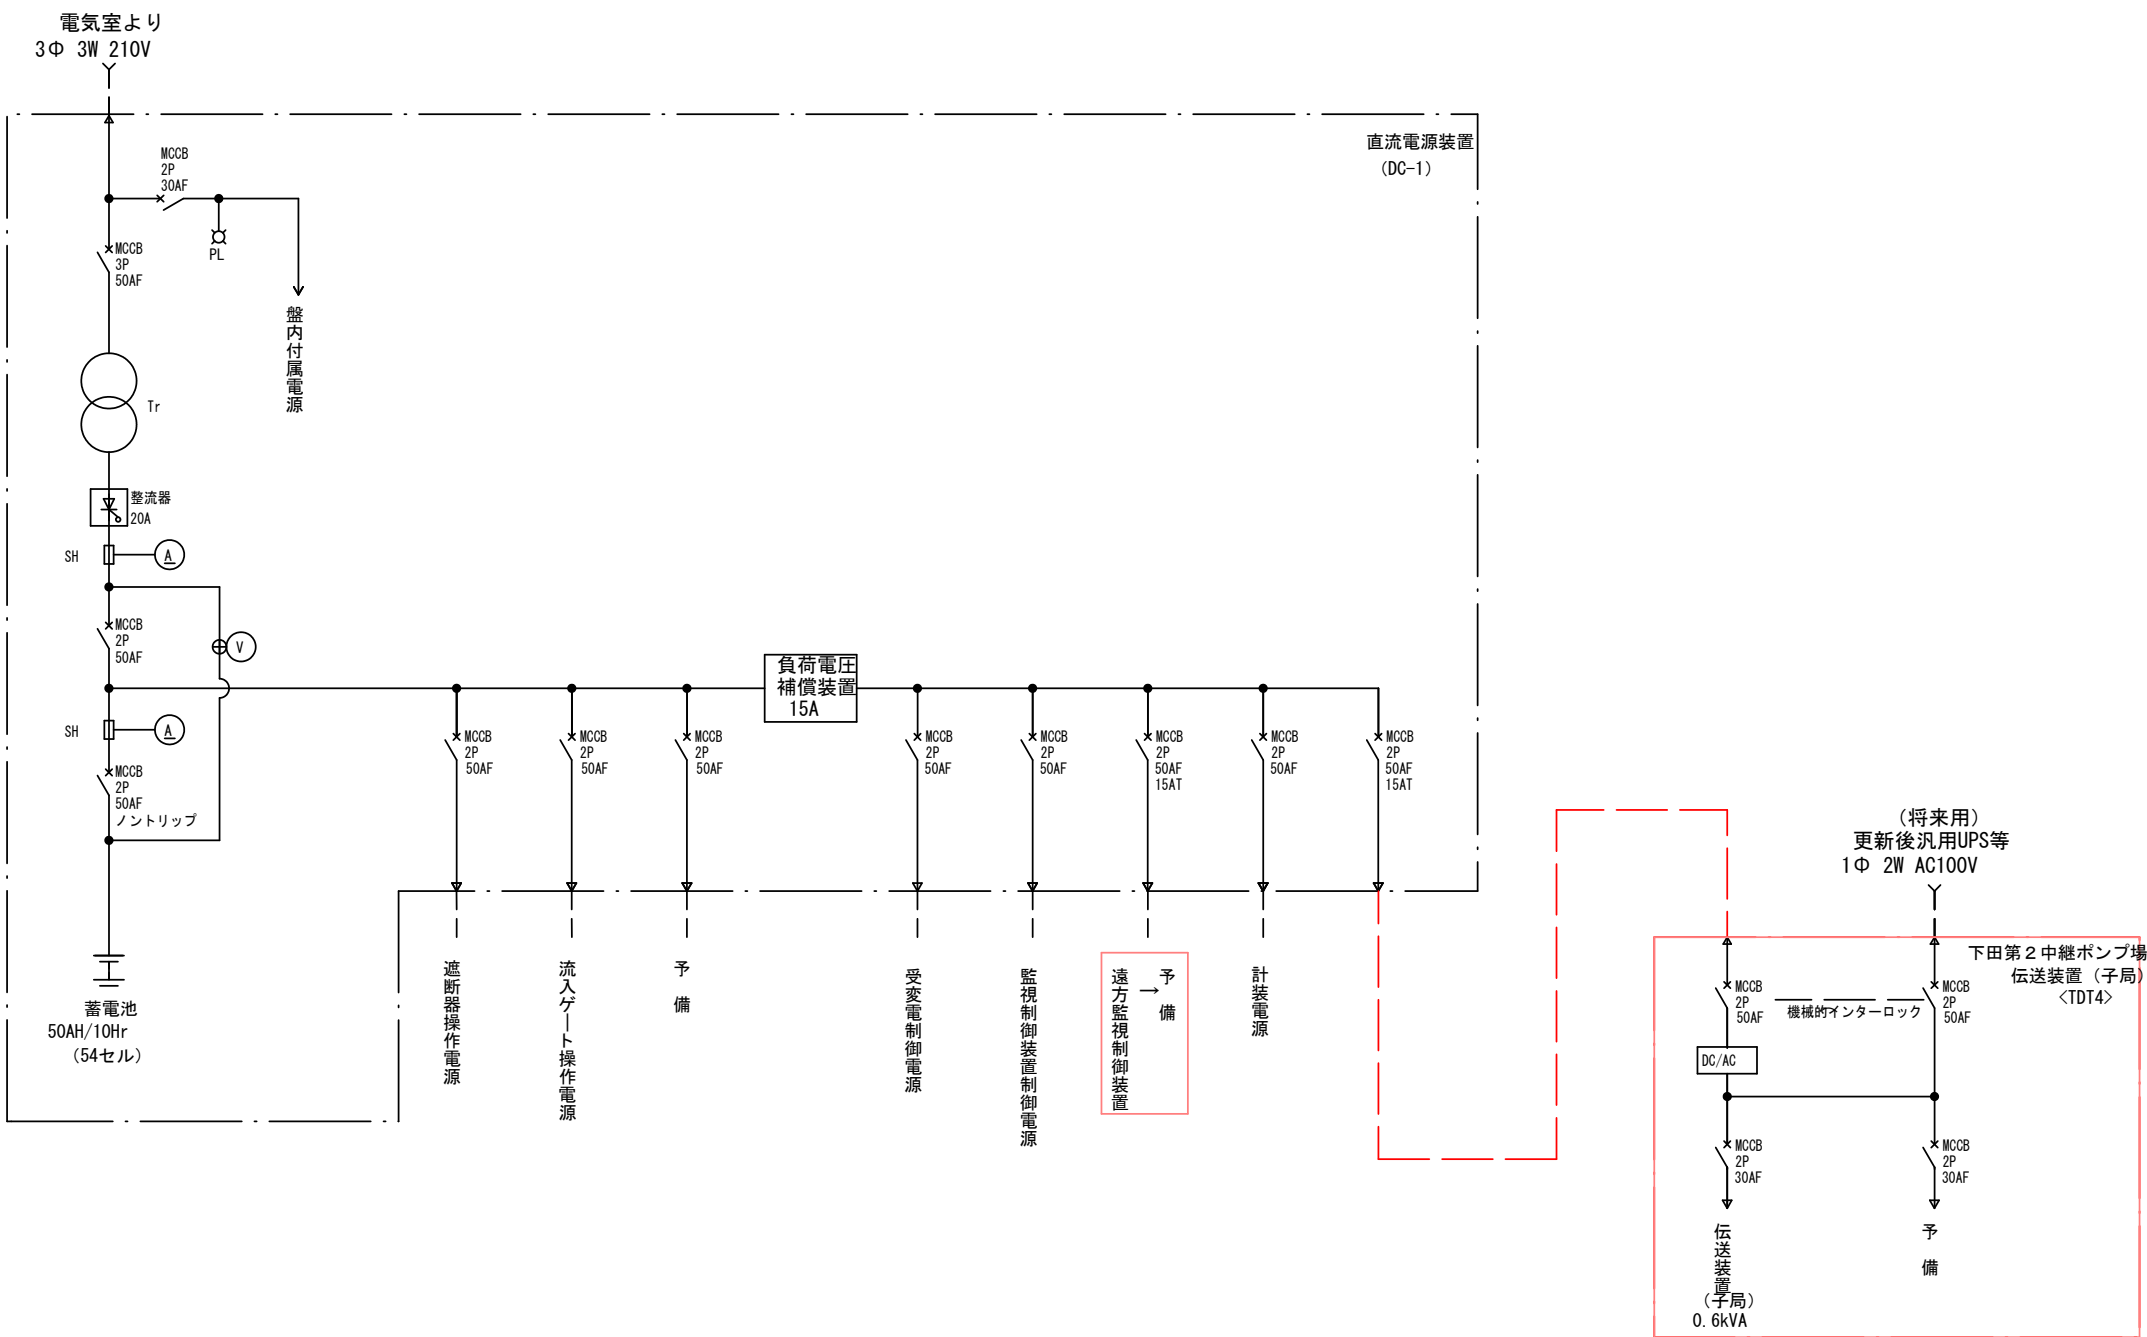


(注記)
1) は今回工事を示す。
2) 特記なきは既設を示す。

令和8年度 馬淵川流域下水道		
工事番号	償流2下第1号	
工事名	八戸汚水中継ポンプ場外 遠方監視制御設備更新工事	
施工所	八戸市大字市川町外地内	
下田第2中継ポンプ場直流 電源装置単線結線図 (更新)		縮尺 S:NONE
図面番号	43葉中	E-08
三八県土整備事務所		
青	森	県

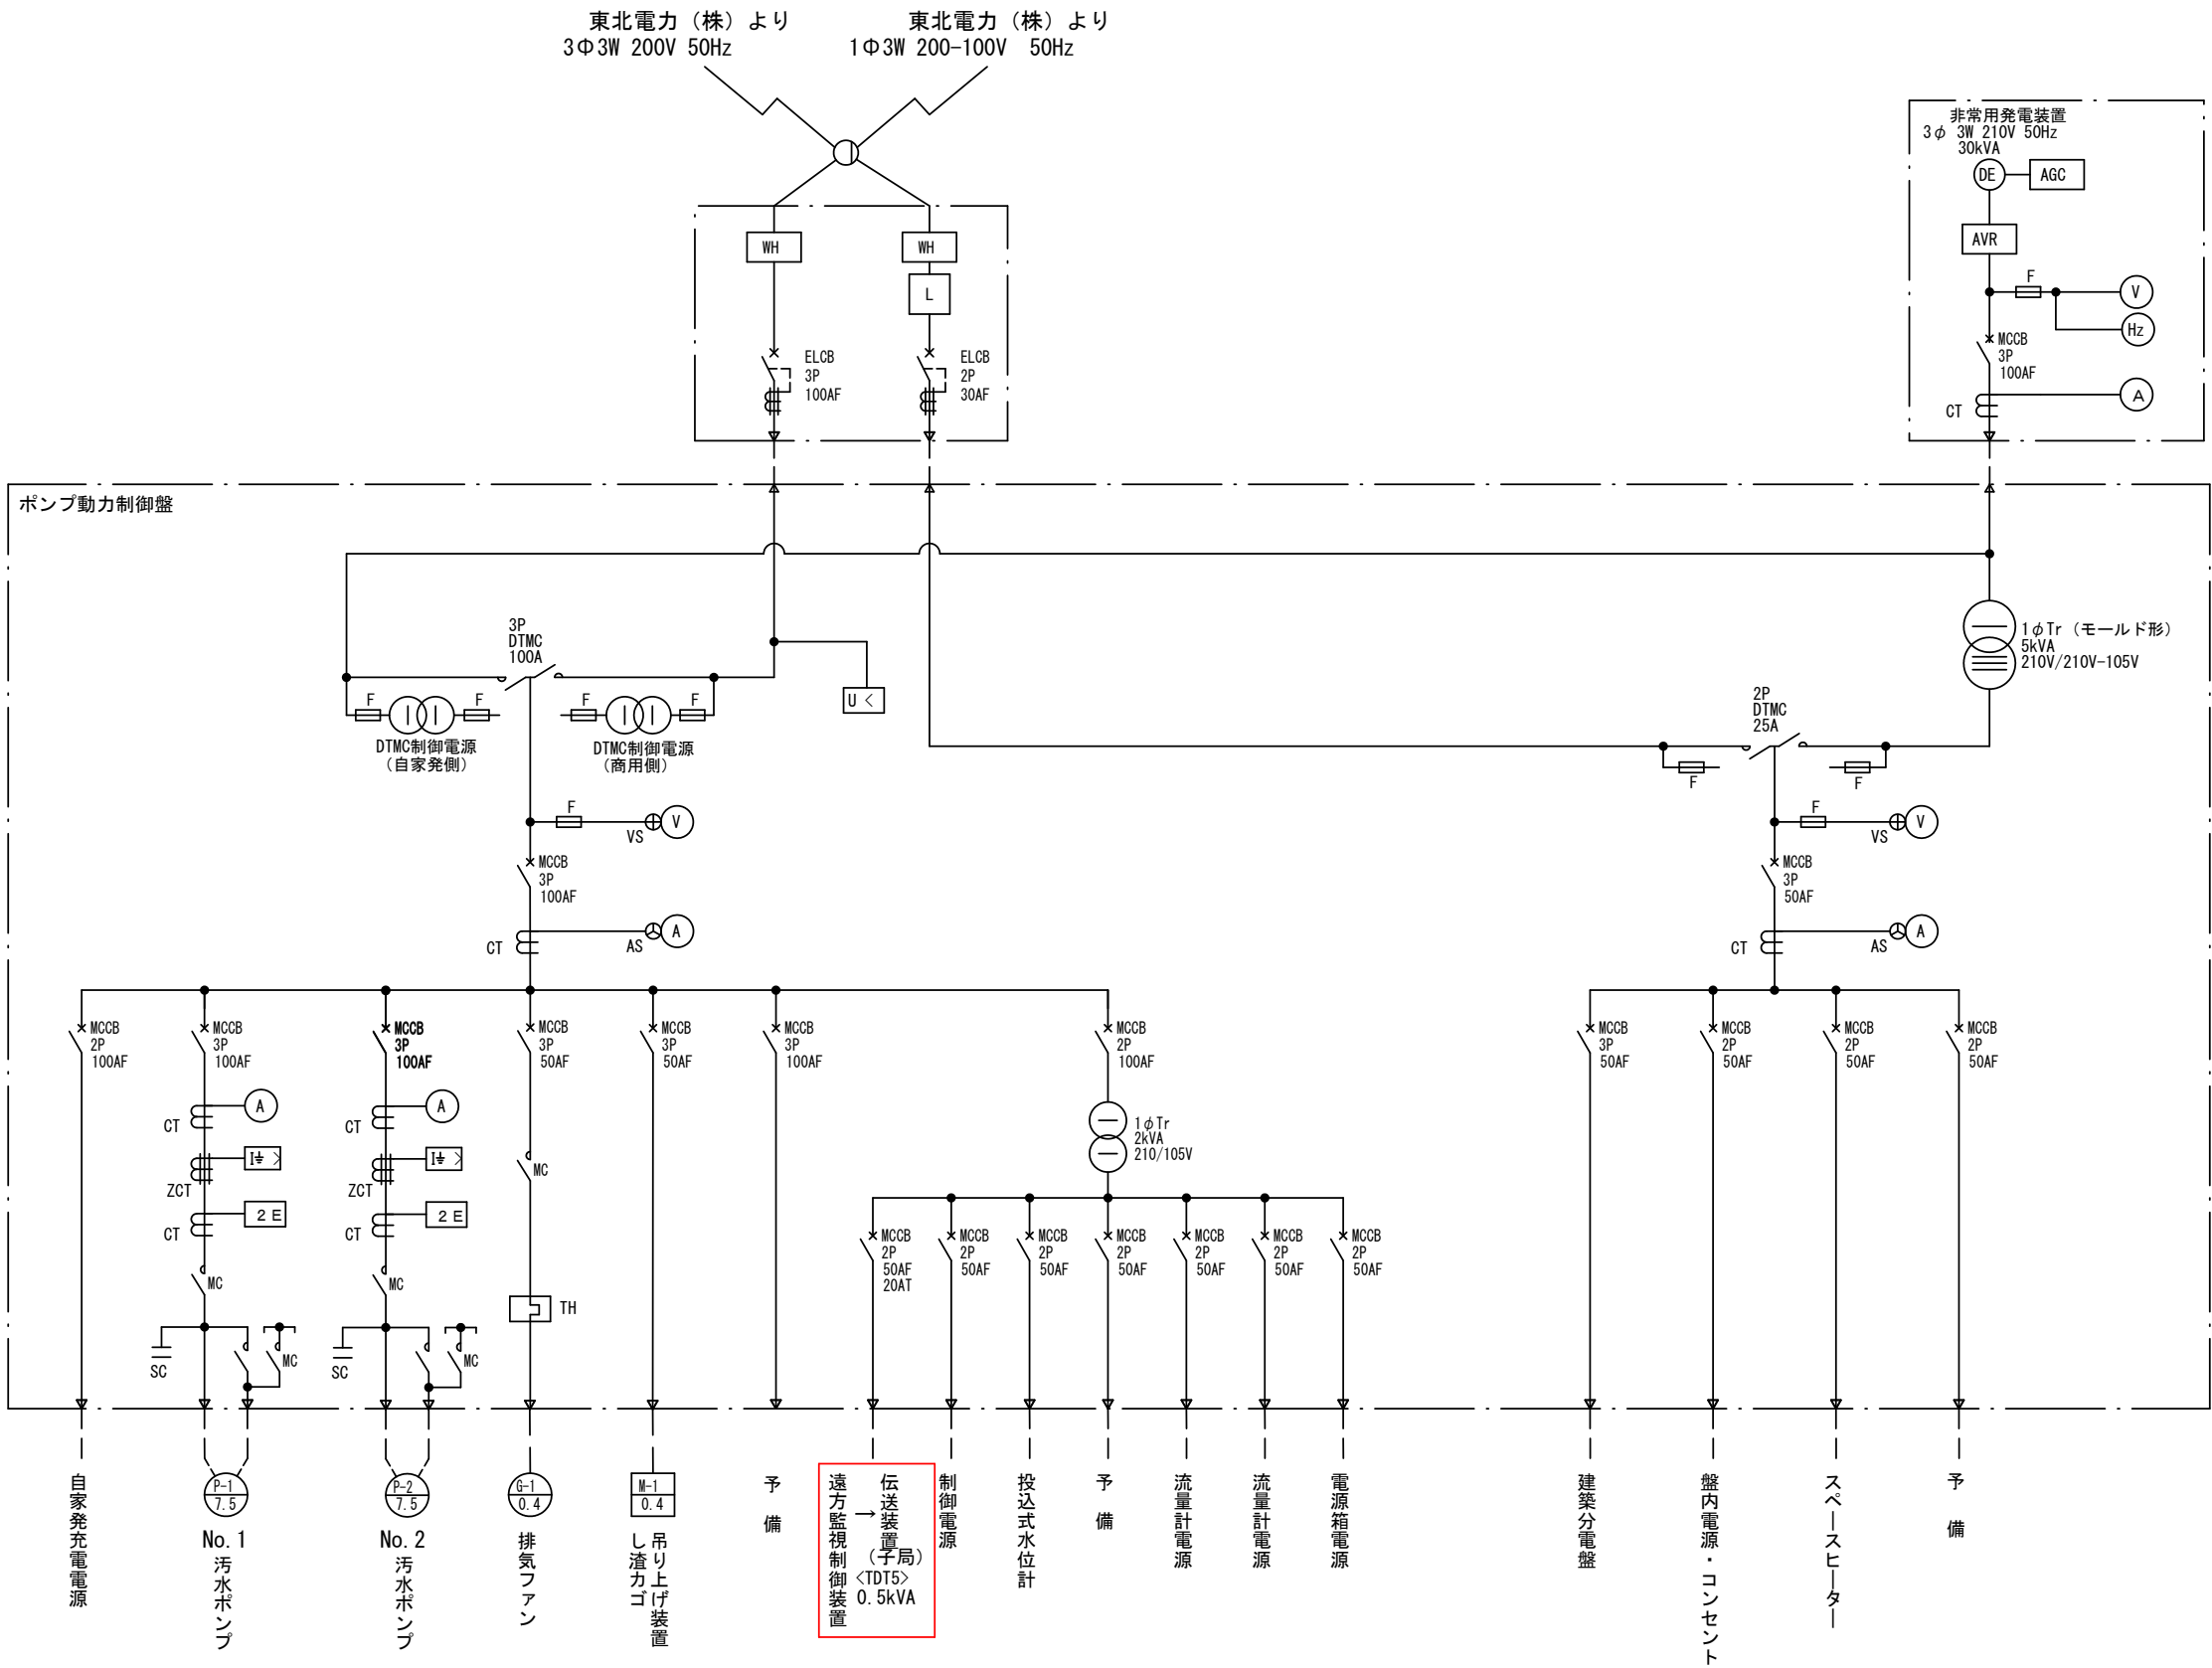


（注記）
1) は今回工事を示す。
2) 特記なきは既設を示す。

令和8年度 馬淵川流域下水道		
工事番号	償流2下第1号	
工事名	八戸汚水中継ポンプ場外 遠方監視制御設備更新工事	
施工箇所	八戸市大字市川町外地内	
下田第3中継ポンプ場 単線結線図（更新）		縮尺 S: NONE
図面番号	43葉中	E-09
三八県土整備事務所		
青	森	県

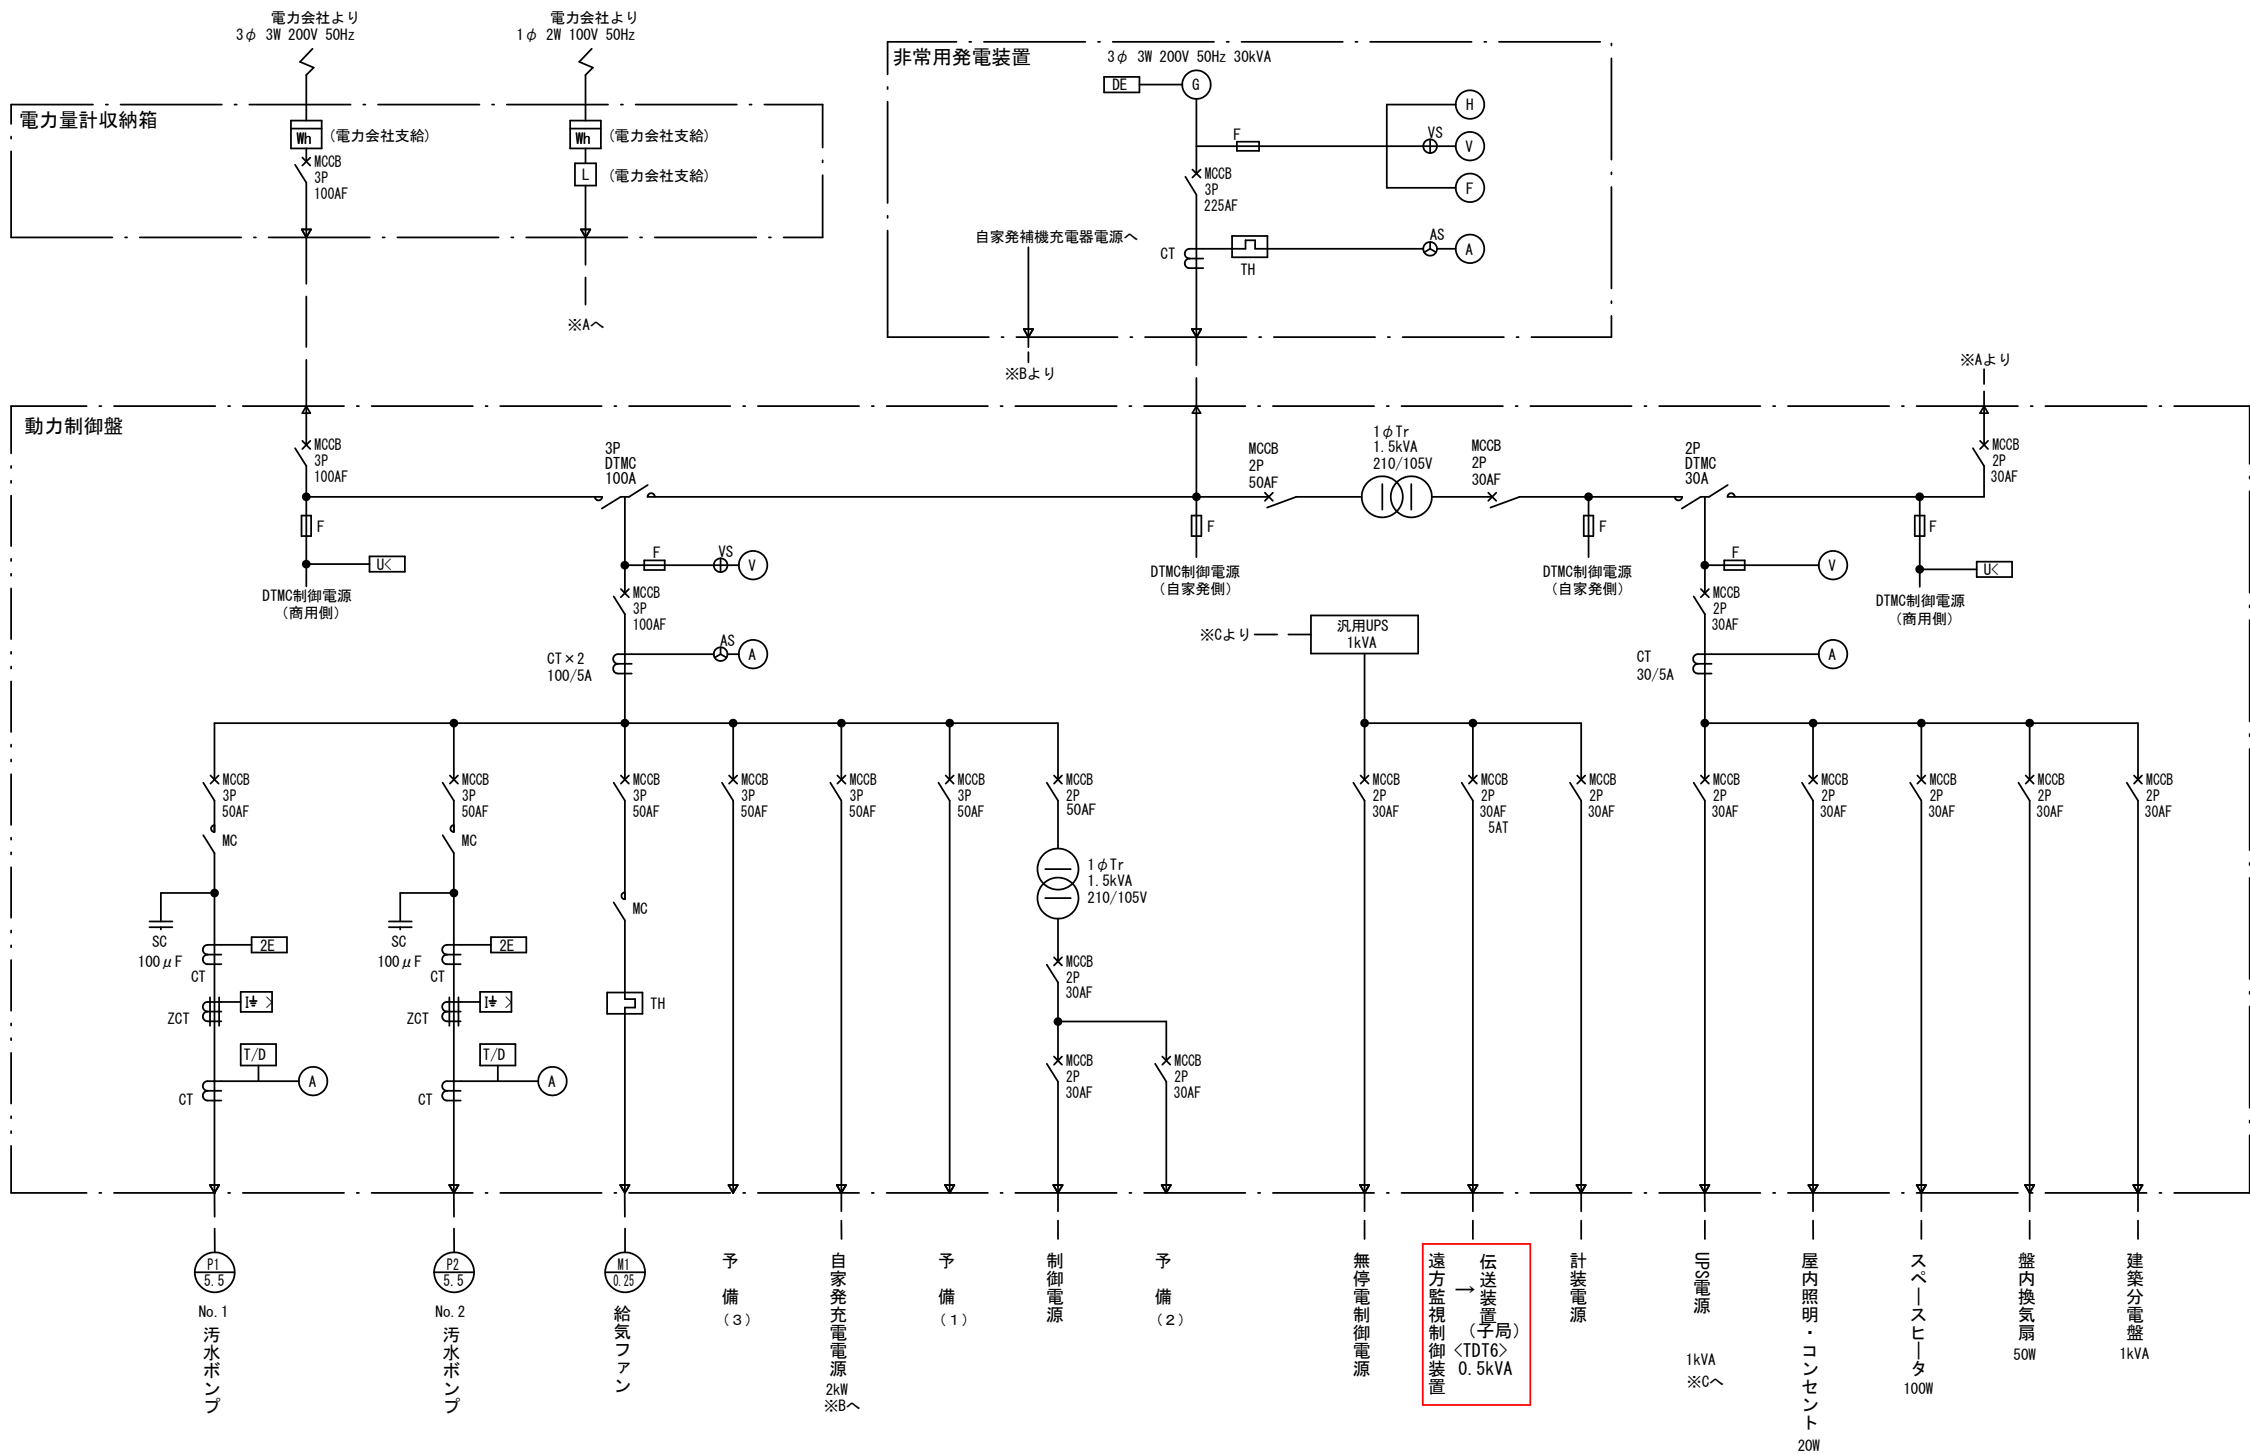

(注記)
1) は今回工事を示す。
2) 特記なきは既設を示す。



令和8年度 馬淵川流域下水道	
工事番号	償流2下第1号
工事名	八戸汚水中継ポンプ場外 遠方監視制御設備更新工事
施工箇所	八戸市大字市川町外地内
下田第4中継ポンプ場 単線結線図 (更新)	
図面番号	43葉中 E-10
三八県土整備事務所	
青森県	

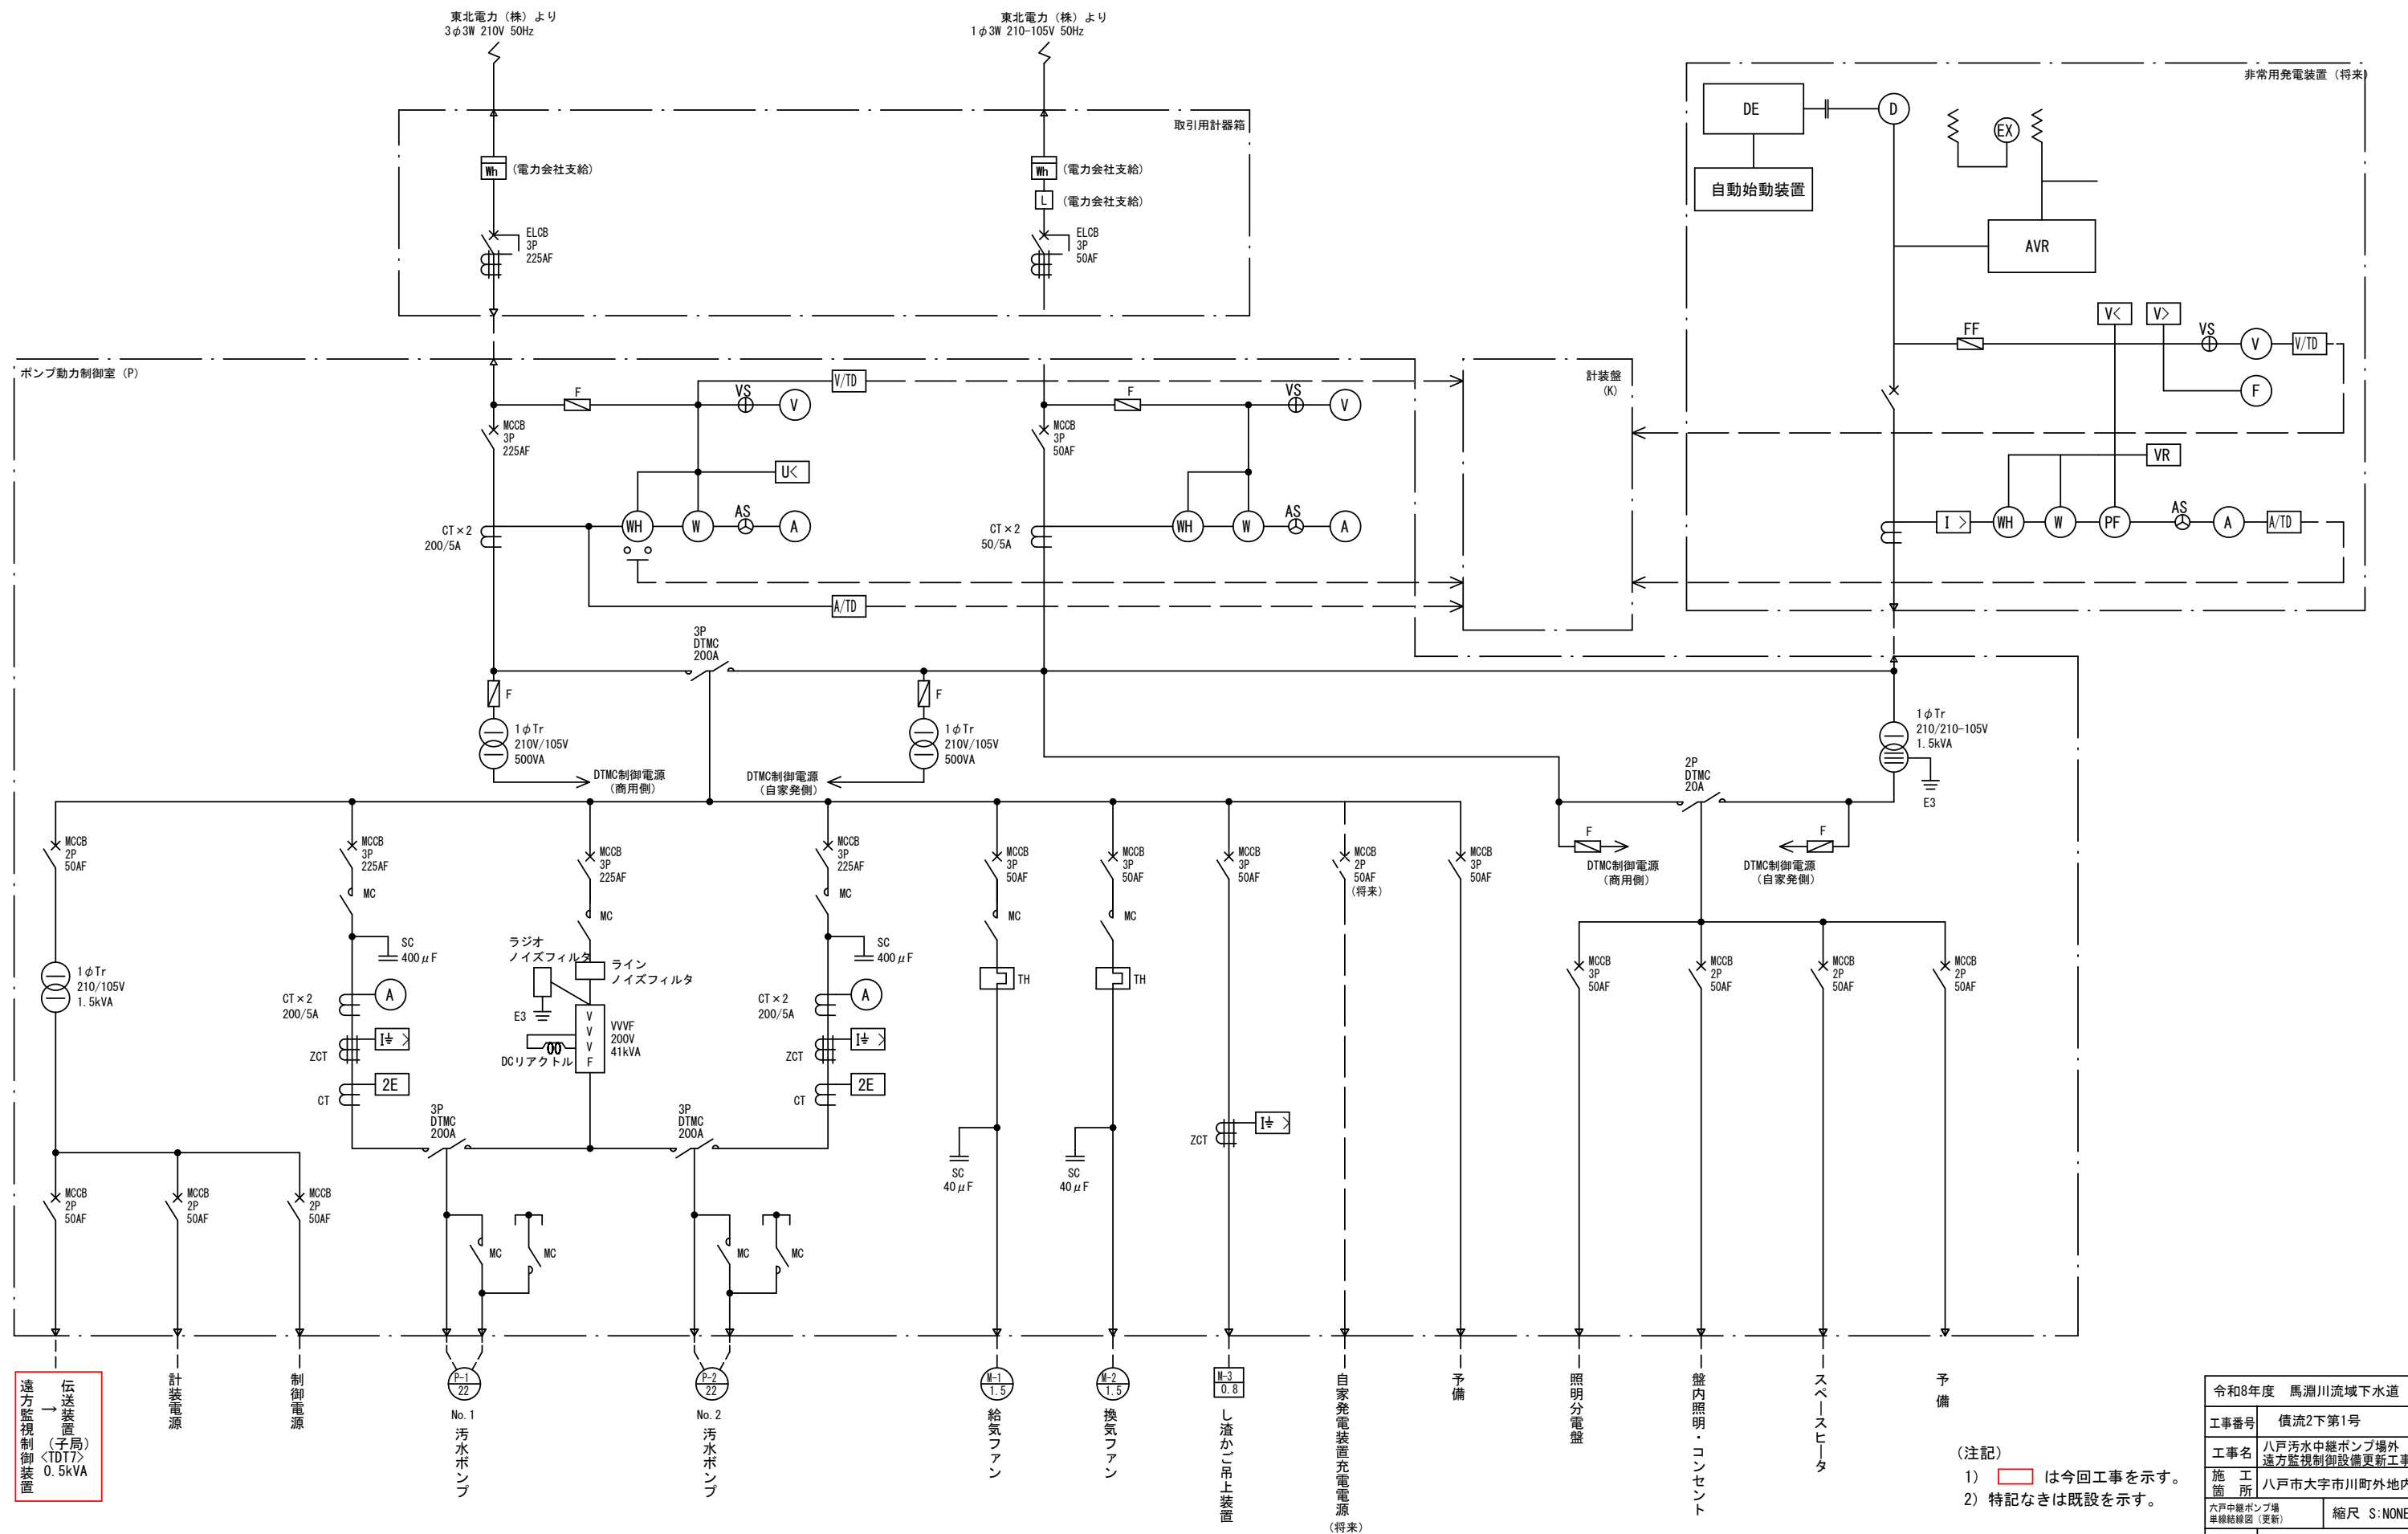

(注記)

- 1) は今回工事を示す。
- 2) 特記なきは既設を示す。

令和8年度 馬淵川流域下水道		
工事番号	債流2下第1号	
工事名	八戸汚水中継ポンプ場外 遠方監視制御設備更新工事	
施工所	八戸市大字市川町外地内	
六戸中継ポンプ場 単線緑色(更新?)	縮尺 S: NONE	
図面番号	43葉中	E-11
三八県土整備事務所		
青	森	県

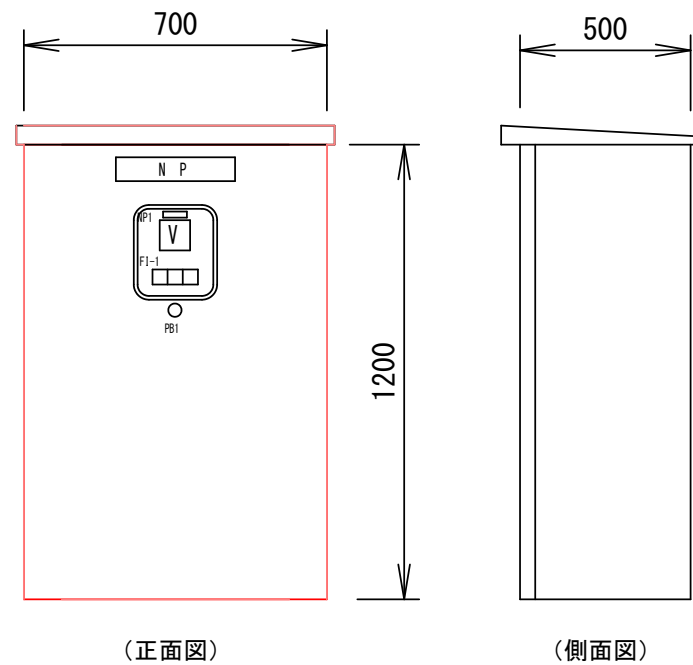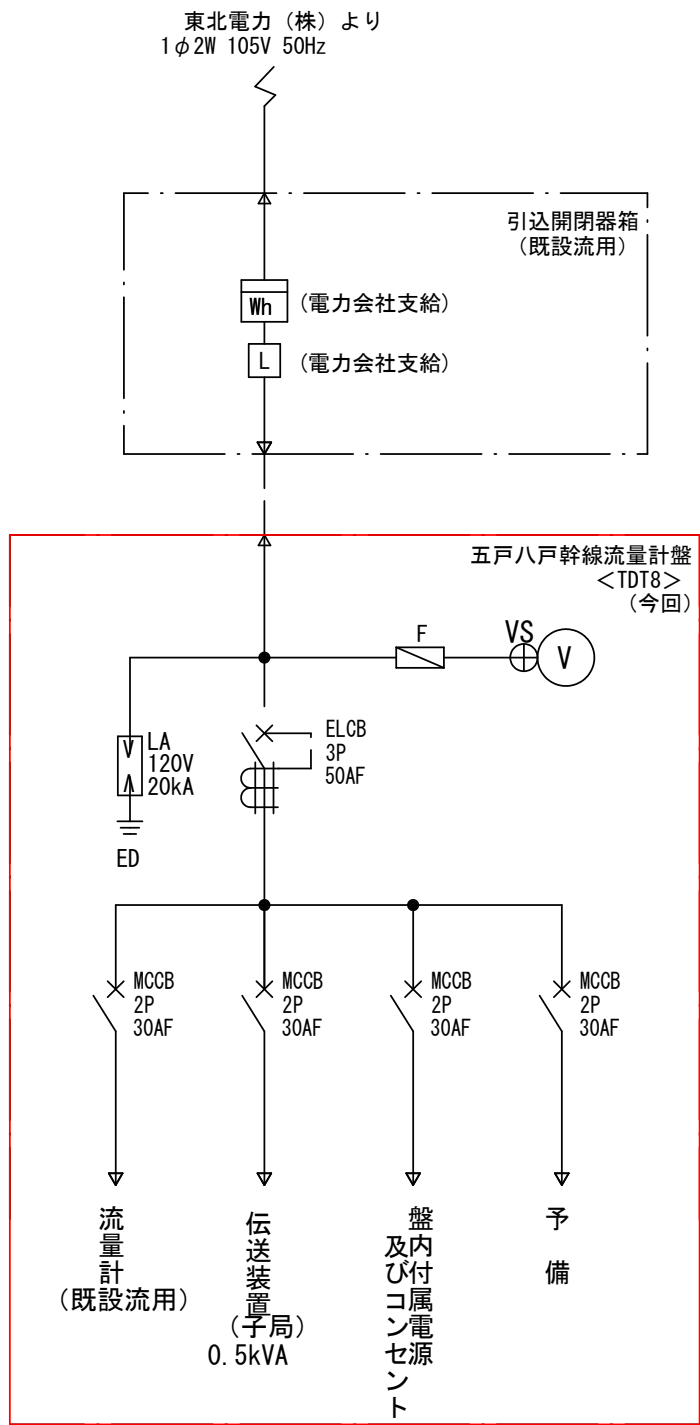

五戸八戸幹線流量計盤
<TDT8>

F1-1


ELCB MCCB 断	伝送装置 故障	予 備
-------------------	------------	-----

形式	屋外装柱形
面数	1面
NP1	100V電圧
PB1	押釦スイッチ (ランプテスト)

盤内収納機器：伝送装置 (子局)
幹線流量計変換器 (既設流用)
盤内コンセント 15Ax2
スペースヒータ (サーモスタット付)

- (注記)
- 1) は今回工事を示す。
- 2) 特記なきは既設を示す。


令和8年度 馬淵川流域下水道		
工事番号	償流2下第1号	
工事名	八戸汚水中継ポンプ場外 遠方監視制御設備更新工事	
施 工 箇 所	八戸市大字市川町外地内	
五戸八戸幹線流量計盤 単線結線図・外形図 (更新)	縮尺 S:1/10	
図面番号	43葉中	E-12
三八県土整備事務所		
青	森	県

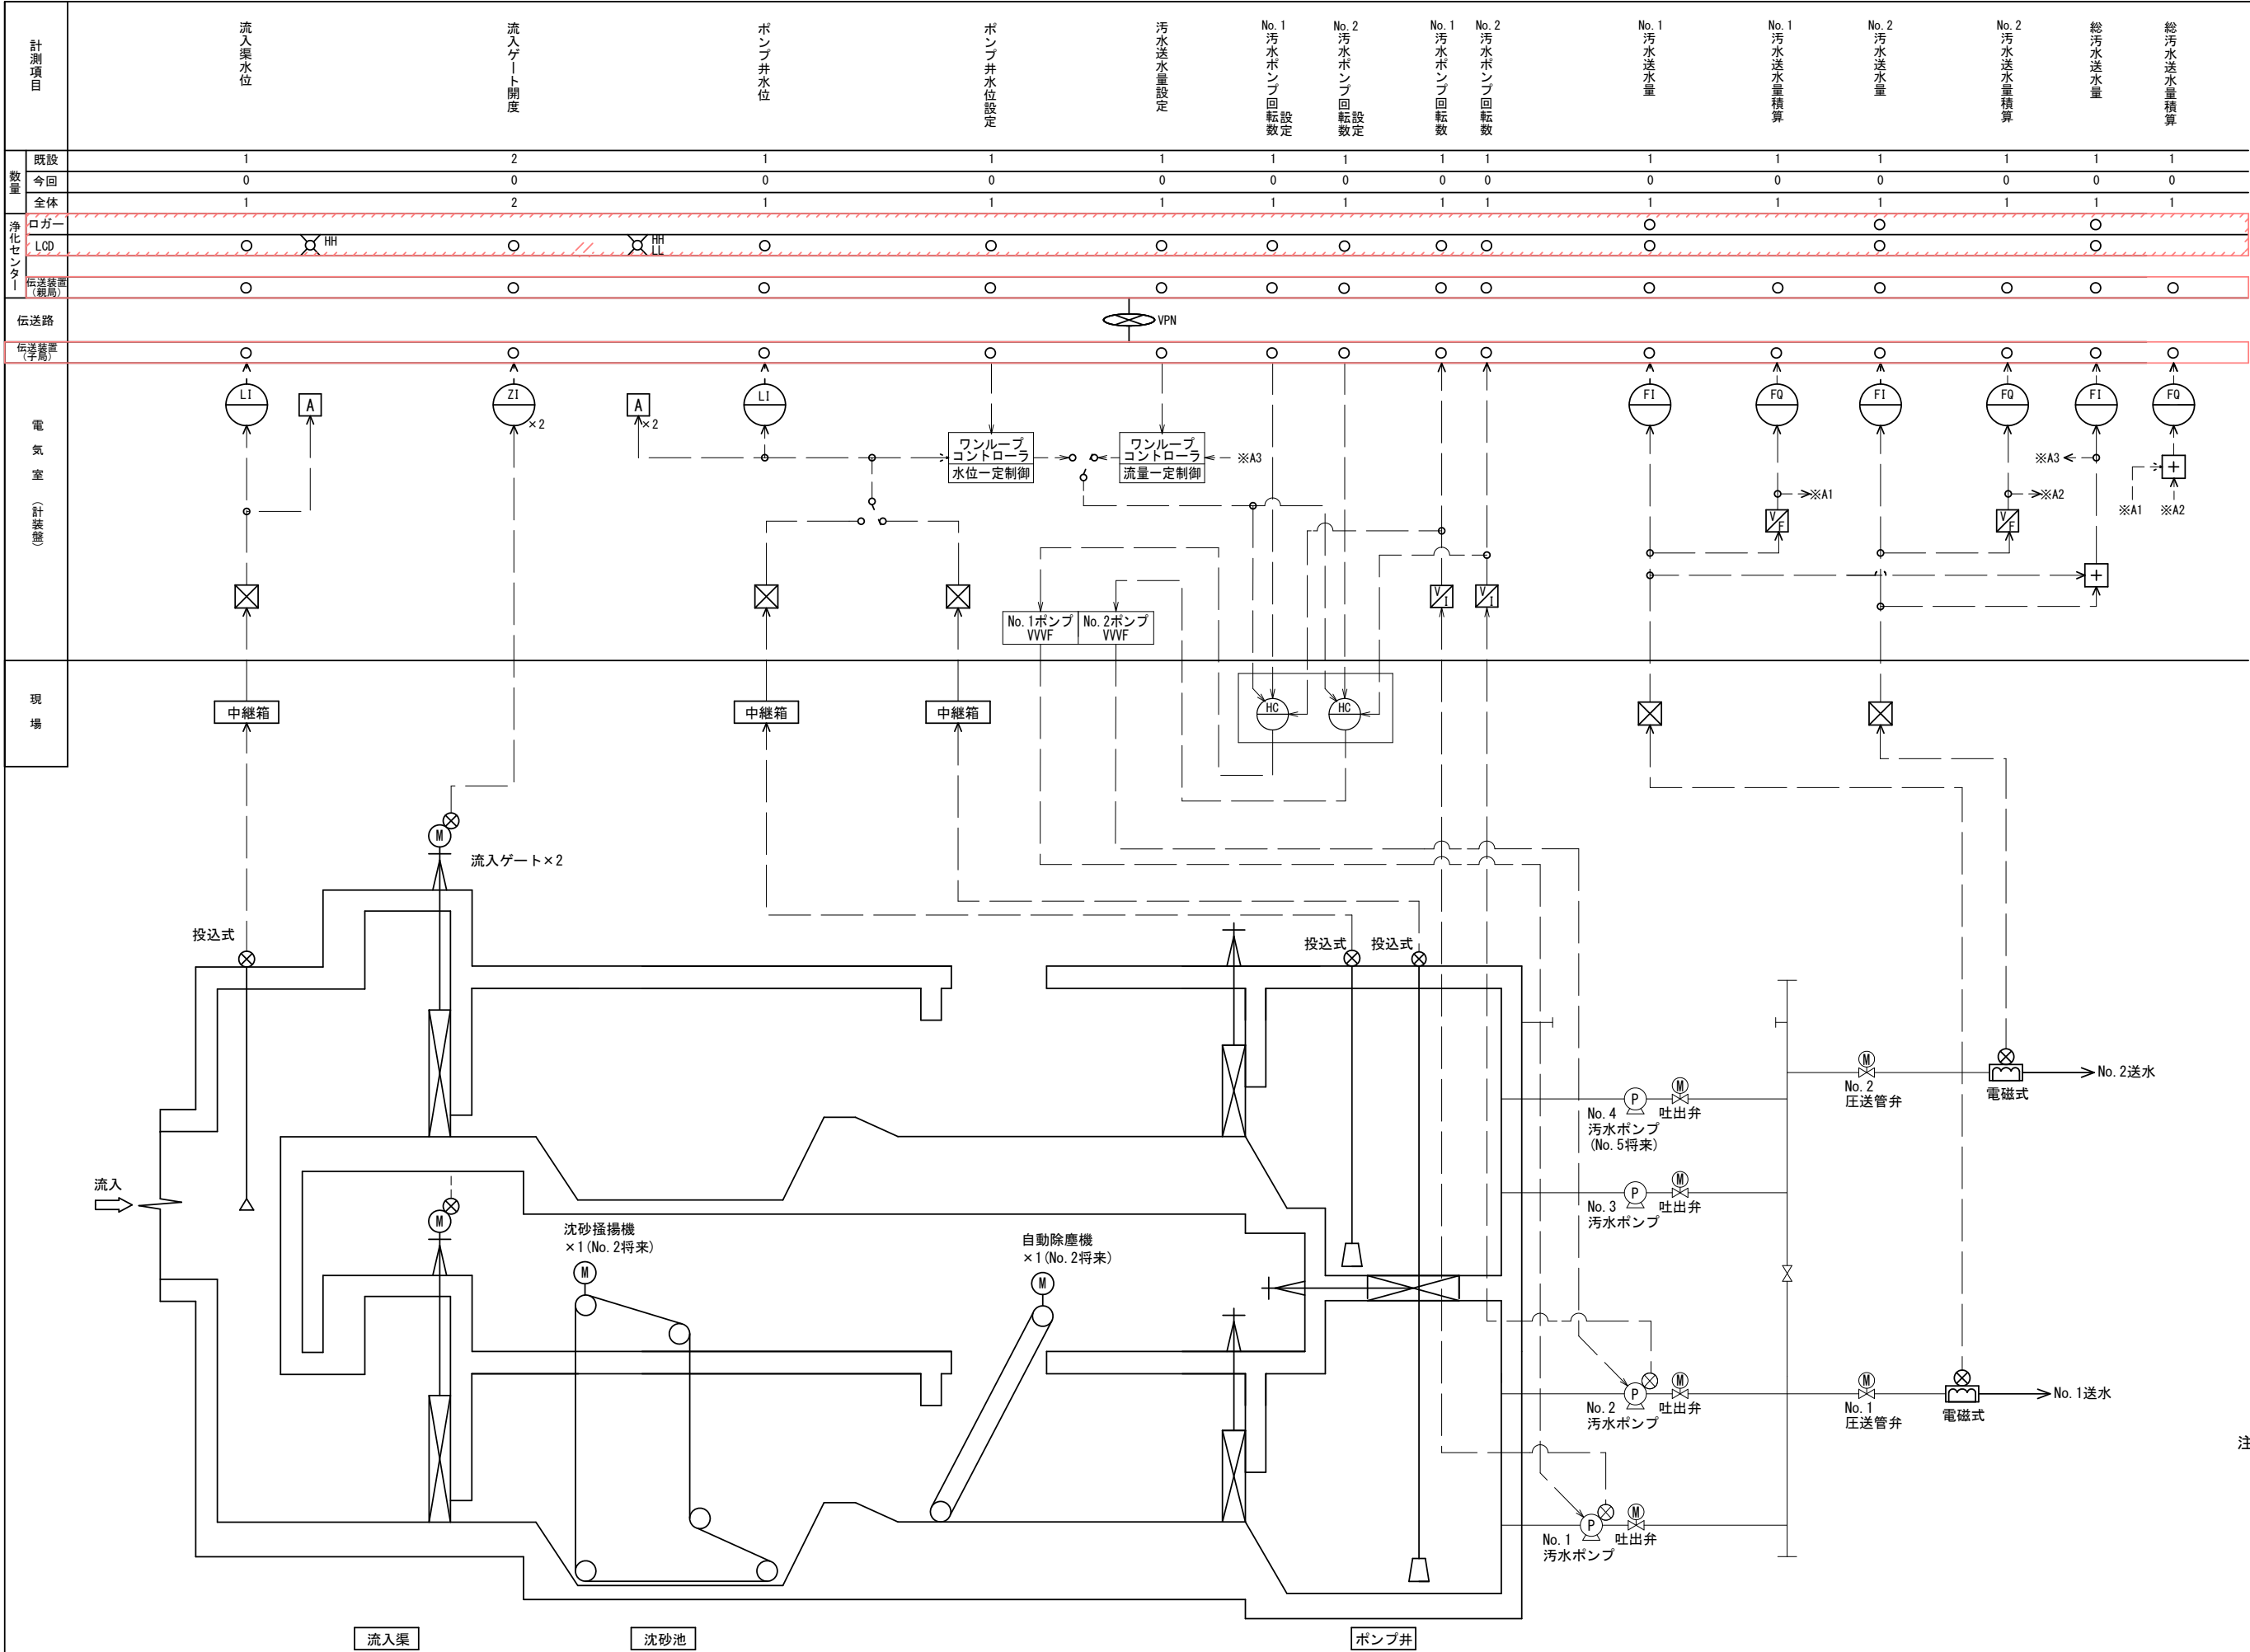

凡 例	
記 号	名 称
⊗	発 信 器
⊗	圧力式水位計
△	投込式水位計
⊗	電磁流量計
⊗	超音波式濃度計
⊗	フリクト式水位計
⊗	電極式水位計
DB	ディストリビュータ
⊗	変 換 器
F	流 量
L	液 位
Z	開 度
I	指 示
Q	積 算
C	調 節
A	警報設定器
+	加 算 器
<I	アレスタ

- 注 記
1. は今回工事を示す。
 2. は今回機能増設を示す。
 3. 特記なきは既設を示す。

令和8年度 馬淵川流域下水道	
工事番号	償流2下第1号
工事名	八戸汚水中継ポンプ場外 遠方監視制御設備更新工事
施 工 所	八戸市大字市川町外地内
八戸中継ポンプ場計装 フローシート (更新)	縮 尺 S: NONE
図面番号	43葉中 E-13
三八県土整備事務所	
青 森 県	

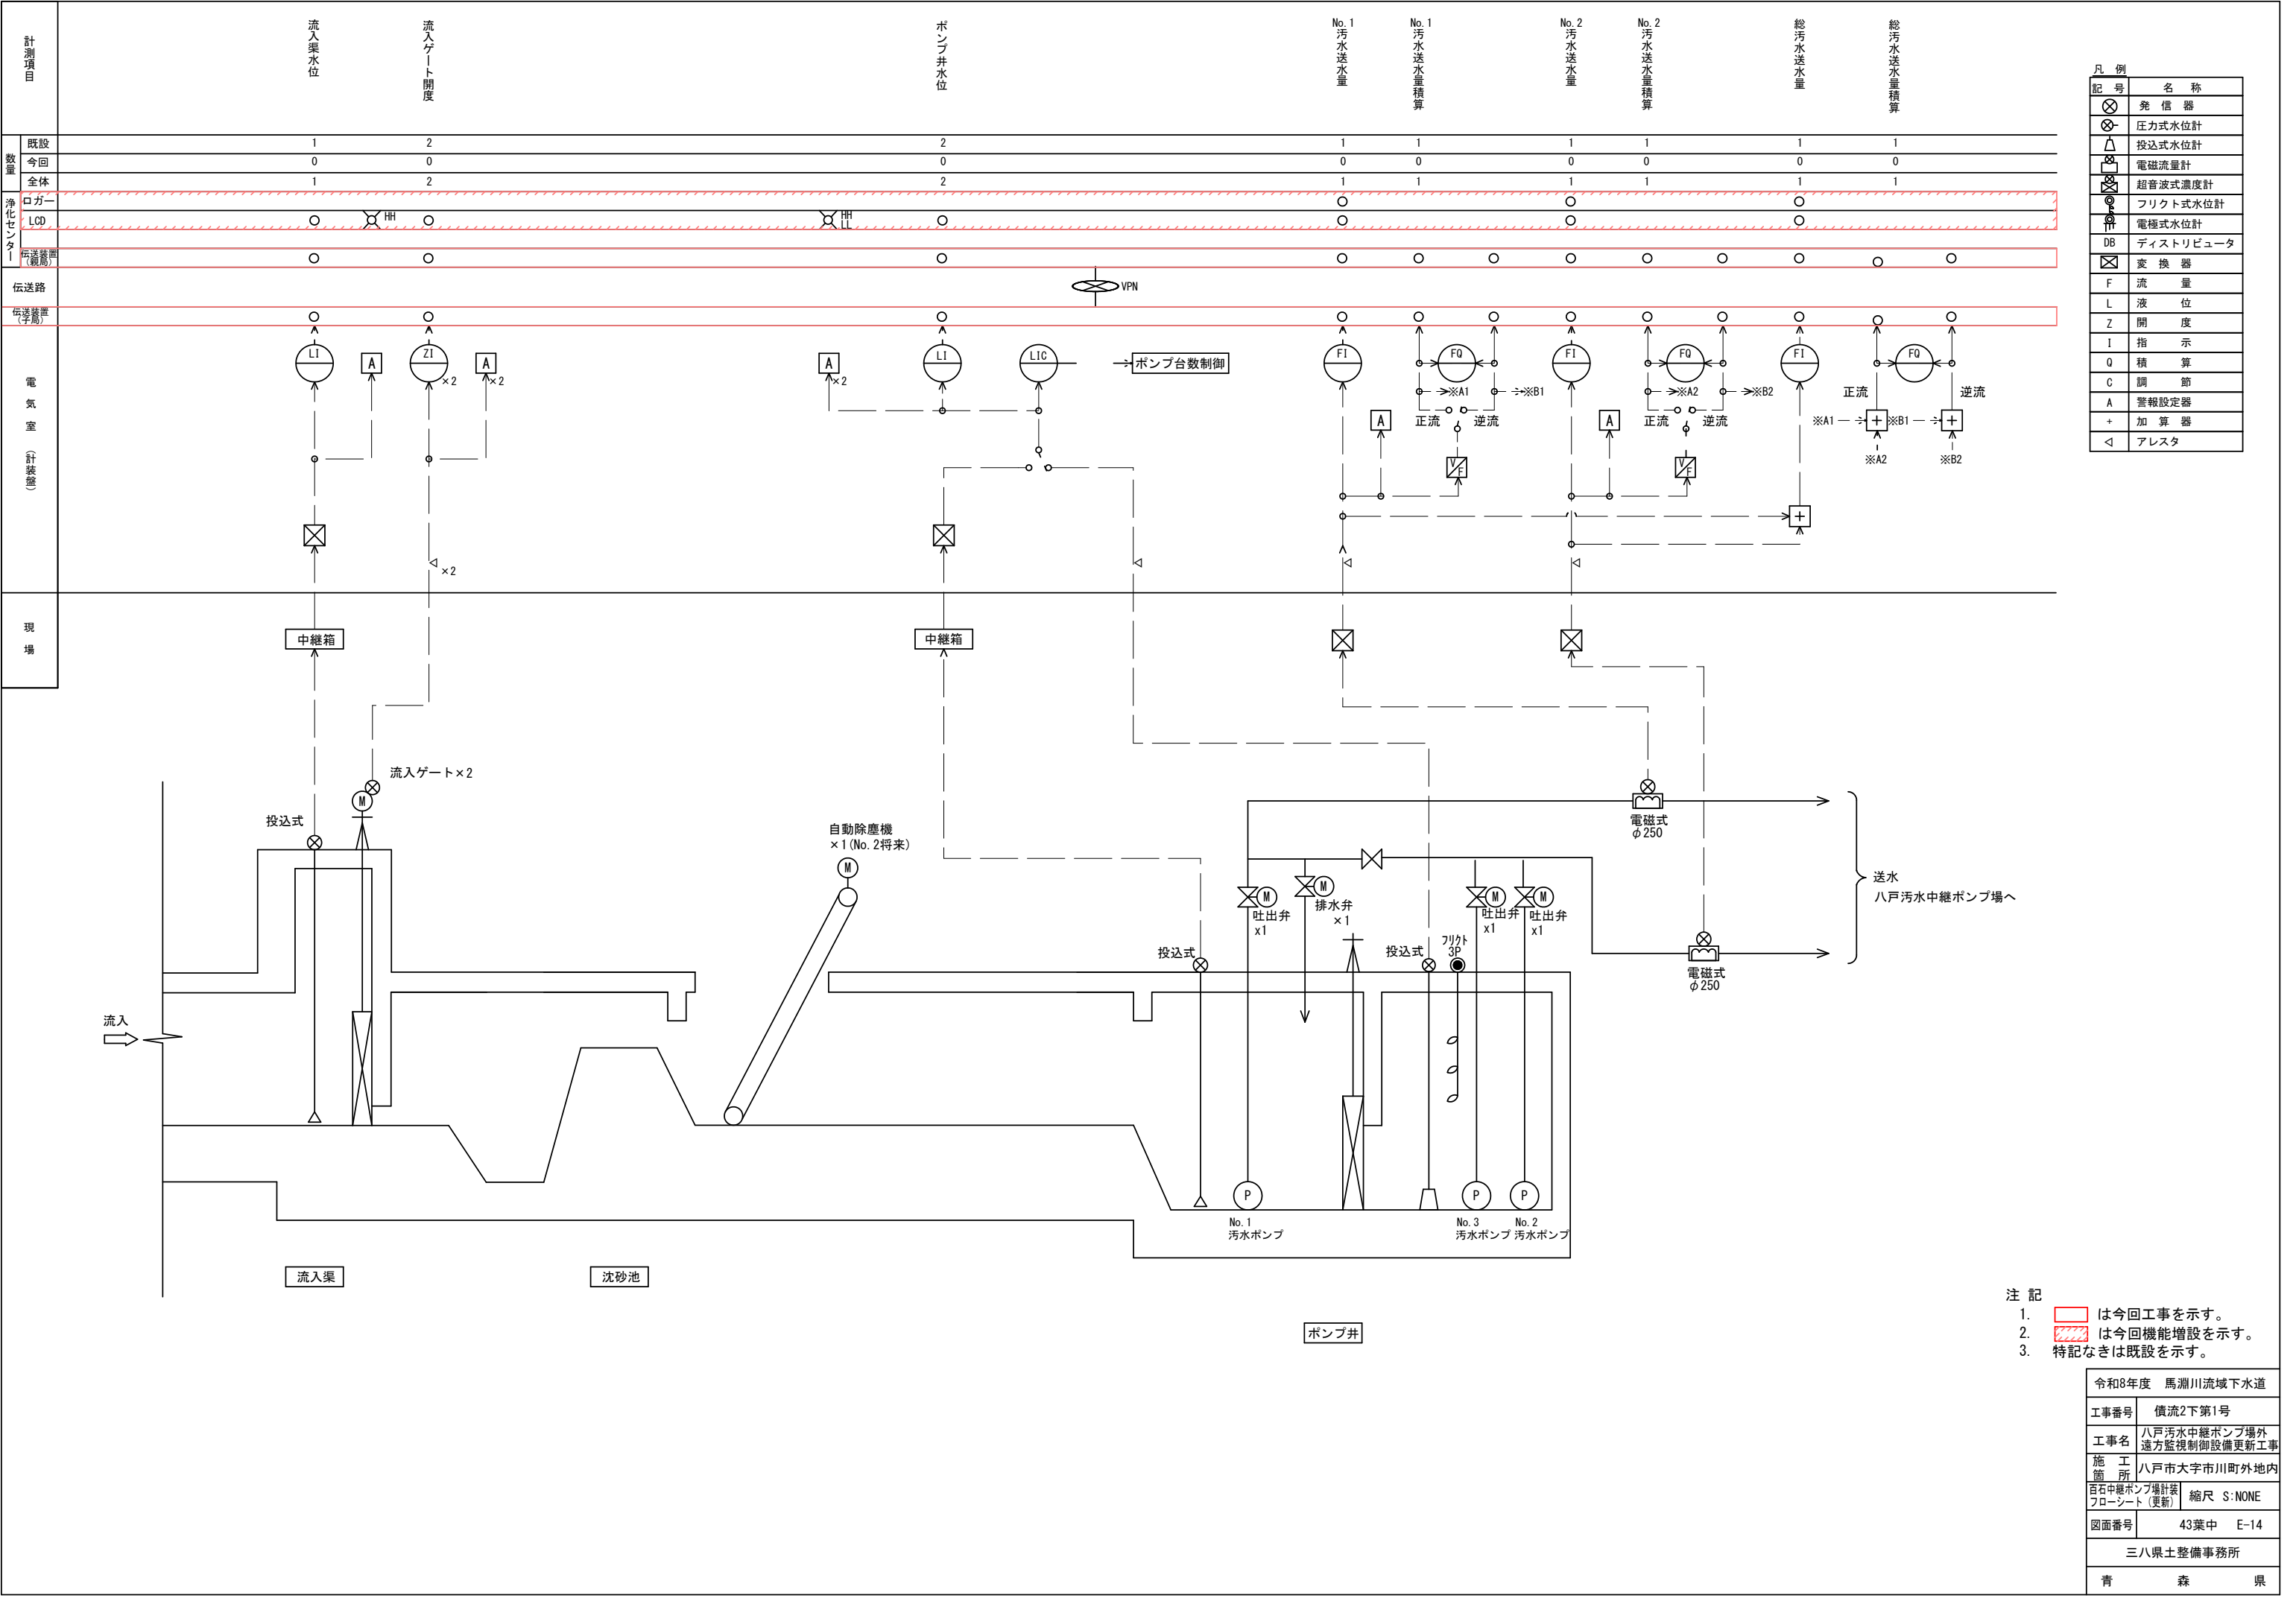

凡 例	記 号	名 称
⊗	⊗	発 信 器
⊗	⊗	圧力式水位計
△	△	投込式水位計
⊗	⊗	電磁流量計
⊗	⊗	超音波式濃度計
⊗	⊗	フリクト式水位計
⊗	⊗	電極式水位計
DB	DB	ディストリビュータ
⊗	⊗	変 換 器
F	F	流 量
L	L	液 位
Z	Z	開 度
I	I	指 示
Q	Q	積 算
C	C	調 節
A	A	警報設定器
+	+	加 算 器
◁	◁	アレスタ

- 注 記
1.


2.

3.
- は今回工事を示す。

は今回機能増設を示す。

特記なきは既設を示す。


令和8年度 馬淵川流域下水道	
工事番号	償流2下第1号
工事名	八戸汚水中継ポンプ場外 遠方監視制御設備更新工事
施 工 所	八戸市大字市川町外地内
百石中継ポンプ場計装 フローシート（更新）	縮尺 S:NONE
図面番号	43葉中 E-14
三八県土整備事務所	
青	森 県

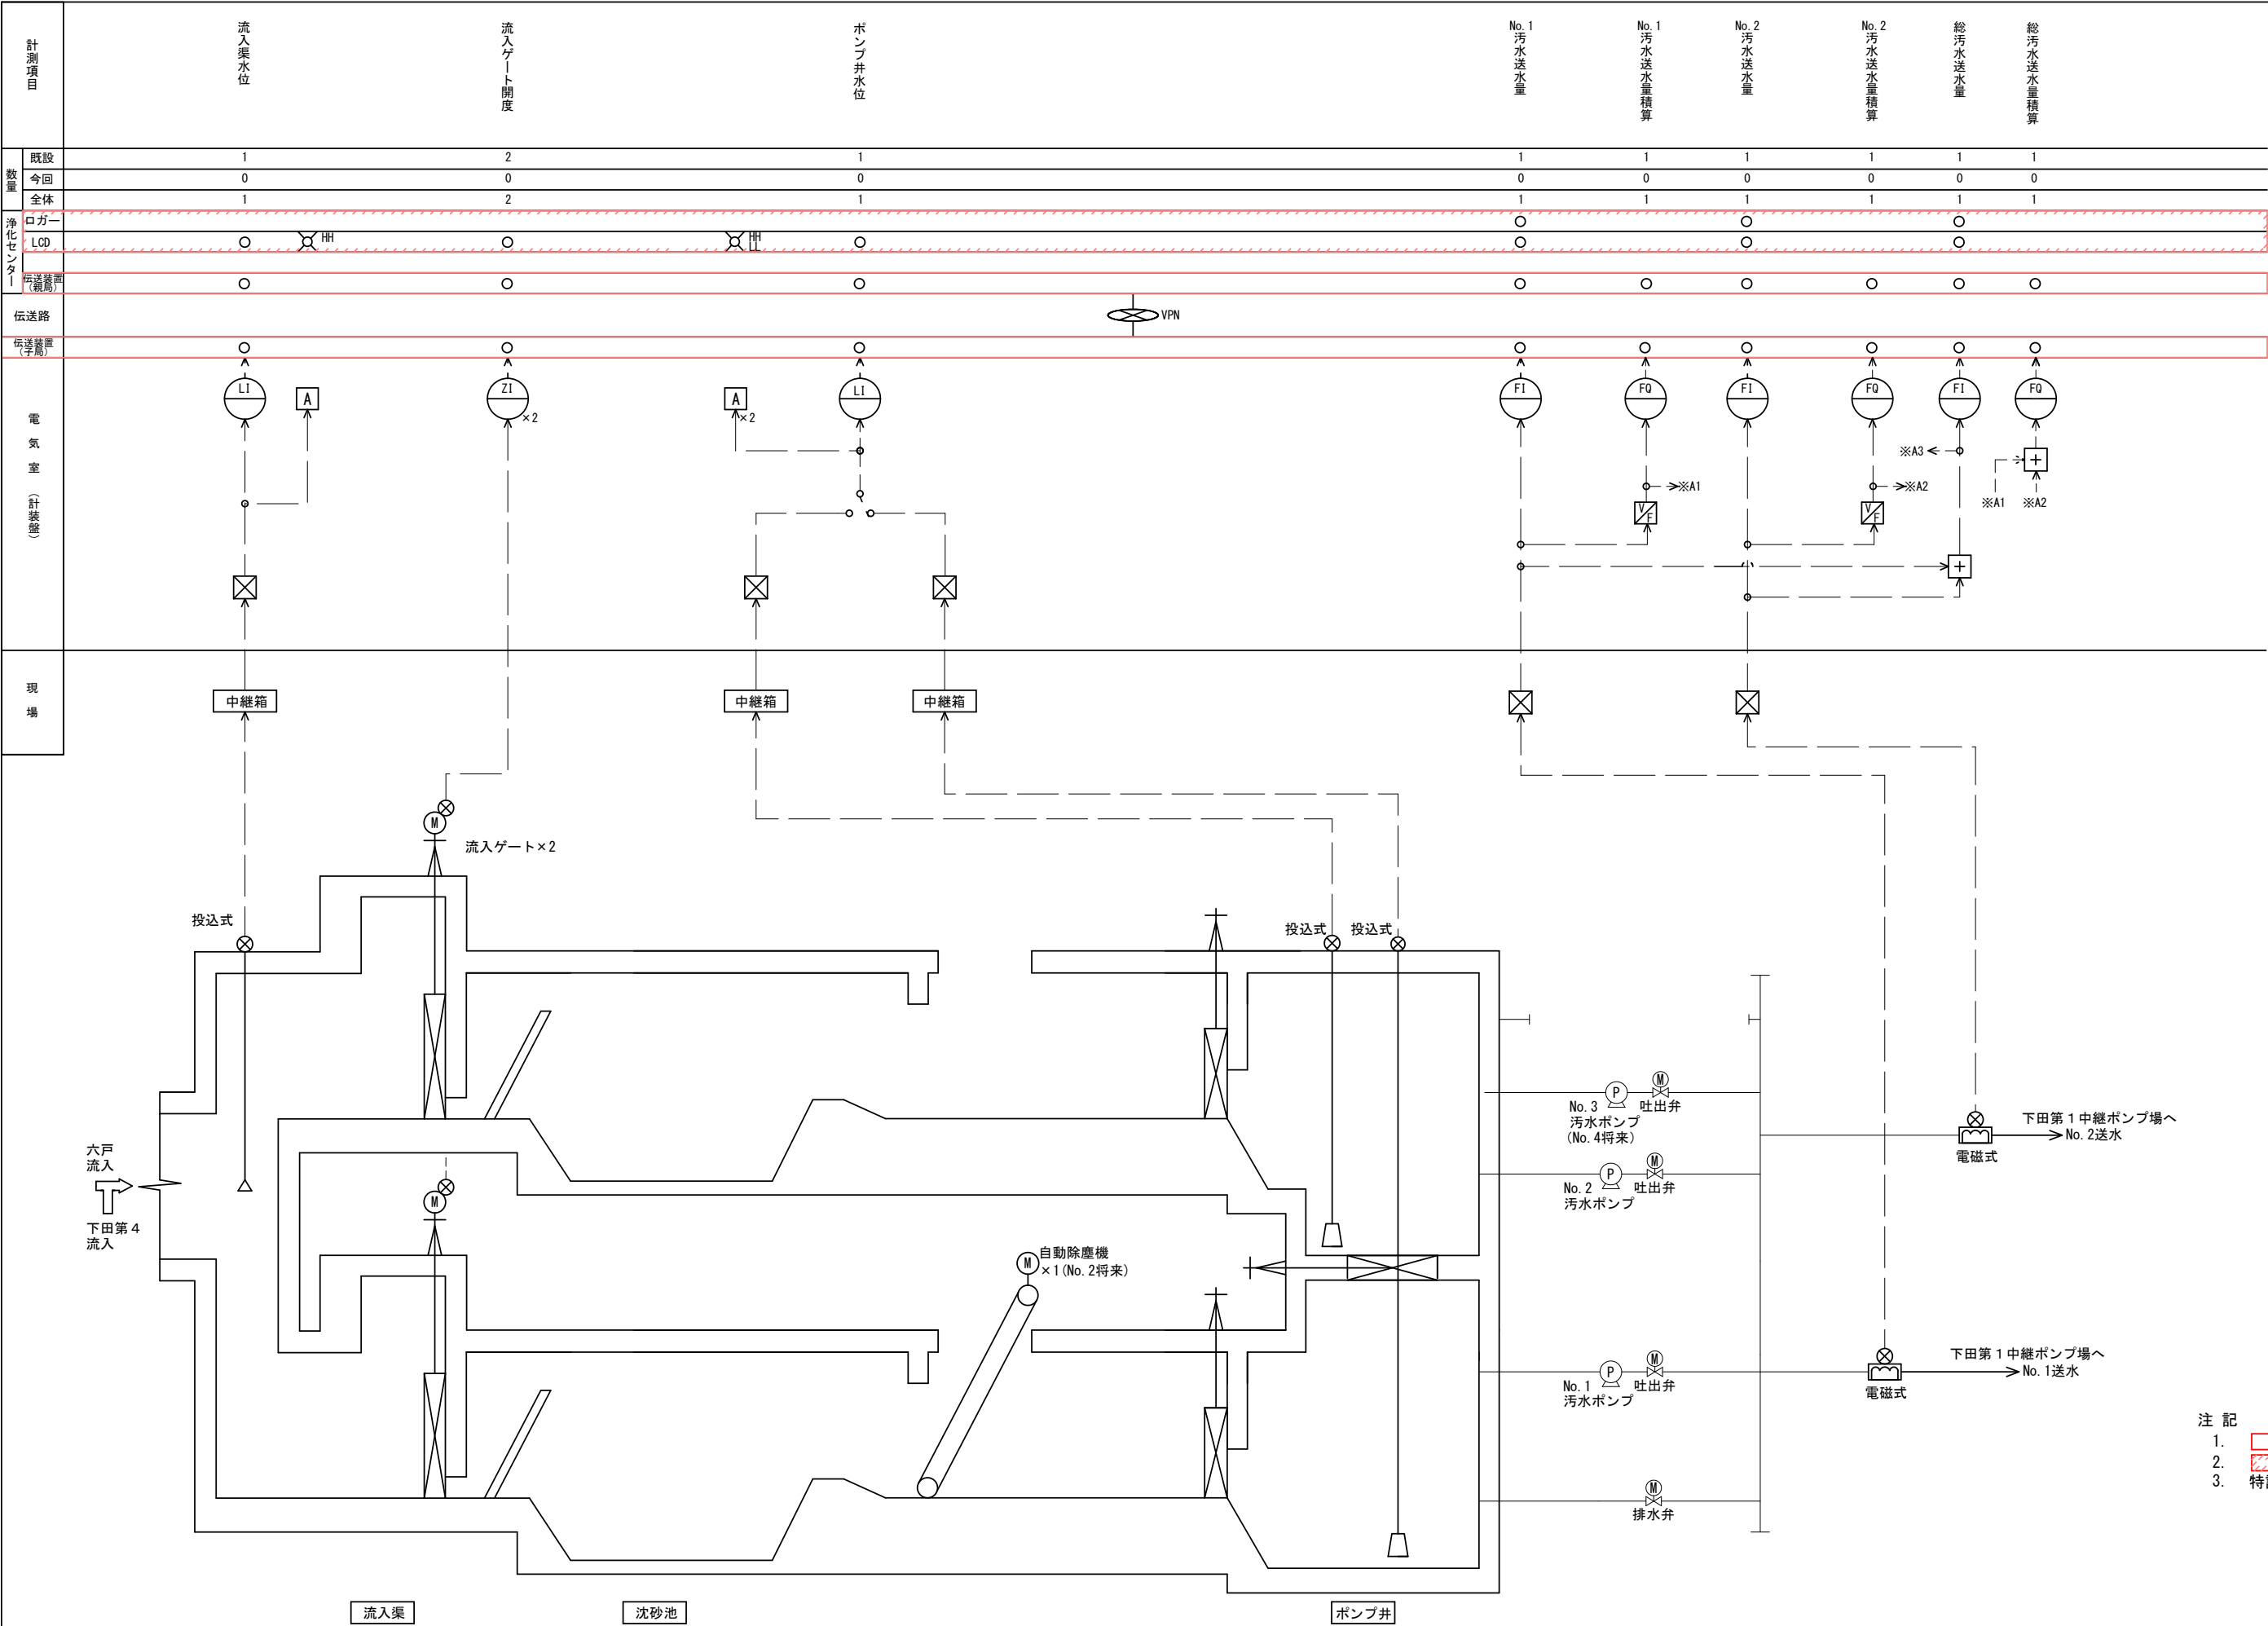

凡 例	
記 号	名 称
	発 信 器
	圧力式水位計
	投込式水位計
	電磁流量計
	超音波式濃度計
	フリクト式水位計
	電極式水位計
DB	ディストリビュータ
	変 換 器
F	流 量
L	液 位
Z	開 度
I	指 示
Q	積 算
C	調 節
A	警報設定器
+	加 算 器
◁	アレスタ

- 注 記
1. は今回工事を示す。
 2. は今回機能増設を示す。
 3. 特記なきは既設を示す。


令和8年度 馬淵川流域下水道	
工事番号	價流2下第1号
工事名	八戸汚水中継ポンプ場外 遠方監視制御設備更新工事
施 工 箇 所	八戸市大字市川町外地内
下田第2中継ポンプ場 計装フローシート (更新)	縮 尺 S: NONE
図面番号	43葉中 E-16
三八県土整備事務所	
青	森 県

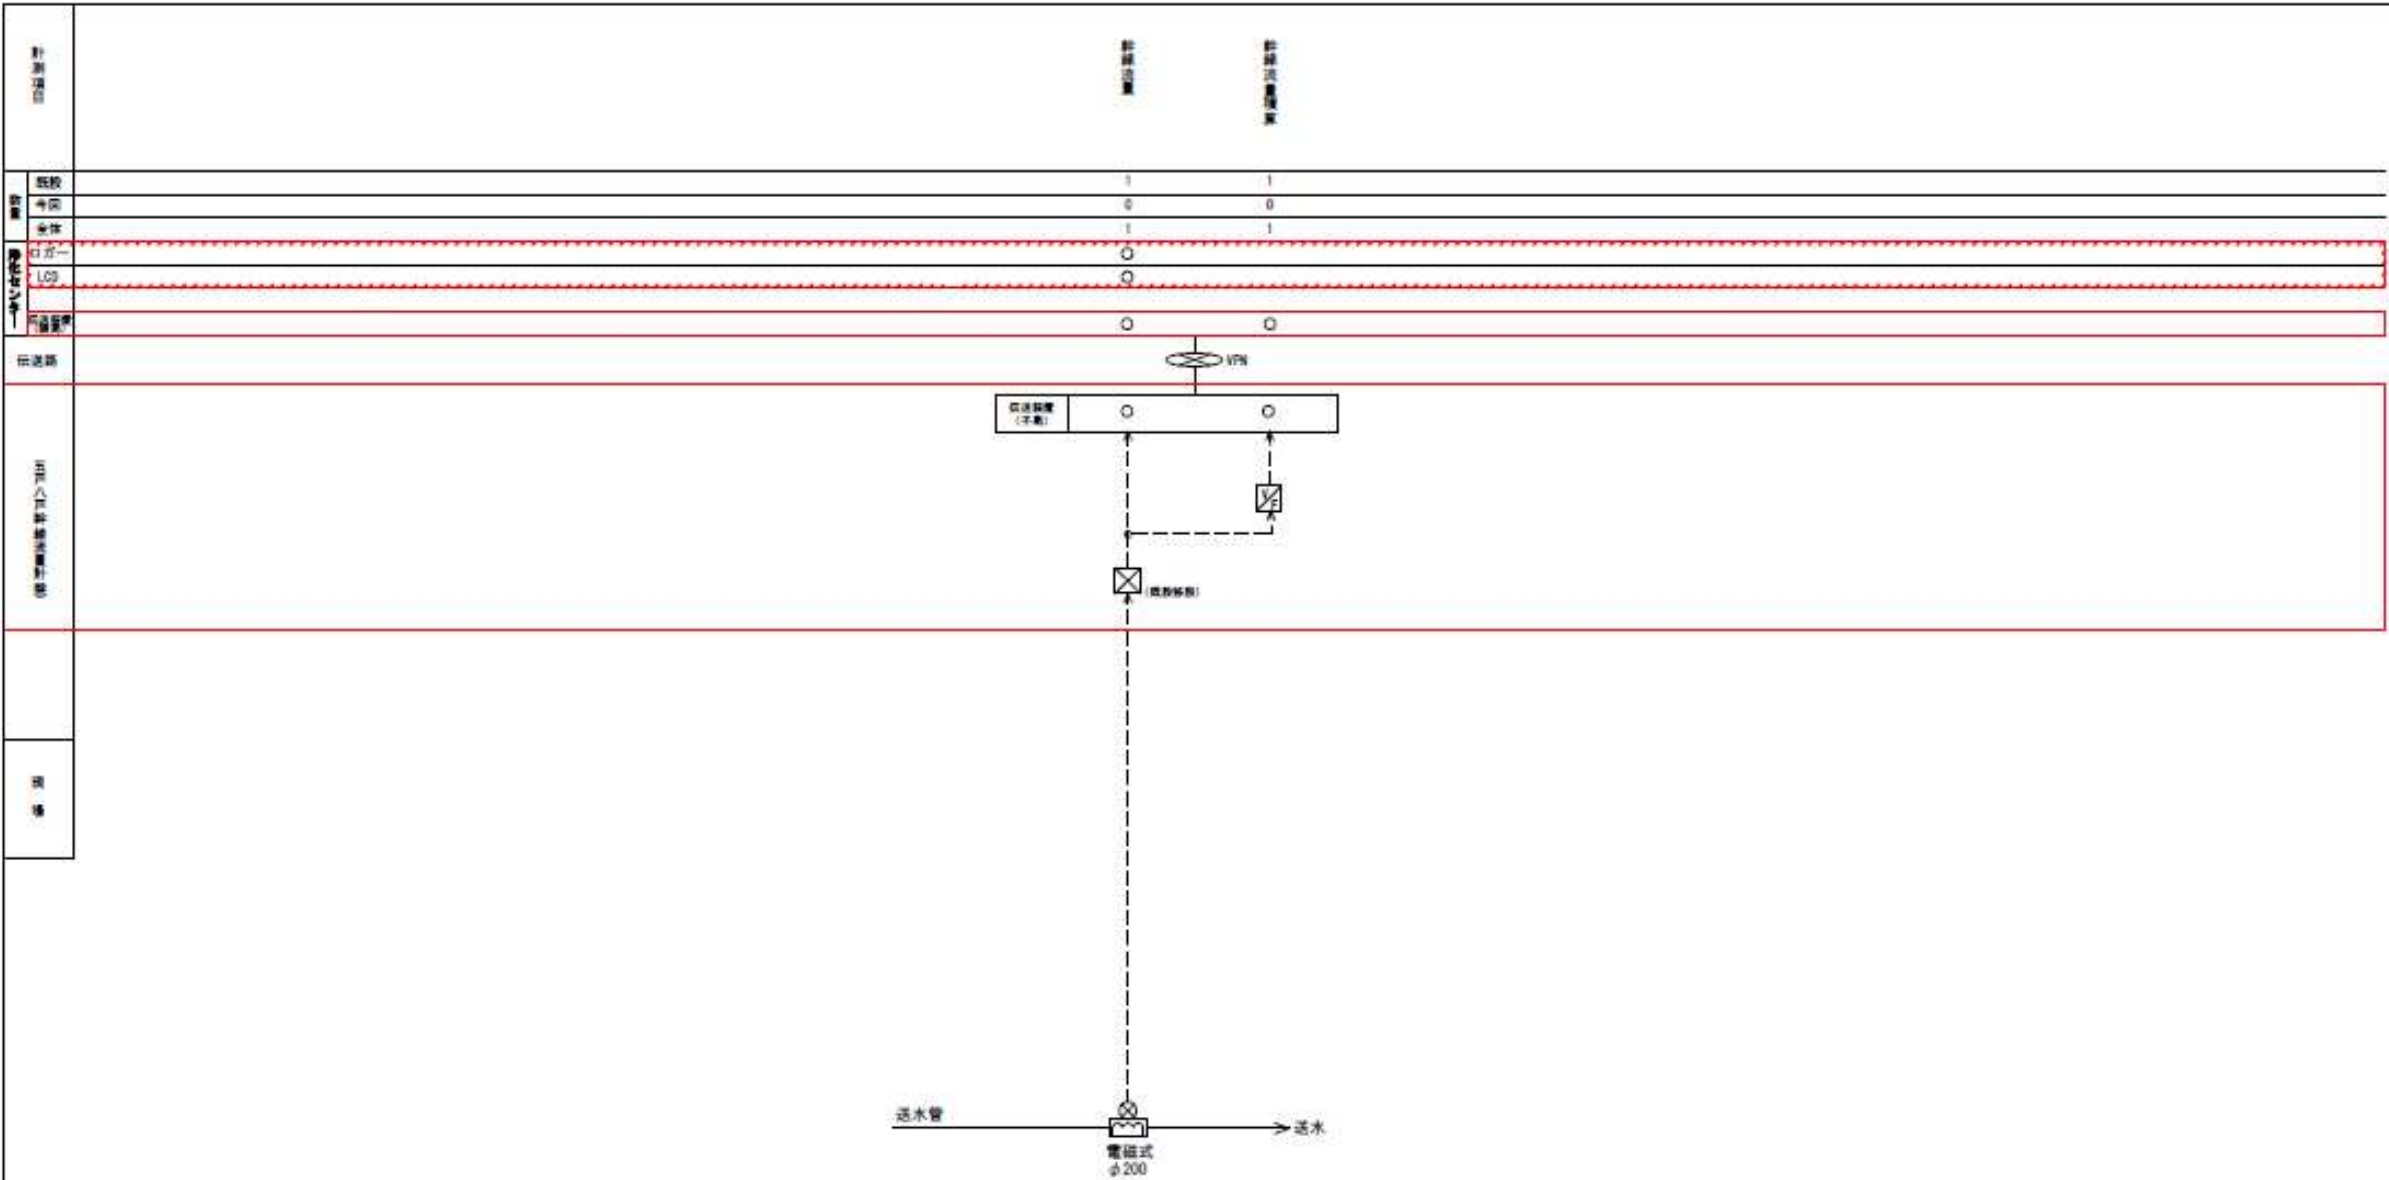

記号	名称
○	流量計
○	圧力式水位計
○	投込式水位計
○	電磁式流量計
○	超音波式流量計
○	フロート式水位計
○	電極式水位計
DB	ディストリビュータ
○	変換器
F	流量
L	液位
Z	開度
I	指示
Q	流量
C	流量
A	流量計
+	加算器
△	アレータ


- 注記
1. は今回工事を示す。
 2. は今回機能増設を示す。
 3. 特記なきは既設を示す。

令和8年度 馬淵川流域下水道	
工事番号	流2下第1号
工事名	八戸汚水中継ポンプ場外 遠方監視制御設備更新工事
施工所	八戸市大字市川町外地内
五戸八戸幹線流量計 計装フローシート(更新)	縮尺 NONE
図面番号	43葉中 E-20
三八県土整備事務所	
青	森 県

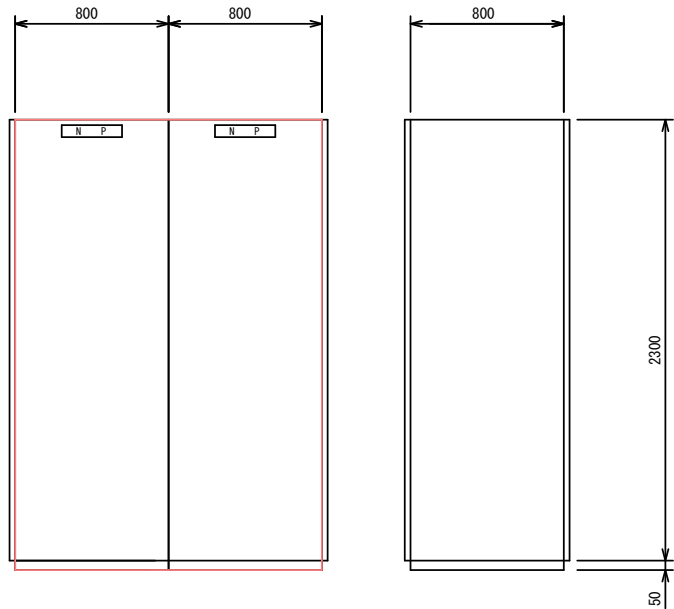


(正面図) (側面図)

伝送装置 (親局)
(TD-1N)

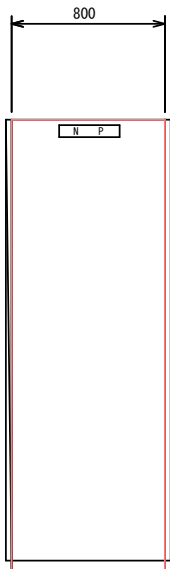


(正面図)

八戸中継ポンプ場
伝送装置 (子局)
(TDT-1)

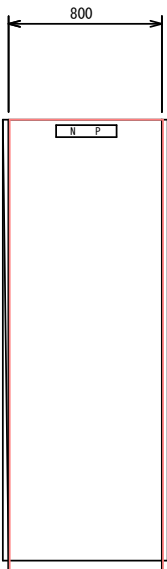


(正面図)

百石中継ポンプ場
伝送装置 (子局)
(TDT-2)

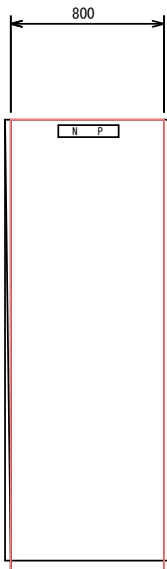


(正面図)

下田第1中継ポンプ場
伝送装置 (子局)
(TDT-3)

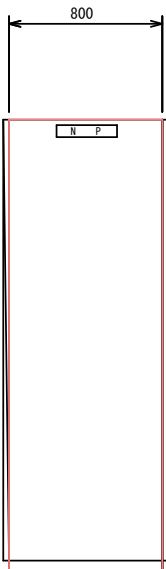


(正面図)

下田第2中継ポンプ場
伝送装置 (子局)
(TDT-4)

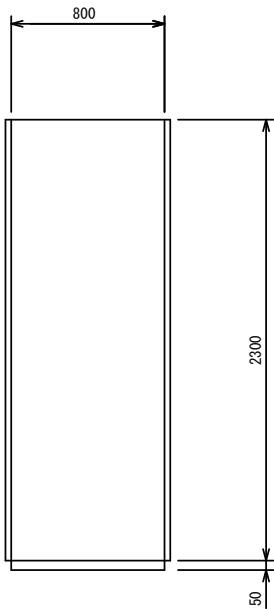


(側面図)

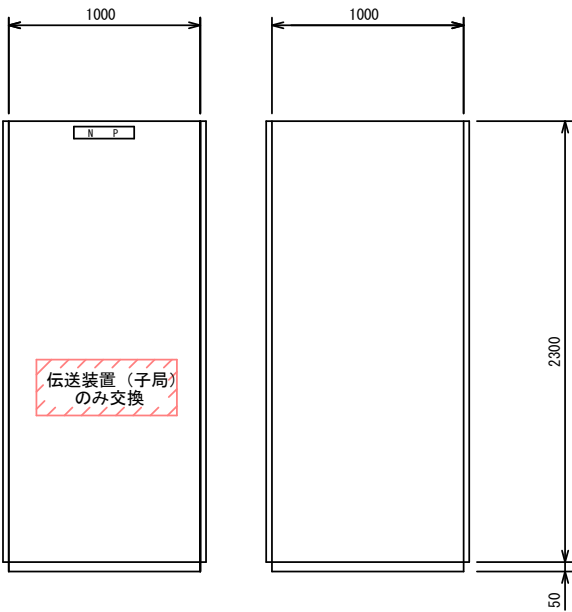


(正面図) (側面図)

下田第3中継ポンプ場
ポンプ動力制御盤
(TDT-5)

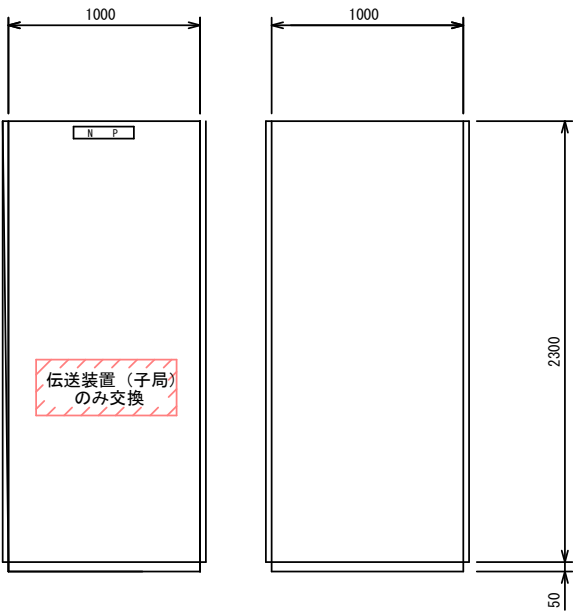


(正面図) (側面図)

下田第4中継ポンプ場
ポンプ動力制御盤
(TDT-6)

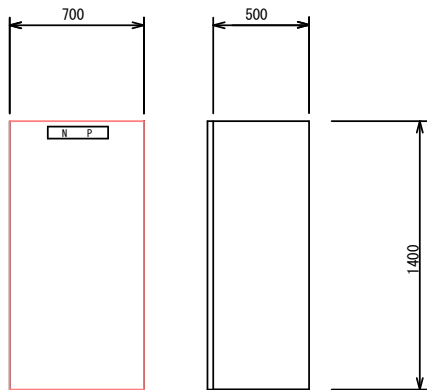

(正面図) (側面図)

六戸中継ポンプ場
伝送装置 (子局)
(TDT-7)

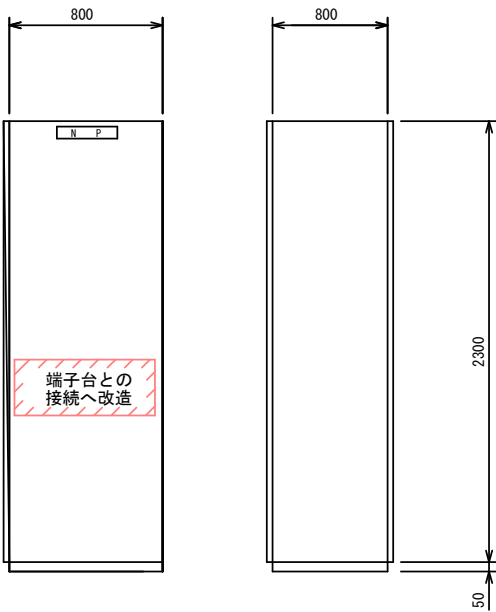


(正面図) (側面図)

六戸中継ポンプ場
計装盤
(K)

- 注 記
1.  は今回工事を示す。
 2.  は今回機能増設を示す。
 3. 寸法は参考とし、承諾図にて決定する。

令和8年度 馬淵川流域下水道	
工事番号	債流2下第1号
工事名	八戸汚水中継ポンプ場外 遠方監視制御設備更新工事
施 工 箇 所	八戸市大字市川町外地内
伝送装置外形図 (更新)	縮尺 S:1/20
図面番号	43葉中 E-21
三八県土整備事務所	
青	森 県

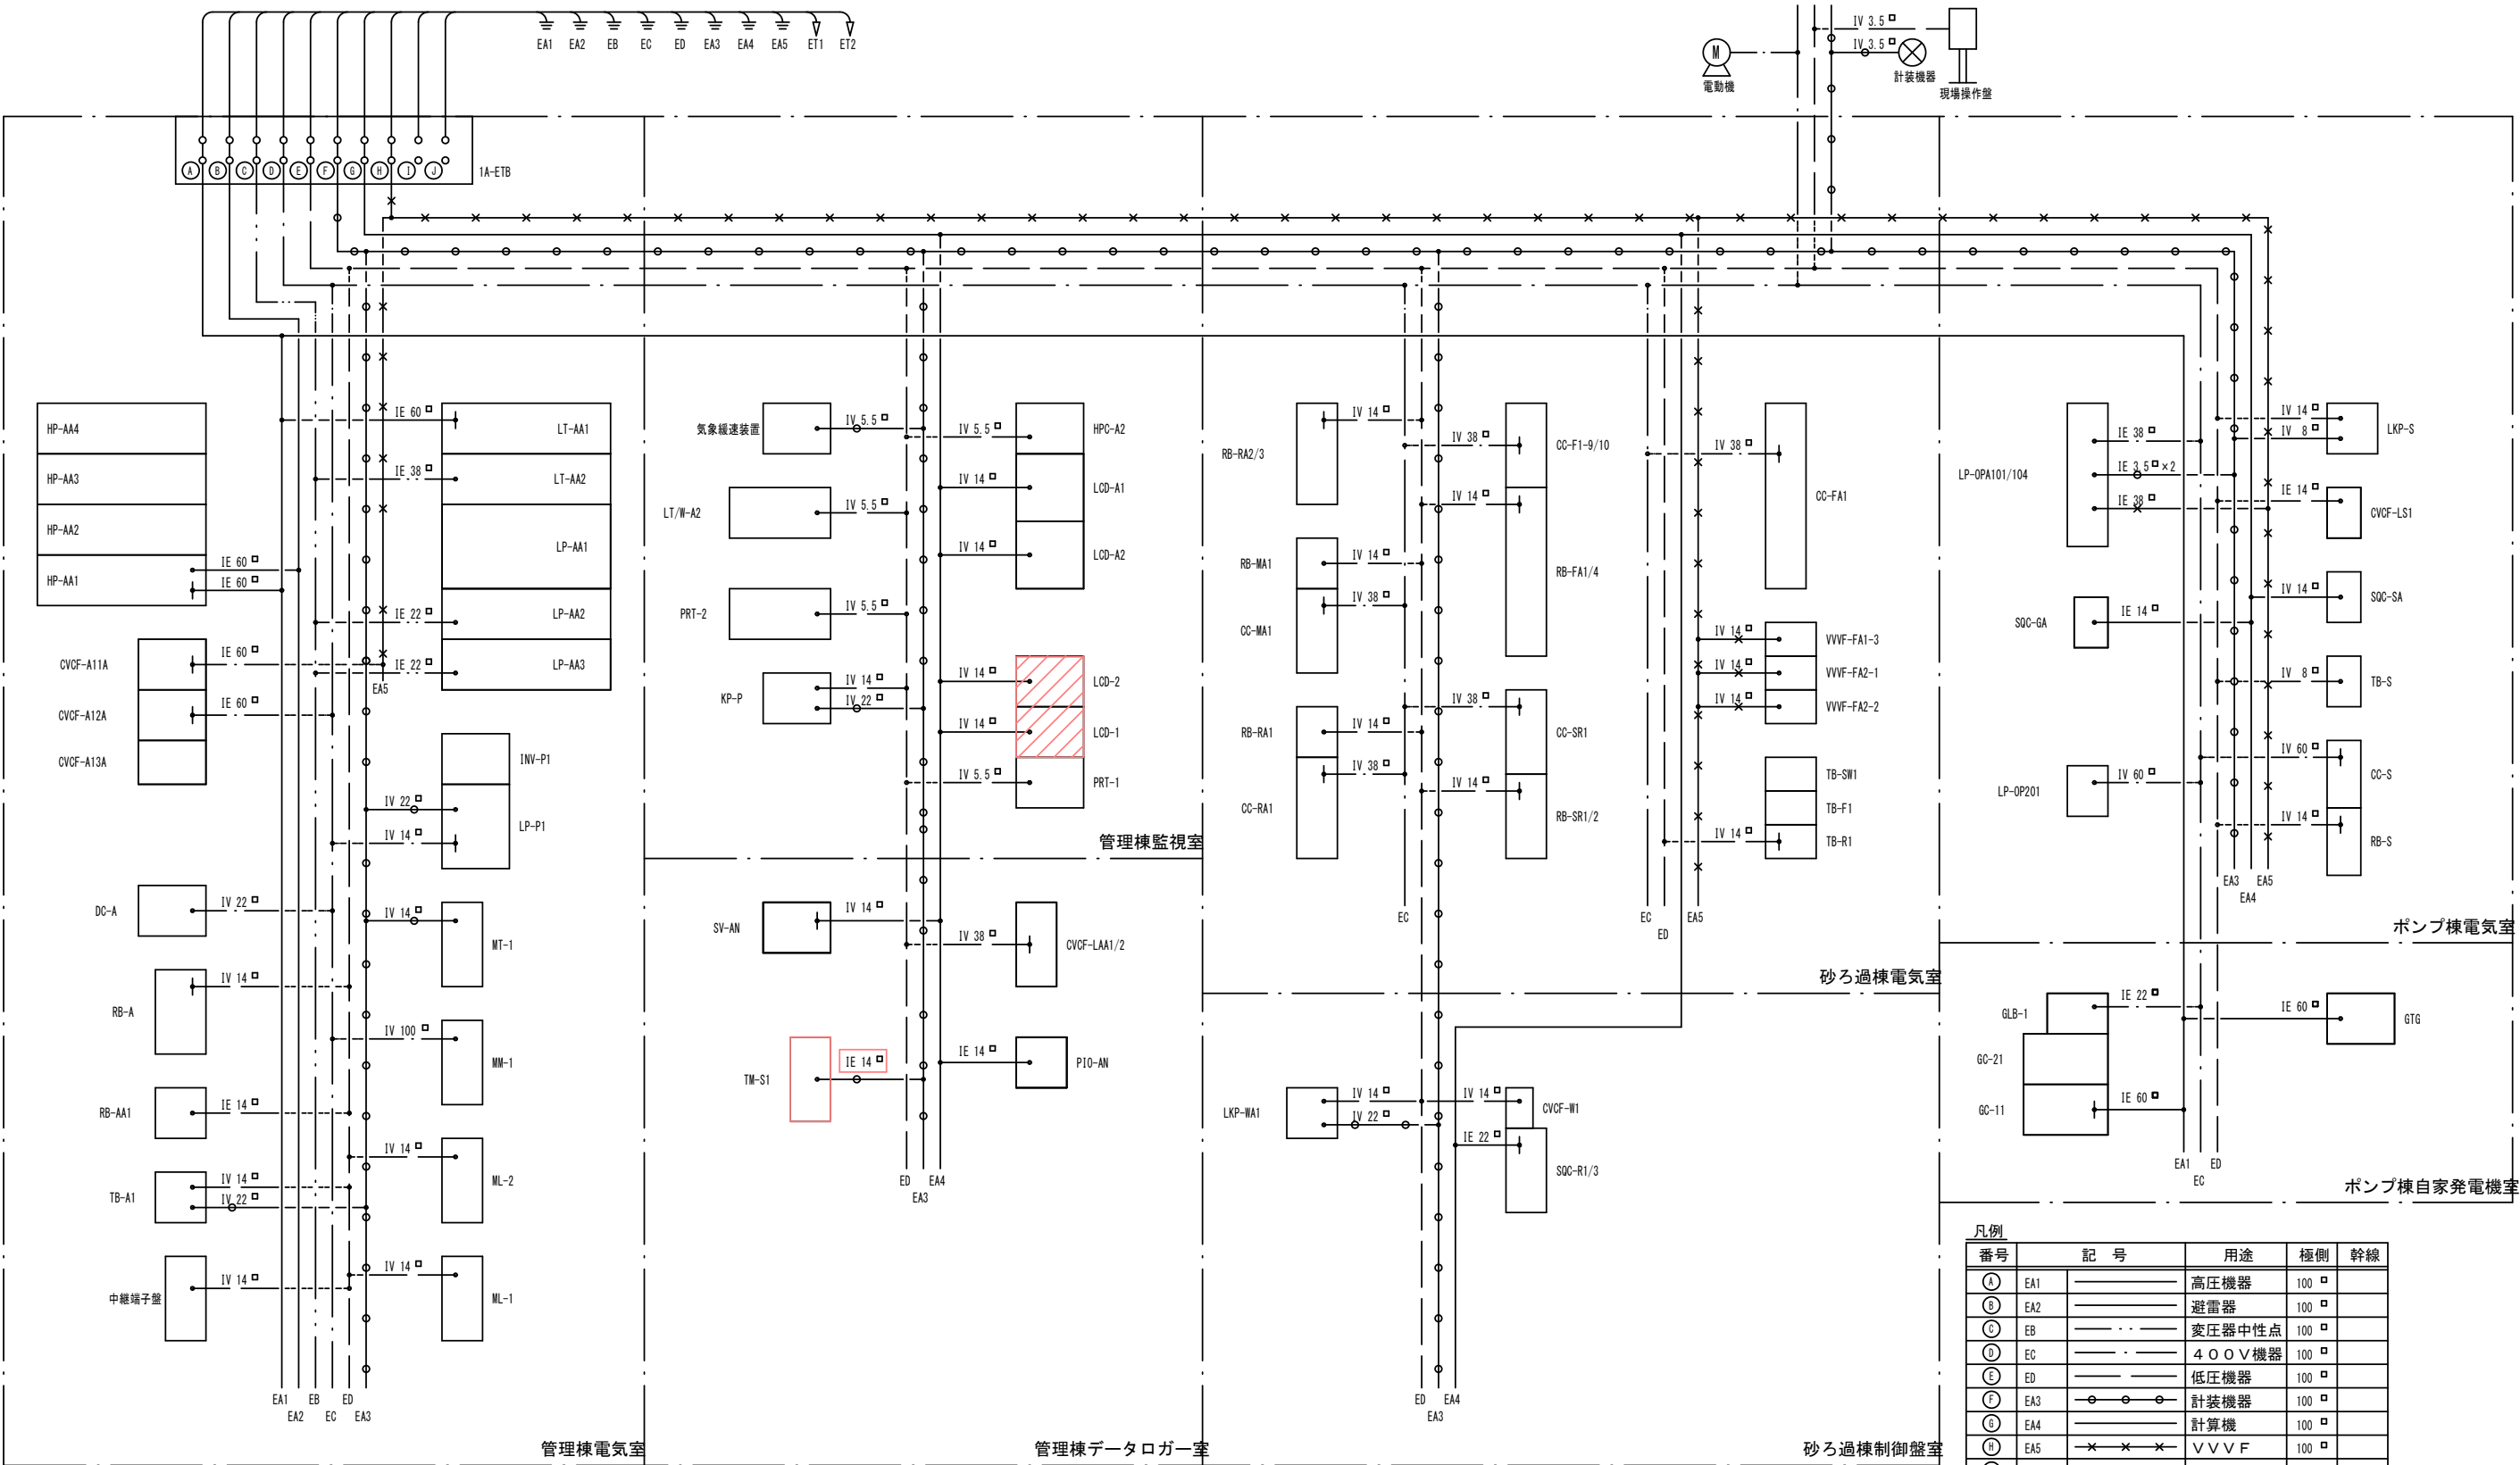


凡例				
番号	記号	用途	極側	幹線
Ⓐ	EA1	高圧機器	100 □	
Ⓑ	EA2	避雷器	100 □	
Ⓒ	EB	変圧器中性点	100 □	
Ⓓ	EC	400V機器	100 □	
Ⓔ	ED	低圧機器	100 □	
Ⓕ	EA3	計装機器	100 □	
Ⓖ	EA4	計算機	100 □	
Ⓗ	EA5	V V V F	100 □	
Ⓙ	ET1	測定端子	14 □	
⓫	ET2	測定端子	14 □	


電動機、しゃ断器・分岐線			
200V (D種)	400V (C種)	W38の定格フレーム値 (A)	接地線
3.7KW以下	7.5KW以下	50	3.5 □ 以上
7.5KW "	15KW "	100	5.5 □ "
22KW "	45KW "	225	14 □ "
37KW "	75KW "	400	22 □ "

- 注) 1. は今回工事を示す。
2. は今回機能増設を示す。
3. 特記なきものは既設を示す。

令和8年度 馬淵川流域下水道	
工事番号	債流2下第1号
工事名	八戸汚水中継ポンプ場外 遠方監視制御設備更新工事
施工箇所	八戸市大字市川町外地内
馬淵川浄化センター 接地系統図 (更新)	
縮尺	S: NONE
図面番号	43葉中 E-22
三八県土整備事務所	
青 森 県	

 

令和8年度 馬淵川流域下水道	
工事番号	債流2下第1号
工事名	八戸汚水中心線ポンプ場外 遠方監視制御設備更新工事
施工箇所	八戸市大字市川町外地内
工箇通化センター 管理線検修電電線設置 管線総組網（仮設）	縮尺 S:NONE
図面番号	43葉中 E-23
三八県土整備事務所	
青	森 県

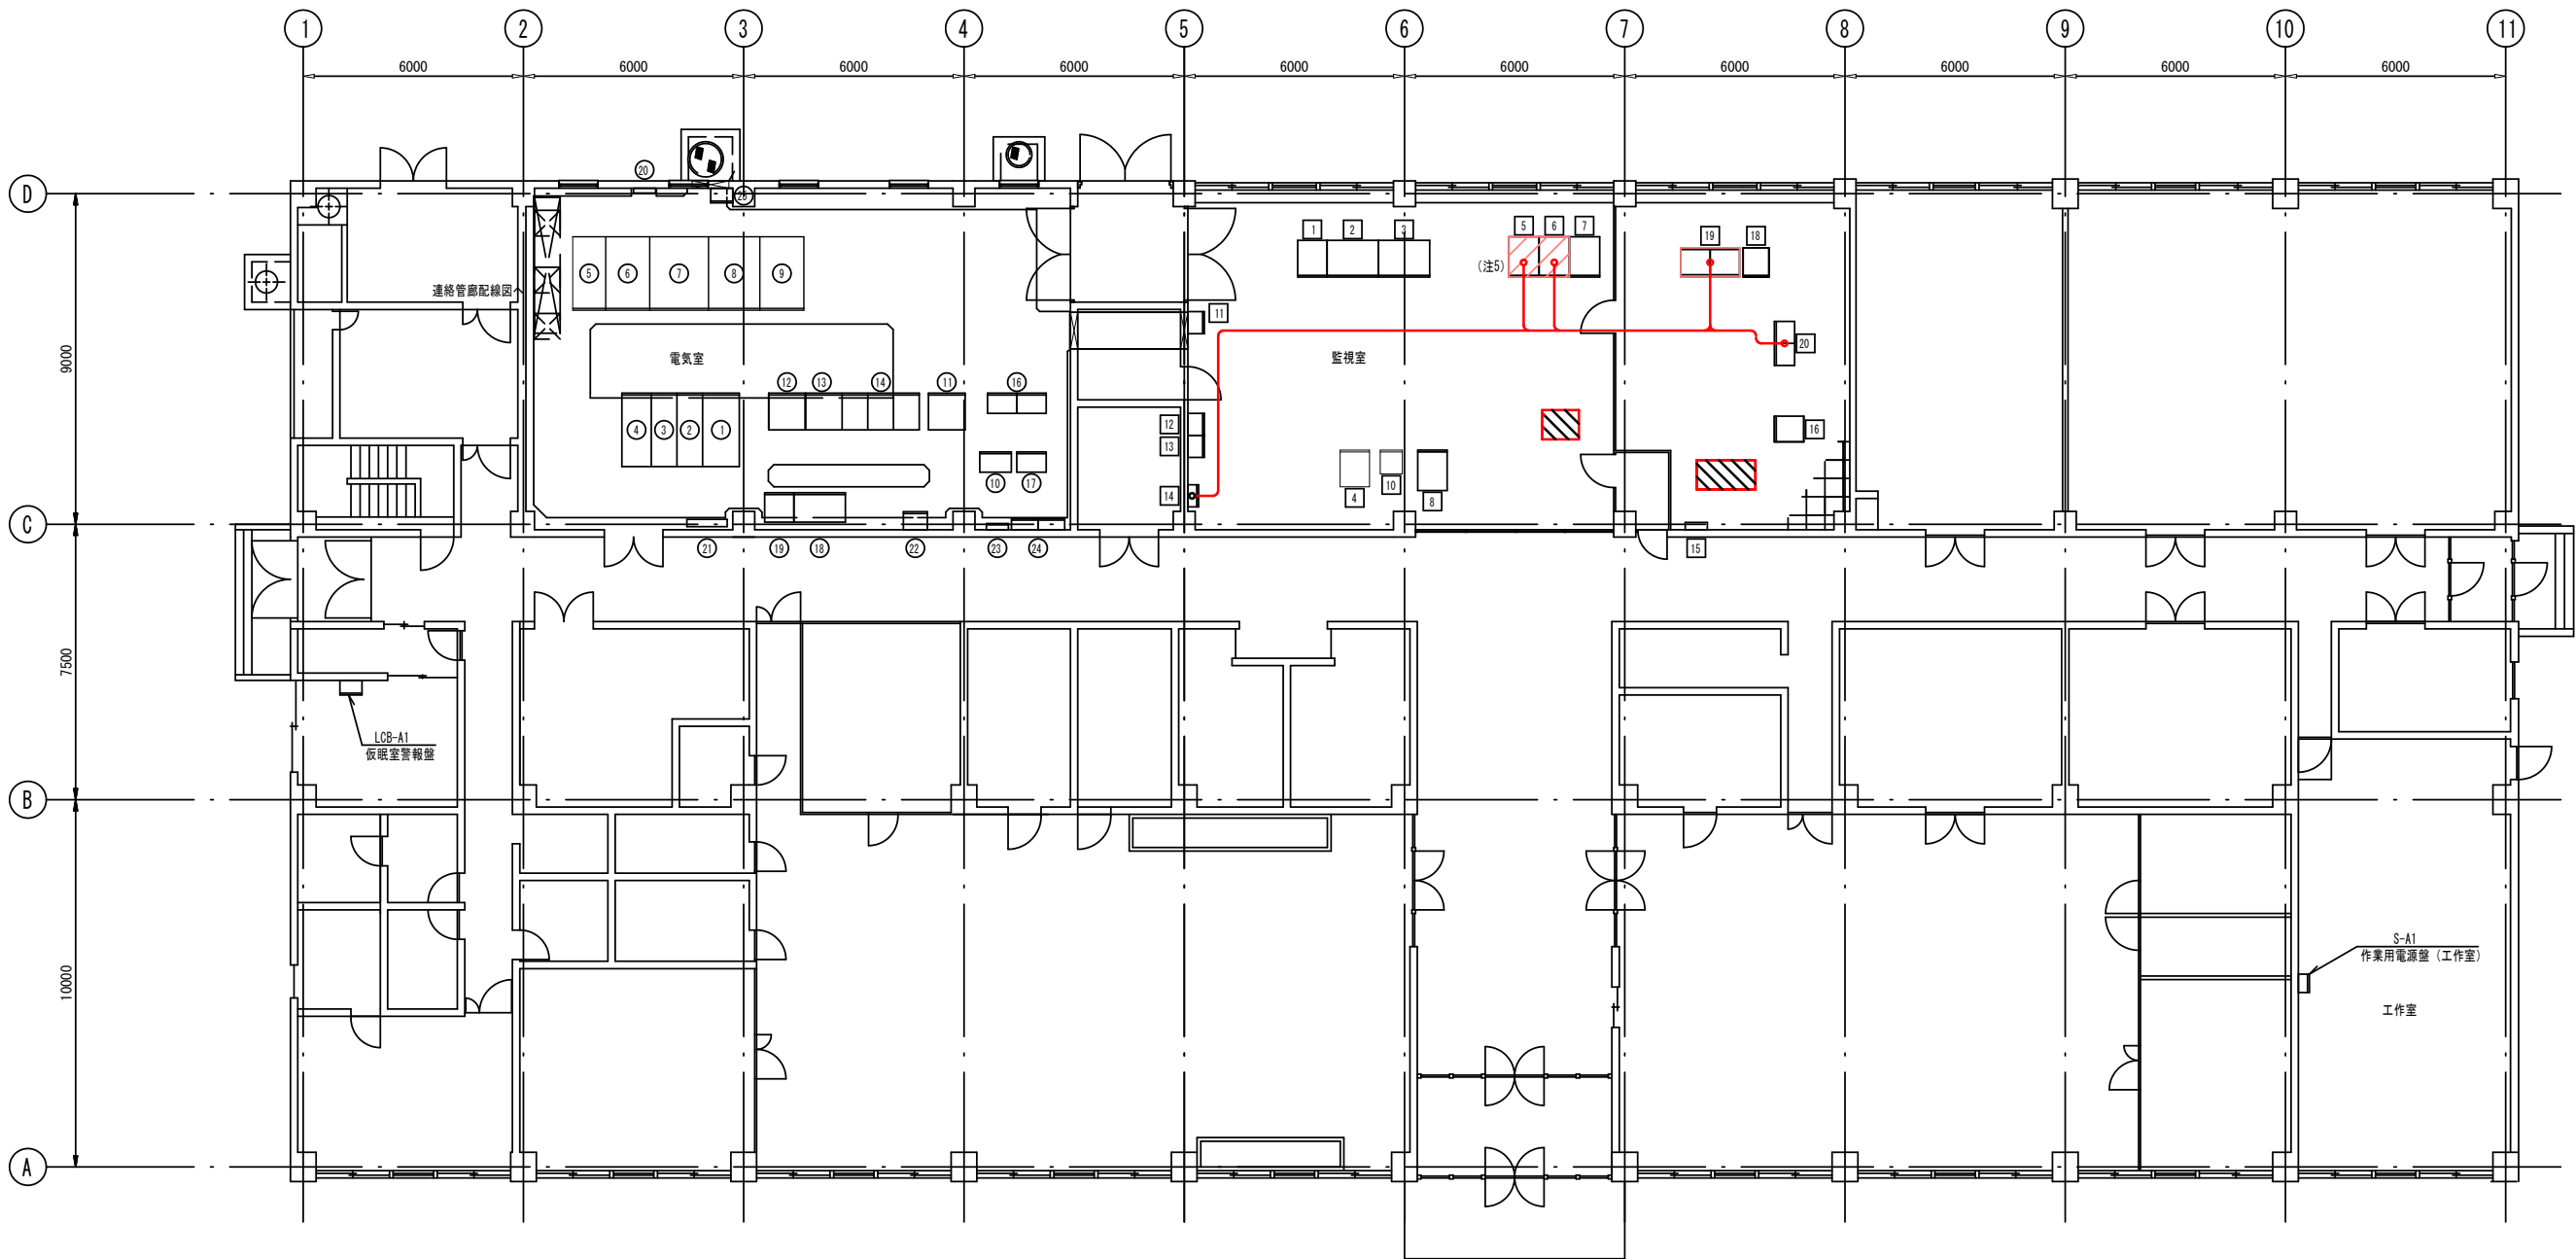

管理棟電気室・監視室平面図 1/100

電気室盤名称表

番号	記号	名称	備考	番号	記号	名称	備考
①	HP-AA1	引込盤	既設	⑮		欠番	
②	HP-AA2	受電盤	〃	⑯	RB-A	監視操作補助継電器盤	既設
③	HP-AA3	400V動力変圧器主幹盤	〃	⑰	TB-A1	管理棟中継端子盤	〃
		機械棟高圧主幹盤	〃	⑱	LP-P1	初期汚水ポンプ設備動力盤	〃
④	HP-AA4	自家発連絡 V T ・ Z P D 盤	〃	⑲	INV-P1	初期汚水ポンプ設備可変速制御盤	〃
⑤	LT-AA1	400V動力変圧器一次開閉器盤	〃	⑳	1A-ETB	接地端子箱	〃
⑥	LT-AA2	400V動力変圧器盤	〃	㉑	MT-1	弱電端子箱	〃
⑦	LP-AA1	400V動力変圧器二次配電盤	〃	㉒	MM-1	管理棟主幹盤	〃
⑧	LP-AA2	200V動力変圧器・配電盤	〃	㉓	ML-2	外灯用分電盤	〃
⑨	LP-AA3	照明変圧器・配電盤	〃	㉔	ML-1	電灯分電盤	〃
⑩	RB-AA1	監視操作補助継電器盤	〃	㉕		中継端子盤 (初期ポンプ)	〃
⑪	DC-A	直流電源装置	〃				
⑫	CVCF-A11A	インバータ	〃				
⑬	CVCF-A12A	整流器	〃				
⑭	CVCF-A13A	蓄電池	〃				


監視室盤名称表

番号	記号	名称	備考	番号	記号	名称	備考
①	HPC-A2	カラーハードコピー	既設	⑯	P10-AN	管理棟受電P I Oコントローラ	別途工事新設
②	LCD-A1	処理場LCD監視装置-1	〃	⑰		欠番	
③	LCD-A2	処理場LCD監視装置-2	〃	⑱	SV-AN	データサーバ	別途工事新設
④	LT/W-A2	帳票プリンタ	〃	⑲	TD-1N	伝送装置 (親局)	今回新設
⑤	LCD-2	遠方監視制御装置 2	機能増設	㉑	CVCF-LAA1/2	中央監視制御電源分岐盤	既設
⑥	LCD-1	遠方監視制御装置 1	機能増設				
⑦	PRT-1	プリンター 1 (遠方系)	〃				
⑧	PRT-2	プリンター 2 (遠方系)	〃				
⑨		欠番					
⑩		気象観測装置	既設				
⑪		建築設備監視盤	〃				
⑫		放送設備	〃				
⑬		火災報知器	〃				
⑭		交換器	〃				
⑮	MT-2	弱電端子箱	〃				

- 注) 1. は今回新設を示す。
2. は今回機能増設を示す。
3. は別途工事にによる新設を示す。
4. はフリーアクセスフロワ補修を示す。
5. 既設遠方監視制御装置 (LCD-1, 2) に接続する配線については、将来予定されて機器更新を見据え、5m程度余長を確保する。
6. 特記なきものは既設を示す。

<配線凡例>
 ピット配線

令和8年度 馬淵川流域下水道	
工事番号	債流2下第1号
工事名	八戸汚水中継ポンプ場外 遠方監視制御設備更新工事
施工箇所	八戸市大字市川町外地内
馬淵川浄化センター 管理棟 電気室・ 監視室配線図 (更新)	縮尺 S:1/100
図面番号	43葉中 E-24
三八県土整備事務所	
青 森 県	

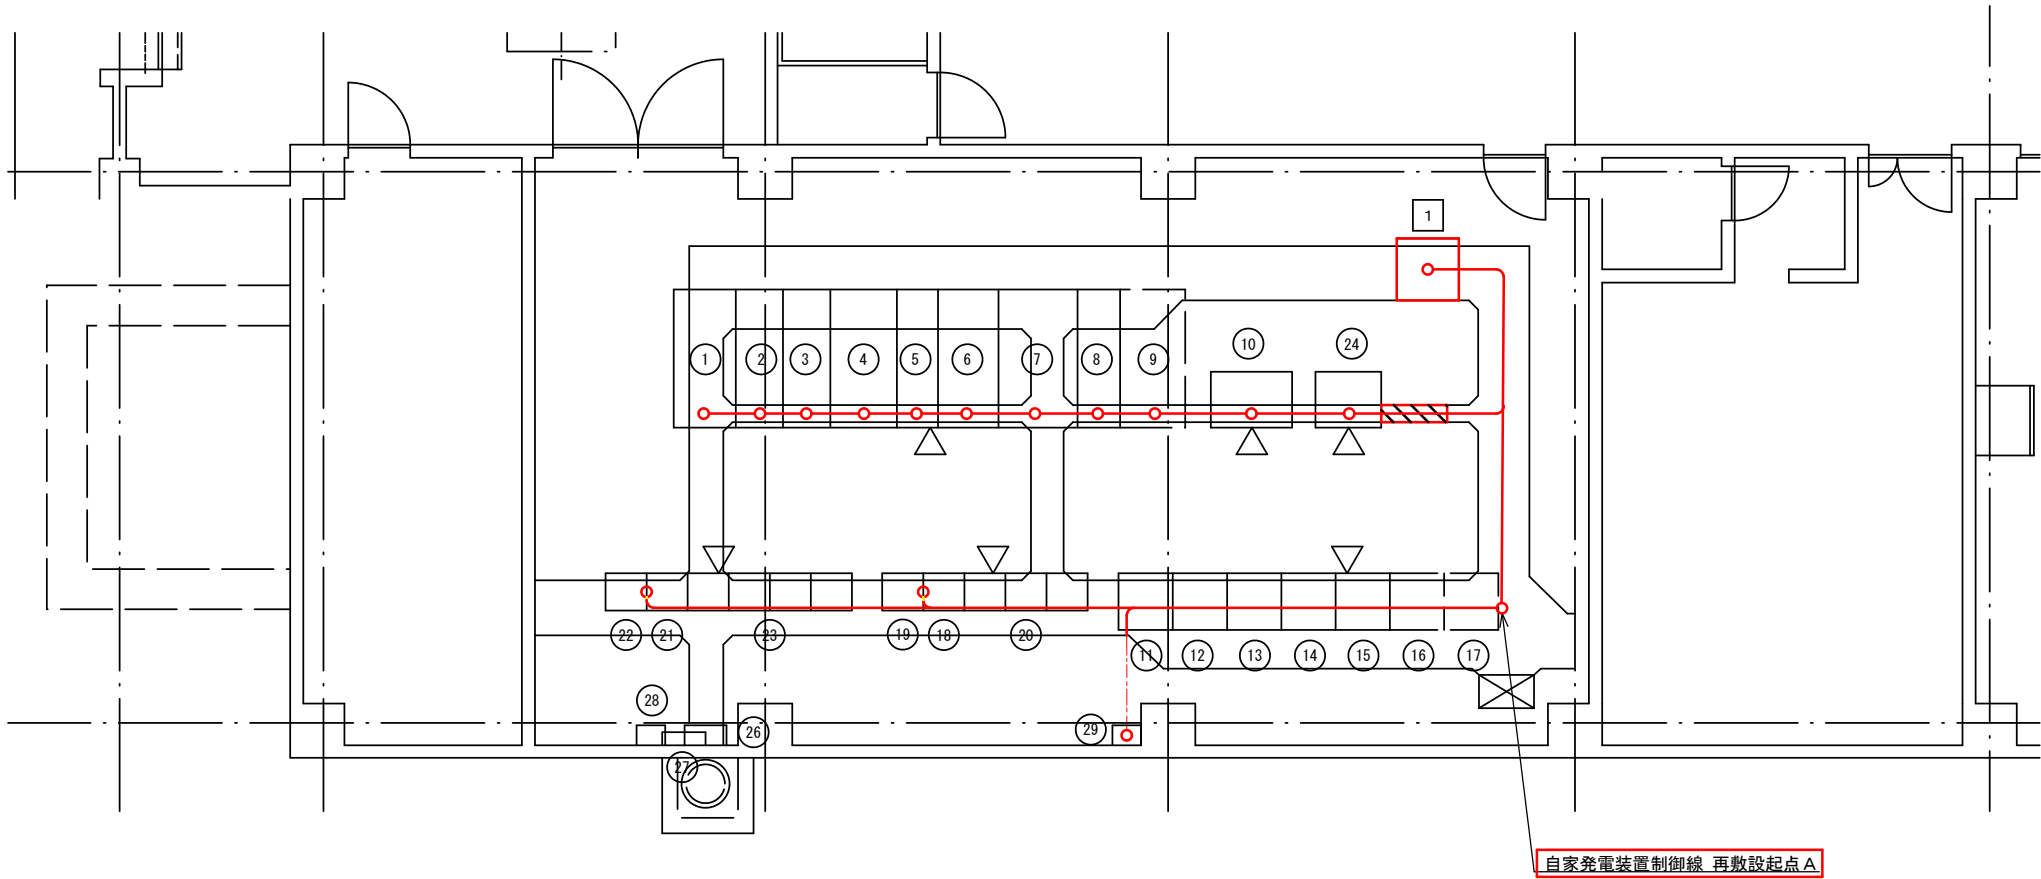


機器リスト			
番号	盤記号	盤名称	備考
①	HSG-1	引込盤	既設
②	HSG-2	受電盤	既設
③	HSG-3A	NO. 1変圧器き電盤	(上段) 既設
	HSG-3B	NO. 2変圧器き電盤	(下段) 既設
④	HSG-4	NO. 1変圧器盤	既設
⑤	LSG-1	NO. 1変圧器／二次母線連絡盤	既設
⑥	LSG-3	NO. 1低圧主幹盤	既設
⑦	LSG-4	NO. 2低圧主幹盤	既設
⑧	LSG-2	NO. 2変圧器二次盤／自家発引込盤	既設
⑨	LSG-5	NO. 2変圧器盤	既設
⑩	DP-1	直流電源装置	既設
⑪	PU-1	NO. 1汚水ポンプ盤	既設
⑫	VF-1	NO. 1汚水ポンプ速度制御盤	既設
⑬	PU-2	NO. 2汚水ポンプ盤	既設
⑭	VF-2	NO. 2汚水ポンプ速度制御盤	既設
⑮	PU-3	NO. 3汚水ポンプ盤	既設
⑯	PU-4	NO. 4汚水ポンプ盤	将来
⑰	PU-5	NO. 5汚水ポンプ盤	将来
⑱	CC2R-1	汚水ポンプ補機補助継電器盤1	既設
⑲	CC2R-2	汚水ポンプ補機補助継電器盤2	既設
⑳	CC-2	汚水ポンプ補機コントロールセンタ	既設
㉑	CC1R-1	沈殿池設備補助継電器盤1	既設
㉒	CC1R-2	沈殿池設備補助継電器盤2	既設
㉓	CC-1	沈砂池設備コントロールセンタ	既設
㉔	KP	計装・監視盤	既設
㉕		欠番	
㉖	EP-1	接地端子盤	既設
㉗		屋外照明盤	既設
㉘	VET-B	接地端子盤 (INV専用)	既設
㉙		MDF 盤	既設
1	TDT-1	八戸中継ポンプ場伝送装置 (子局)	今回新設

八戸汚水中継ポンプ場電気室平面図 S=1/50

- 注) 1. は今回新設を示す。
2. はビット蓋補修を示す。
3. 特記なきものは既設を示す。
4. 自家発電設備の制御線については、
起点Aにて既設配線を移設し、接続する。

＜配線凡例＞
— ビット配線
--- 埋設電線管配線

令和8年度 馬淵川流域下水道	
工事番号	債流2下第1号
工事名	八戸汚水中継ポンプ場外 遠方監視制御設備更新工事
施 工 箇 所	八戸市大字市川町外地内
八戸中継ポンプ場 電気室配線図 (更新)	
図面番号	縮尺 S:1/50 43葉中 E-25
三八県土整備事務所	
青 森 県	

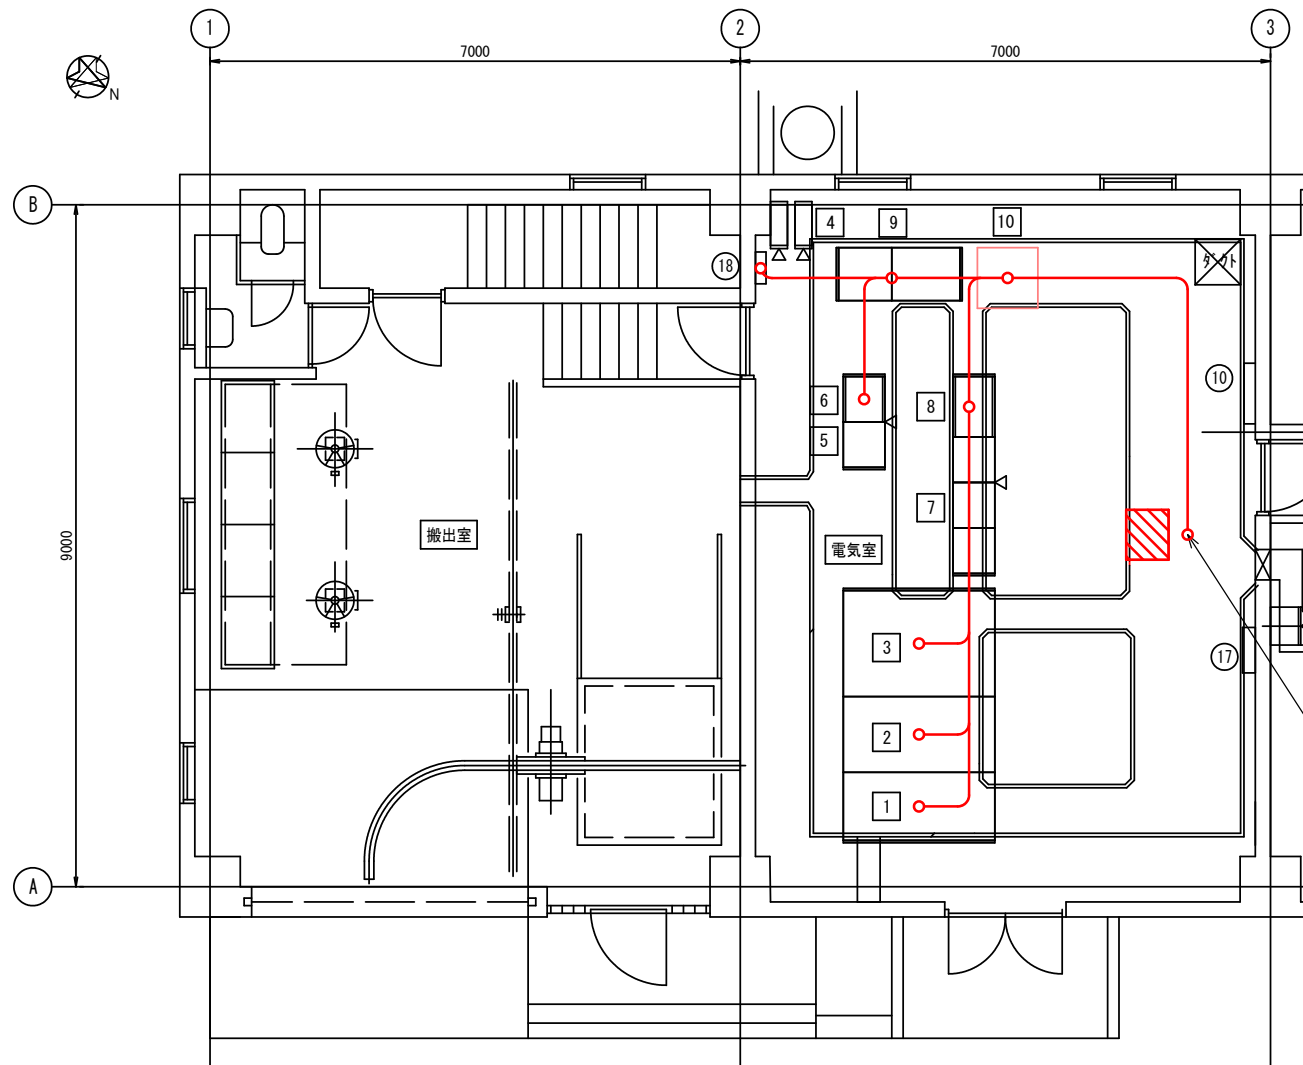

機器リスト			
番号	盤記号	盤名称	備 考
⑩	TB-E1	接地端子盤	既設
⑪	L-1	電動分電盤	既設
⑫		保安器盤	既設
⑬			
⑭	HP-A1	引込受電盤	既設
⑮	LT-A1	主変圧器盤	既設
⑯	LP-A1	動力主幹盤	既設
⑰	UPS	ミニUPS	既設
⑱	CC-A1	沈砂池設備コントロールセンタ	既設
⑲	RY-A1	沈砂池設備補助継電器盤	既設
⑳	CC-A2	汚水ポンプ設備コントロールセンタ	既設
㉑	RY-A2	汚水ポンプ設備補助継電器盤	既設
㉒	KP-A1	計装盤	既設
㉓	TDT-2	百石中継ポンプ場伝送装置（子局）	今回新設


自家発電装置制御線 接続起点A
(注4)

百石汚水中継ポンプ場電気室平面図 S=1/50

- 注) 1. は今回新設を示す。
2. はビット蓋補修を示す。
3. 特記なきものは既設を示す。
4. 自家発電設備の制御線については、起点Aより既設配線を延長し、伝送装置（子局）に接続する。

<配線凡例>
— ビット配線

令和8年度 馬淵川流域下水道	
工事番号	債流2下第1号
工事名	八戸汚水中継ポンプ場外 遠方監視制御設備更新工事
施 工 箇 所	八戸市大字市川町外地内
百石中継ポンプ場 電気室配線図（更新）	縮尺 S:1/50
図面番号	43葉中 E-26
三八県土整備事務所	
青	森 県

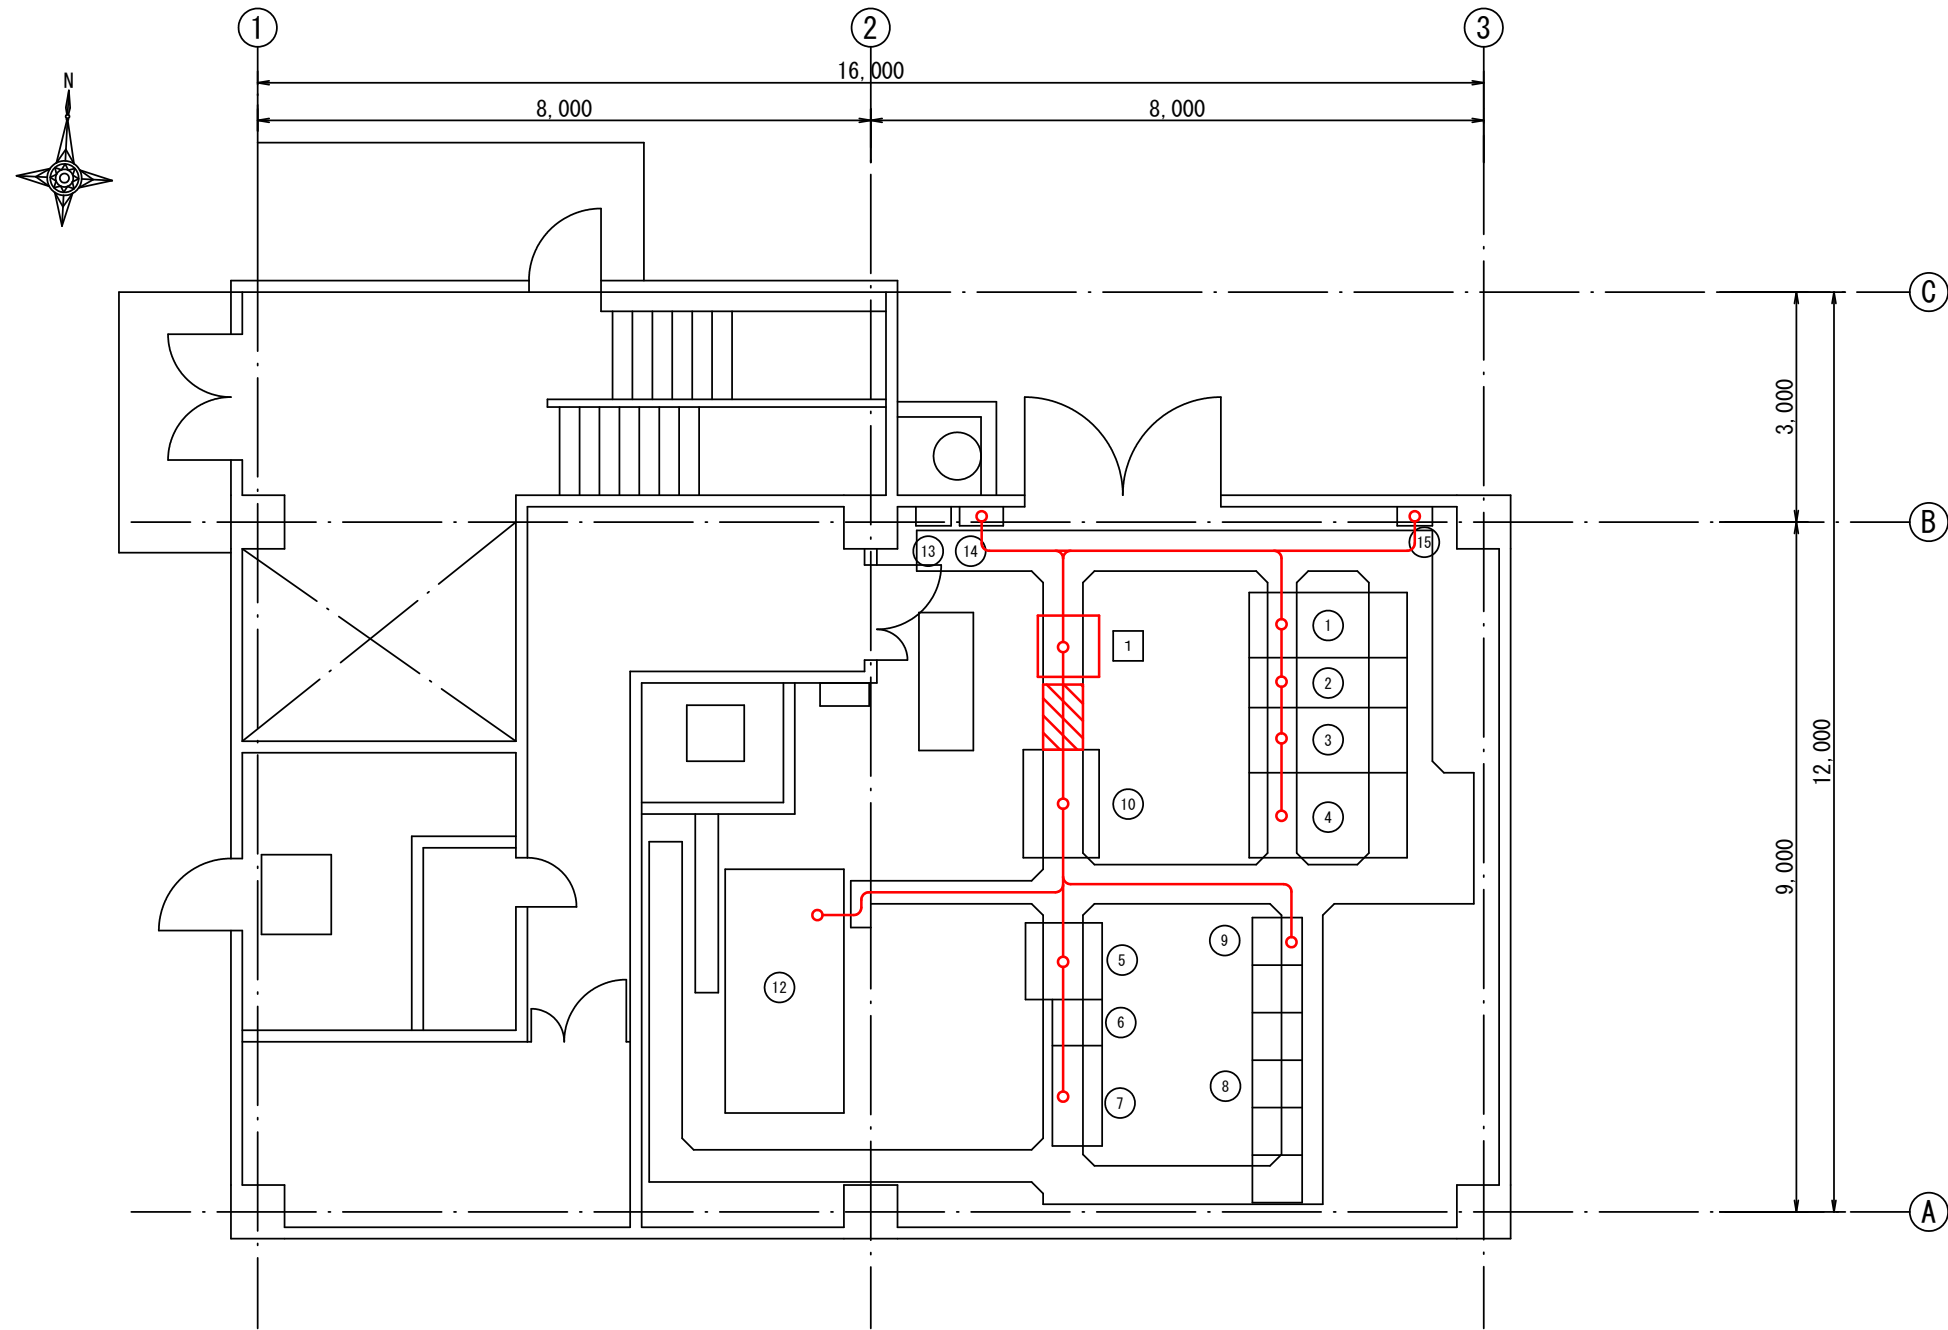


機器リスト			
番号	盤記号	盤名称	備 考
①	HSG-1	引込盤	既設
②	HSG-2	受電盤	既設
③	HSG-3	動力変圧器盤	既設
④	LSG-1	動力主幹盤	既設
⑤	DC-1	直流電源装置	既設
⑥	CC-M	沈砂池設備コントロールセンタ	既設
⑦	RY-M	沈砂池設備補助継電器盤	既設
⑧	CC-P	ポンプ設備コントロールセンタ	既設
⑨	CC-P-1	ポンプ設備補助継電器盤	既設
⑩	KP-1	計装盤	既設
⑪		欠番	
⑫	AG	非常用発電装置	既設
⑬	EP-1	接地端子盤	既設
⑭	P-1	動力盤	既設
⑮		保安器収納箱	既設
1	TDT-3	下田第1中継ポンプ場伝送装置（子局）	今回新設

下田第1汚水中継ポンプ場電気室平面図 S=1/50

注) 1. は今回新設を示す。
2. はビット蓋補修を示す。
3. 特記なきものは既設を示す。

<配線凡例>
 ビット配線

令和8年度 馬淵川流域下水道	
工事番号	債流2下第1号
工事名	八戸汚水中継ポンプ場外 遠方監視制御設備更新工事
施工箇所	八戸市大字市川町外地内
下田第1中継ポンプ場 電気室配線図（更新）	縮尺 S:1/50
図面番号	43葉中 E-27
三八県土整備事務所	
青	森 県

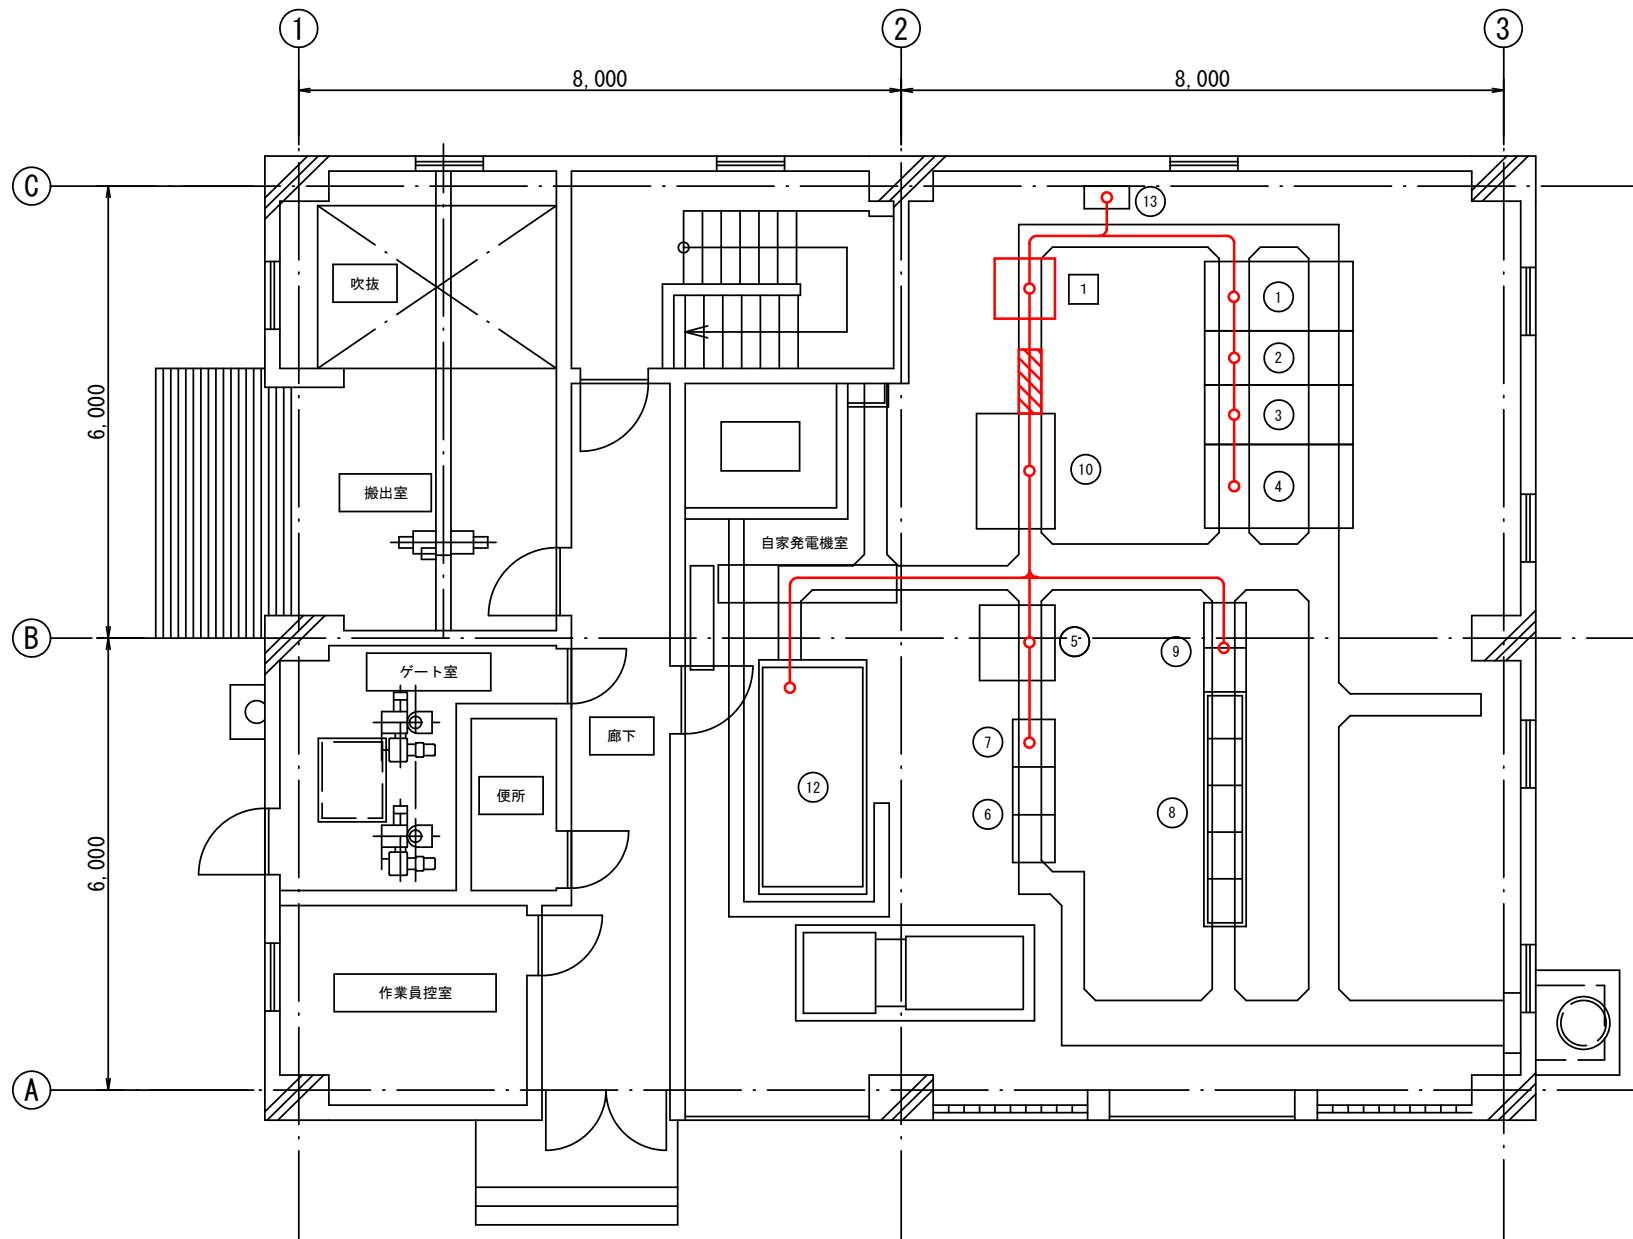


番号	盤記号	盤名称	備 考
①	HP-1	引込盤	既設
②	HP-2	受電盤	既設
③	HT-1	動力変圧器盤	既設
④	LP-1	動力主幹盤	既設
⑤	DC-1	直流電源装置	既設
⑥	CC-1	沈砂池設備コントロールセンタ	既設
⑦	RY-1	沈砂池設備補助継電器盤	既設
⑧	CC-2-4	汚水ポンプ設備コントロールセンタ	既設
⑨	CC-2R-2	汚水ポンプ設備補助継電器盤	既設
⑩	KP-1	監視計装盤	既設
⑪		欠番	
⑫	AG	ディーゼル発電装置	既設
⑬	P-1	動力制御盤（建築付帯）	既設
1	TDI-4	下田第2中継ポンプ場伝送装置（子局）	今回新設

下田第2汚水中継ポンプ場電気室平面図 S=1/50

注) 1. は今回新設を示す。
2. はピット蓋補修を示す。
3. 特記なきものは既設を示す。

<配線凡例>
— ピット配線

令和8年度 馬淵川流域下水道	
工事番号	俣流2下第1号
工事名	八戸汚水中継ポンプ場外 遠方監視制御設備更新工事
施 工 箇 所	八戸市大字市川町外地内
下田第2中継ポンプ場 配線図（更新）	縮尺 S:1/50
図面番号	43葉中 E-28
三八県土整備事務所	
青	森 県

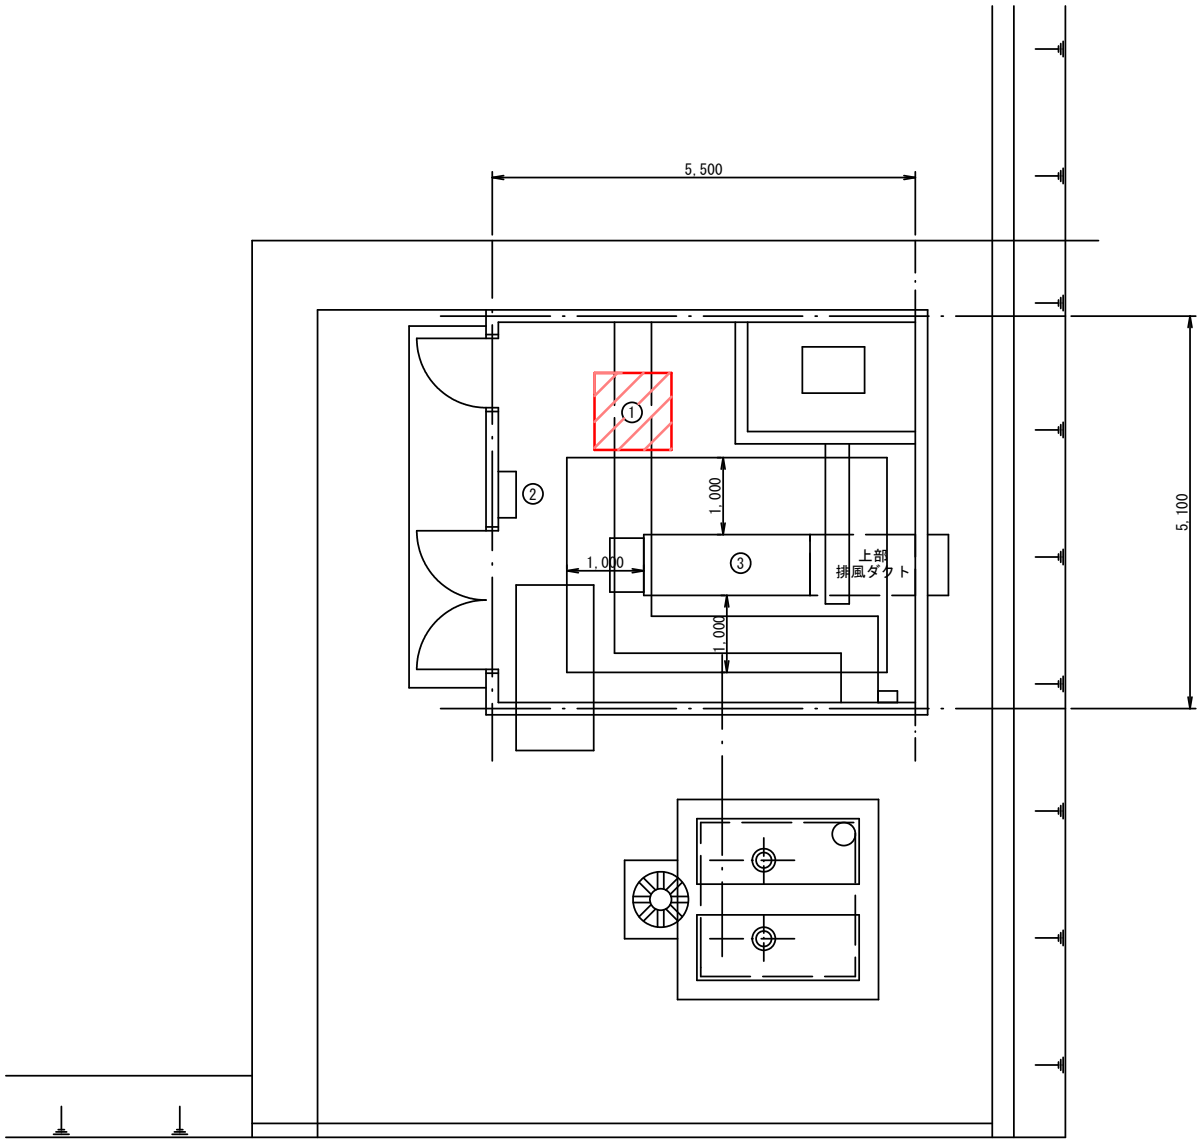


機器リスト

番号	盤記号	盤名称	備考
①	LP-1	ポンプ動力制御盤	機能増設
②	L-G	照明分電盤	既設
③	AG-1	非常用発電装置	既設

注) 1. は機能増設を示す。
2. は発電装置隔離距離を示す。
3. 特記なきものは既設を示す。

下田第3污水中継ポンプ場平面図 S=1/50

令和8年度 馬淵川流域下水道	
工事番号	債流2下第1号
工事名	八戸污水中継ポンプ場外 遠方監視制御設備更新工事
施工所	八戸市大字市川町外地内
下田第3中継ポンプ場 電気室配線図(更新) 縮尺 S:1/50	
図面番号	43葉中 E-29
三八県土整備事務所	
青	森 県

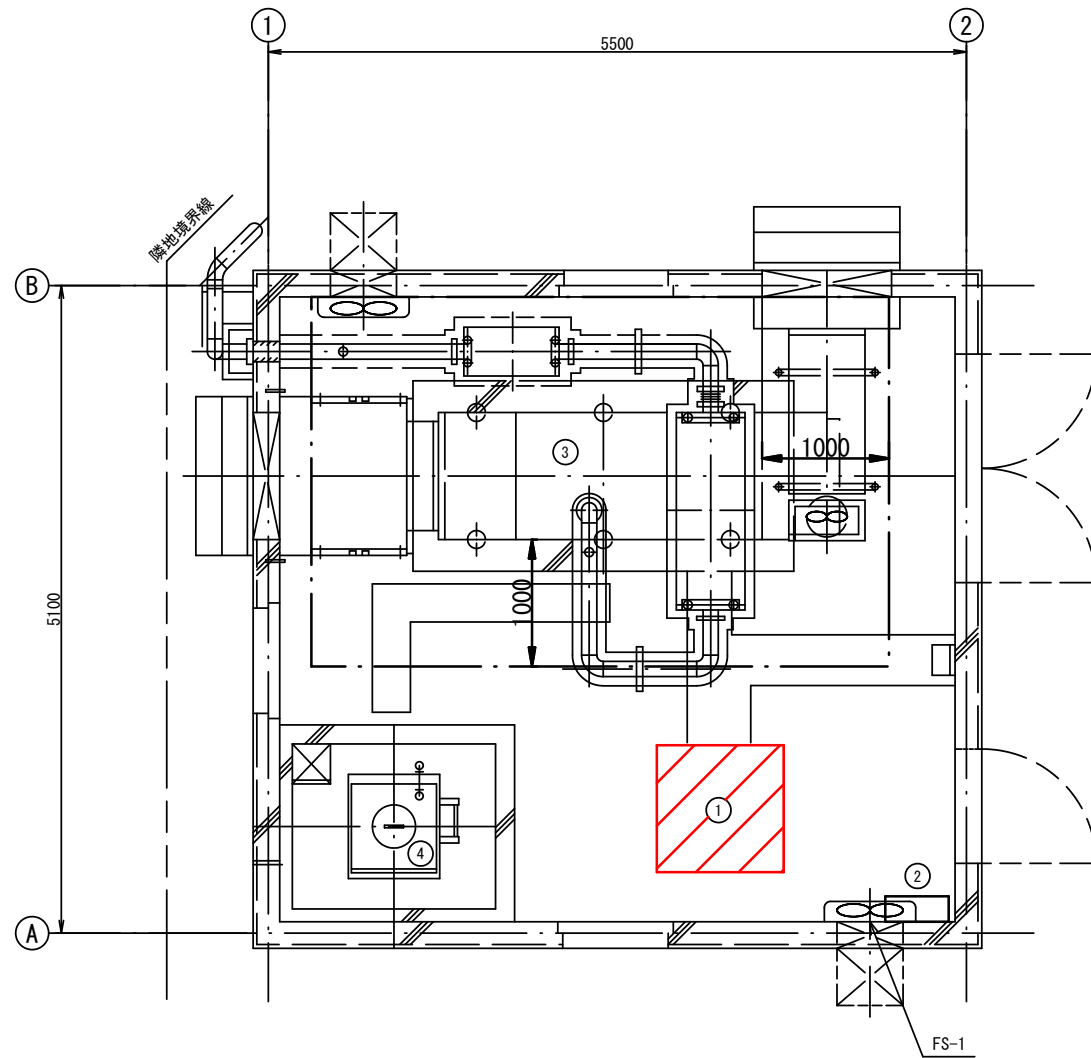



機器リスト			
番号	盤記号	盤名称	備考
①	LP-1	ポンプ動力制御盤	機能増設
②	L-1	照明分電盤	既設
③		非常用発電装置	既設
④		燃料小出槽（軽油, 190L）	既設

下田第4汚水中継ポンプ場平面図 S=1/30


注) 1.  は機能増設を示す。
2.  は発電装置離隔距離を示す。
3. 特記なきものは既設を示す。

令和8年度 馬淵川流域下水道	
工事番号	債流2下第1号
工事名	八戸汚水中継ポンプ場外 遠方監視制御設備更新工事
施 工 箇 所	八戸市大字市川町外地内
下田第4中継ポンプ場 電気室配線図（更新）	縮尺 S:1/30
図面番号	43葉中 E-30
三八県土整備事務所	
青	森 県

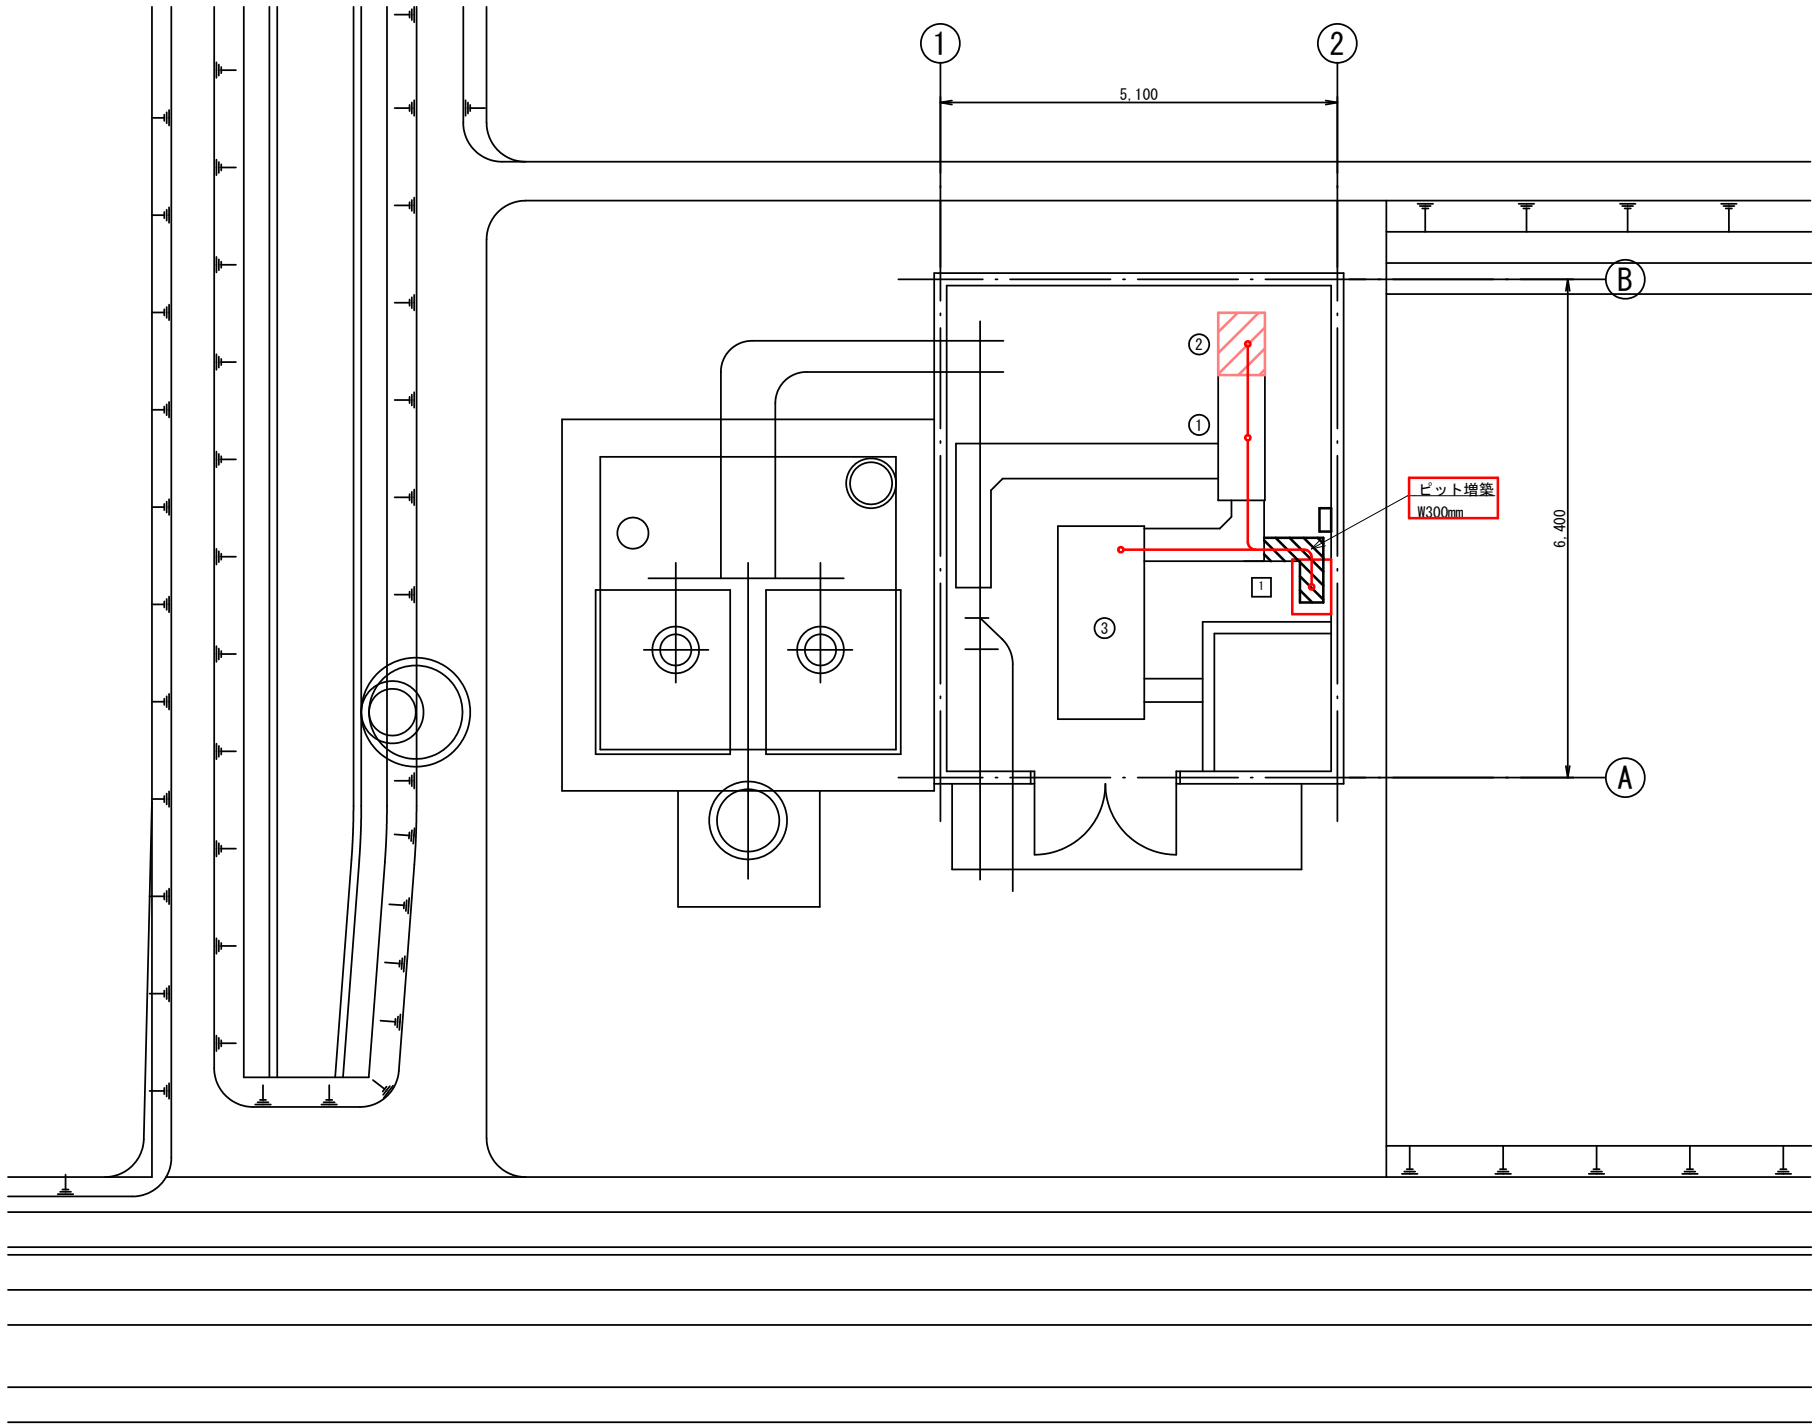


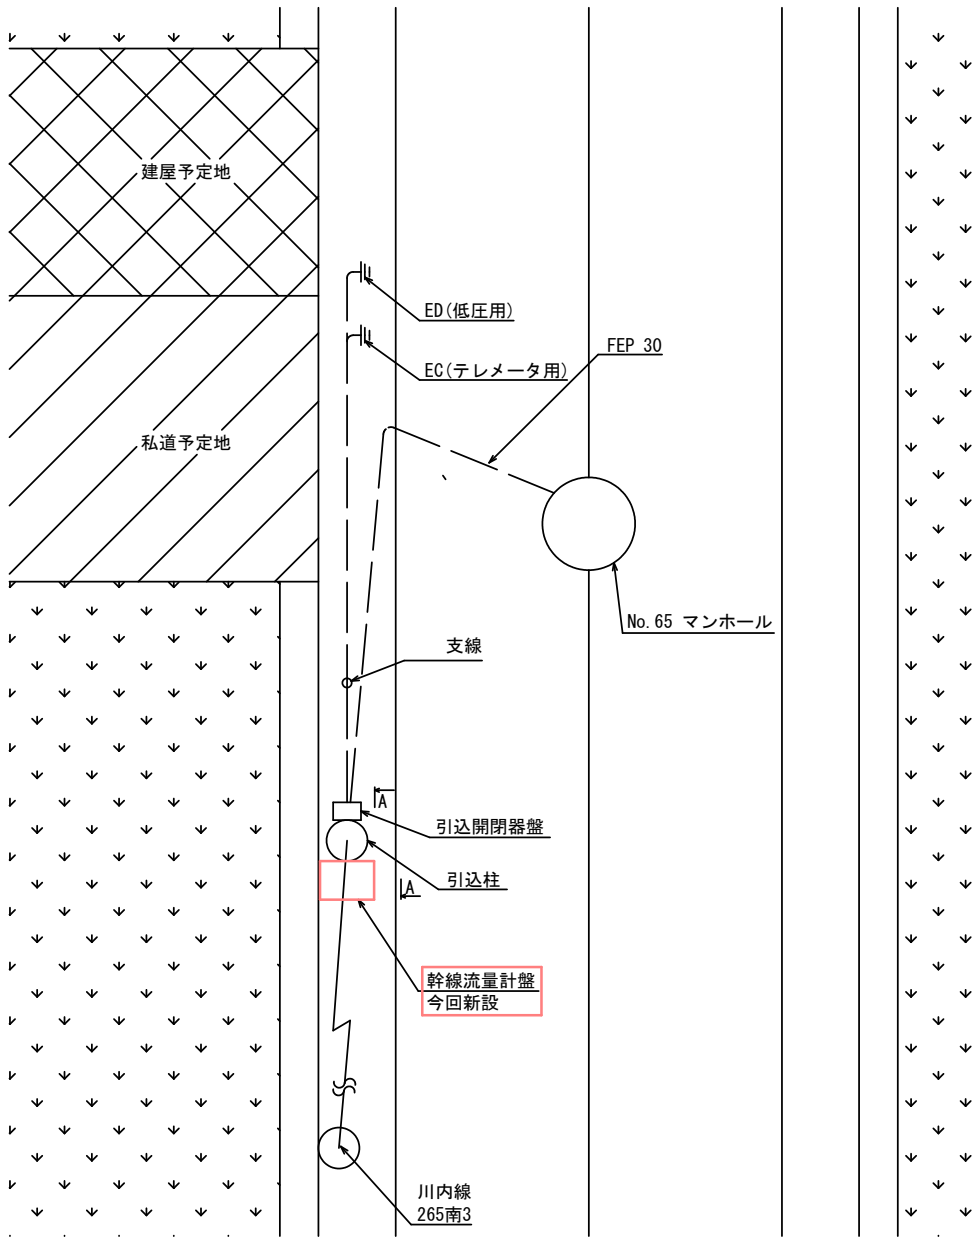

全体平面図

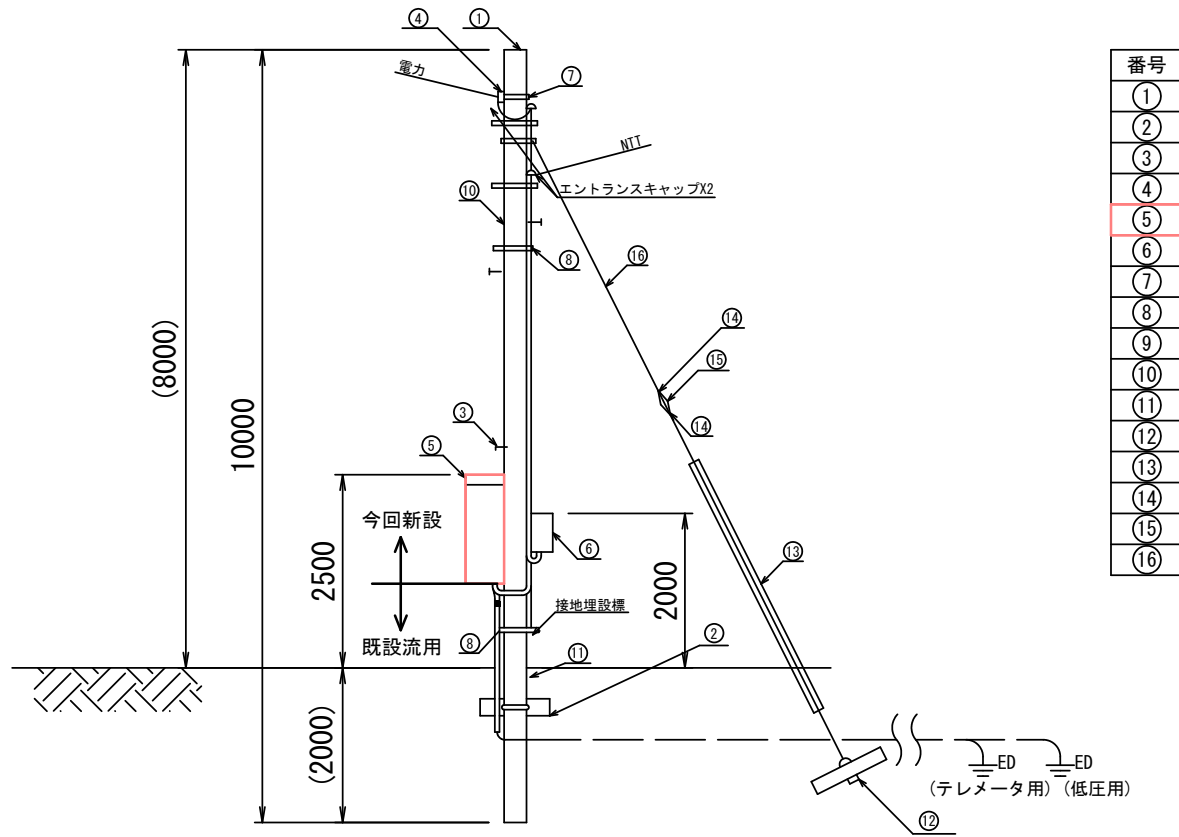

A-A断面図 S=1/50

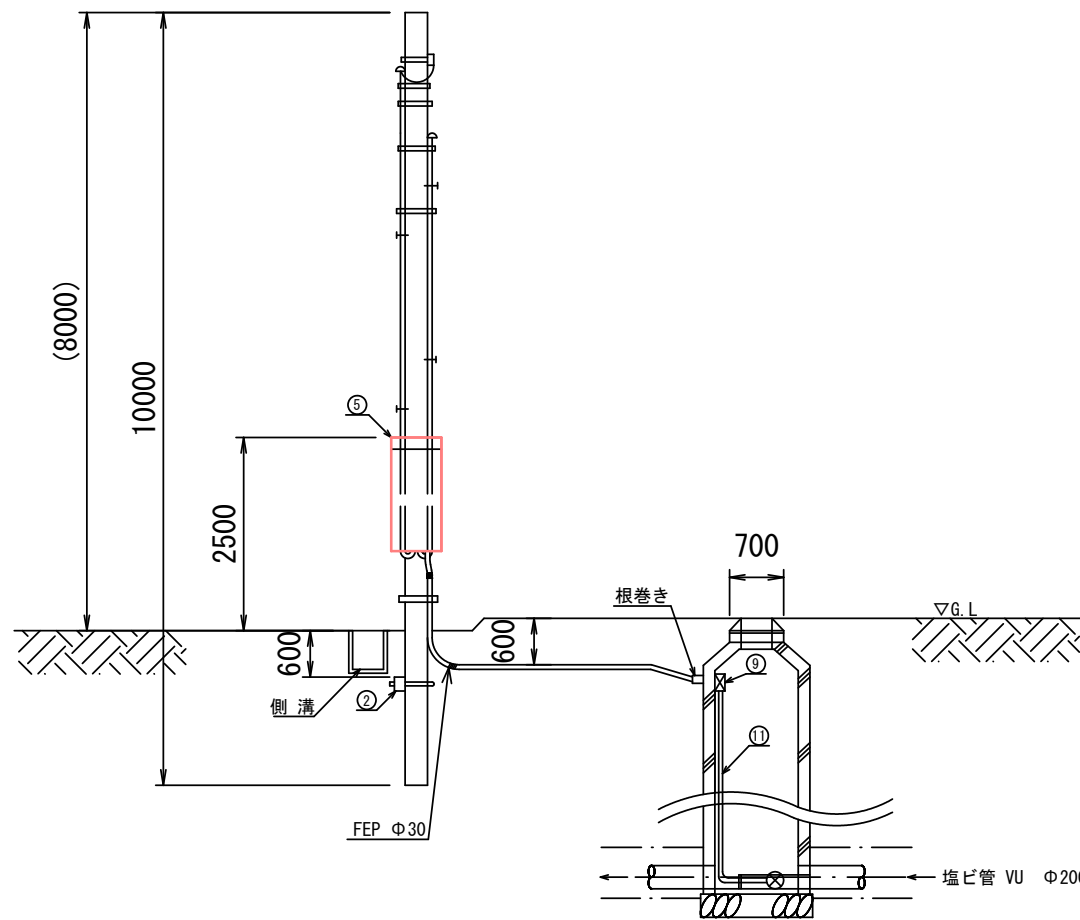


引込柱断面図 S=1/50

番号	名 称	備 考
①	コンクリートポール	既設
②	コンクリート根かせ(バンド付)	既設
③	足場ボルト	既設
④	低圧用ラック	既設
⑤	幹線流量計盤	今回新設
⑥	引込開閉器盤	既設
⑦	自在バンド	既設
⑧	自在バンド	既設
⑨	塩化ビニル製ブルボックス	既設
⑩	厚網電線管	既設
⑪	耐衝撃性硬質ビニル電線管	既設
⑫	ステーブロック(ロッド付)	既設
⑬	支線ガード	既設
⑭	巻付グリップ	既設
⑮	玉がいし	既設
⑯	亜鉛メッキ銅より線	既設

- 注) 1. は今回新設を示す。
2. 特記なきものは既設を示す。
3. 盤に接続されている配線及び電線管は既設流用する。

令和8年度 馬淵川流域下水道	
工事番号	債流2下第1号
工事名	八戸汚水中継ポンプ場外 遠方監視制御設備更新工事
施 工 箇 所	八戸市大字市川町外地内
五戸八戸幹線流量計 配線図(更新)	縮尺 S:1/50
図面番号	43葉中 E-32
三八県土整備事務所	
青	森 県

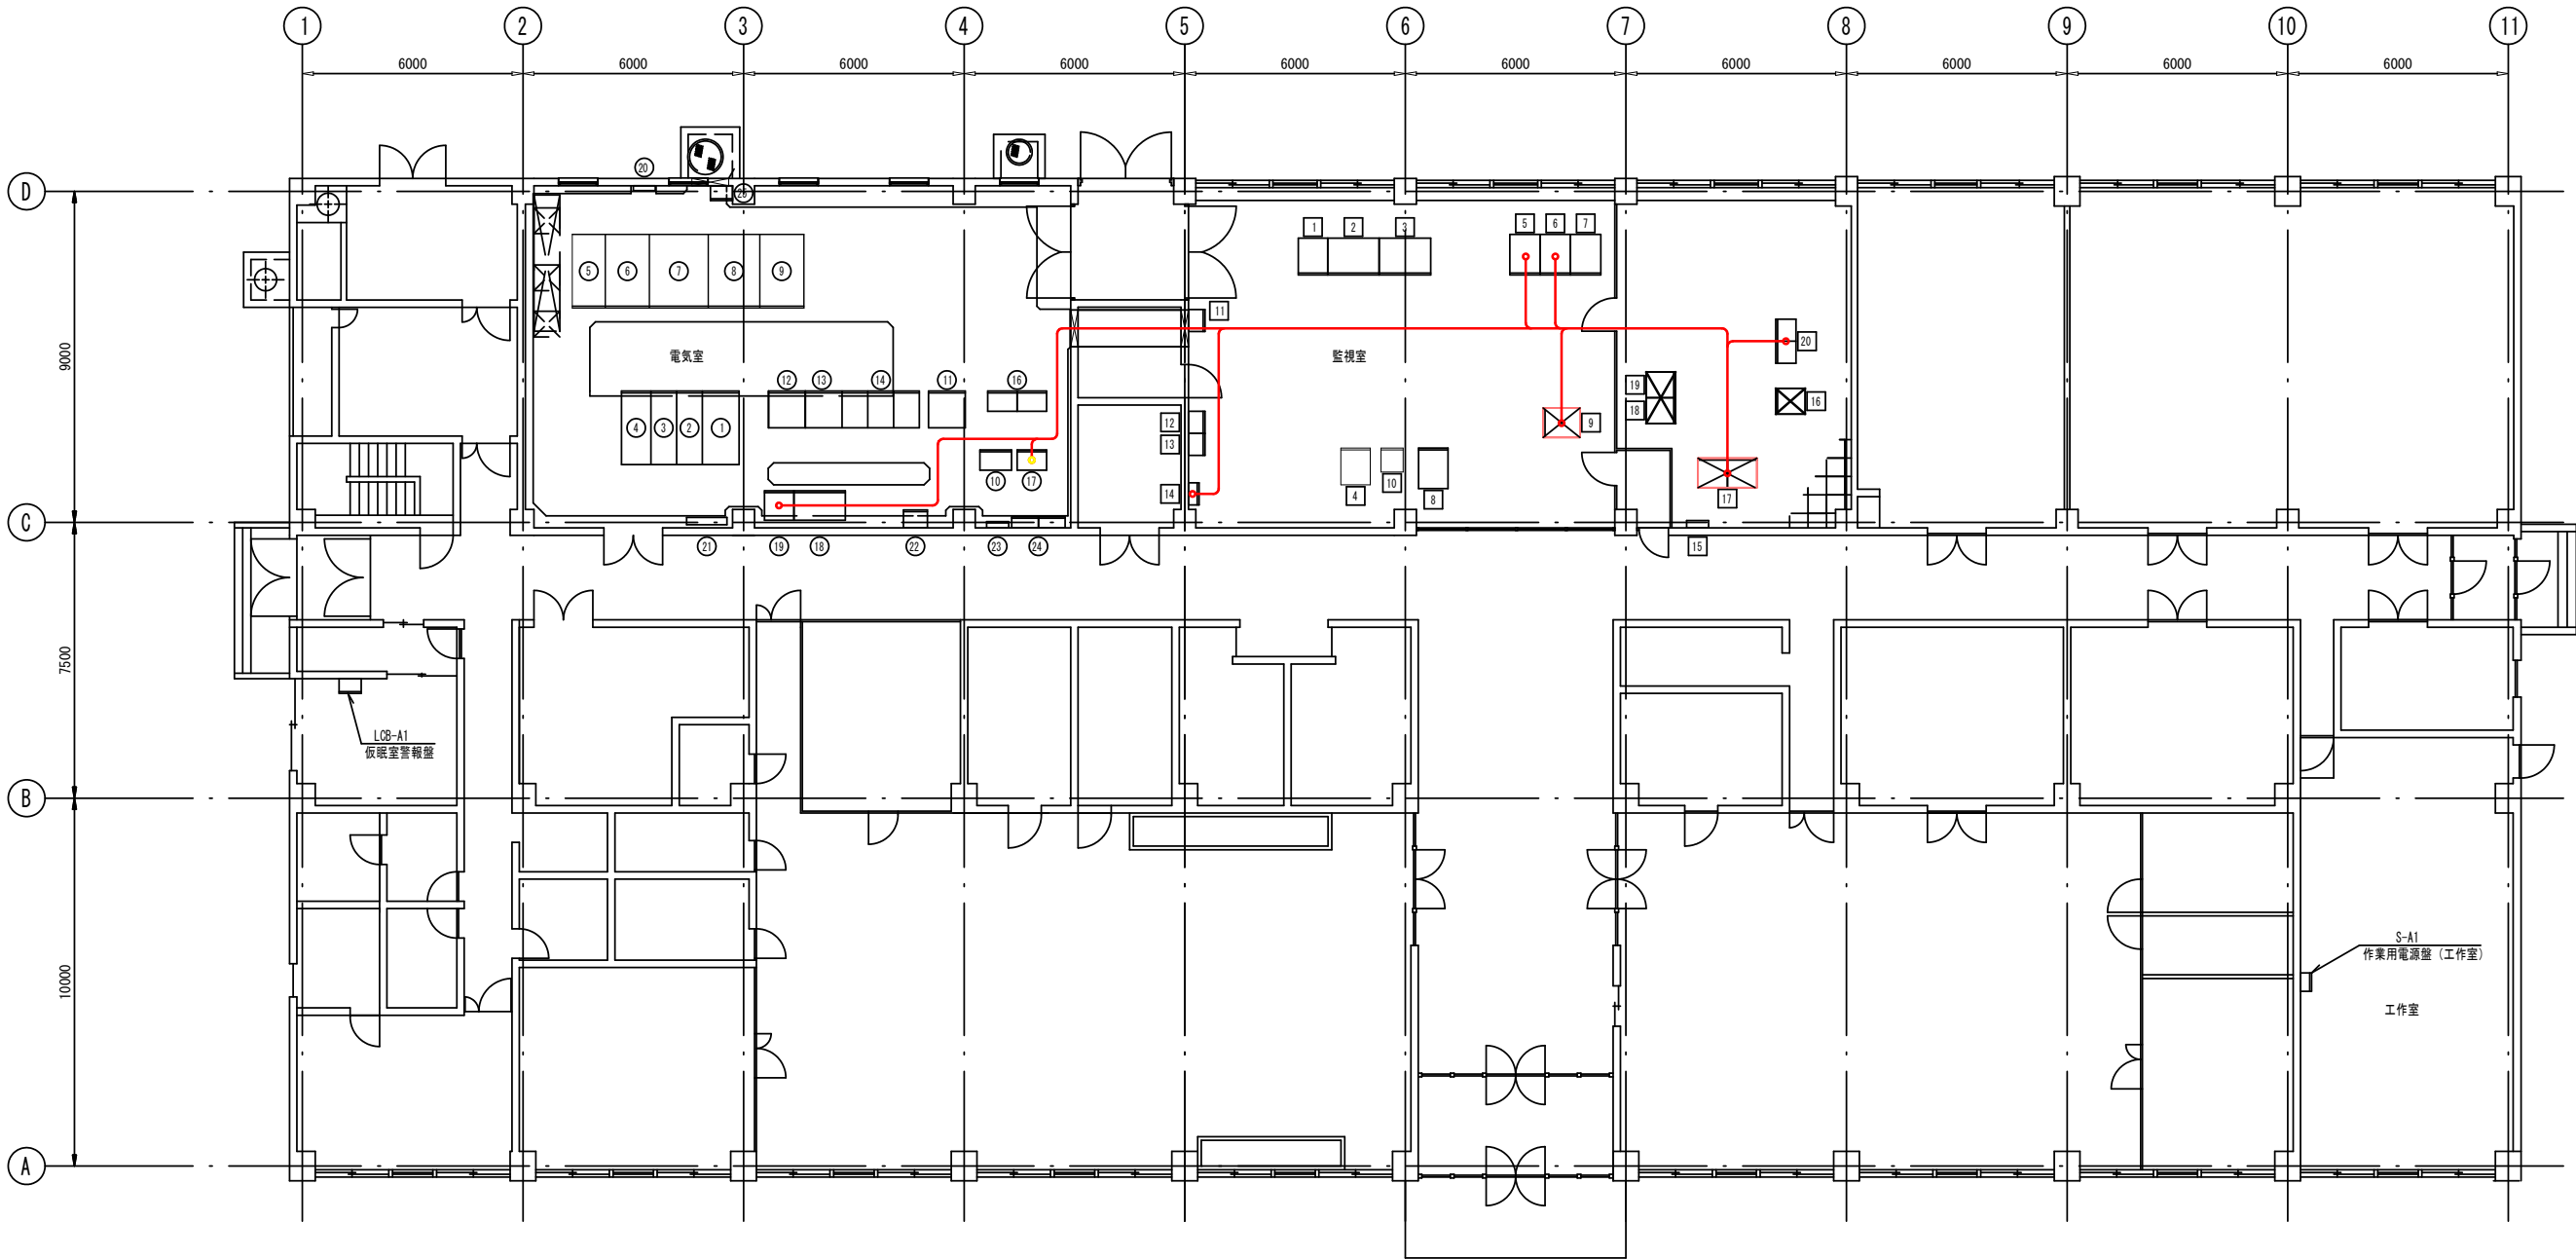

管理棟電気室・監視室平面図: 1/100

電気室盤名称表


番号	記号	名称	備考	番号	記号	名称	備考
①	HP-AA1	引込盤	既設	⑮		欠番	
②	HP-AA2	受電盤	〃	⑯	RB-A	監視操作用補助継電器盤	既設
③	HP-AA3	400V動力変圧器主幹盤	〃	⑰	TB-A1	管理棟中継端子盤	〃
		機械棟高圧主幹盤	〃	⑱	LP-P1	初期汚水ポンプ設備動力盤	〃
④	HP-AA4	自家発電連絡VT・ZPD盤	〃	⑲	INV-P1	初期汚水ポンプ設備可変速制御盤	〃
⑤	LT-AA1	400V動力変圧器一次開閉器盤	〃	⑳	IA-ETB	接地端子箱	〃
⑥	LT-AA2	400V動力変圧器盤	〃	㉑	MT-1	弱電端子箱	〃
⑦	LP-AA1	400V動力変圧器二次配電盤	〃	㉒	MM-1	管理棟主幹盤	〃
⑧	LP-AA2	200V動力変圧器・配電盤	〃	㉓	ML-2	外灯用分電盤	〃
⑨	LP-AA3	照明変圧器・配電盤	〃	㉔	ML-1	電灯分電盤	〃
⑩	RB-AA1	監視操作用補助継電器盤	〃	㉕		中継端子盤 (初期ポンプ)	〃
⑪	DC-A	直流電源装置	〃				
⑫	CVCF-A11A	インバータ	〃				
⑬	CVCF-A12A	整流器	〃				
⑭	CVCF-A13A	蓄電池	〃				

監視室盤名称表

番号	記号	名称	備考	番号	記号	名称	備考
①	HPC-A2	カラーハードコピー	既設	⑮	P10-A	管理棟受電用P10-Aコントローラ	別途工事撤去
②	LCD-A1	処理場LCD監視装置-1	〃	⑰	TW-S1	テレメータ盤(1) (遠方系)	今回撤去
③	LCD-A2	処理場LCD監視装置-2	〃	⑱	SV-A1	データサーバ1	別途工事撤去
④	LT/W-A2	帳票プリンタ	〃	⑲	SV-A2	データサーバ2	〃
⑤	LCD-2	遠方監視制御装置2	〃	㉑	OVCF-LAA1/2	中央監視制御電源分岐盤	〃
⑥	LCD-1	遠方監視制御装置1	〃				
⑦	PRT-1	プリンター1 (遠方系)	〃				
⑧	PRT-2	プリンター2 (遠方系)	〃				
⑨	KP-P	ポンプ場計器盤	今回撤去				
⑩		気象観測装置	既設				
⑪		建築設備監視盤	〃				
⑫		放送設備	〃				
⑬		火災報知器	〃				
⑭		交換器	〃				
⑮	MT-2	弱電端子箱	〃				

注) 1. は今回撤去を示す。
2. は別途工事による撤去を示す。
3. 特記なきものは既設を示す。

<配線凡例>
 ビット配線

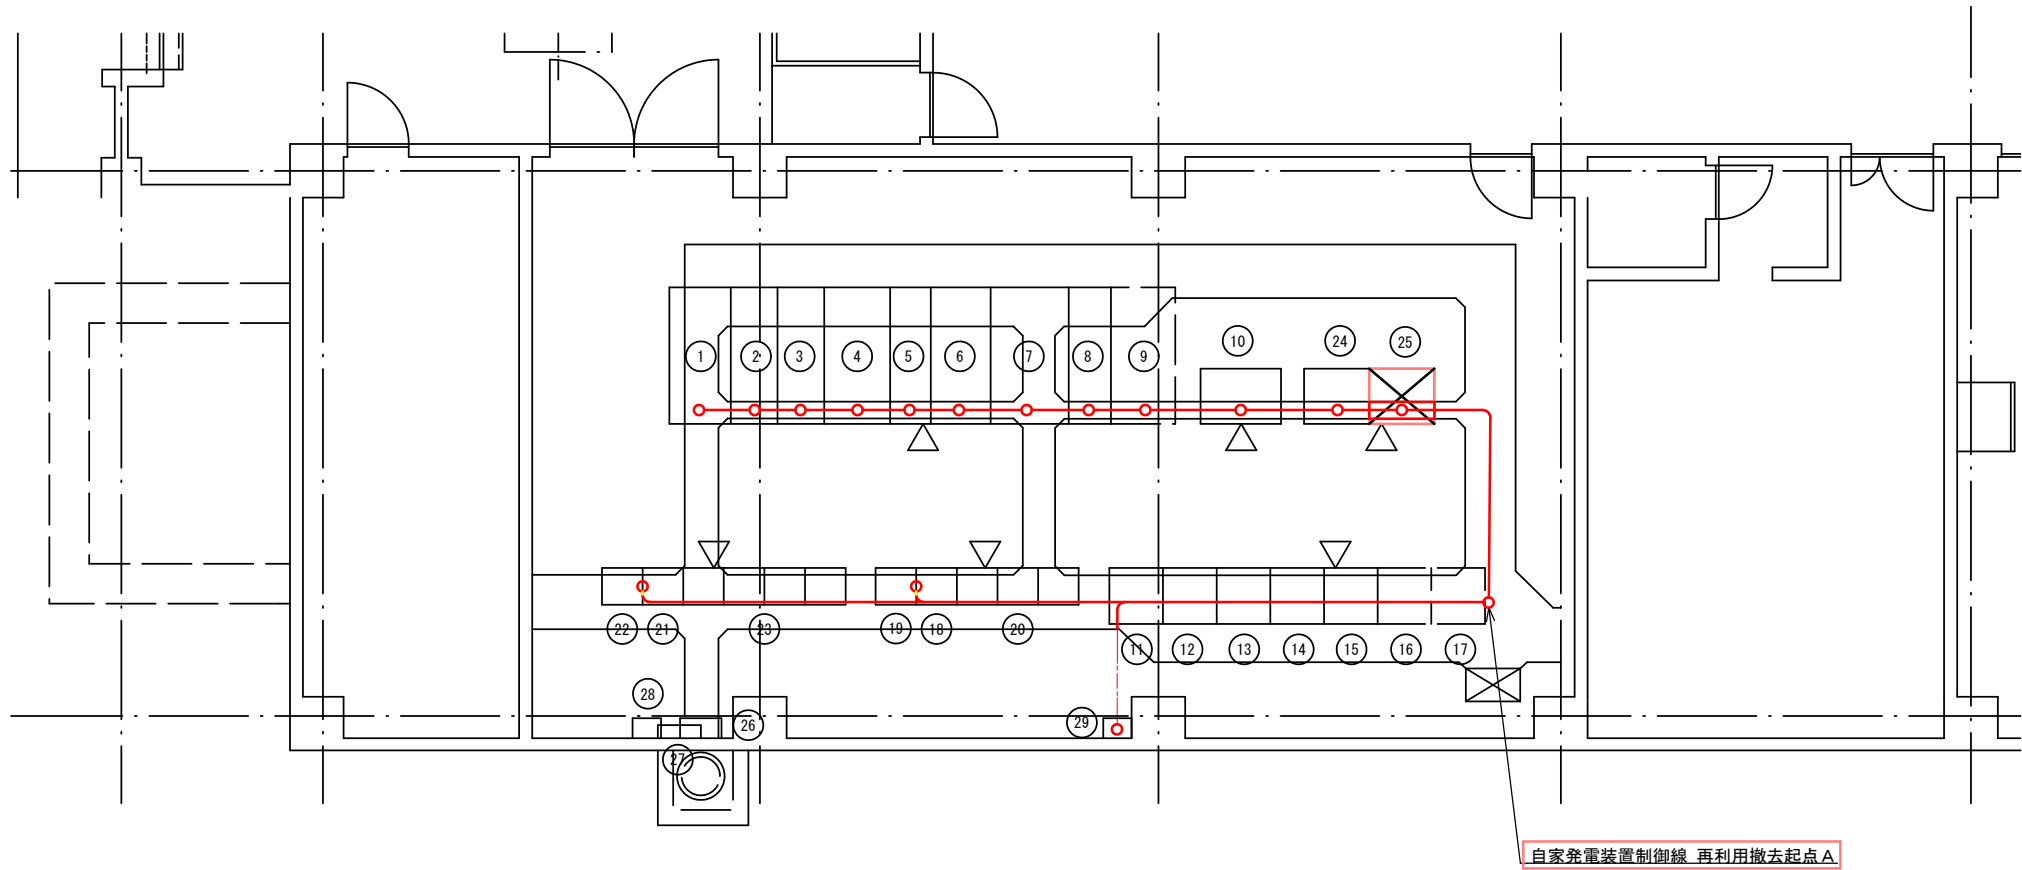


機器リスト			
番号	盤記号	盤名称	備考
①	HSG-1	引込盤	既設
②	HSG-2	受電盤	既設
③	HSG-3A	NO. 1変圧器き電盤	(上段)既設
	HSG-3B	NO. 2変圧器き電盤	(下段)既設
④	HSG-4	NO. 1変圧器盤	既設
⑤	LSG-1	NO. 1変圧器ノ二次母線連絡盤	既設
⑥	LSG-3	NO. 1低圧主幹盤	既設
⑦	LSG-4	NO. 2低圧主幹盤	既設
⑧	LSG-2	NO. 2変圧器二次盤ノ自家発引込盤	既設
⑨	LSG-5	NO. 2変圧器盤	既設
⑩	DP-1	直流電源装置	既設
⑪	PU-1	NO. 1汚水ポンプ盤	既設
⑫	VF-1	NO. 1汚水ポンプ速度制御盤	既設
⑬	PU-2	NO. 2汚水ポンプ盤	既設
⑭	VF-2	NO. 2汚水ポンプ速度制御盤	既設
⑮	PU-3	NO. 3汚水ポンプ盤	既設
⑯	PU-4	NO. 4汚水ポンプ盤	将来
⑰	PU-5	NO. 5汚水ポンプ盤	将来
⑱	CC2R-1	汚水ポンプ補機補助継電器盤1	既設
⑲	CC2R-2	汚水ポンプ補機補助継電器盤2	既設
⑳	CC-2	汚水ポンプ補機コントロールセンタ	既設
㉑	CC1R-1	沈殿池設備補助継電器盤1	既設
㉒	CC1R-2	沈殿池設備補助継電器盤2	既設
㉓	CC-1	沈砂池設備コントロールセンタ	既設
㉔	KP	計装・監視盤	既設
㉕	TM-1	远方監視制御装置	今回撤去
㉖	EP-1	接地端子盤	既設
㉗		屋外照明盤	既設
㉘	VET-B	接地端子盤 (INV専用)	既設
㉙		MDF盤	既設

八戸汚水中継ポンプ場電気室平面図 S=1/50

注) 1.  は今回撤去を示す。
2. 特記なきものは既設を示す。

<配線凡例>
 ピット配線
 埋設電線管配線

令和8年度 馬淵川流域下水道	
工事番号	債流2下第1号
工事名	八戸汚水中継ポンプ場外 遠方監視制御設備更新工事
施工箇所	八戸市大字市川町外地内
八戸中継ポンプ場 電気室配線図 (撤去)	
図面番号	縮尺 S:1/50
43葉中 E-34	
三八県土整備事務所	
青	森 県

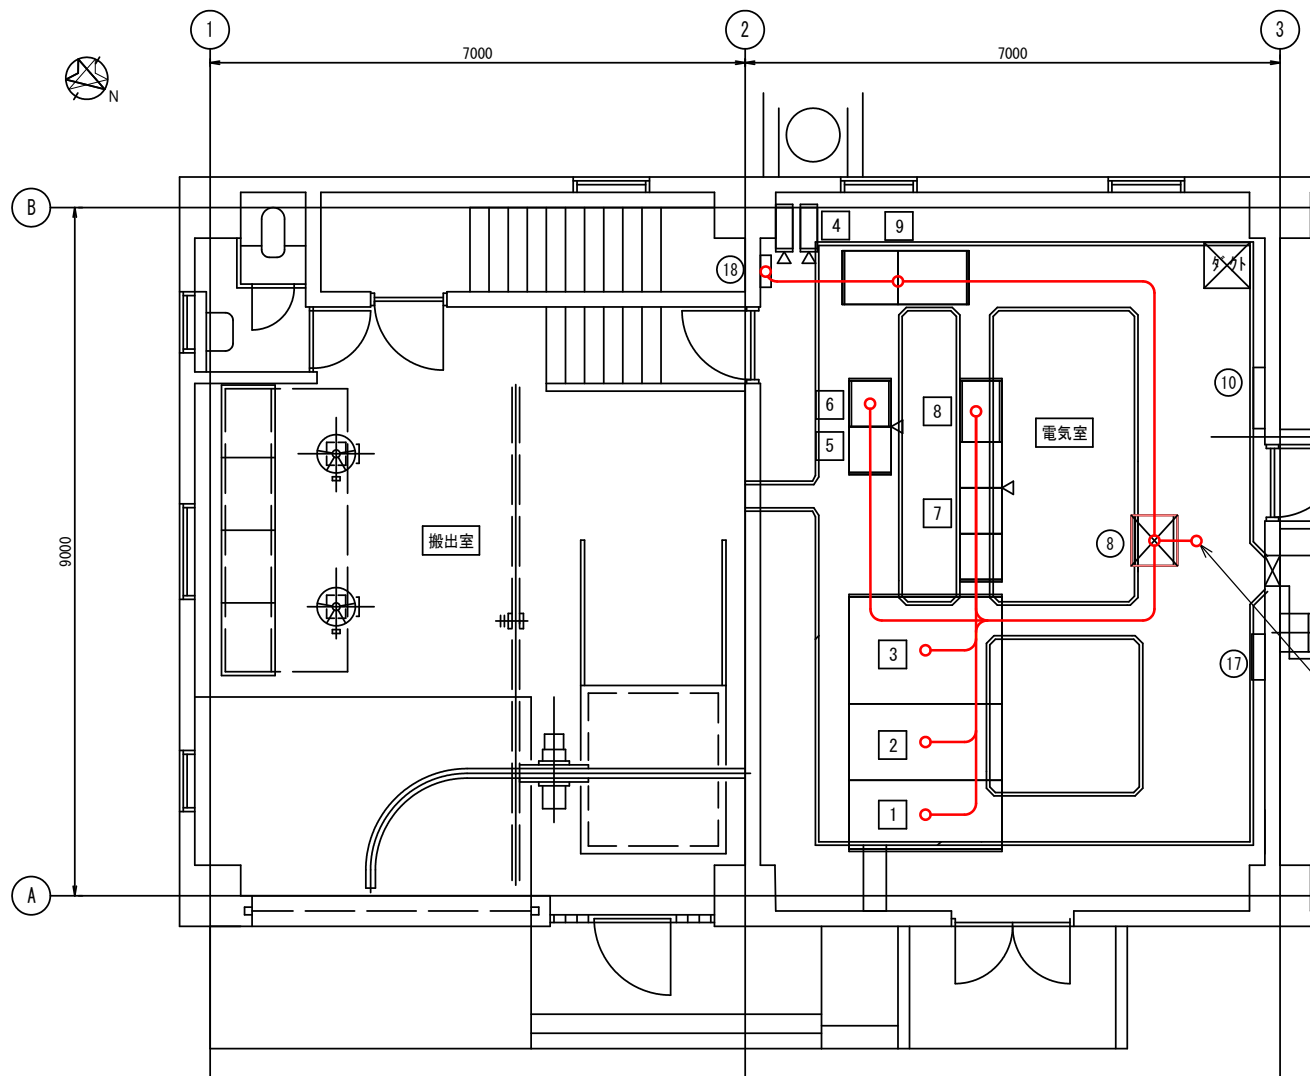

機器リスト

番号	盤記号	盤名称	備 考
⑧	TM-T2	遠隔監視制御盤	今回撤去
⑩	TB-E1	接地端子盤	既設
⑬	L-1	電動分電盤	既設
⑮		保安器盤	既設
1	HP-A1	引込受電盤	既設
2	LT-A1	主変圧器盤	既設
3	LP-A1	動力主幹盤	既設
4	UPS	ミニUPS	既設
5	CC-A1	沈砂池設備コントロールセンタ	既設
6	RY-A1	沈砂池設備補助継電器盤	既設
7	CC-A2	汚水ポンプ設備コントロールセンタ	既設
8	RY-A2	汚水ポンプ設備補助継電器盤	既設
9	KP-A1	計装盤	既設


自家発電装置制御線 再利用撤去起点A

百石汚水中継ポンプ場電気室平面図 S=1/50

注) 1.  は今回撤去を示す。
2. 特記なきものは既設を示す。

<配線凡例>
 ピット配線

令和8年度 馬淵川流域下水道	
工事番号	債流2下第1号
工事名	八戸汚水中継ポンプ場外 遠方監視制御設備更新工事
施 工 箇 所	八戸市大字市川町外地内
百石中継ポンプ場 電気室配線図 (撤去)	縮尺 S:1/50
図面番号	43葉中 E-35
三八県土整備事務所	
青	森 県

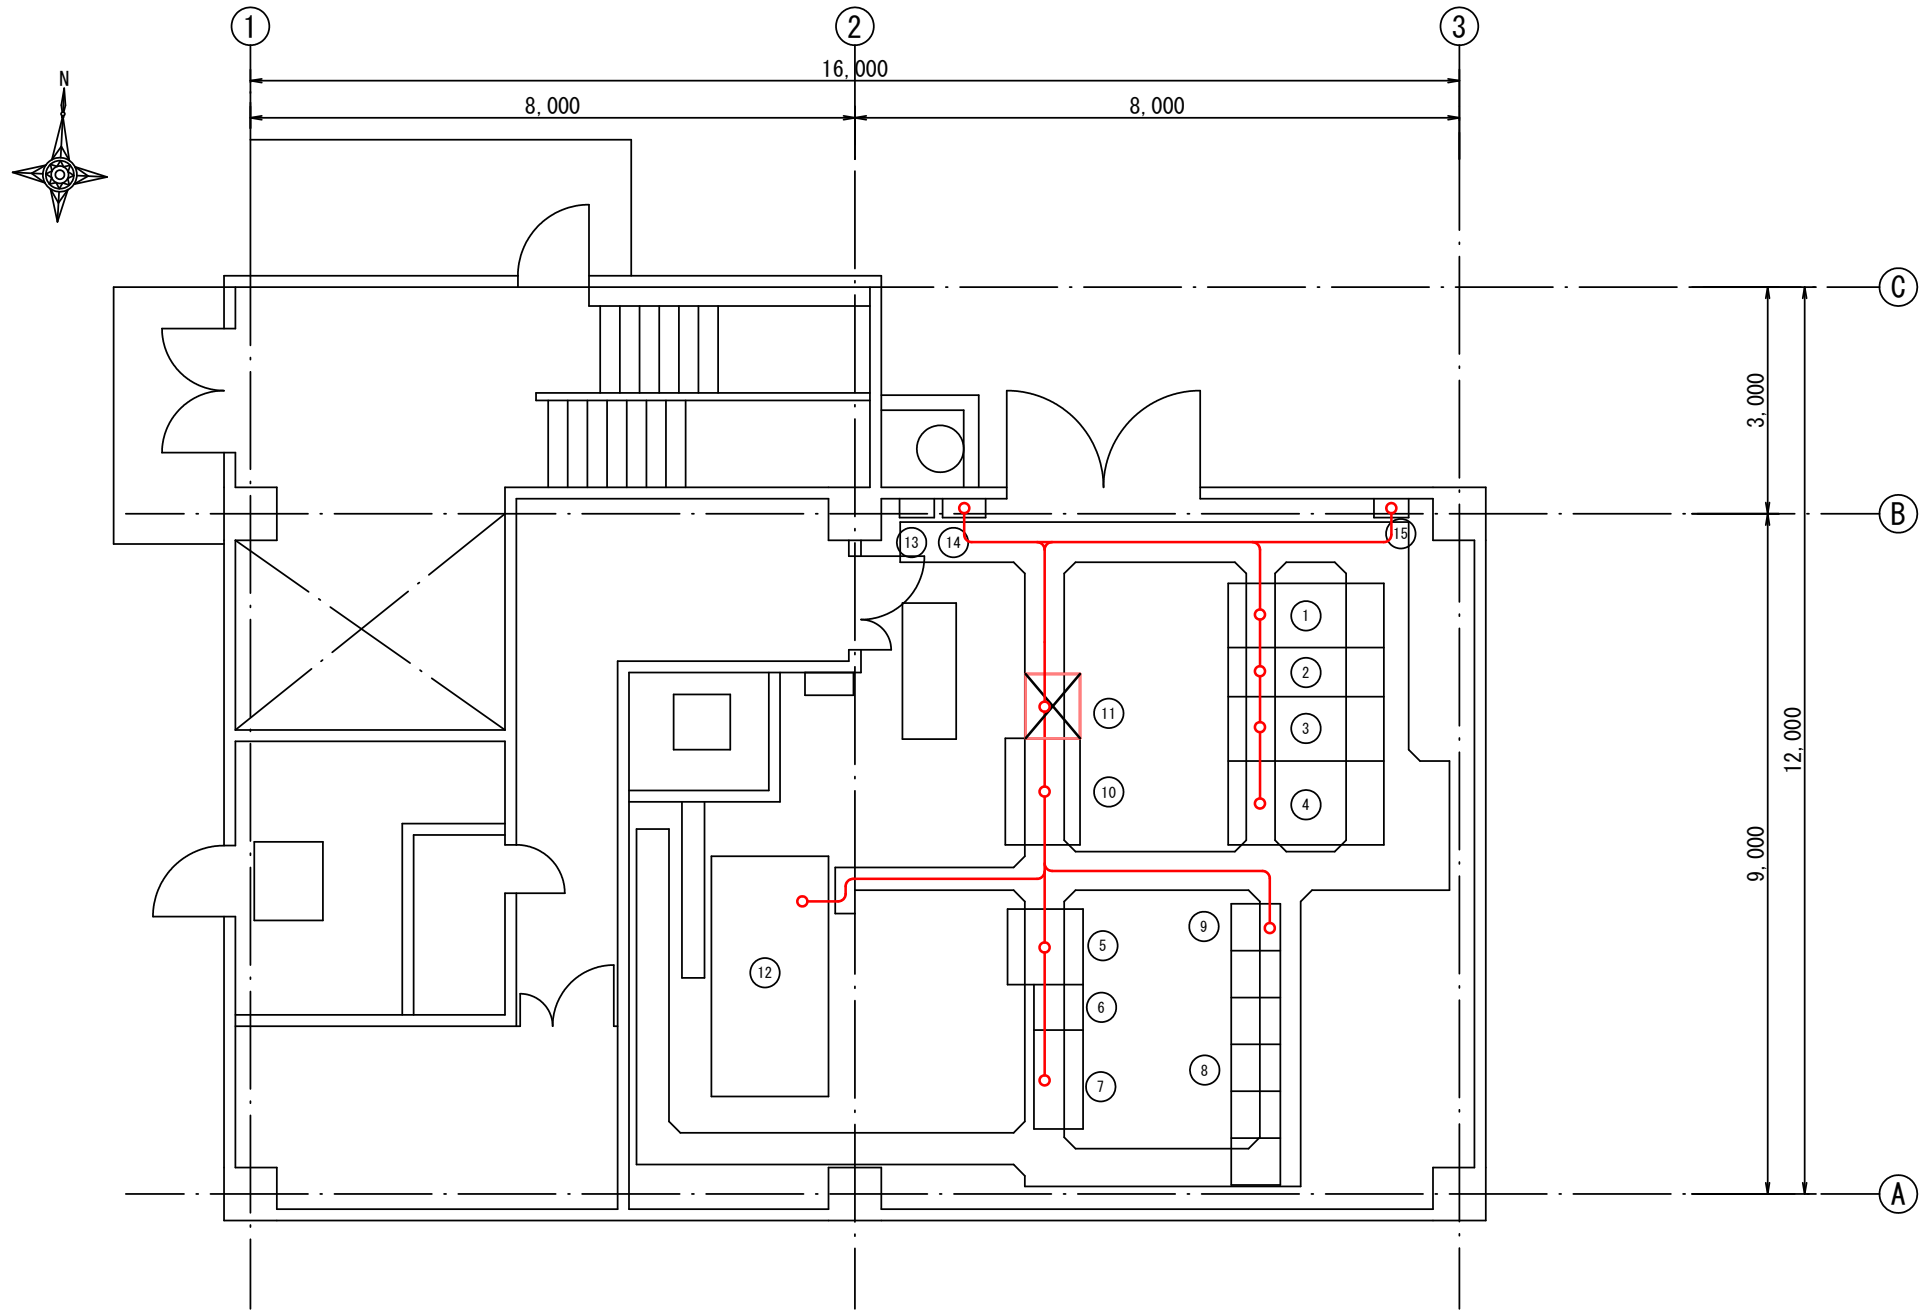



機器リスト			
番号	盤記号	盤名称	備 考
①	HSG-1	引込盤	既設
②	HSG-2	受電盤	既設
③	HSG-3	動力変圧器盤	既設
④	LSG-1	動力主幹盤	既設
⑤	DC-1	直流電源装置	既設
⑥	CC-M	沈砂池設備コントロールセンタ	既設
⑦	RY-M	沈砂池設備補助継電器盤	既設
⑧	CC-P	ポンプ設備コントロールセンタ	既設
⑨	CC-P-1	ポンプ設備補助継電器盤	既設
⑩	KP-1	計装盤	既設
⑪	TM-13	遠方監視制御盤	今回撤去
⑫	AG	非常用発電装置	既設
⑬	EP-1	接地端子盤	既設
⑭	P-1	動力盤	既設
⑮		保安器収納函	既設

下田第1汚水中継ポンプ場電気室平面図 S=1/50

注) 1.  は今回撤去を示す。
2. 特記なきものは既設を示す。

<配線凡例>
 ピット配線

令和8年度 馬淵川流域下水道	
工事番号	債流2下第1号
工事名	八戸汚水中継ポンプ場外 遠方監視制御設備更新工事
施 工 箇 所	八戸市大字市川町外地内
下田第1中継ポンプ場 電気室配線図（撤去）	縮尺 S:1/50
図面番号	43葉中 E-36
三八県土整備事務所	
青	森 県

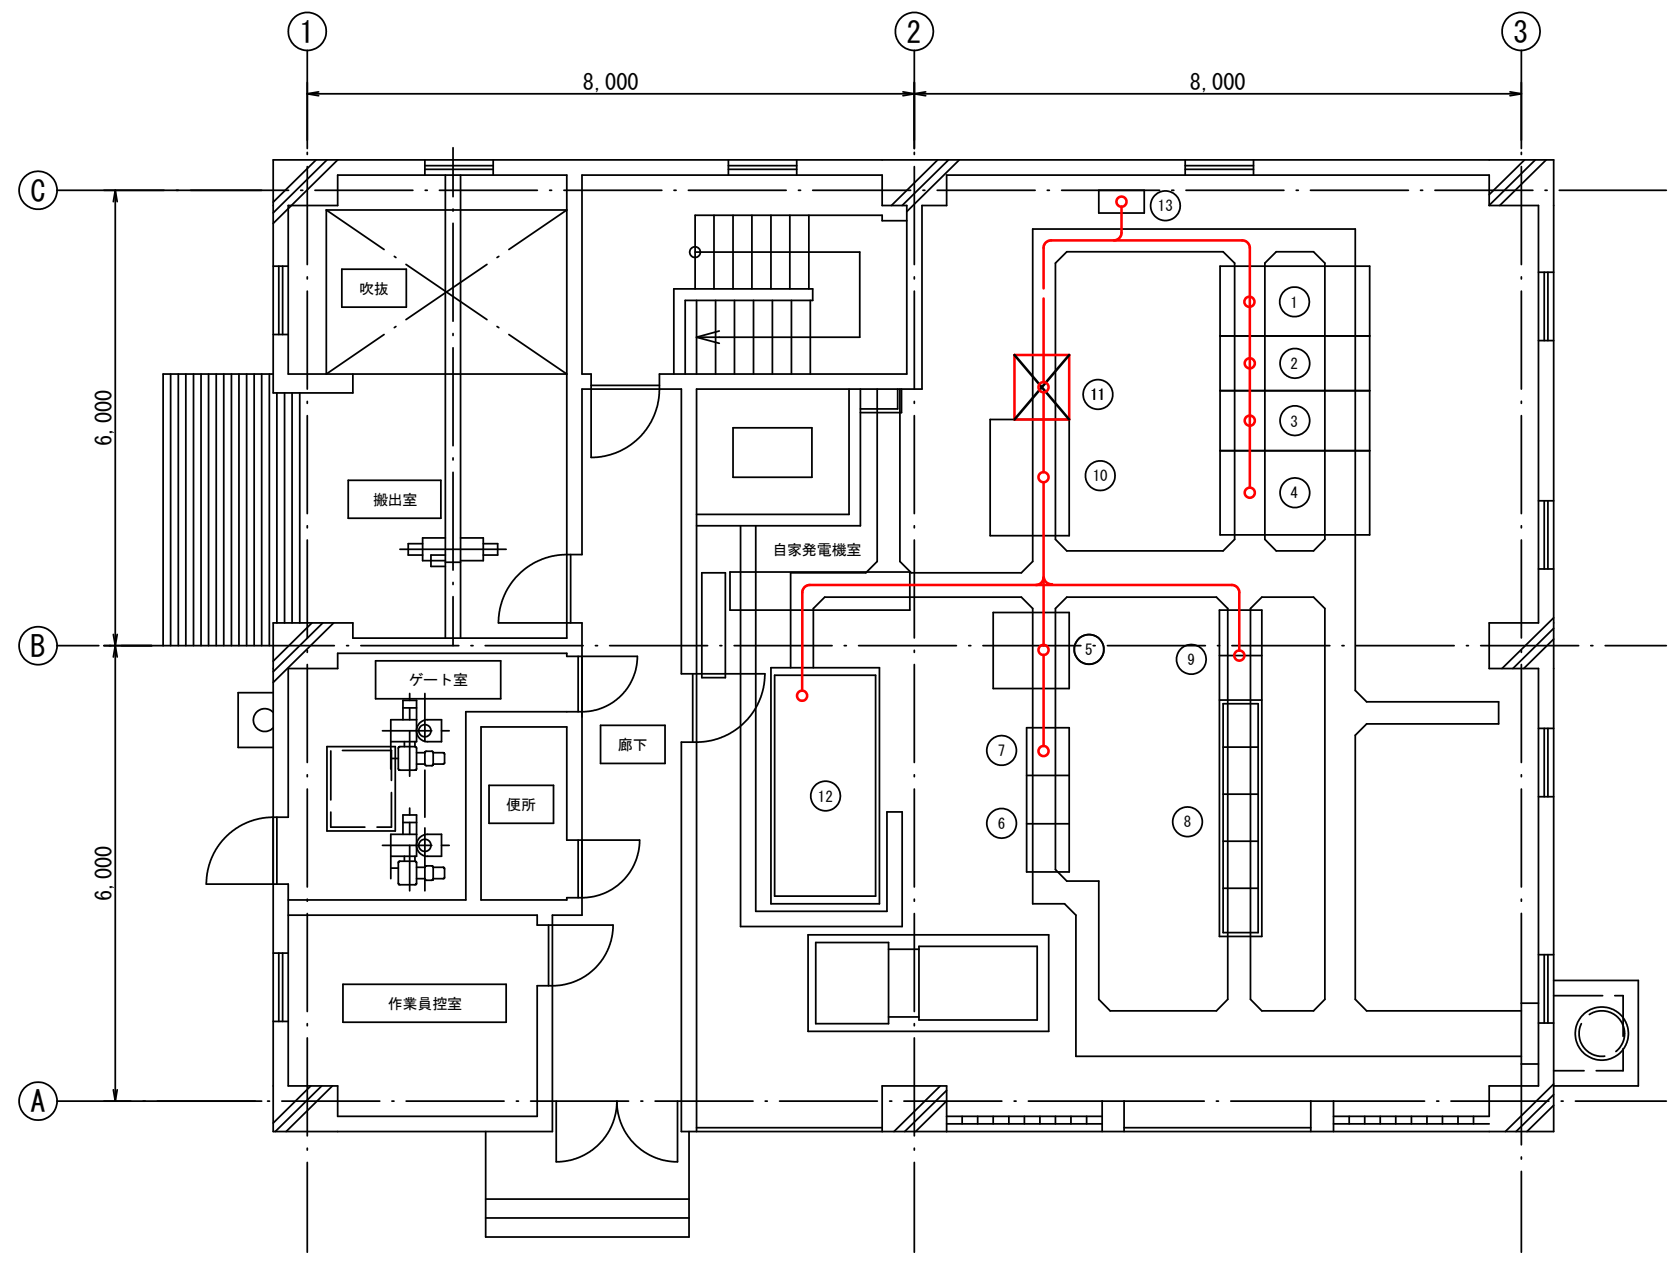 


番号	盤記号	盤名称	備考
①	HP-1	引込盤	既設
②	HP-2	受電盤	既設
③	HT-1	動力変圧器盤	既設
④	LP-1	動力主幹盤	既設
⑤	DC-1	直流電源装置	既設
⑥	CC-1	沈砂池設備コントロールセンタ	既設
⑦	RY-1	沈砂池設備補助継電器盤	既設
⑧	CC-2-4	汚水ポンプ設備コントロールセンタ	既設
⑨	CC-2R-2	汚水ポンプ設備補助継電器盤	既設
⑩	KP-1	監視計装盤	既設
⑪	TM-14	遠方監視制御装置	今回撤去
⑫	AG	ディーゼル発電装置	既設
⑬	P-1	動力制御盤 (建築付帯)	既設

下田第2汚水中継ポンプ場電気室平面図 S=1/50


注) 1.  は今回撤去を示す。
2. 特記なきものは既設を示す。

<配線凡例>
 ビット配線


令和8年度 馬瀬川流域下水道	
工事番号	債流2下第6号
工事名	八戸汚水中継ポンプ場外 遠方監視制御設備更新工事
施工所	八戸市大字市川町外地内
下田第2中継ポンプ場 電気室配線図 (撤去)	縮尺 S:1/50
図面番号	43葉中 E-37
三八県土整備事務所	
青	森 県

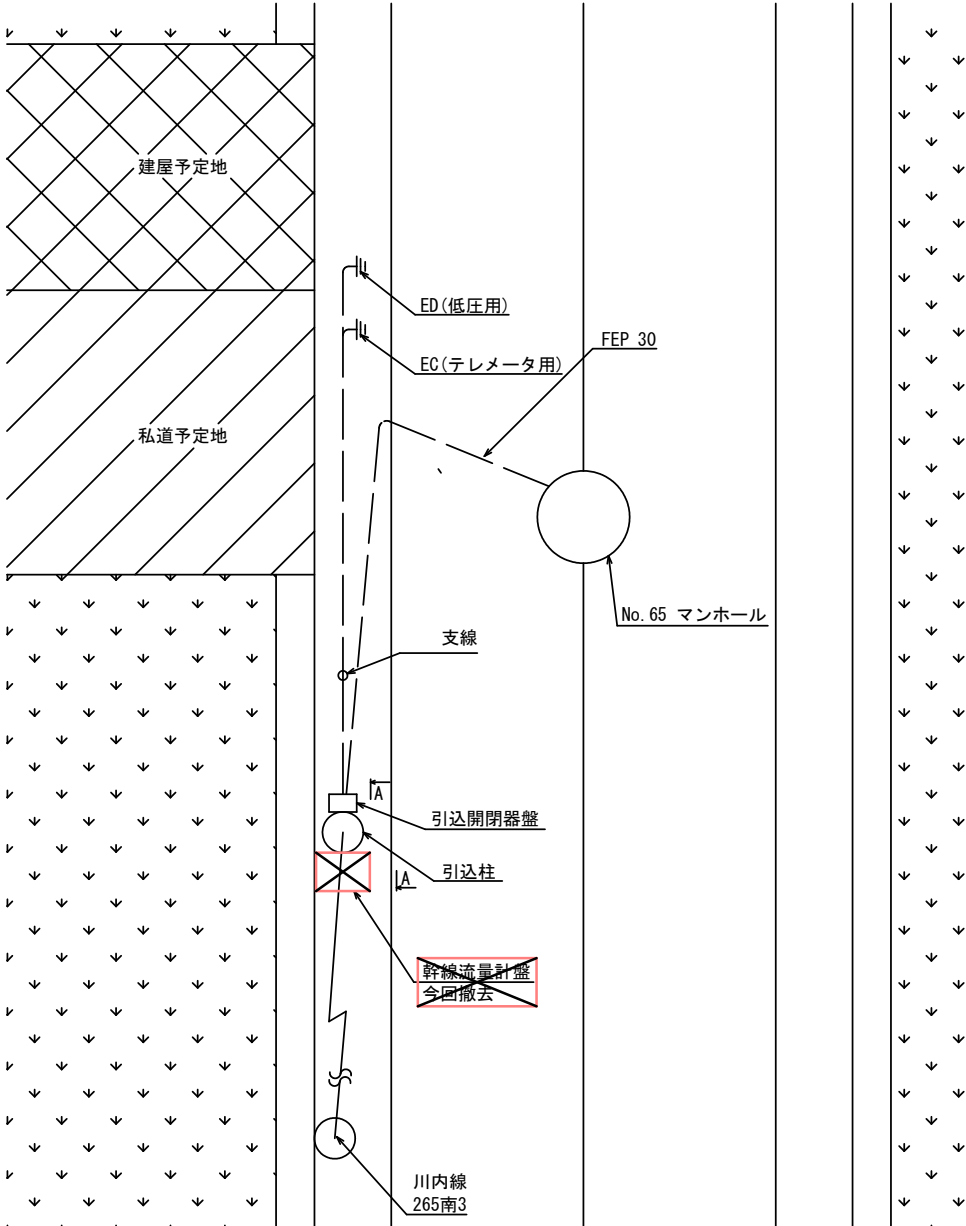

全体平面図

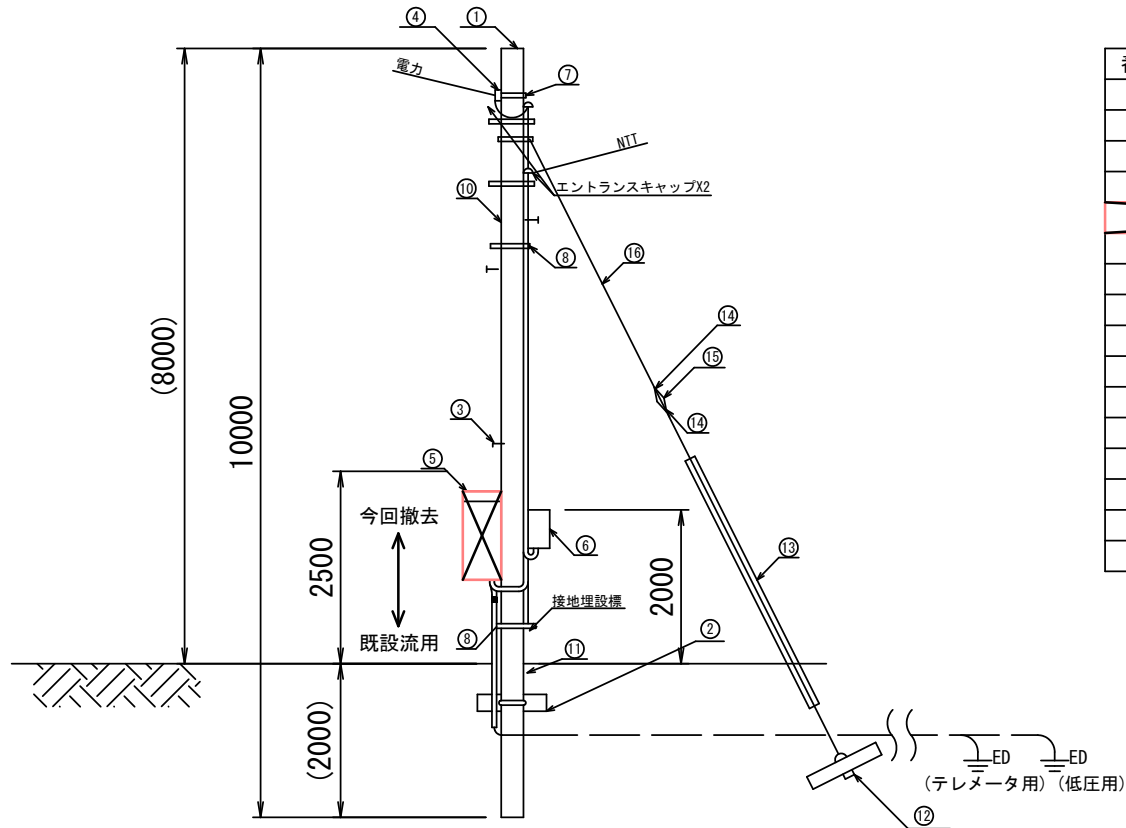

A-A断面図 S=1/50

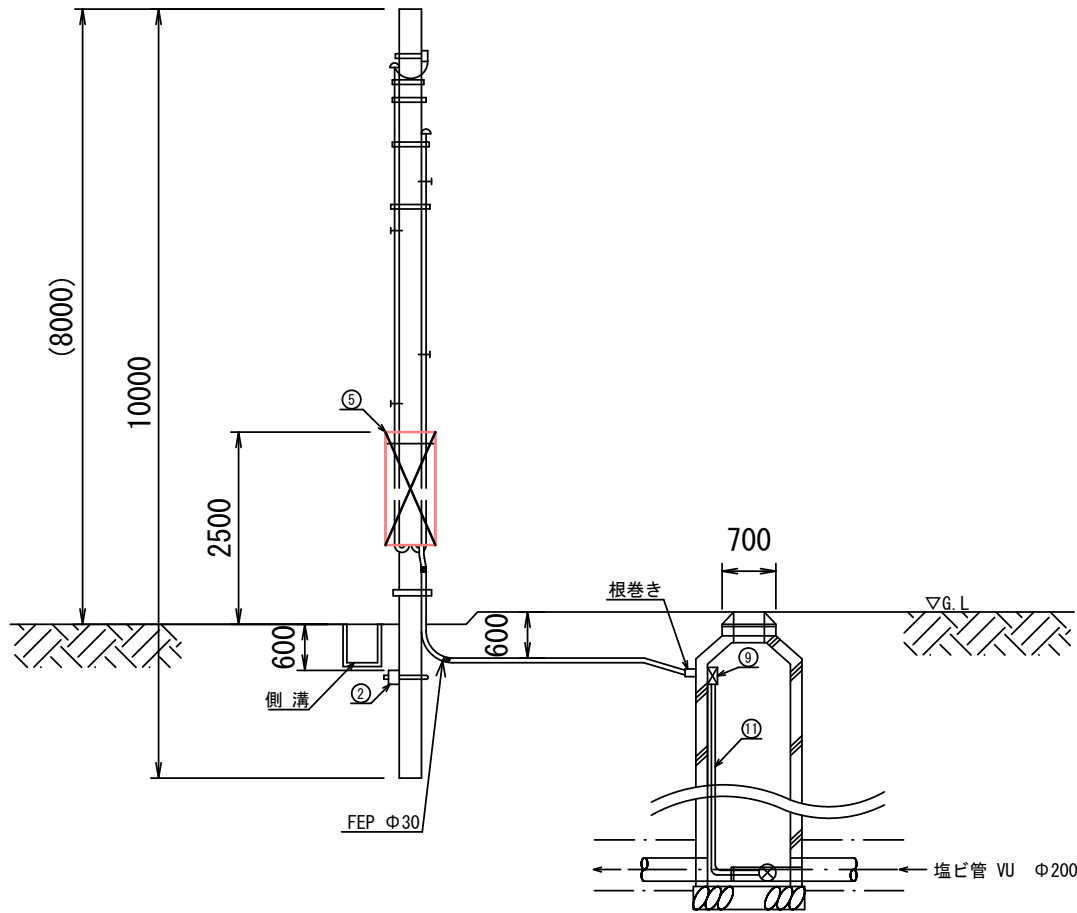


引込柱断面図 S=1/50

番号	名 称	備 考
①	コンクリートポール	既設
②	コンクリート根かせ (バンド付)	既設
③	足場ボルト	既設
④	低圧用ラック	既設
⑤	幹線流量計盤	今回撤去
⑥	引込開閉器盤	既設
⑦	自在バンド	既設
⑧	自在バンド	既設
⑨	塩化ビニル製ブルボックス	既設
⑩	厚網電線管	既設
⑪	耐衝撃性硬質ビニル電線管	既設
⑫	ステーブロック (ロッド付)	既設
⑬	支線ガード	既設
⑭	巻付グリップ	既設
⑮	玉がいし	既設
⑯	亜鉛メッキ銅より線	既設

注) 1.  は今回撤去を示す。
2. 特記なきものは既設を示す。

令和8年度 馬淵川流域下水道	
工事番号	債流2下第1号
工事名	八戸汚水中継ポンプ場外 遠方監視制御設備更新工事
施 工 箇 所	八戸市大字市川町外地内
五戸八戸幹線流量計 配線図 (撤去)	縮尺 S:1/50
図面番号	43葉中 E-38
三八県土整備事務所	
青	森 県

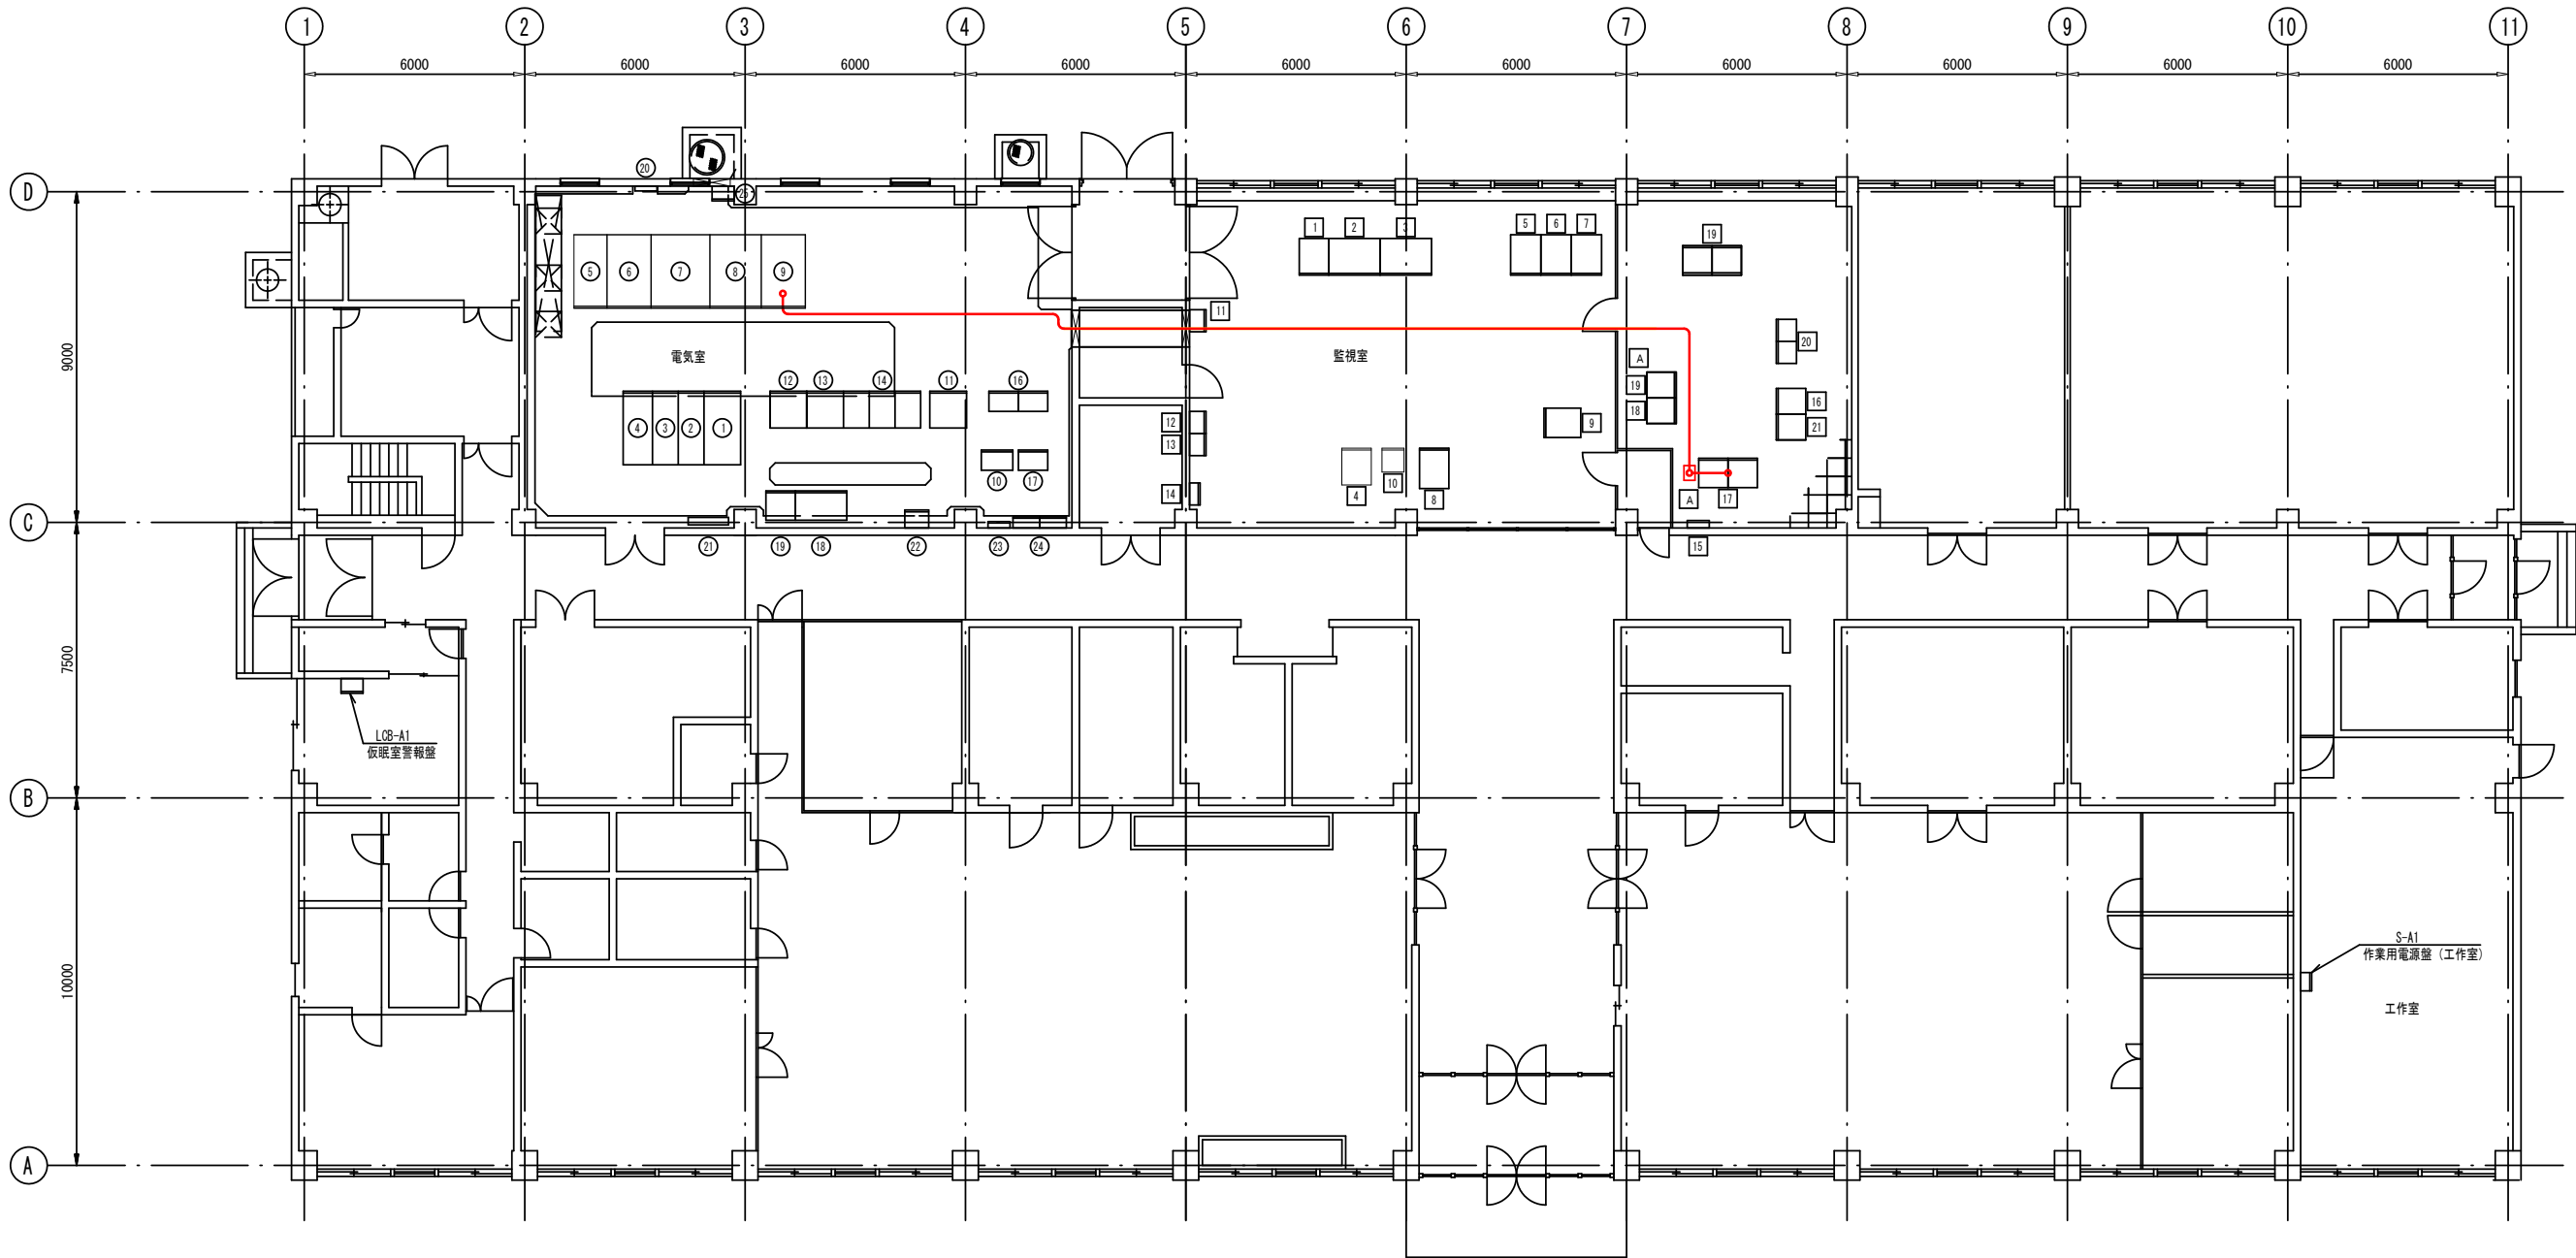

管理棟電気室・監視室平面図：1/100

電気室盤名称表

番号	記号	名称	備考	番号	記号	名称	備考
①	HP-AA1	引込盤	既設	⑮		欠番	
②	HP-AA2	受電盤	〃	⑯	RB-A	監視操作補助継電器盤	既設
③	HP-AA3	400V動力変圧器主幹盤	〃	⑰	TB-A1	管理棟中継端子盤	〃
④	HP-AA4	機械棟高圧主幹盤	〃	⑱	LP-P1	初期汚水ポンプ設備動力盤	〃
⑤	LT-AA1	400V動力変圧器一次開閉器盤	〃	⑲	INV-P1	初期汚水ポンプ設備可変速制御盤	〃
⑥	LT-AA2	400V動力変圧器盤	〃	⑳	1A-ETB	接地端子箱	〃
⑦	LP-AA1	400V動力変圧器二次配電盤	〃	㉑	MT-1	弱電端子箱	〃
⑧	LP-AA2	200V動力変圧器・配電盤	〃	㉒	MM-1	管理棟主幹盤	〃
⑨	LP-AA3	照明変圧器・配電盤	〃	㉓	ML-2	外灯用分電盤	〃
⑩	RB-AA1	監視操作補助継電器盤	〃	㉔	ML-1	電灯分電盤	〃
⑪	DC-A	直流電源装置	〃	㉕		中継端子盤 (初期ポンプ)	〃
⑫	CVCF-A11A	インバータ	〃				
⑬	CVCF-A12A	整流器	〃				
⑭	CVCF-A13A	蓄電池	〃				

監視室盤名称表

番号	記号	名称	備考	番号	記号	名称	備考
①	HPC-A2	カラーハードコピー	既設	⑮	P10-A	管理本館受変電P10-Aコントローラ	既設
②	LCD-A1	処理場LCD監視装置-1	〃	⑰	TM-S1	テレメータ盤 (1) (遠方系)	〃
③	LCD-A2	処理場LCD監視装置-2	〃	⑱	SV-A1	データサーバ1	〃
④	LT/W-A2	帳票プリンタ	〃	⑲	SV-A2	データサーバ2	〃
⑤	LCD-2	LCD2 (遠方監視装置)	〃	⑳	CVCF-LAA1/2	中央監視制御電源分岐盤	〃
⑥	LCD-1	LCD1 (遠方監視装置)	〃	㉑	P10-AN	管理本館受変電P10-Aコントローラ	別途工事新設
⑦	PRT-1	プリンター1 (遠方系)	〃	㉒	TD-1N	伝送装置 (親局)	今回新設
⑧	PRT-2	プリンター2 (遠方系)	〃	A		仮設汎用UPS (2kVA)	今回仮設
⑨	KP-P	ポンプ場計器盤	〃				
⑩		気象観測装置	〃				
⑪		建築設備監視盤	〃				
⑫		放送設備	〃				
⑬		火災報知器	〃				
⑭		交換器	〃				
⑮	MT-2	弱電端子箱	〃				

注) 1. A は今回仮設を示す。
2. 特記なきものは既設を示す。

＜配線凡例＞
 ビット配線

令和8年度 馬淵川流域下水道	
工事番号	償流2下第1号
工事名	八戸汚水中継ポンプ場外 遠方監視制御設備更新工事
施工箇所	八戸市大字市川町外地区 馬淵川浄化センター 管理棟 電気室・ 監視室配線図 (仮設)
図面番号	43葉中 E-39
三八県土整備事務所	
青 森 県	

[illegible][illegible]

配線番号	自		至		配線仕様 種別、サイズ、芯数、本数	端 末		接地線 種別、サイズ	電 線 管 種別、サイズ、本数	備 考
	記 号	名 称	記 号	名 称		屋外	屋内			
1001	TDF-1	八戸中継ポンプ場伝送装置（子局）	DP-1	直流電源装置	600VEM-CE	2 [□] - 2 [○]		EM-1E	5.5 [□]	
1002	"	"	HSG-1	引込盤	EM-GEE	1.25 [□] - 4 [○]				
1003	"	"	"	"	EM-GEE	1.25 [□] - 5 [○]				
1004	"	"	HSG-2	受電盤	EM-GEE	1.25 [□] - 6 [○]				
1005	"	"	"	"	EM-GEE	1.25 [□] - 3 [○]				
1006	"	"	"	"	EM-GEE-S	1.25 [□] - 4 [○]				
1007	"	"	"	"	EM-GEE-S	1.25 [□] - 2 [○]				
1008	"	"	HSG-3	No. 1. 2変圧器き電盤	EM-GEE	1.25 [□] - 3 [○] x 4				
1009	"	"	HSG-4	No. 1変圧器盤	EM-GEE	1.25 [□] - 4 [○]				
1010	"	"	LSG-1	No. 1変圧器/二次母線連絡盤	EM-GEE	1.25 [□] - 3 [○] x 4				
1011	"	"	LSG-5	No. 2変圧器盤	EM-GEE	1.25 [□] - 4 [○]				
1012	"	"	LSG-2	No. 2変圧器/自家免引込盤	EM-GEE	1.25 [□] - 3 [○] x 4				
1013	"	"	LSG-4	No. 2低圧主幹盤	EM-GEE	1.25 [□] - 4 [○]				
1014	"	"	DP-1	直流電源装置	EM-GEE	1.25 [□] - 4 [○]				
Ⅱ 1015	"	"	G	自家発電装置	GVV	1.25 [□] - 30 [○]				
Ⅲ 1016	"	"	"	"	GVV	1.25 [□] - 7 [○]				
Ⅳ 1017	"	"	"	"	GVV-S	1.25 [□] - 6 [○]				
Ⅴ 1018	"	"	"	"	GVV-S	1.25 [□] - 2 [○]				
1019	"	"	CC1R	沈砂池設備補助継電器盤	EM-GEE	1.25 [□] - 20 [○] x 3				
1020	"	"	"	"	EM-GEE	1.25 [□] - 15 [○]				
1021	"	"	CC2R	汚水ポンプ設備補助継電器盤	EM-GEE	1.25 [□] - 30 [○] x 2				
1022	"	"	"	"	EM-GEE	1.25 [□] - 20 [○] x 2				
1023	"	"	KP	計装・監視盤	EM-GEE	1.25 [□] - 12 [○]				
1024	"	"	"	"	EM-GEE	1.25 [□] - 4 [○]				
1025	"	"	"	"	EM-GEE-S	1.25 [□] - 20 [○]				
1026	"	"	"	"	EM-GEE-S	1.25 [□] - 6 [○] x 2				
1027	"	"	"	"	EM-GEE-S	1.25 [□] - 4 [○]				
1028	"	"	"	MDF盤	EM-LANK-ブ&	- 4 ^P				

[illegible]

(注記)

- 1) 本図は全て今回工事を示す。
2) M:再敷設、S: 再利用撤去、R: 撤去を示す。

令和8年度 馬淵川流域下水道	
工事番号	債流2下第1号
工事名	八戸汚水中心継ポンプ場外 遠方監視制御設備更新工事
施工箇所	八戸市大字市川町外地内
配線表（更新その1）	縮尺 S:NONE
図面番号	43葉中 E-40
三八県土整備事務所	
青	森 県

管理棟遠方監視制御設備(撤去) (1/ 1)			配 線 表									
配線番号	自		至		配 線 仕 様		端 末		接地線	電 線 管		備 考
	記 号	名 称	記 号	名 称	種別、サイズ、芯数、本数	屋外	屋内	種別、サイズ	種別、サイズ、本数			
R 201	TH-S1	テレメータ盤 (1) (遠方系)	QVF-LAA1/2	中央監視制御分岐盤	600VCV	3.5 □ - 2 c		IV	5.5 □			
R 202	"	"	LQD-1	遠方監視制御装置1	LANケーブル	- 4 P						
R 203	"	"	LQD-2	遠方監視制御装置2	LANケーブル	- 4 P						
R 204	"	"		交換器	CCP-AP	0.65 mm - 3 P						
R 205	"	"	TB-A1	管理棟中継端子盤	CVI-S	1.25 □ - 6 c x 2						
R 206	"	"	INW-P1	初期汚水ポンプ設備可変速制御盤	CVI-S	1.25 □ - 2 c						
R 207	"	"	RP-P	ポンプ時計器盤	CVI-S	1.25 □ - 12 c x 4						

[illegible]

配 線 表													
配線番号	自		至		配 線 仕 様		端 末		接 地 線		電 線 管		備 考
	記 号	名 称	記 号	名 称	種別、サイズ、芯数、本数		屋外	屋内	種別、サイズ		種別、サイズ、本数		
R 4101	TM-4	遠方監視制御装置（下田第2ポンプ場）	MS-1	直流電源装置	600VGV	2 [〃] - 2 [〃]			IV	5.5 [〃]			
R 4102	"	"	HSG-1	引込盤	GVW	1.25 [〃] - 5 [〃] x 2							
R 4103	"	"	HSG-2	主変圧器盤	GVW	1.25 [〃] - 6 [〃]							
R 4104	"	"	"	"	GVW-S	1.25 [〃] - 6 [〃]							
R 4105	"	"	"	"	GVW-S	1.25 [〃] - 2 [〃]							
R 4106	"	"	HSG-3	動力変圧器盤	GVW	1.25 [〃] - 6 [〃]							
R 4107	"	"	LSC-1	動力主幹盤	GVW	1.25 [〃] - 10 [〃]							
R 4108	"	"	"	"	GVW	1.25 [〃] - 3 [〃]							
R 4109	"	"	G	自家発電装置	GVW	1.25 [〃] - 7 [〃]							
R 4110	"	"	"	"	GVW-S	1.25 [〃] - 6 [〃]							
R 4111	"	"	"	"	GVW-S	1.25 [〃] - 2 [〃]							
R 4112	"	"	RY-M	沈砂池設備補助継電器盤	GVW	1.25 [〃] - 20 [〃]							
R 4113	"	"	"	"	GVW	1.25 [〃] - 10 [〃]							
R 4114	"	"	OC-P-1	汚水ポンプ設備補助継電器盤	GVW	1.25 [〃] - 30 [〃]							
R 4115	"	"	"	"	GVW	1.25 [〃] - 15 [〃]							
R 4116	"	"	MP-1	計装盤	GVW	1.25 [〃] - 10 [〃]							
R 4117	"	"	"	"	GVW-S	1.25 [〃] - 15 [〃]							
R 4118	"	"	"	"	GVW-S	1.25 [〃] - 6 [〃]							
R 4119	"	"	P-1	動力制御盤	GVW	1.25 [〃] - 2 [〃]							

[illegible][illegible]

令和8年度 馬淵川流域下水道	
工事番号	債流2下第1号
工事名	八戸汚水中心線ポンプ場外 遠方監視制御設備更新工事
施工箇所	八戸市大字市川町外地区内
配線表（撤去）	縮尺 S:NONE
図面番号	43葉中 E-42
三八県土整備事務所	
青	森 県

[illegible][illegible]

令和8年度 馬淵川流域下水道	
工事番号	債流2下第1号
工事名	八戸汚水中心継ポンプ場外 遠方監視制御設備更新工事
施工所	八戸市大字市川町外地内
配線表（仮設）	縮尺 S: NONE
図面番号	43葉中 E-43
三八県土整備事務所	
青	森 県

(注記)

- 1) 本図は全て今回工事を示す。
2) M:再敷設、S:再利用撤去、R:撤去を示す。