


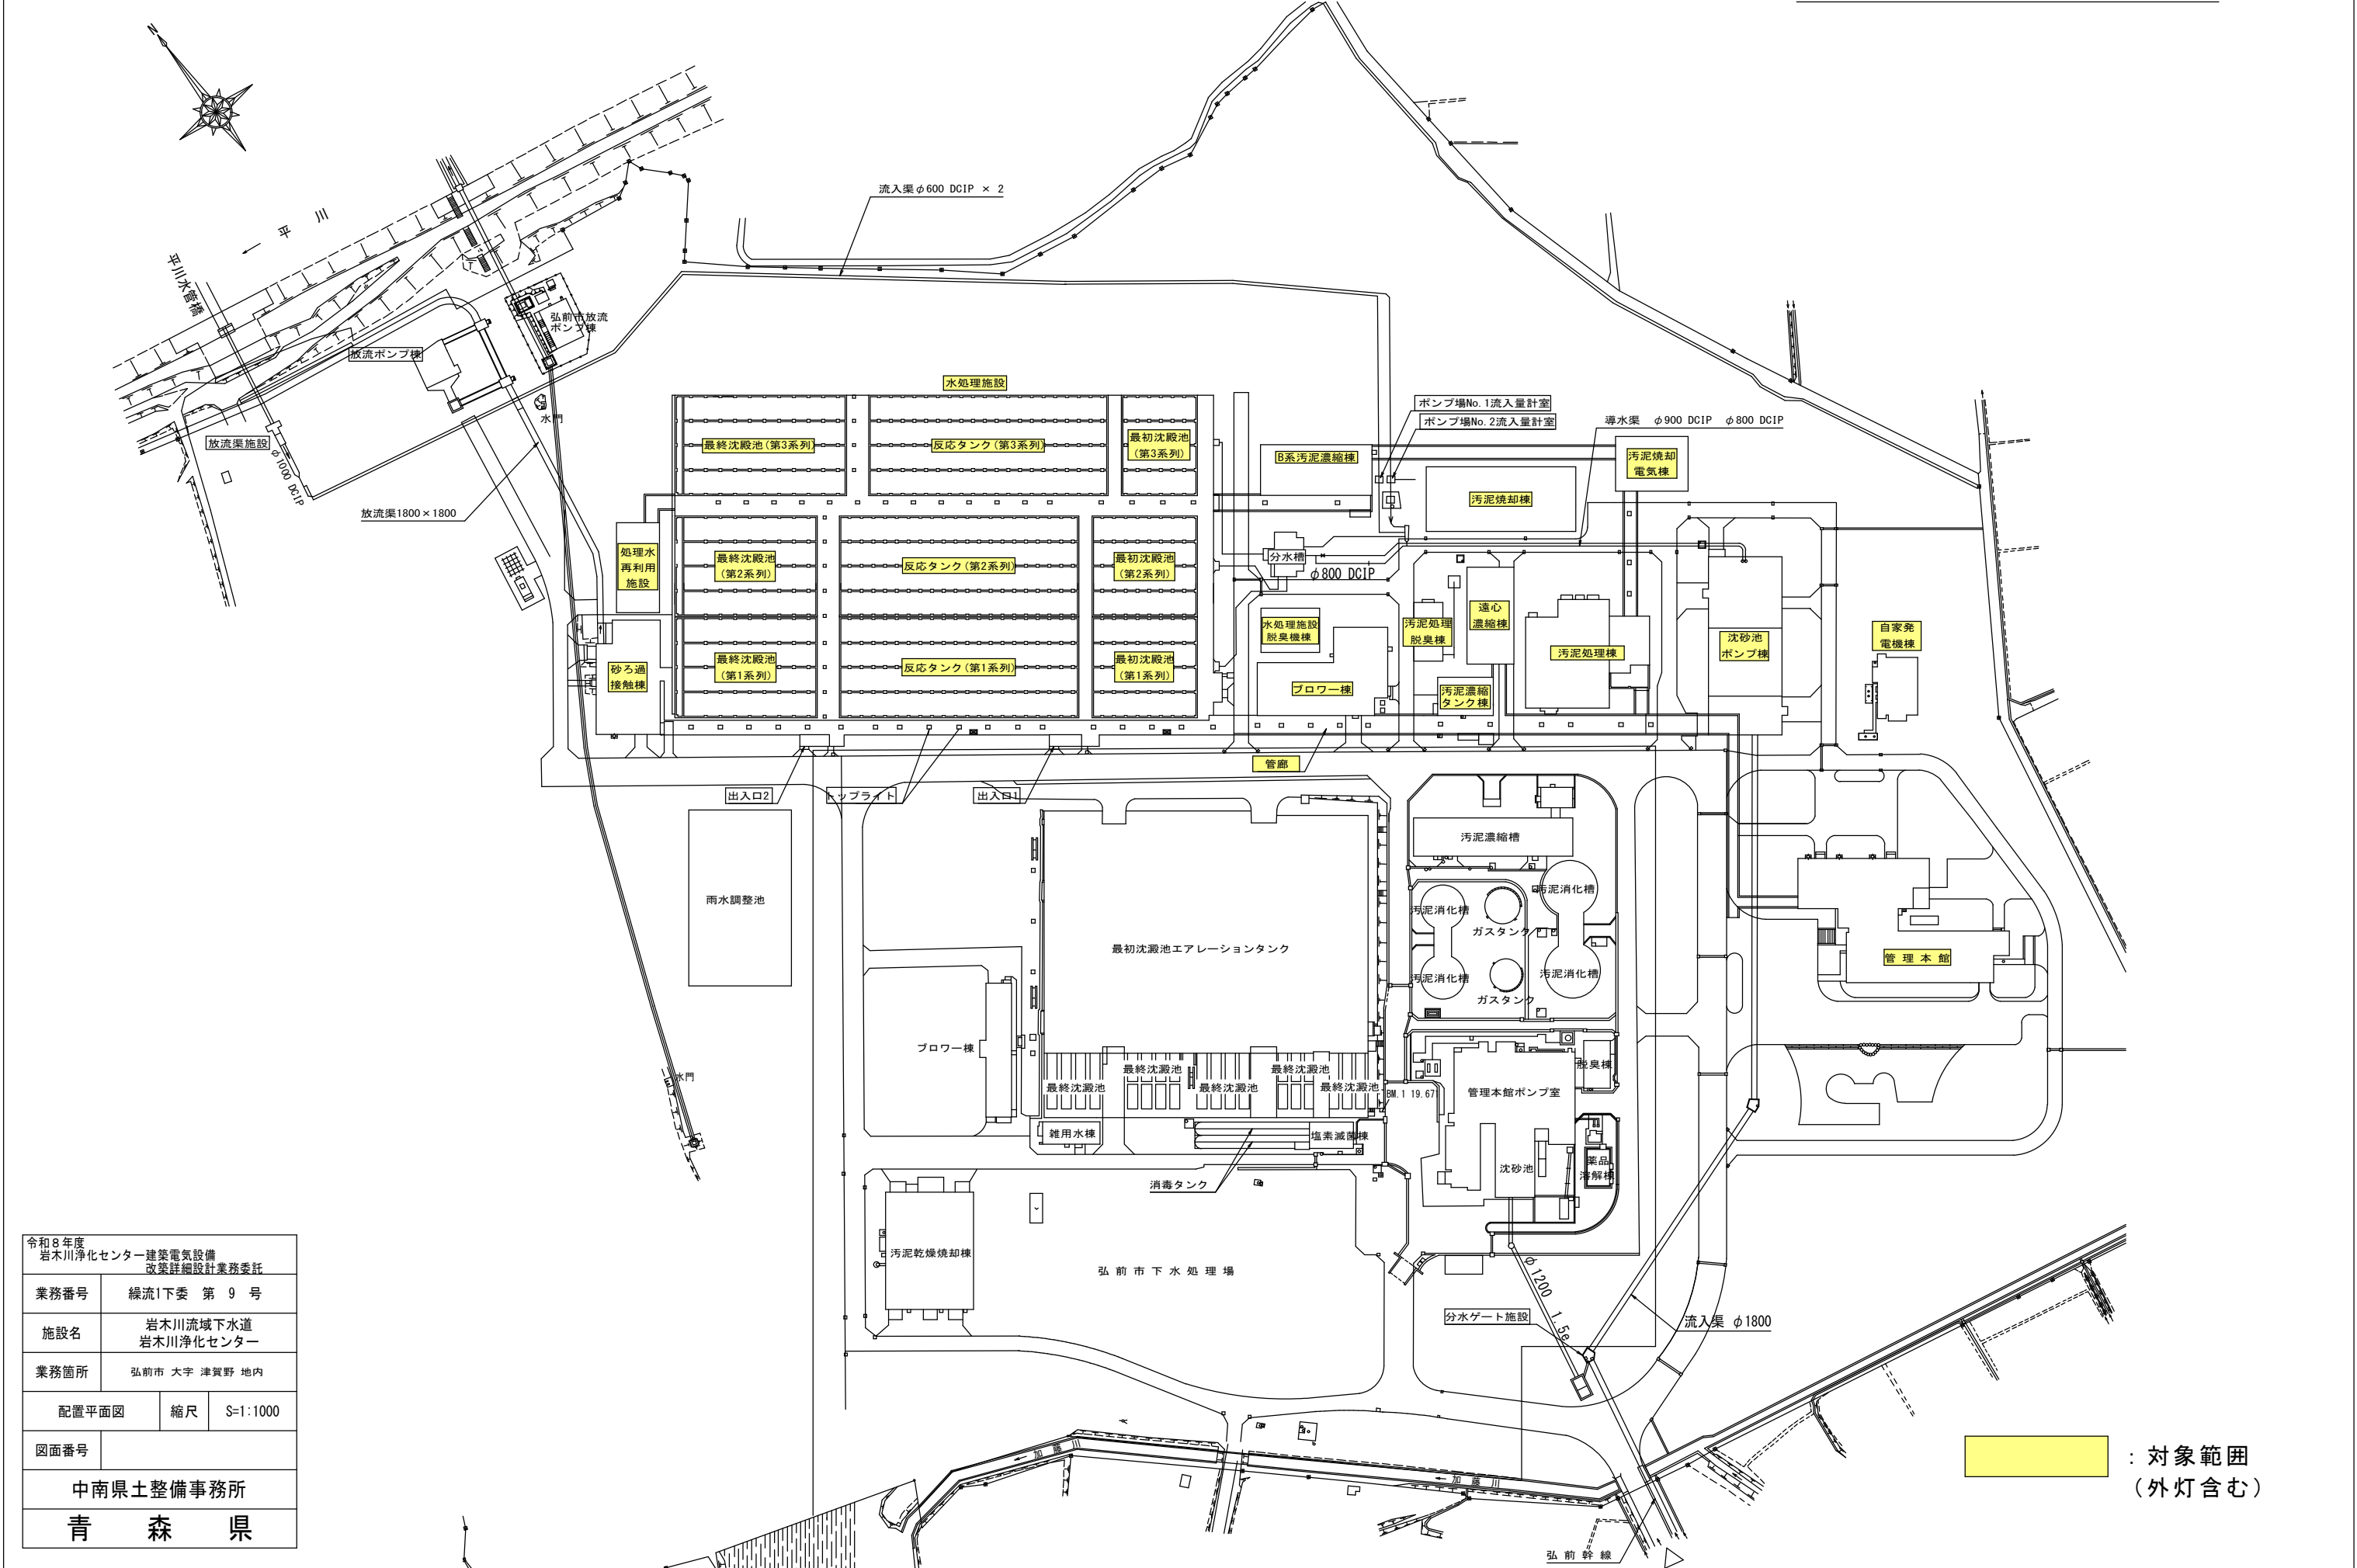

令和8年度 岩木川浄化センター建築電気設備 改築詳細設計業務委託			
業務番号		緑流I下委 第 9 号	
施設名		岩木川流域下水道 岩木川浄化センター	
業務箇所		弘前市 大字 津賀野 地内	
配置平面図		縮尺	S=1:1000
図面番号			
中南県土整備事務所			
青 森 県			