



令和8年度	
休屋第2ポンプ場汚水ポンプ修繕工事	
工 事 番 号	第 6994-1 号
施 設 名	十和田湖特環下水道
工 事 箇 所	十和田市大字奥瀬 地内
位 置 図	縮尺 ー
図 面 番 号	2 葉中 1
上北県土整備事務所	
青 森 県	

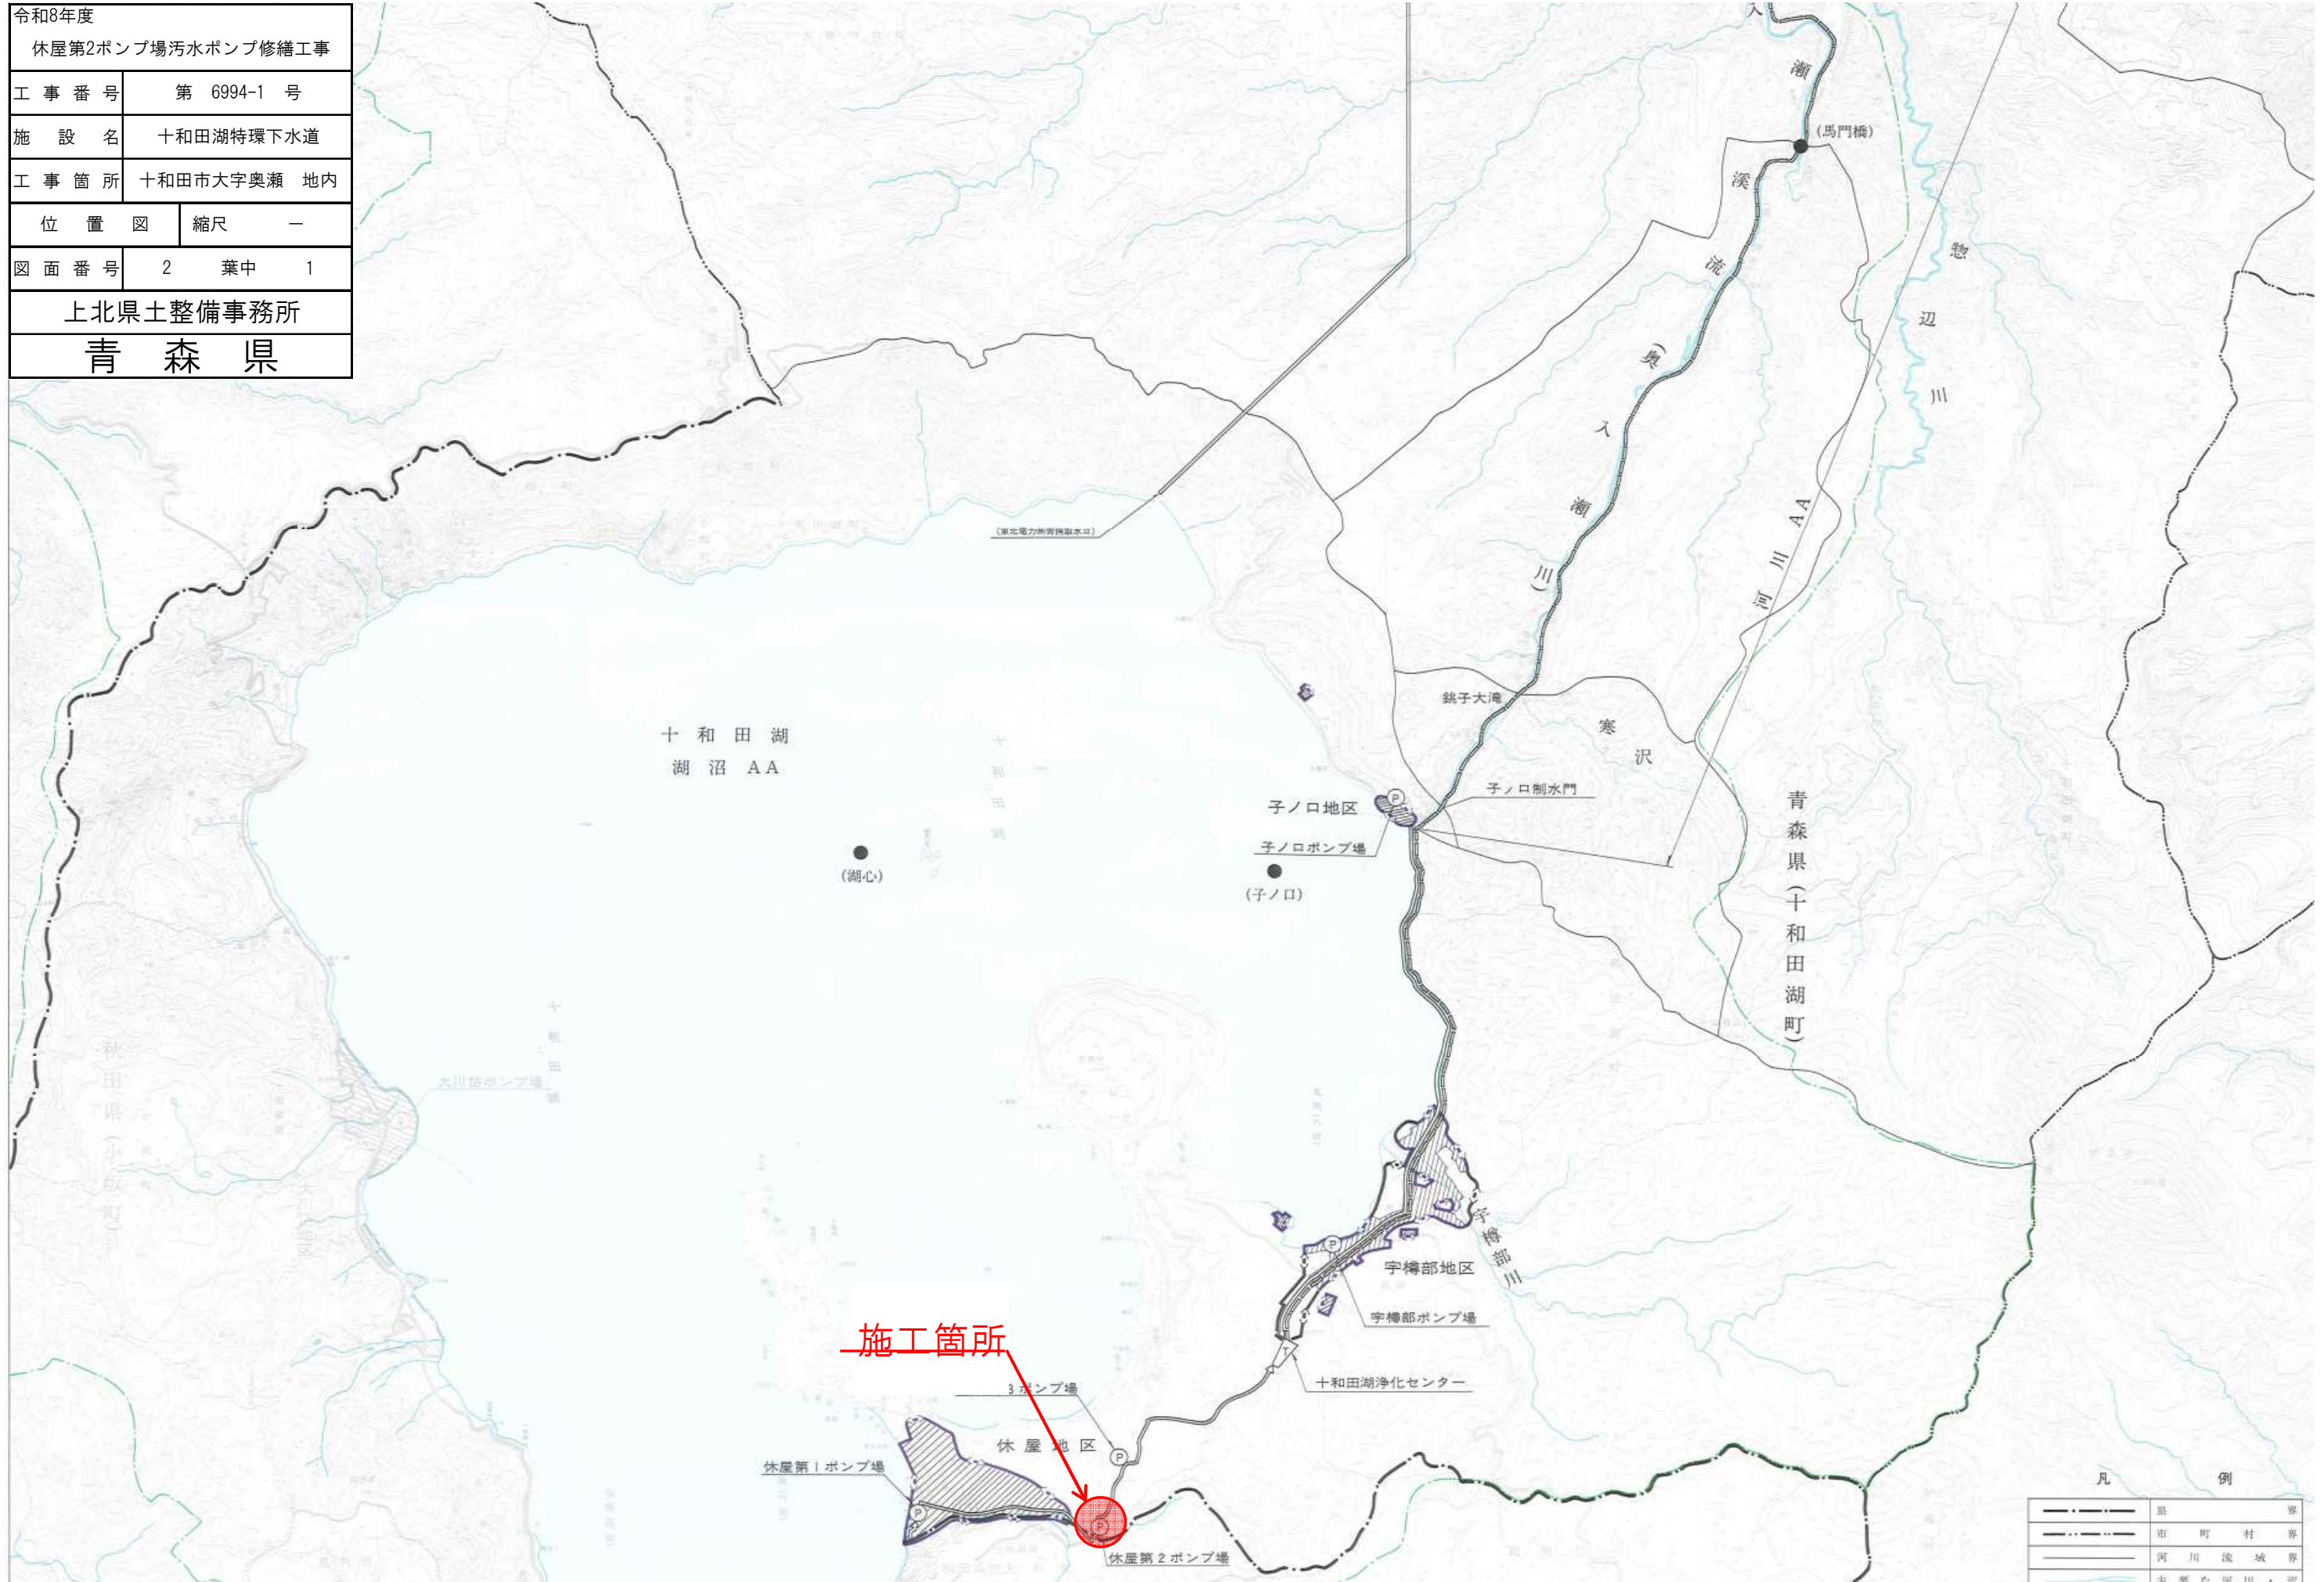


令和8年度	
休屋第2ポンプ場汚水ポンプ修繕工事	
工事番号	第 6994-1 号
施設名	十和田湖特環下水道
工事箇所	十和田市大字奥瀬 地内
単線結線図	縮尺 ー
図面番号	2 葉中 2
上北県土整備事務所	
青 森 県	

十和田湖特定環境保全公共下水道台帳図面


十和田湖浄化センター（休屋第2ポンプ場-2）

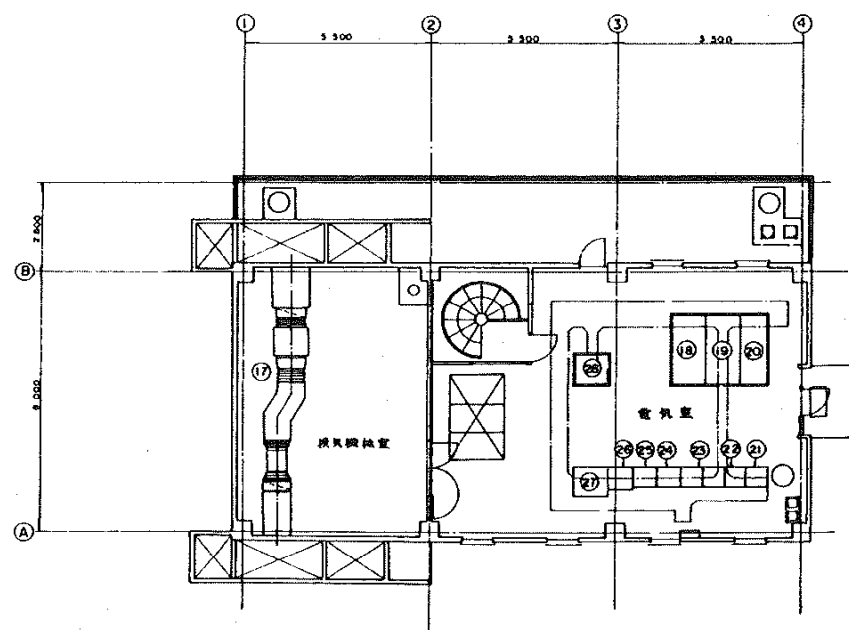

1階平面図

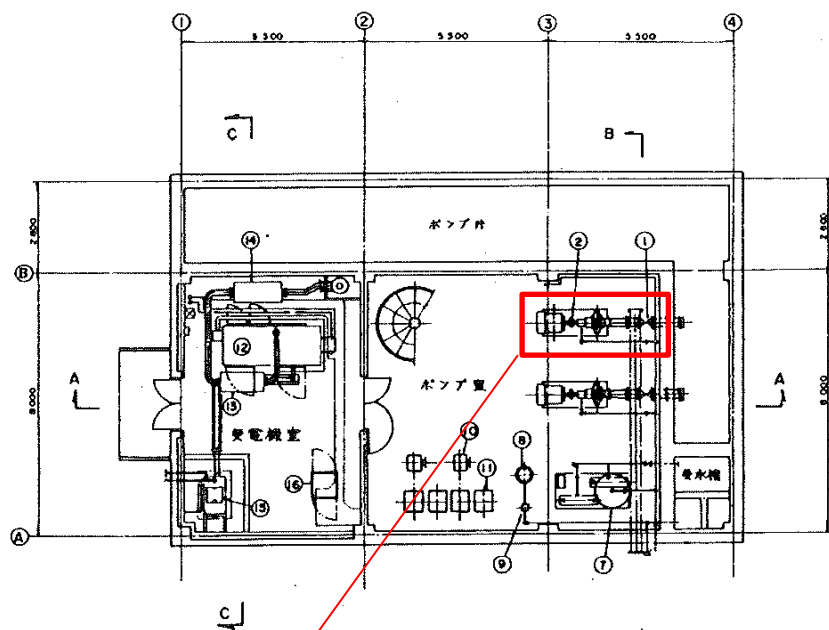

地下平面図

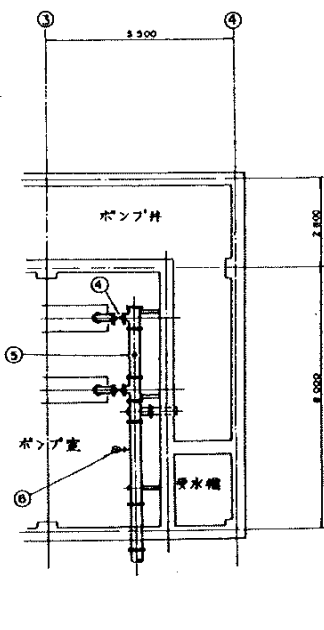

地下上部配管平面図

No1 汚水水中ポンプ

カーボンブラシ6個
コレクターリング

機器番号	①	②	③	④	⑤	⑥	⑦	⑧	⑨	⑩	⑪	⑫	⑬	⑭	⑮	⑯	⑰	⑱	㉑	
機器名称	200W電動仕切弁	汚水ポンプ	400W電動仕切弁	200W電動仕切弁	200W電動仕切弁	圧力検出器	圧力検出ユニット	水漏れ計タンク	圧入ポンプ	制御盤	抵抗器	200W電動機	1次制御盤	2次制御盤	燃料タンク	燃料電動機	ラジエータ	発電機圧縮機	初級動力検出器	照明電源盤
数量(今期)全体	2	2	2	2	2	1	1	1	1	2	2	4	1	1	1	1	1	1	1	1
台帳NO		M-4-1,2	M-4-6,7			M-4-1	M-4-5	M-4-10	M-4-10	M-4-3,4	M-4-3,4	E-5-8				E-5-9		E-5-1	E-5-2	E-5-3
機器番号	㉒	㉓	㉔	㉕	㉖	㉗	㉘	㉙	㉚	㉛	㉜	㉝	㉞	㉟	㊱	㊲	㊳	㊴	㊵	㊶
機器名称	汚水ポンプ	汚水ポンプ	コントロールセンター	水漏れ計タンク	水漏れ計タンク	圧力検出器	圧力検出ユニット	水漏れ計タンク	圧入ポンプ	制御盤	抵抗器	200W電動機	1次制御盤	2次制御盤	燃料タンク	燃料電動機	ラジエータ	発電機圧縮機	初級動力検出器	照明電源盤
数量(今期)全体	1	1	1	1	1	1	1	1	1	1	1	1	1	1	1	1	1	1	1	1
台帳NO	E-5-4	E-5-4	E-5-5	E-5-6	E-5-6	E-5-14	E-5-13	E-5-10,12												

事業名	十和田湖特定環境保全公共下水道事業		
処理場名	休屋第2ポンプ場		
図面種類	平面図		
縮尺	1:100	図面番号	休屋第2 -2
竣工年月日			